




PŮDORYS PROPUSTKU  
1:50

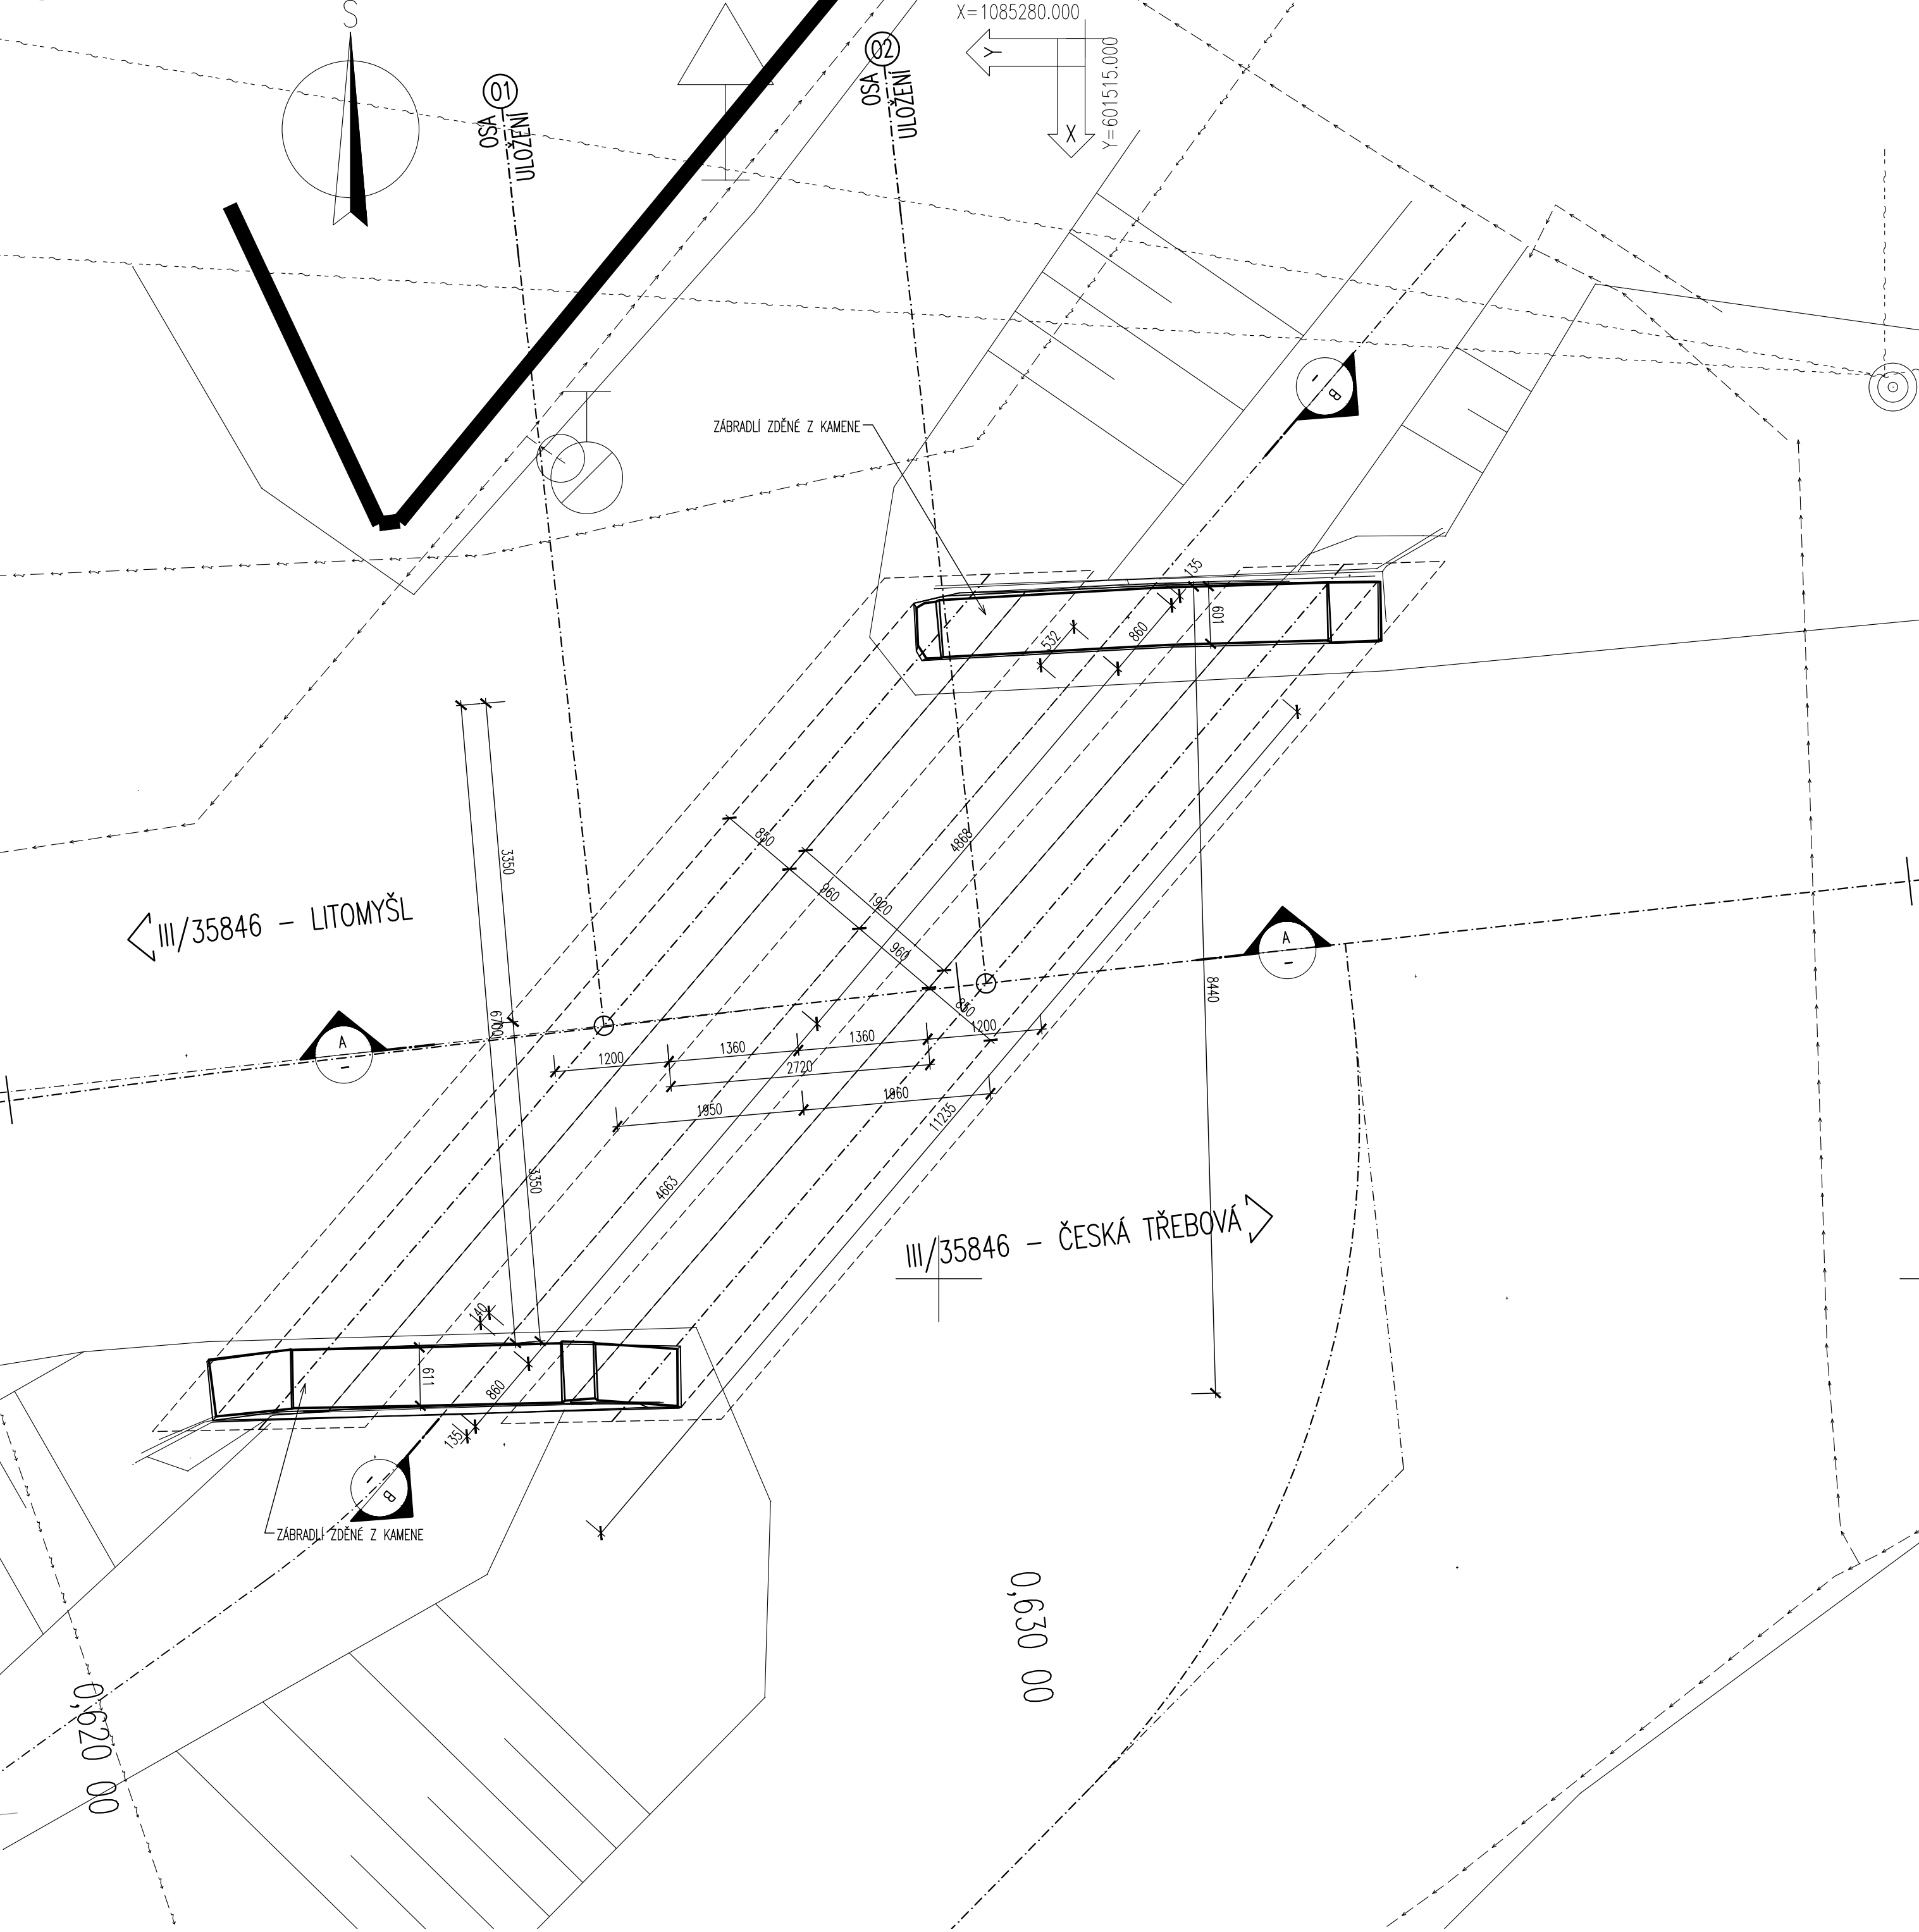

PŘÍČNÝ/ŠIKMÝ ŘEZ  
1:50

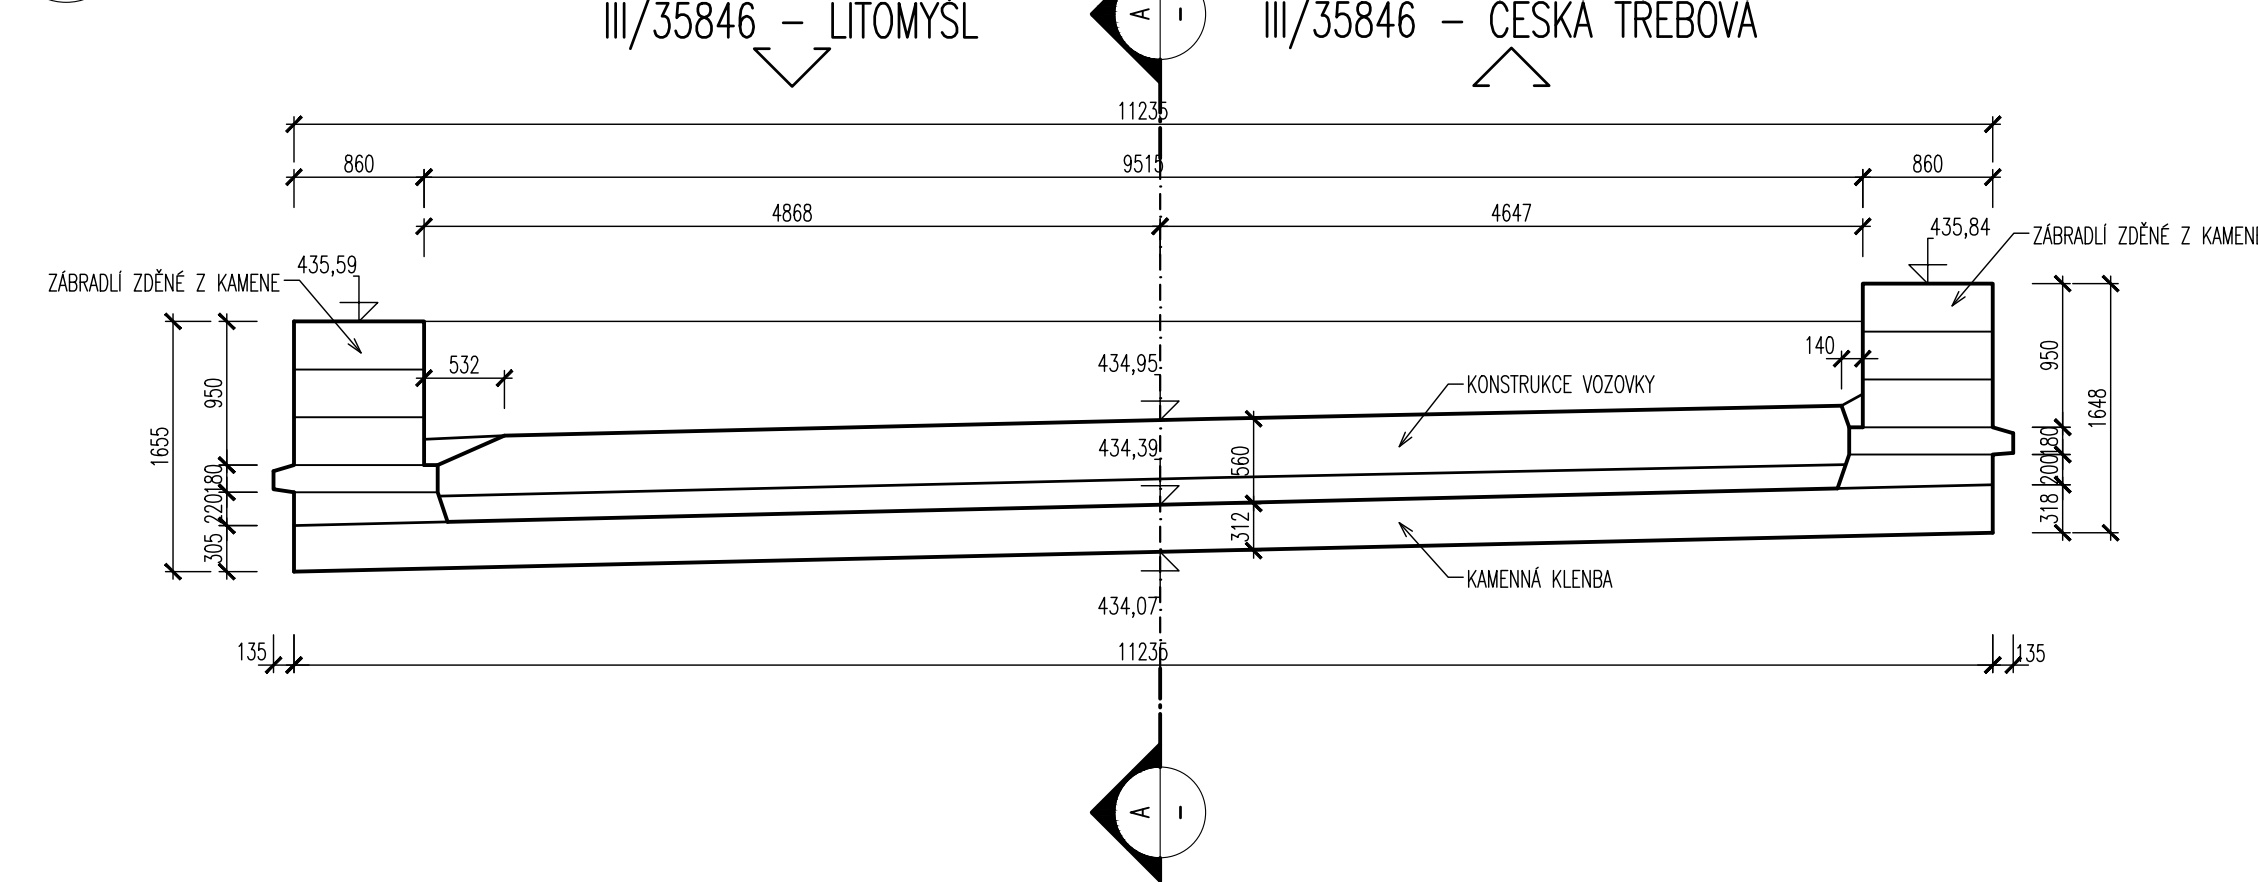

PODÉLNÝ ŘEZ  
1:50

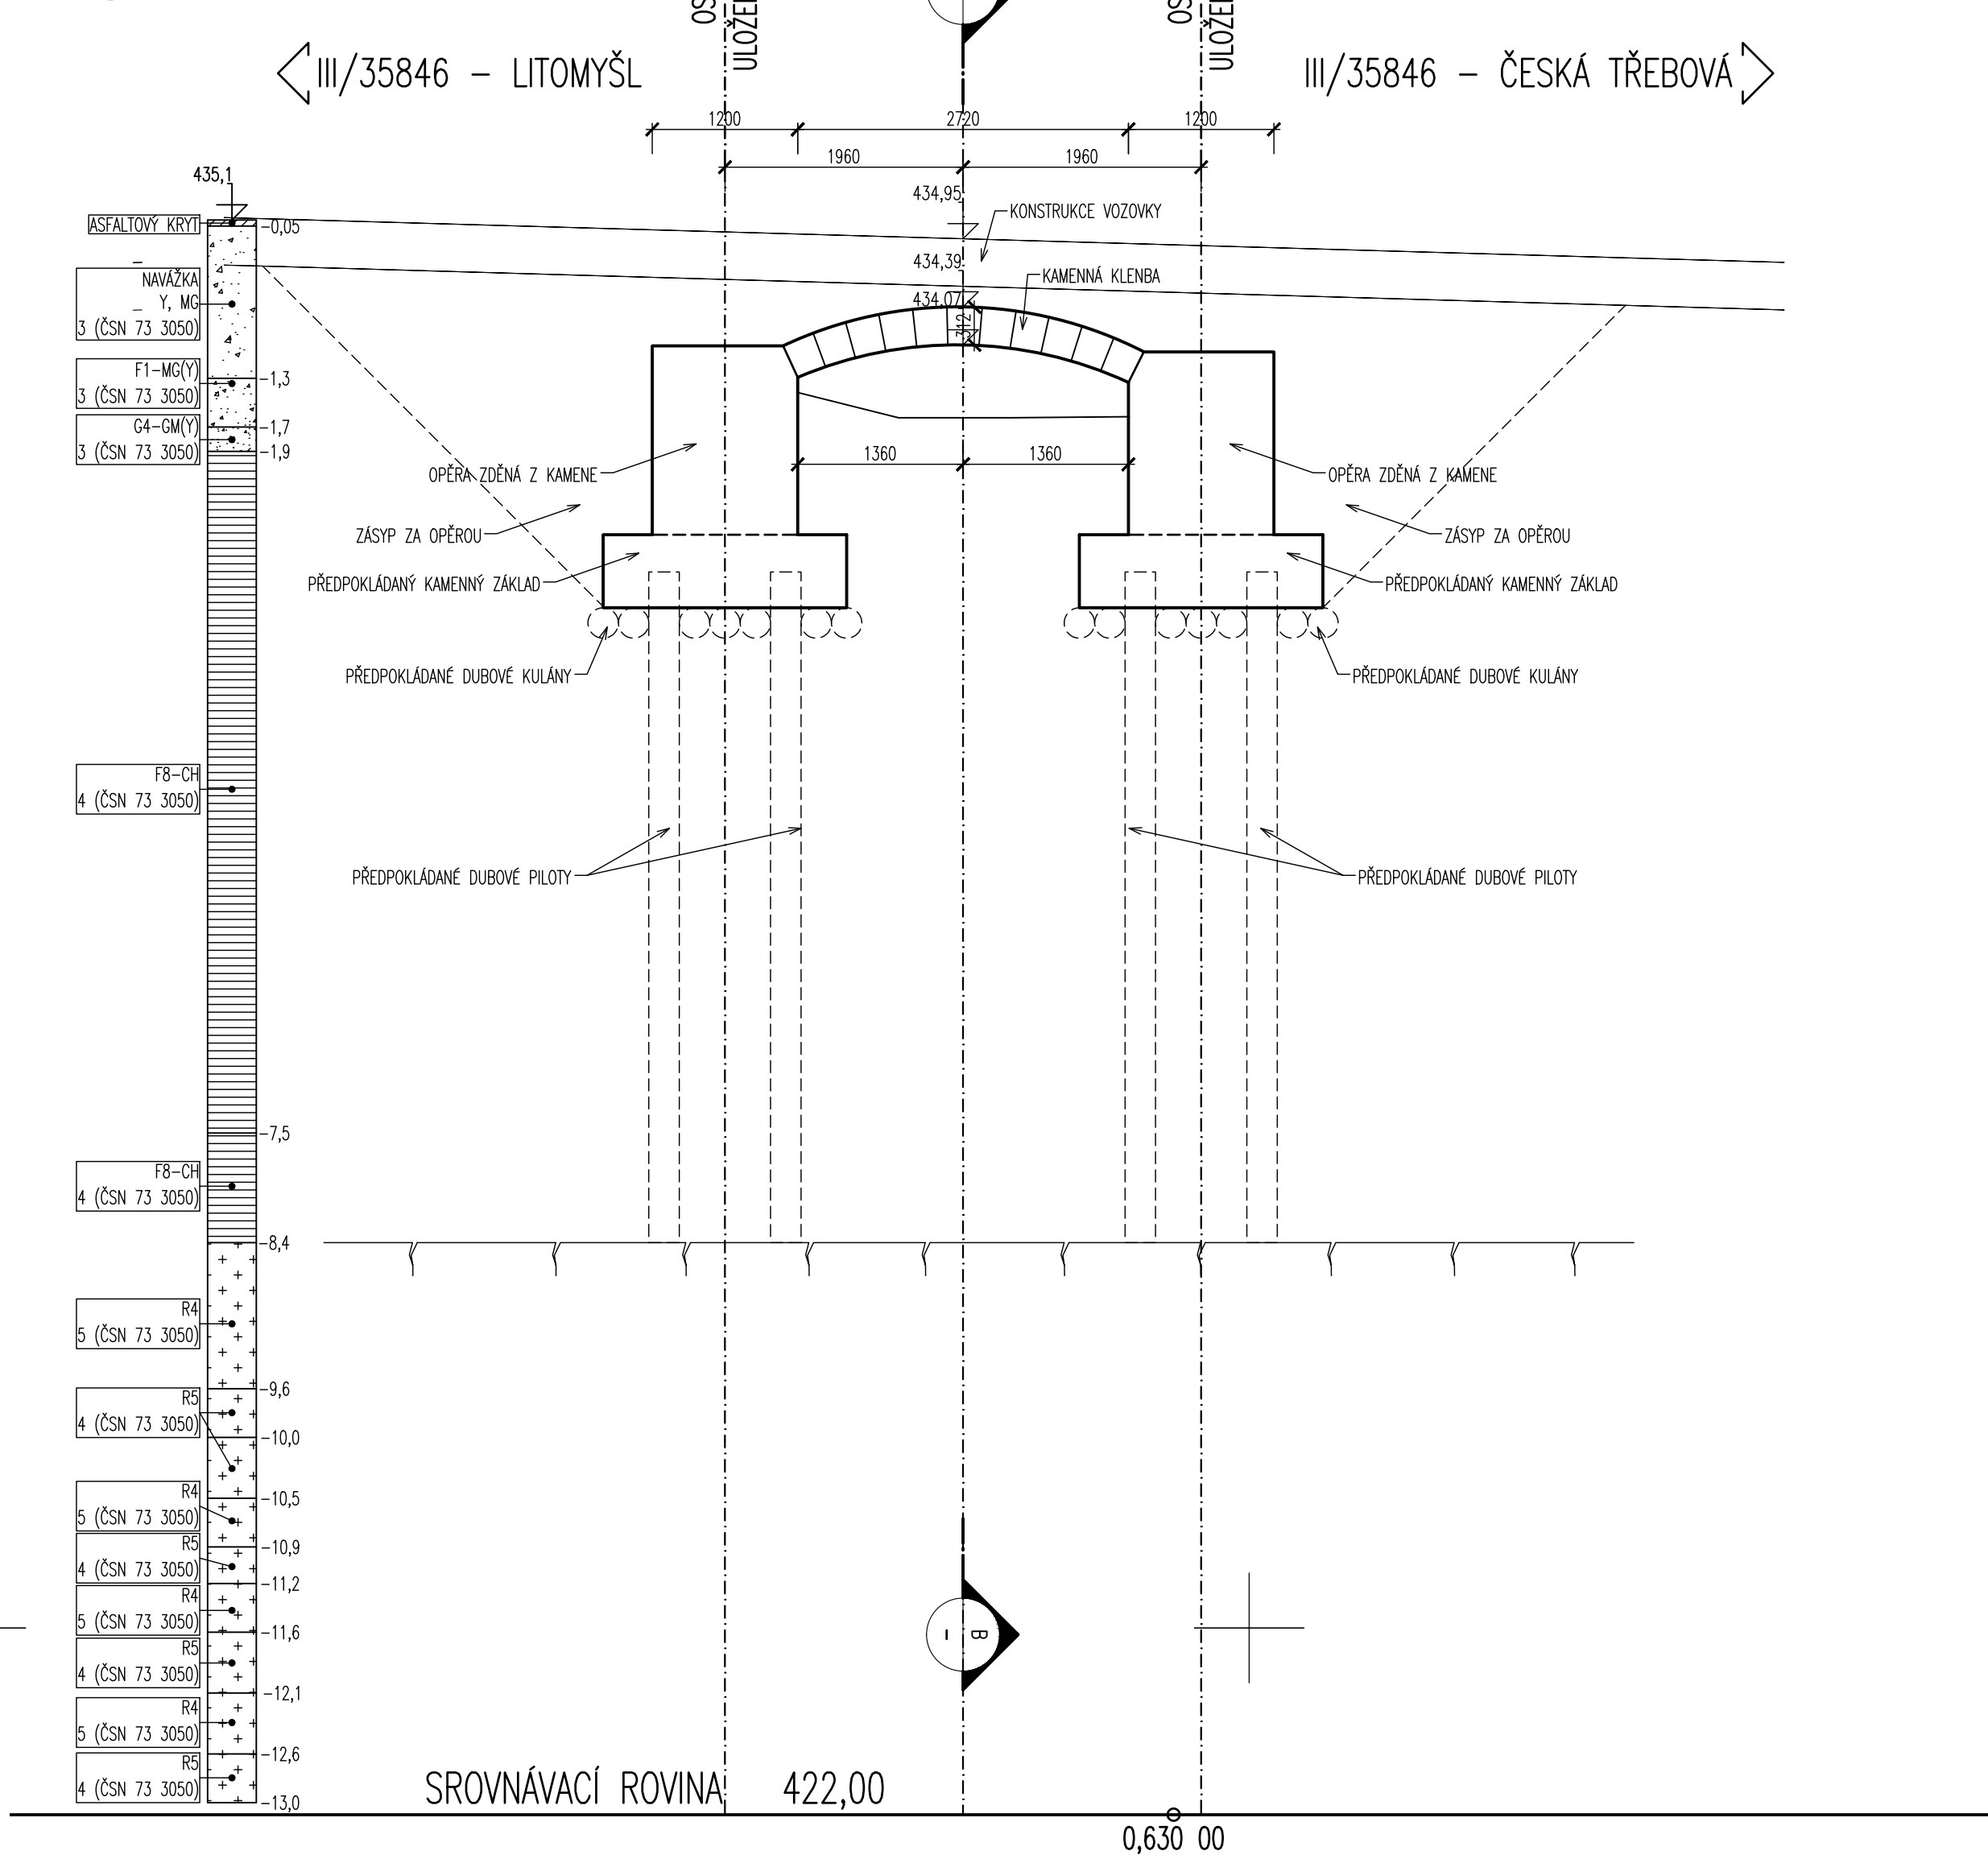

LEGENDA STÁVAJÍCÍCH INŽENÝRSKÝCH SÍTÍ:

- ELEKTRICKÉ VEDENÍ NN PODZEMNÍ - ČEZ DISTRIBUCE a.s.
- NADZEMNÍ SÍŤOVACÍ VEDENÍ - CETIN a.s.
- PODZEMNÍ SÍŤOVACÍ VEDENÍ - CETIN a.s.
- PODZEMNÍ VEDENÍ VO - OBEC SEMANÍN
- VODOVODNÍ RAD - VODOVODY A KANALIZACE JABLONNÉ NAD ORLICÍ a.s.
- KANALIZACE - VODOVODY A KANALIZACE JABLONNÉ NAD ORLICÍ a.s.

LEGENDA STÁVAJÍCÍ STAV:

- HRANY PLOCH, BUDOV, ROZHRANÍ POVRCHŮ, KULTUR ATD.
- ZAMĚŘENÉ BUDOVY
- HRANICE KATASTRU
- ORIENTAČNÍ ZÁKRES DLE KN
- VĚCNÁ BŘEMENA/VNITŘNÍ KRESBA
- 146/15 ČÍSLO POZEMKŮ DLE KN
- STROMY
- DOPRAVNÍ ZNAČKA
- LAMPA VEŘEJNÉHO OSVĚTLENÍ
- KANALIZAČNÍ VPUST
- KANALIZAČNÍ ŠACHTA

MĚŘITKO:



SO 201  
PDPS

SOUŘADNICOVÝ SYSTÉM: S-JTSK		VÝŠKOVÝ SYSTÉM: Bv	
KRESLIL:	ING. FRANTIŠEK ČERNÍK		
ZPRACOVAL:	ING. JAN BURSA		
TECHNICKÁ KONTROLA:	ING. JAN BURSA		
ZODPOVĚDNÝ PROJEKTANT:	ING. FRANTIŠEK ČERNÍK		
HLAVNÍ PROJEKTANT:	ING. FRANTIŠEK ČERNÍK		
KRAJ: PARDUBICKÝ	OKRES: ÚSTÍ NAD ORLICÍ	OBEC: SEMANÍN	STUPEŇ: PDPS
INVESTOR: Pardubický kraj, Správa a údržba silnic Pardubického kraje, Doubravice 98, 533 53 Pardubice	ZAK.ČÍSLO: 3020-24-3		ARCHIVNÍ ČÍSLO: 3020
AKCE: PROPUSTEK EV.Č. 35846-009P SEMANÍN	DATUM: 01/2024		FORMÁT: A4
OBJEKT: D.2.1. SO 201 - PROPUSTEK EV. Č. 358 46 - 009P	MĚŘÍTKO: 1:50		ČÍSLO PŘÍLOHY: D.2.1.2.
OBSAH: STÁVAJÍCÍ STAV	ČÍSLO SOUPRAVY:		