



VTOKOVÝ OBJEKT


ŘEZ A-A'

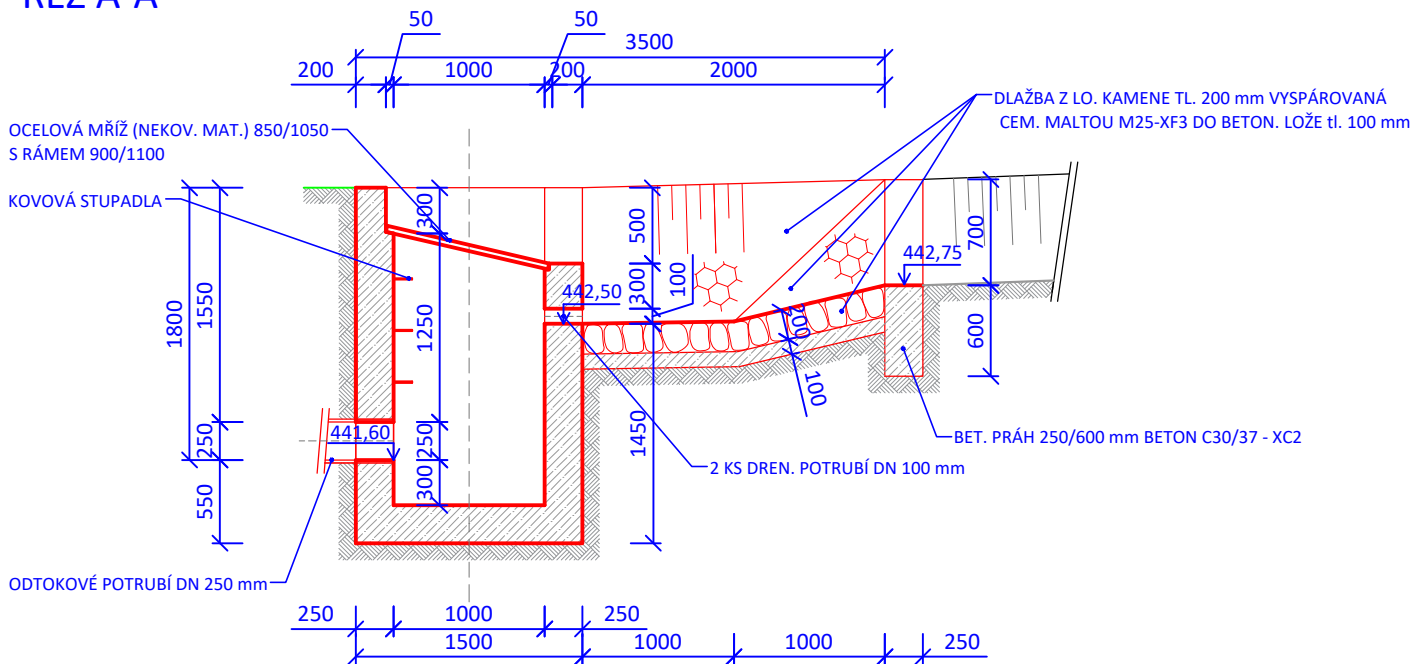

PŮDORYS

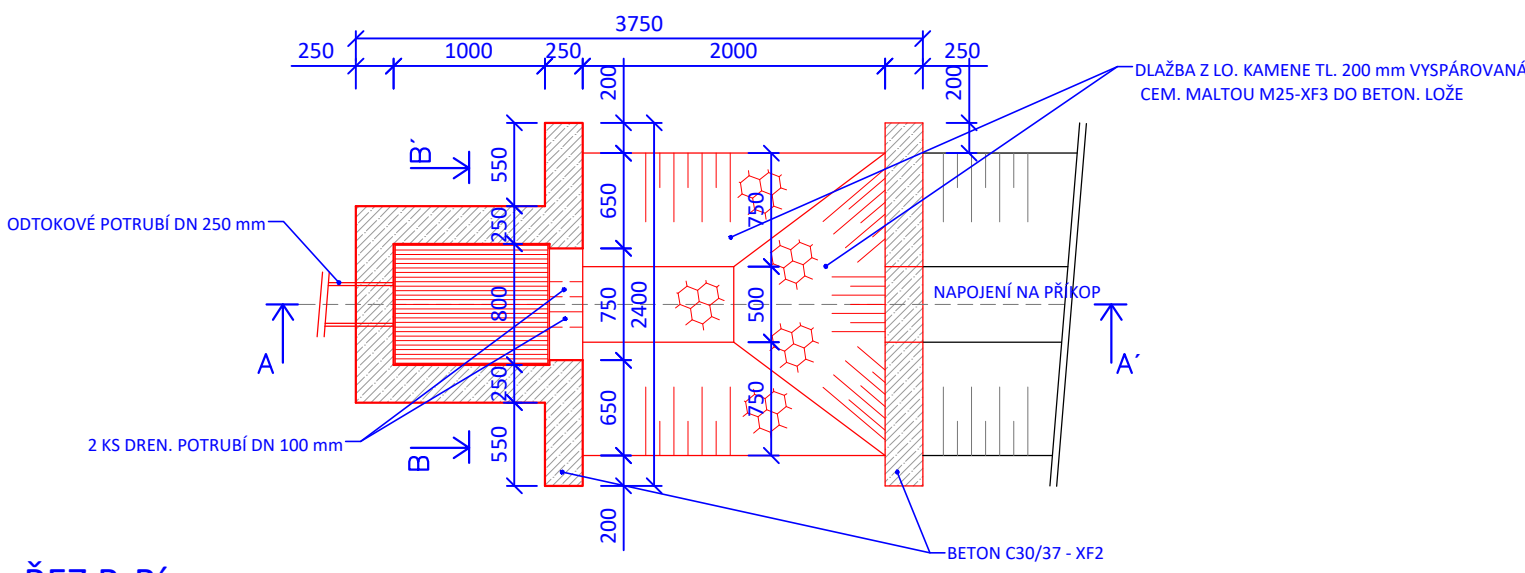

ŘEZ B-B'

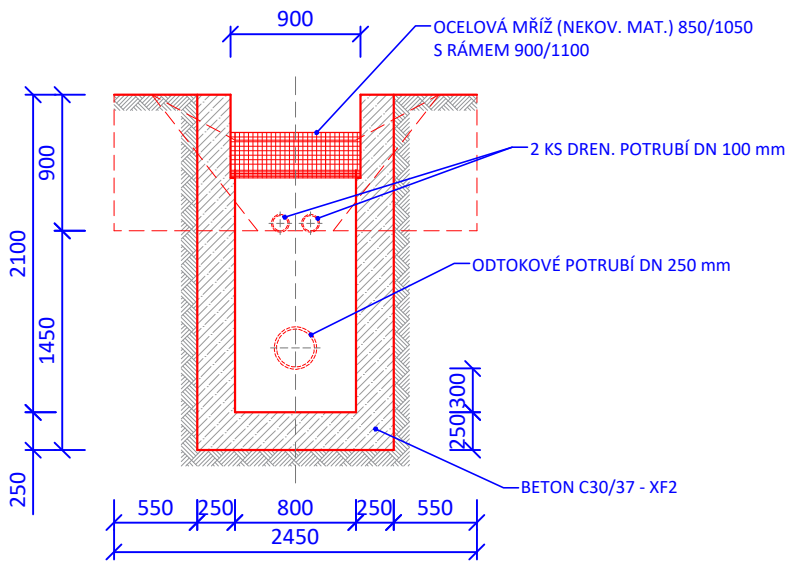

Souřadný systém: JTSK  
Výškový systém: B.p.v.



Zodpovědný projektant	Vypracoval	Technická kontrola	<div></div>	
Ing. Kamil Urbánek	Jiří Savruk	Ing. František Haburaj, Ph.D.		
		Ing. Jakub Holý		
Kraj: Pardubický	Obec s rozšířenou působností: Žamberk			
Stavebník: Správa a údržba silnic Pardubického kraje, Doubravice 98, 533 53 Pardubice				
REKONSTRUKCE SILNICE III/31911 - PRŮTAH ŽAMBERK SO 301 DEŠŤOVÁ KANALIZACE			Stupeň	PDPS
			Datum	Listopad 2021
			Zakázkové číslo	2021-252 (CPLX)
			Formát	2A4
VTOKOVÝ OBJEKT			Měřítko: 1:50	Příloha: D.1.3.2.4