


ŽAMBERK

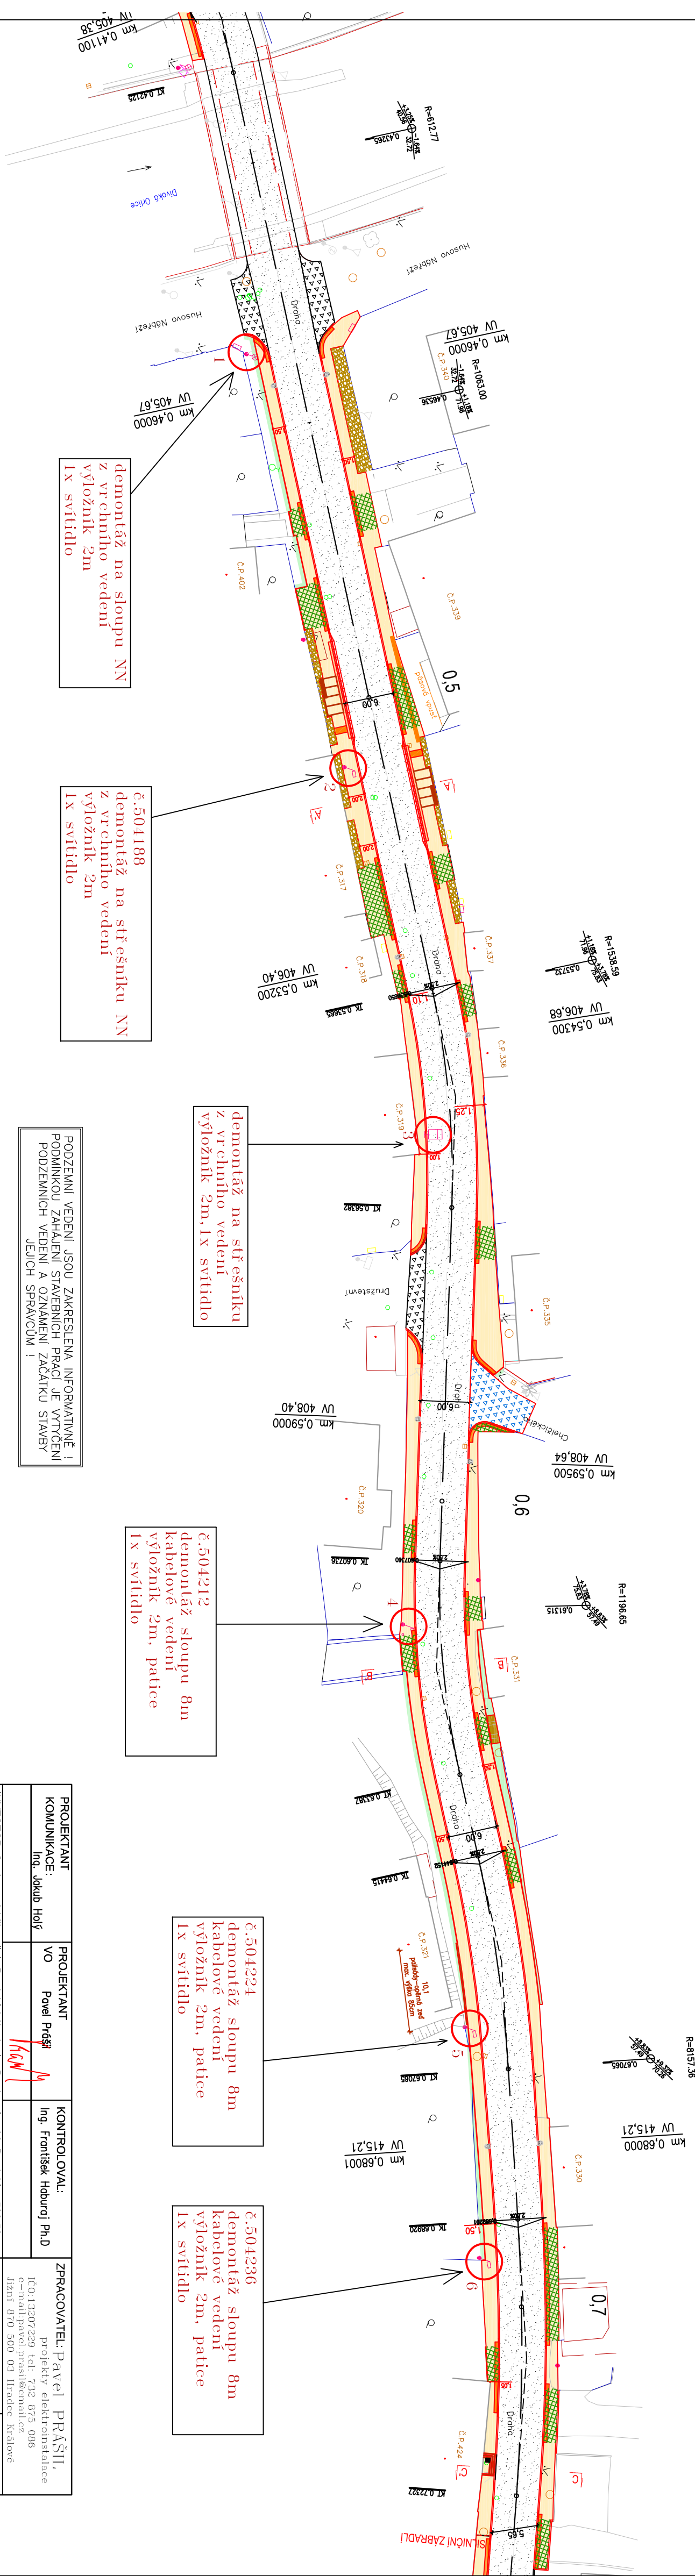

demonťáž na sloupě NN  
z vrchního vedení  
výložník 2m  
1x světlo

č.504188  
demonťáž na střešníku  
z vrchního vedení  
výložník 2m  
1x světlo

demonťáž na střešníku  
z vrchního vedení  
výložník 2m, 1x světlo

č.504212  
demonťáž sloupu 8m  
kabelové vedení  
výložník 2m, patice  
1x světlo

č.504224  
demonťáž sloupu 8m  
kabelové vedení  
výložník 2m, patice  
1x světlo

č.504236  
demonťáž sloupu 8m  
kabelové vedení  
výložník 2m, patice  
1x světlo

PODZEMNÍ VEDENÍ JSOU ZAKRESLENA INFORMATIVNĚ !  
PODMINKOU ZAHÁJENÍ STAVEBNÍCH PRÁČÍ JE VYTVOŘENÍ  
PODZEMNÍCH VEDENÍ A OZNAČENÍ ZÁČÁTKU STAVBY  
JEJICH SPRÁVCŮM !

Provozní napětí: 3NPE 400V AC 50Hz  
Ochrana proti úrazu el. proudem automatickým  
odpojením od zdroje podle ČSN 33 2000-4-41, ed.3

Vnější vlivy: AA7, AB8, AC1, AD3, AE4, AF1  
BA2, BC2, BD1, BE1  
Rozvodné skříň ve venkovním prostoru:  
prostoty nebezpečné.  
Vnější vlivy stanoveny podle ČSN 33 2000-5-51 ed3

PROJEKTANT:	KOMUNIKACE:	Ing. Jakub Holý	PROJEKTANT:	VO	Pavel Prášil	KONTROLOVAL:	Ing. František Hoburoj Ph.D.	ZPRACOVATEL: Pavel PRÁŠIL,
								projekty elektroinstalace
								IC013207229 tel: 732 875 086
								e-mail:pavel.prasil@email.cz
								Jizni 870 500 03 Hradec Králové
INVESTOR:	Správa a údržba silnic Pardubického kraje, Doubravice 98, Pardubice 533 53							ČÍSLO ZAKÁZKY:
KRAJ / OBEC:	Pardubický kraj / Žamberk							FORMÁT:
STAVBA:								3 x A4
REKONSTRUKCE SILNICE III/31911 ŽAMBERK – PRŮTAH								DATUM: 09.2021
STAVEBNÍ OBJEKT:								STUPEŇ: DÚSP
SO 402 - VEŘEJNÉ OSVĚTLENÍ - U. DRAHA								MĚŘÍTKO: 1 : 500
NÁZEV PŘÍLOHY:								ČÁST: 2.1.1
SITUACE - DEMONTÁŽE ČÁST 1								PŘÍL. Č.: 2.1.1

DOKUMENTACE JE UŽÍVAT POUZE JE SMYSLU PŘÍSLUŠNÉ SMLOUVY O DÍLO, VYKRESLIL JEHO ČÁSTI, MŮŽE BYT KOPÍROVÁN, NEBO JINAK ZPŮSOBEN ROZŠŘŮVÁN, POUZE PO PŘEDCHOZÍM SOHLÁSÍ ZPRACOVATELE.