



ŽAMBERK

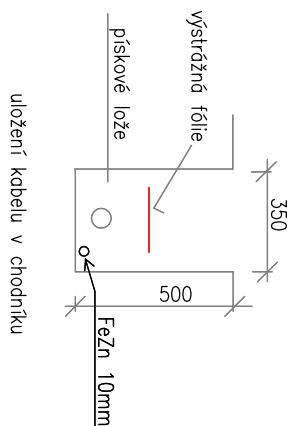

uložení kabelu v chodníku

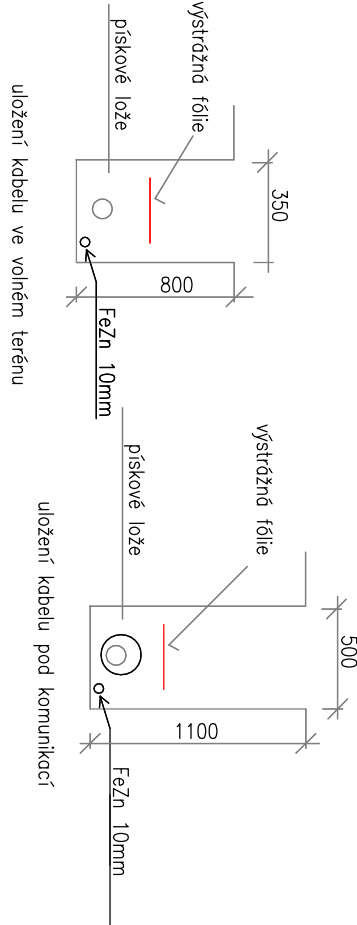

uložení kabelu ve volném terénu

uložení kabelu pod komunikací

C8-C15  

Stožár bezpaticeový dvoustupňový, l=8,4m, nadzčást H=7,2m, 133/89mm až 2m od obrubníku, výložník 1,5m, rozteč do 42m

+ svítidlo 24 LED / NW 730 / 700mA, /55W (např. Voltana 3) (SO 402, 2 elapa)

rozvod vo CYKY 1 4x10 + FeZn 10mm

 vo 

POZOR!
KABEL CYKY 4x10 + FeZn 10 BUDE POLOŽEN V TRASE PŮVODNÍHO ROZVODU VO!!!

PODZEMNÍ VEDENÍ JSOU ZAKRESLENA INFORMATIVNĚ I
PODMÍNKOU ZAHÁJENÍ STAVEBNÍCH PRÁČÍ JE VYTVŘENÍ
PODZEMNÍCH VEDENÍ A OZNAČENÍ ZAČÁTKU STAVBY
JEJICH SPRÁVCŮM I

Vnější vlivy: AA7,AB8, AC1, AD3, AE4, AF1
BA2, BC2, BD1, BE1
Rozvodné skříňe a svítidla ve venkovním prostoru:
prostory nebezpečné.
Vnější vlivy stanoveny podle ČSN 33 2000-5-51 ed3

Provozní napětí: 3NPE 400V AC 50Hz
Ochrana proti úrazu el. proudem automatickým
odpojením od zdroje podle ČSN 33 2000-4-41.ed.3

PROJEKTANT KOMUNIKACE: Ing. Jolana Holá	PROJEKTANT VO Pavel Prošší	KONTROLOVAL: Ing. František Hoburoj Ph.D	ZPRACOVATEL:Pavel Prošší, projektový elektronika IC013207229 tel. 732 875 006 e-mail:pavel.pros@email.cz
INVESTOR: Správa a údržba silnic Pardubického kraje, Dobruvce 98, 533 53 Pardubice	KRAJ / OBEC: Pardubický kraj / Žamberk	ČÍSLO ZAKAZKY:	FORNATY: 3 x A4
STAVBA:	REKONSTRUKCE SILNICE III/31911 ŽAMBERK – PRŮTAH	DATUM: 09.2021	PARÉ:
STAVEBNÍ OBJEKT: SO 402 - VEŘEJNÉ OSVĚTLENÍ - UL. DRAHA	MĚŘÍTKO: 1 : 500	ČÁST:	PRÍL. Č.:
NÁZEV PŘÍLOHY: SITUACE - VEŘEJNÉ OSVĚTLENÍ ČÁST 2		D.1.4	2.2.2

DOKUMENTACE UŽITÍ POLEZE NE SMYSLU PŘISLUŠNÉ SMLOUVY O DÍLO, VÝKRES, ČI JEHO ČÁSTI NEMŮŽE BYT KOPÍROVÁN, NERO, ANI V ŽÁDNÉHO ROZŠÍŘOVÁN, POLEZE PO PŘEDCHOZÍM SOHLASU ZPRACOVATELE