



SCHEMA ROZVODU EL16 A EL17 (SITUACE LIST 2-4)

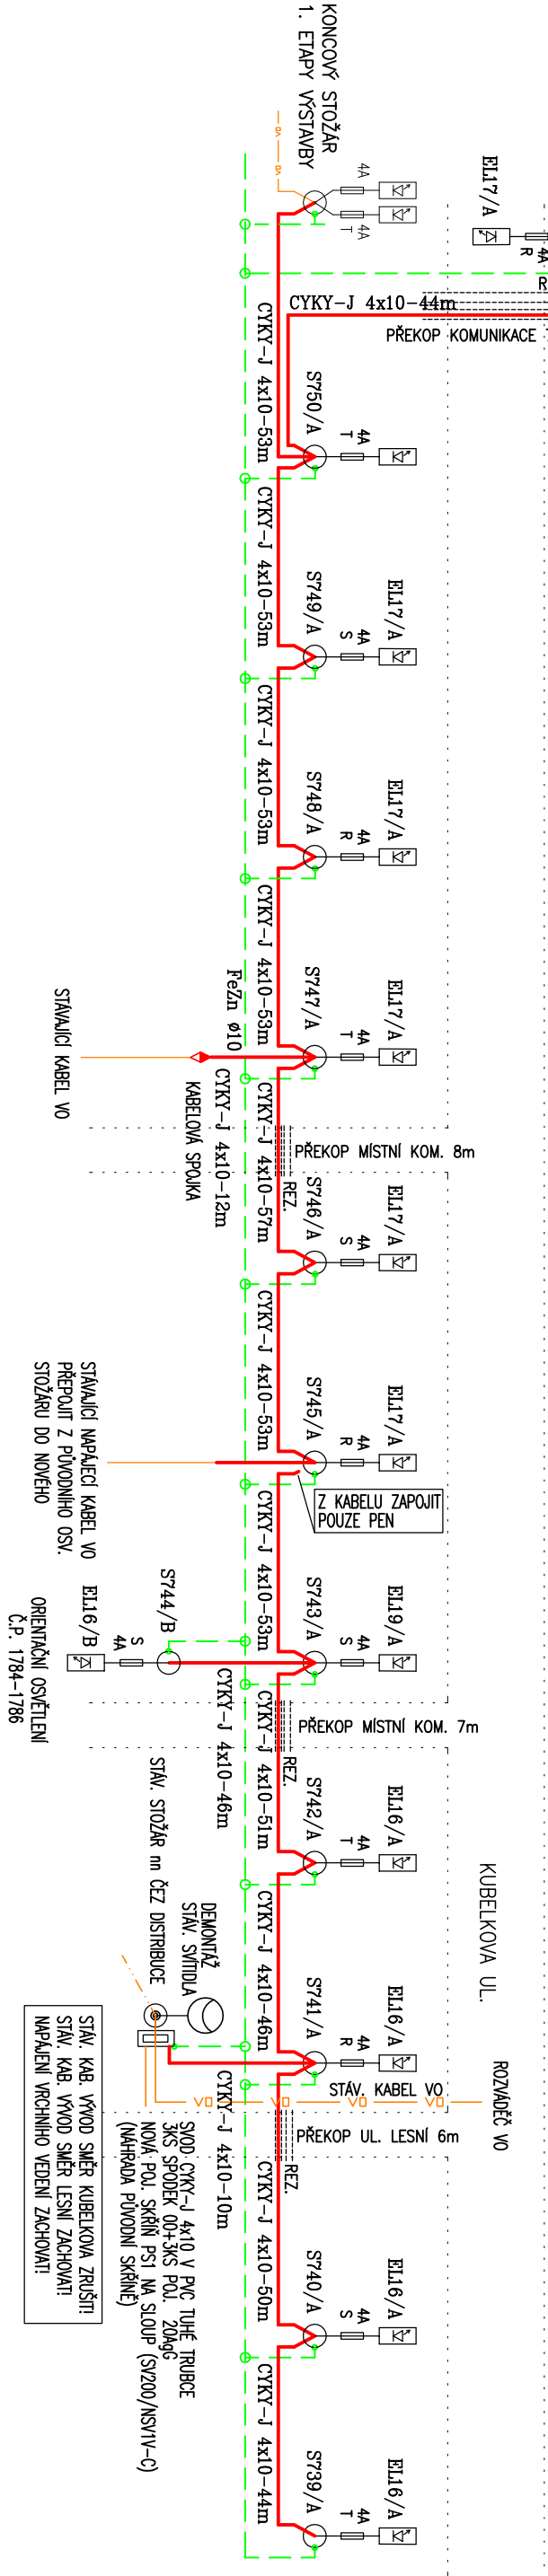


SCHEMA ROZVODU EL11 (SITUACE LIST 1)

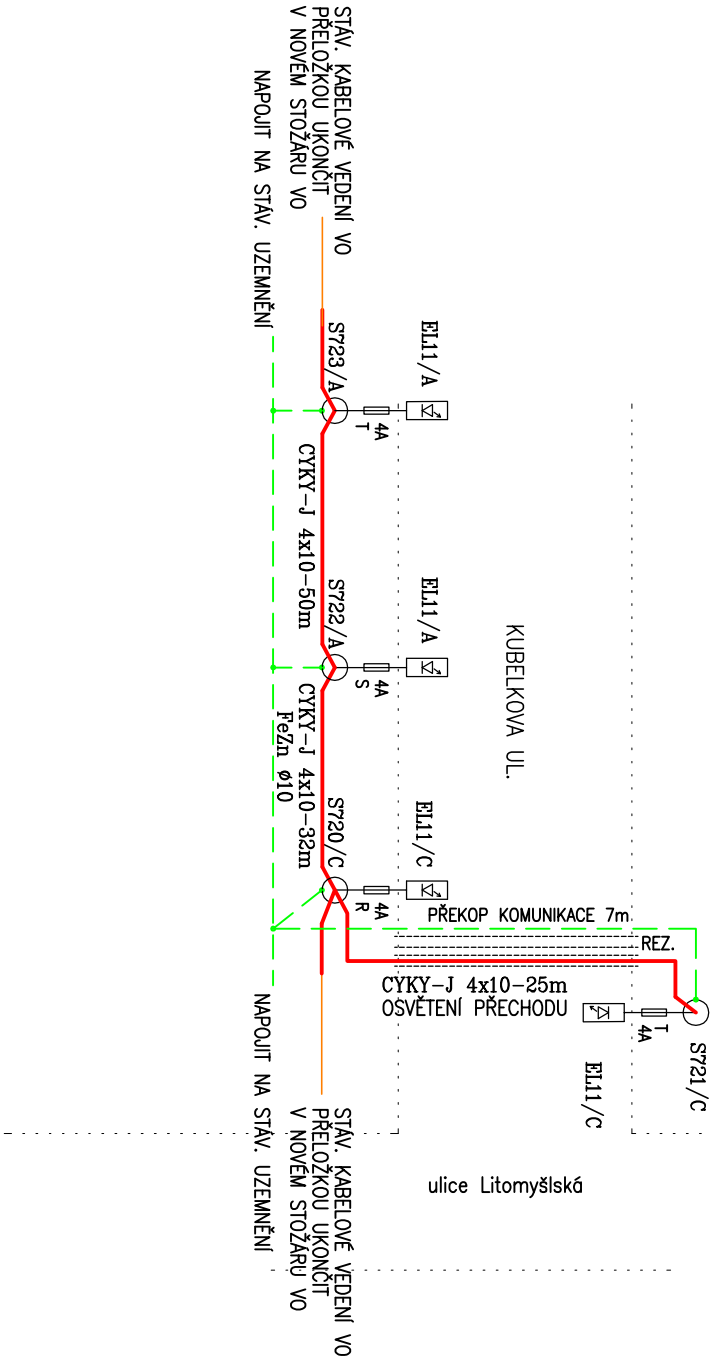

POZNÁMKA:

Typ svítidel a osvětlovacích stožárů je uveden na výkrese č.2, list č.5

Stavebník/investor:	Město Česká Třebová Staré náměstí 79, 560 02 Česká Třebová www.cestka-trebora.cz, IČ: 002 78 653	
Generální projektant:	PRODIN a.s. K Vápenice 2745, 530 02 Pardubice T: +420 468 055 130 IČO: 252 92 161 E: info@prodin.cz	 SKUPINA VENTIO
Hlavní projektant (HIP):	HIP	Souřadný systém: S-JTSK, B.p.v.
Název stavby/akce:	Oprava chodníků Kubejkova ul. v České Třebové - etapa 2 ^o	
Místo stavby	Česká Třebová; Pardubický kraj k.ú. Česká Třebová	Zakázka: 31/23/4082-208 Datum: 06/20/24 Stupeň dokumentace: PDPS
Název části:		Označení části: D1.2
Název objektu:	SO 401 - VEŘEJNÉ OSVĚTLENÍ	Označení objektu: SO401
Odpovědný projektant:	Ing. Michal Homýš	Formát: 2XA4
Zpracovatel příloh:	Ing. Vlastislav Špilchal	Měřítko: 1:500
Název přílohy:	D.1.2.3 Liniové schéma VO	Číslo přílohy: 03