



PŮDORYS

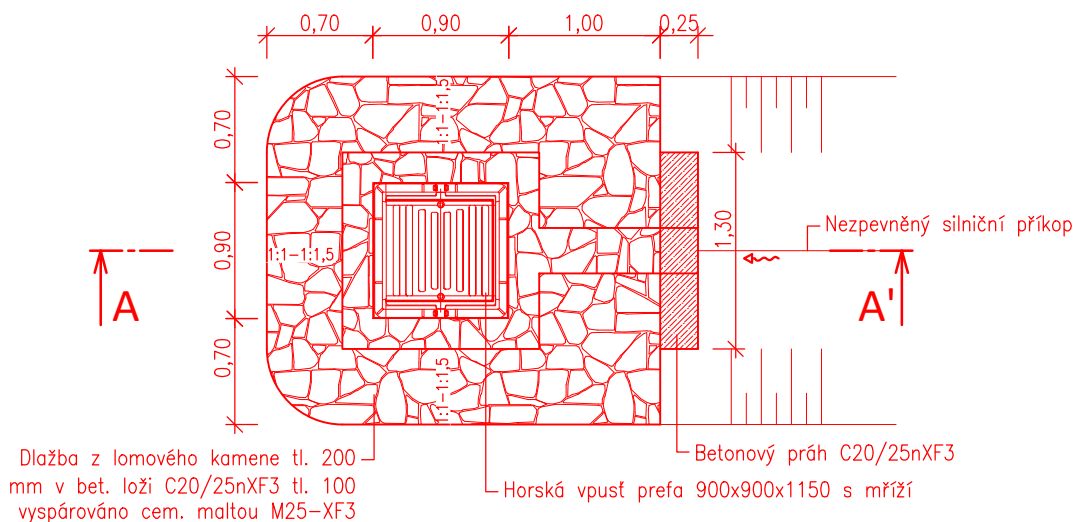



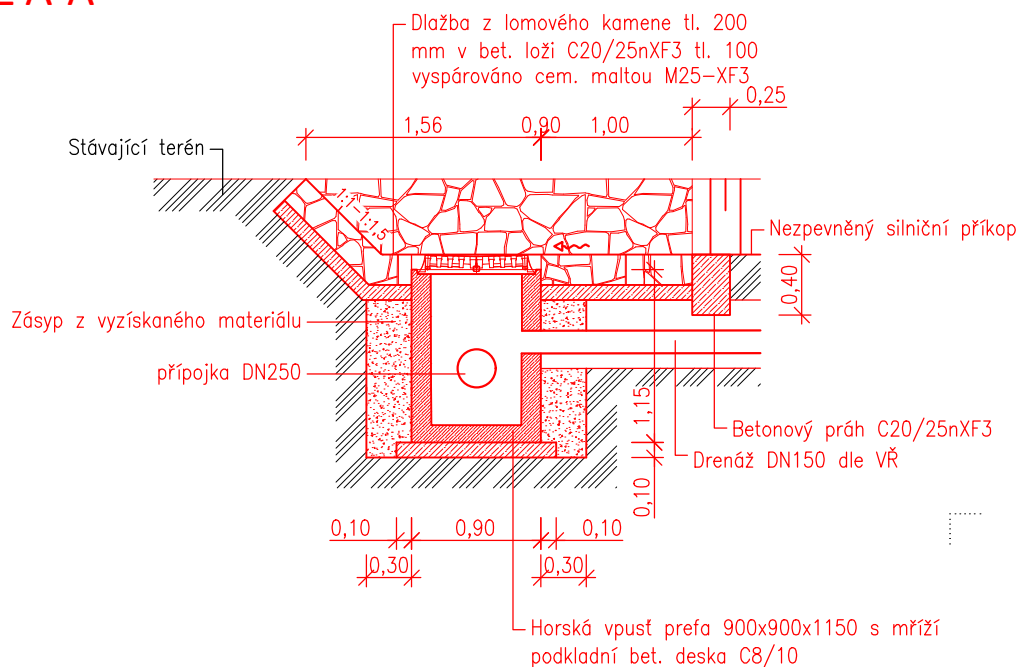

ŘEZ A-A'



S-JTSK

Výškový systém B.p.v.

| | | | | |
|---|---|--|---|-------------------|
| PROJEKTANT: Ing. Michal Švarc  | VYPRACOVAL: Ing. Michal Švarc  | KONTROLOVAL: Ing. František Haburaj, Ph.D.  | ZPRACOVATEL:  | |
| INVESTOR: Správa a údržba silnic Pardubického kraje, Doubravice 98, 533 53 Pardubice | | | ČÍSLO ZAKÁZKY: | FORMÁT: 1 x A4 |
| KRAJ/OBEC: Pardubický kraj / Mikulovice | | | | |
| STAVBA: SILNICE III/340 31, Mikulovice STAVEBNÍ OBJEKT: SO 101 | | | DATUM: 10.2023 | PARÉ: |
| | | | STUPEŇ: PDPS | |
| | | | MĚŘÍTKO: 1:50 | |
| NÁZEV PŘÍLOHY: DETAIL VTOKOVÉHO OBJEKTU | | | ČÁST: D | PŘÍL. Č.: 6 |
| DOKUMENTACI LZE UŽÍVAT POUZE VE SMYSLU PŘÍSLUŠNÉ SMLOUVY O DÍLO. VÝKRES, ČI JEHO ČÁST, MŮŽE BÝT KOPIROVÁN, NEBO JINÝM ZPŮSOBEM ROZŠÍŘOVÁN, POUZE PO PŘEDCHOZÍM SOUHLASU ZPRACOVATELE. | | | | |