


Situace VO:

M: 1:250

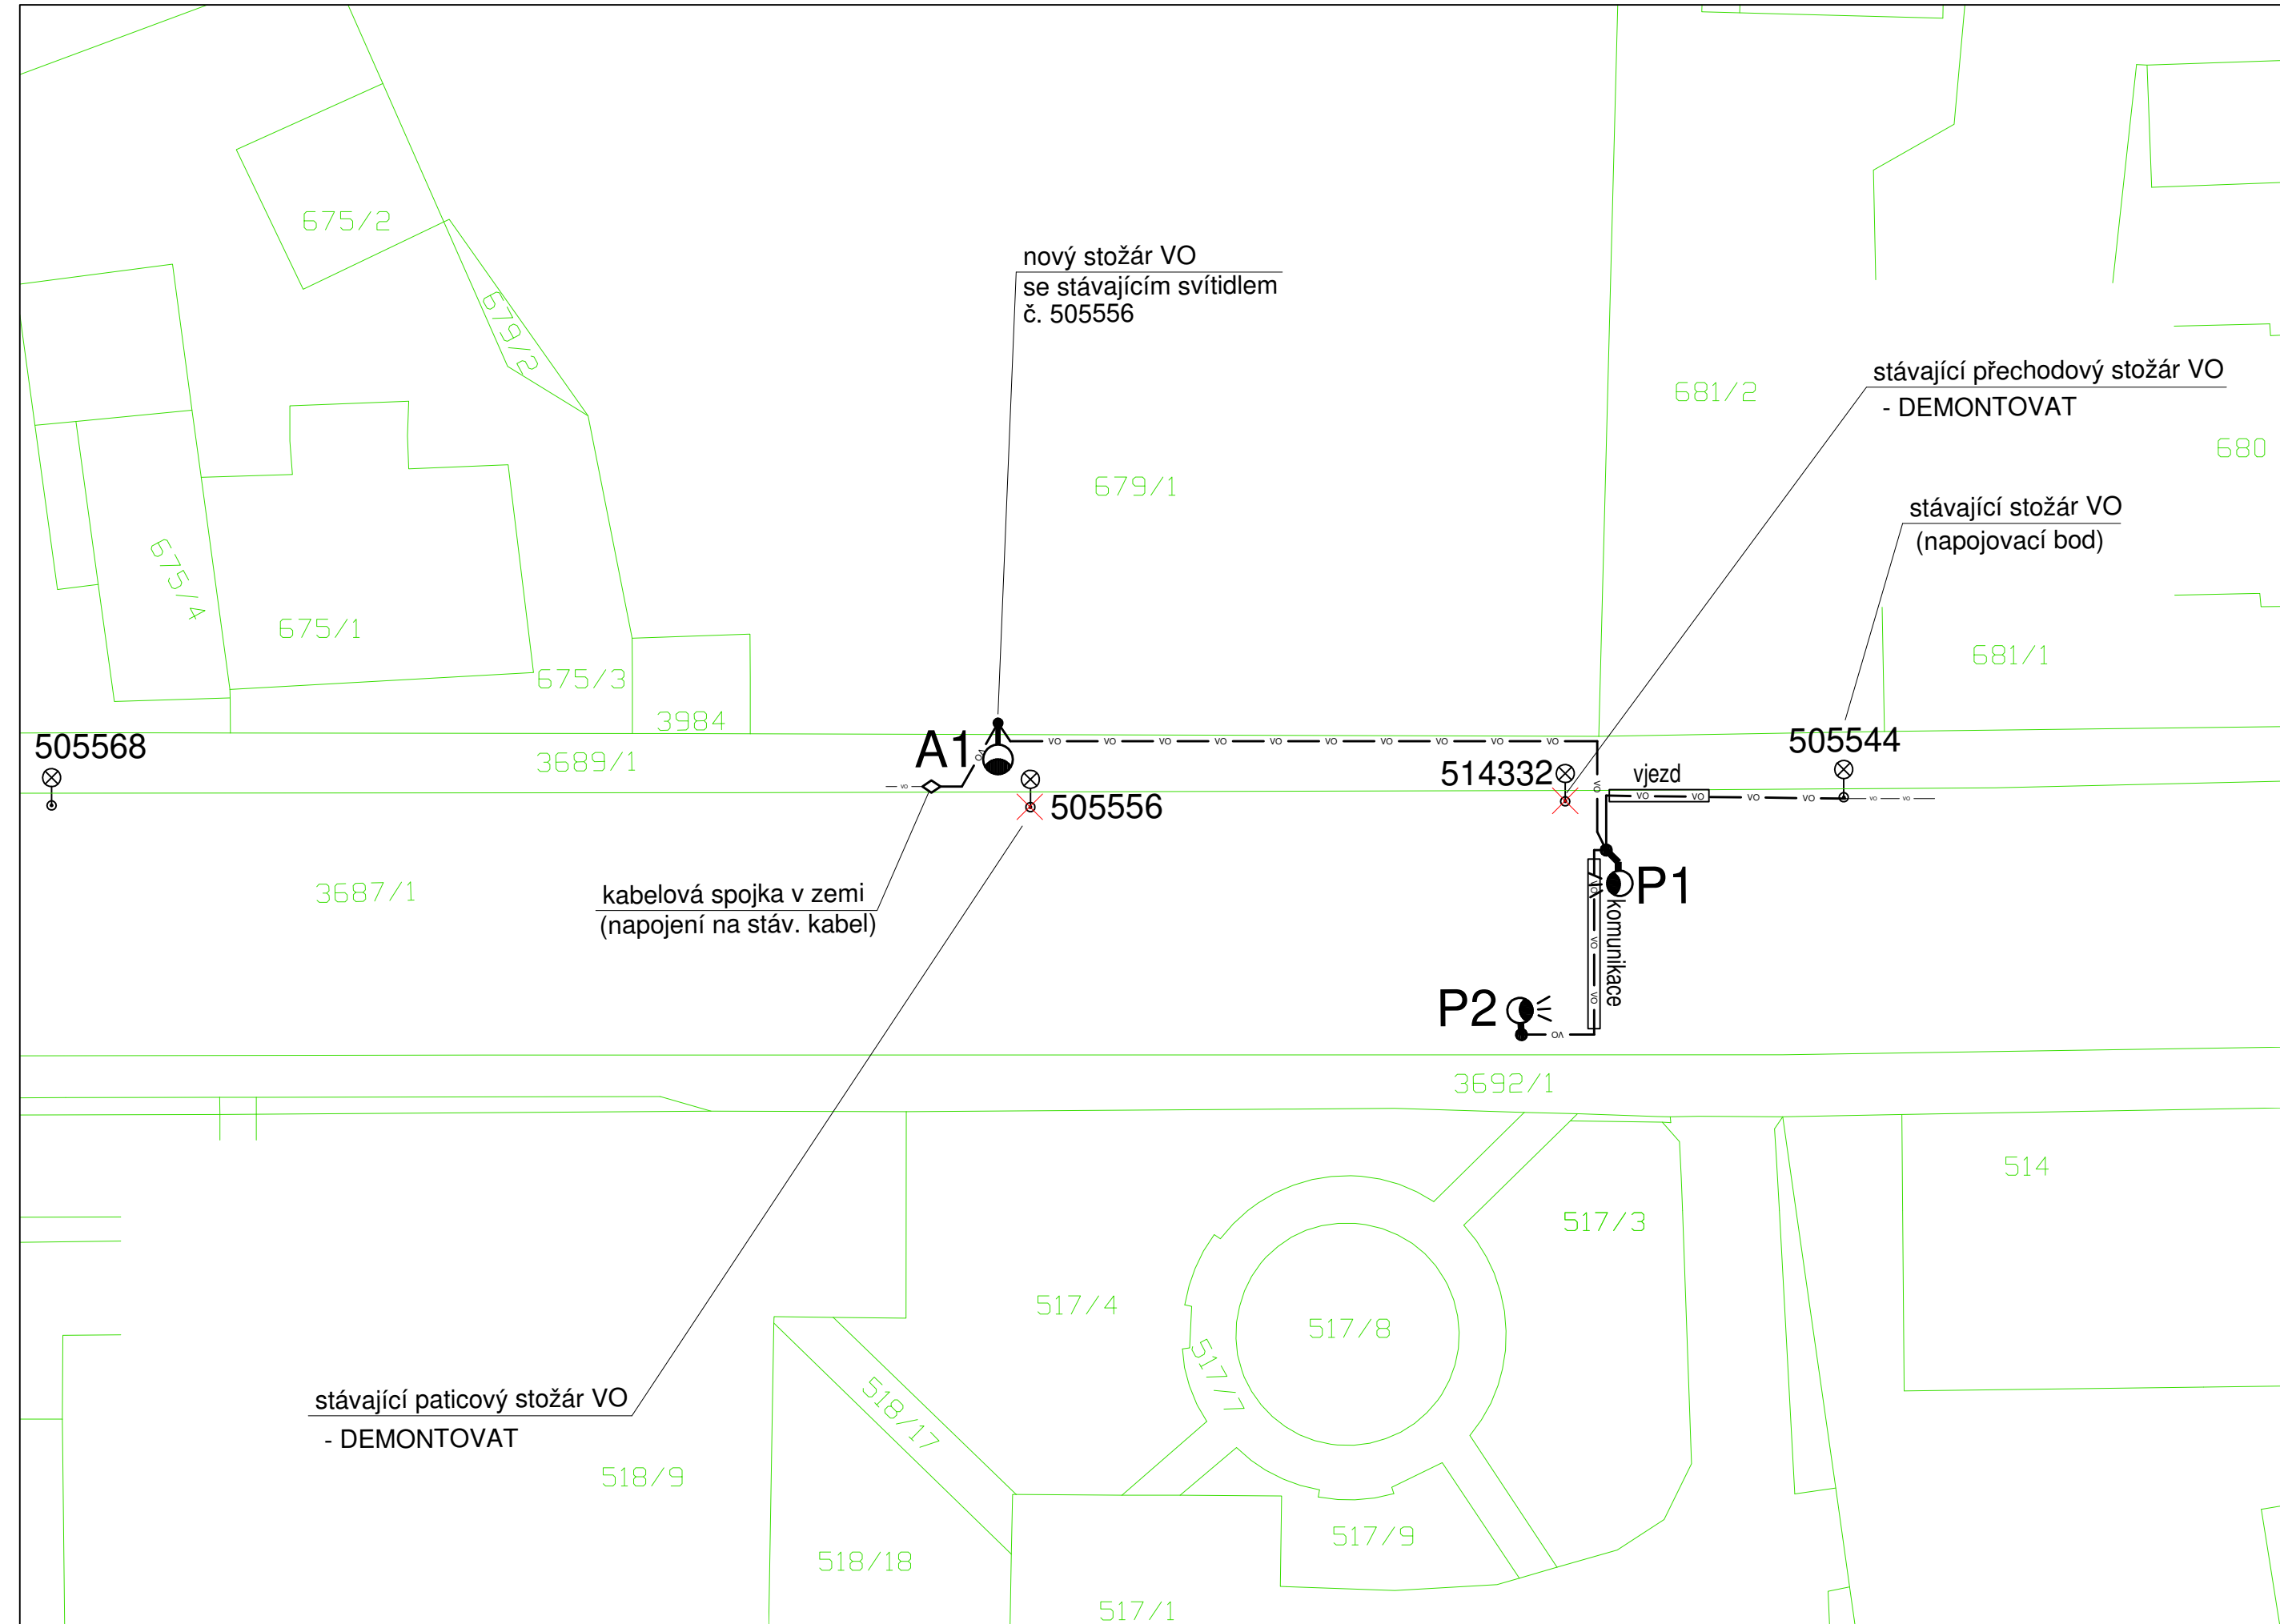

Seznam dotčených parcel - nová instalace

| parcelní číslo | vlastnické právo (příslušnost hospodařit s majetkem) | č. listu vlastnictví | způsob využití | druh pozemku | trasa |
|----------------|--|-------------------------|--------------------|----------------|-----------|
| | k.ú. Žamberk 794368 | | | | |
| 3687/1 | Pardubický kraj, Komenského náměstí 125, 530 02 Pardubice <i>Hospodaření se svěřeným majetkem kraje: Správa a údržba silnic Pardubického kraje, Doubravice 98, 533 53 Pardubice</i> | LV 3708 | silnice | ostatní plocha | nová |
| 3689/1 | Město Žamberk, Masarykovo náměstí 166, 56401 Žamberk | LV 10001 | ostatní komunikace | ostatní plocha | stávající |
| 679/1 | Pardubický kraj, Komenského náměstí 125, 530 02 Pardubice <i>Hospodaření se svěřeným majetkem kraje: Správa a údržba silnic Pardubického kraje, Doubravice 98, 533 53 Pardubice</i> | LV 3708 | manipulační plocha | ostatní plocha | nová |

PDPS

| | | | | | | | |
|--|--|--|--|---|--|--|--|
| Vypracoval: Ing. Josef Havlíček | | Odpovědný projektant: Ing. Josef Havlíček | | Generální projektant: INDESING s.r.o. IČO: 268 76 035 Jezbořice 110, 530 02 email: indesing@email.cz mob: 777 886 889 | | Ing. Josef Havlíček <i>projektant elektro</i> IČO : 652 06 550 Nerudova 1833, 530 02 Pardubice tel.: 466 530 873, mob: 605 832 367 e-mail: jos.havlicek@seznam.cz | |
| Kraj: Pardubický | | | | | | | |
| Obec: Žamberk | | | | | | | |
| Investor: SÚS Pardubického kraje | | | | | | | |
| Stavba: Autobusový záliv u SUS v Žamberku | | | | Zakázka číslo | | 24-15 | |
| | | | | Formát | | 3 A4 | |
| | | | | Datum | | 2.2025 | |
| | | | | Stupeň | | PDPS | |
| Část: SO 401 - VEŘEJNÉ OSVĚTLENÍ | | | | Měřítko | | 1:250 | |
| Název výkresu: SITUACE - VO - katastr | | | | Výkres číslo: VO03 | | Vyhotovení: | |