




X=1078315,000
Y=632065,000

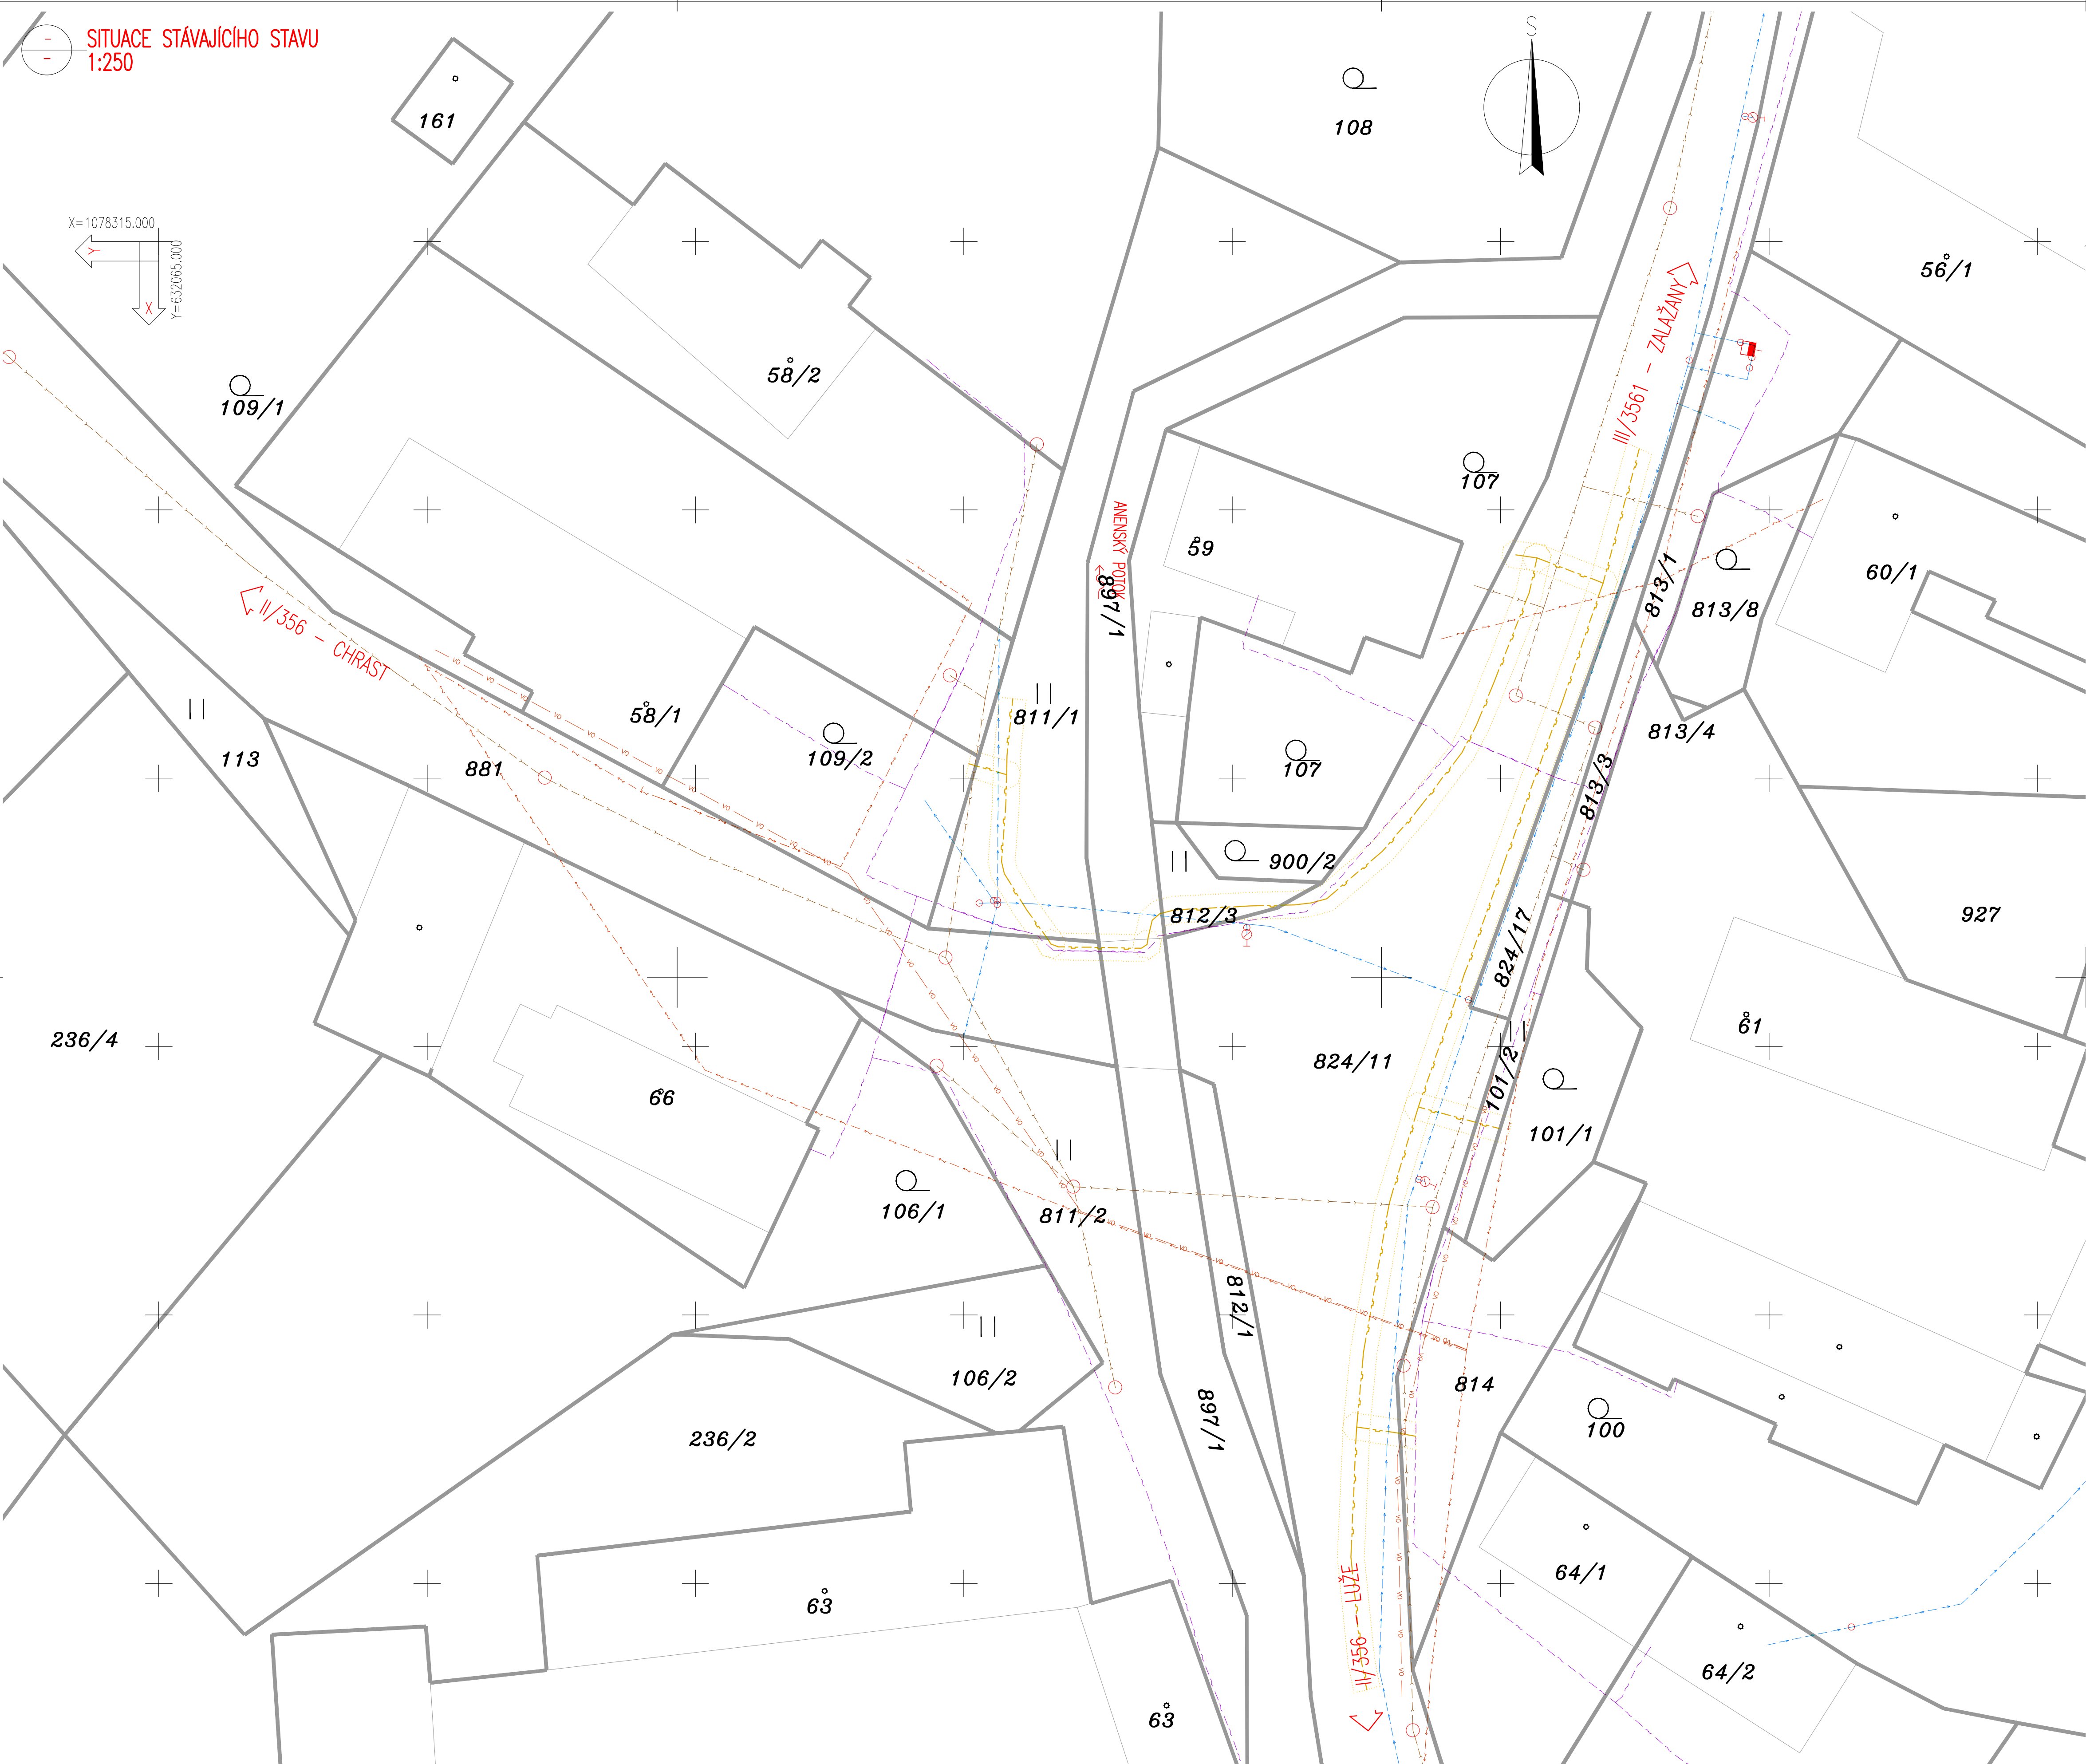

LEGENDA STÁVAJÍCÍ STAV :
— HRANY PLOCH, BUDOV, ROZHRANÍ POVRCHŮ, KULTUR ATO.
— ZAMĚŘENÉ BUDOVY
- - - - - HRANICE KATASTRU
OR. ZAKRES DLE KN
148/15 ČÍSLA POZEMKŮ DLE KN

LEGENDA STÁVAJÍCÍCH INŽENÝRSKÝCH SÍTÍ:
SDĚLOVACÍ VEDENÍ NADZEMNÍ ČESKÁ TELEKOMUNIKAČNÍ INFRASTRUKTURA A.S. (CETIN)
SDĚLOVACÍ VEDENÍ PODZEMNÍ ČESKÁ TELEKOMUNIKAČNÍ INFRASTRUKTURA A.S. (CETIN)
ELEKTRICKÉ VEDENÍ NN NADZEMNÍ – ČEZ DISTRIBUCE a.s.
ELEKTRICKÉ VEDENÍ NN PODZEMNÍ – ČEZ DISTRIBUCE a.s.
PODZEMNÍ SÍTĚ PLYNOVOD – GASNET SLUŽBY S.R.O.
PODZEMNÍ VODOVOD – VODÁRENSKÁ SPOLEČNOST CHRUDIM A.S.
PODZEMNÍ KANALIZACE – VODÁRENSKÁ SPOLEČNOST CHRUDIM A.S.
PODZEMNÍ A NADZEMNÍ VO A MR – MĚSTO LUŽE

MĚŘÍTKO:
1:250
m 0.25 0.50 0.75 1.00 1.25

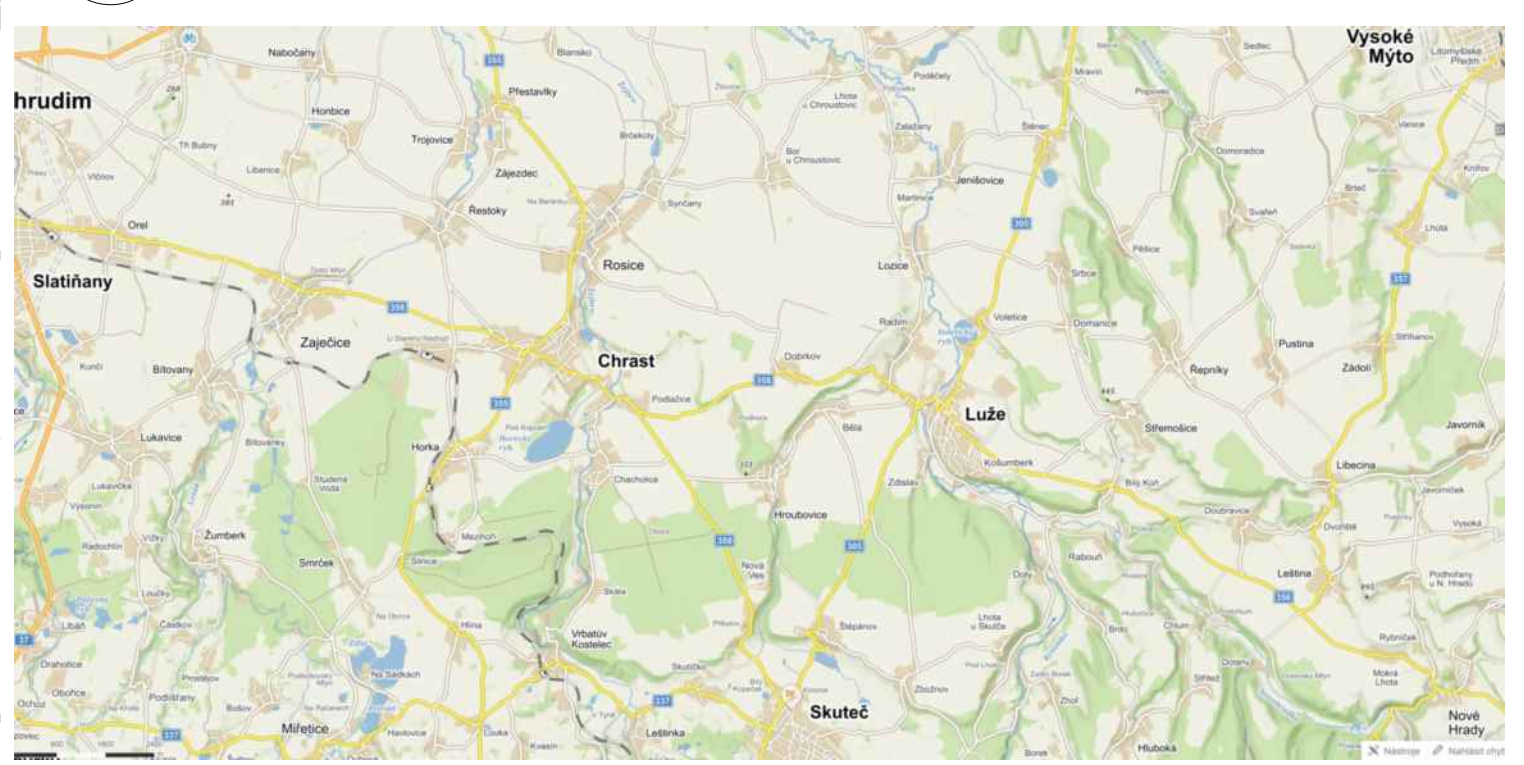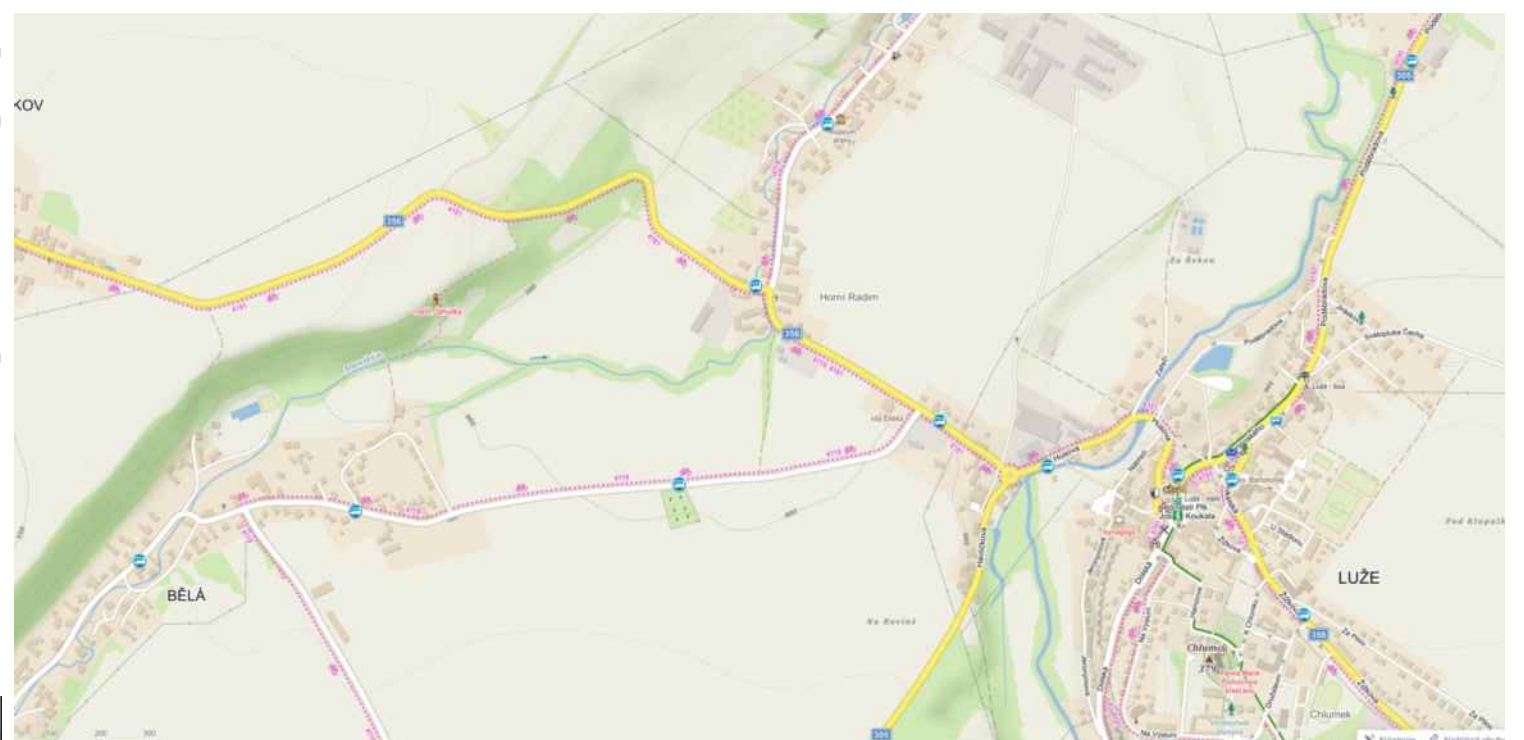

SOUŘADNICOVÝ SYSTÉM: S-JTSK

VÝŠKOVÝ SYSTÉM: BpV

KRESLIL: ING. JAN BURSA

ZPRACOVAL: ING. JAN BURSA

TECHNICKÁ KONTROLA: ING. JAN PIDMA

ZODPOVĚDNÝ PROJEKTANT: ING. JAN BURSA

HLAVNÍ PROJEKTANT: ING. JAN BURSA

KRAJ: PARDUBICKÝ

OKRES: CHRUDIM

OBEC: RADIM

INVESTOR: PARDUBICKÝ KRAJ, KOMENSKÉHO NÁMĚSTÍ 125, 532 11 PARDUBICE

AKCE:

OBJEKT: C.

OBSAH:

MOST EV.Č. 356-001 RADIM

SITUACNÍ VÝKRESY

SITUACE ŠIRŠÍCH VZTAHŮ