


SITUACE OPĚRNÉ ZDI
1: 250

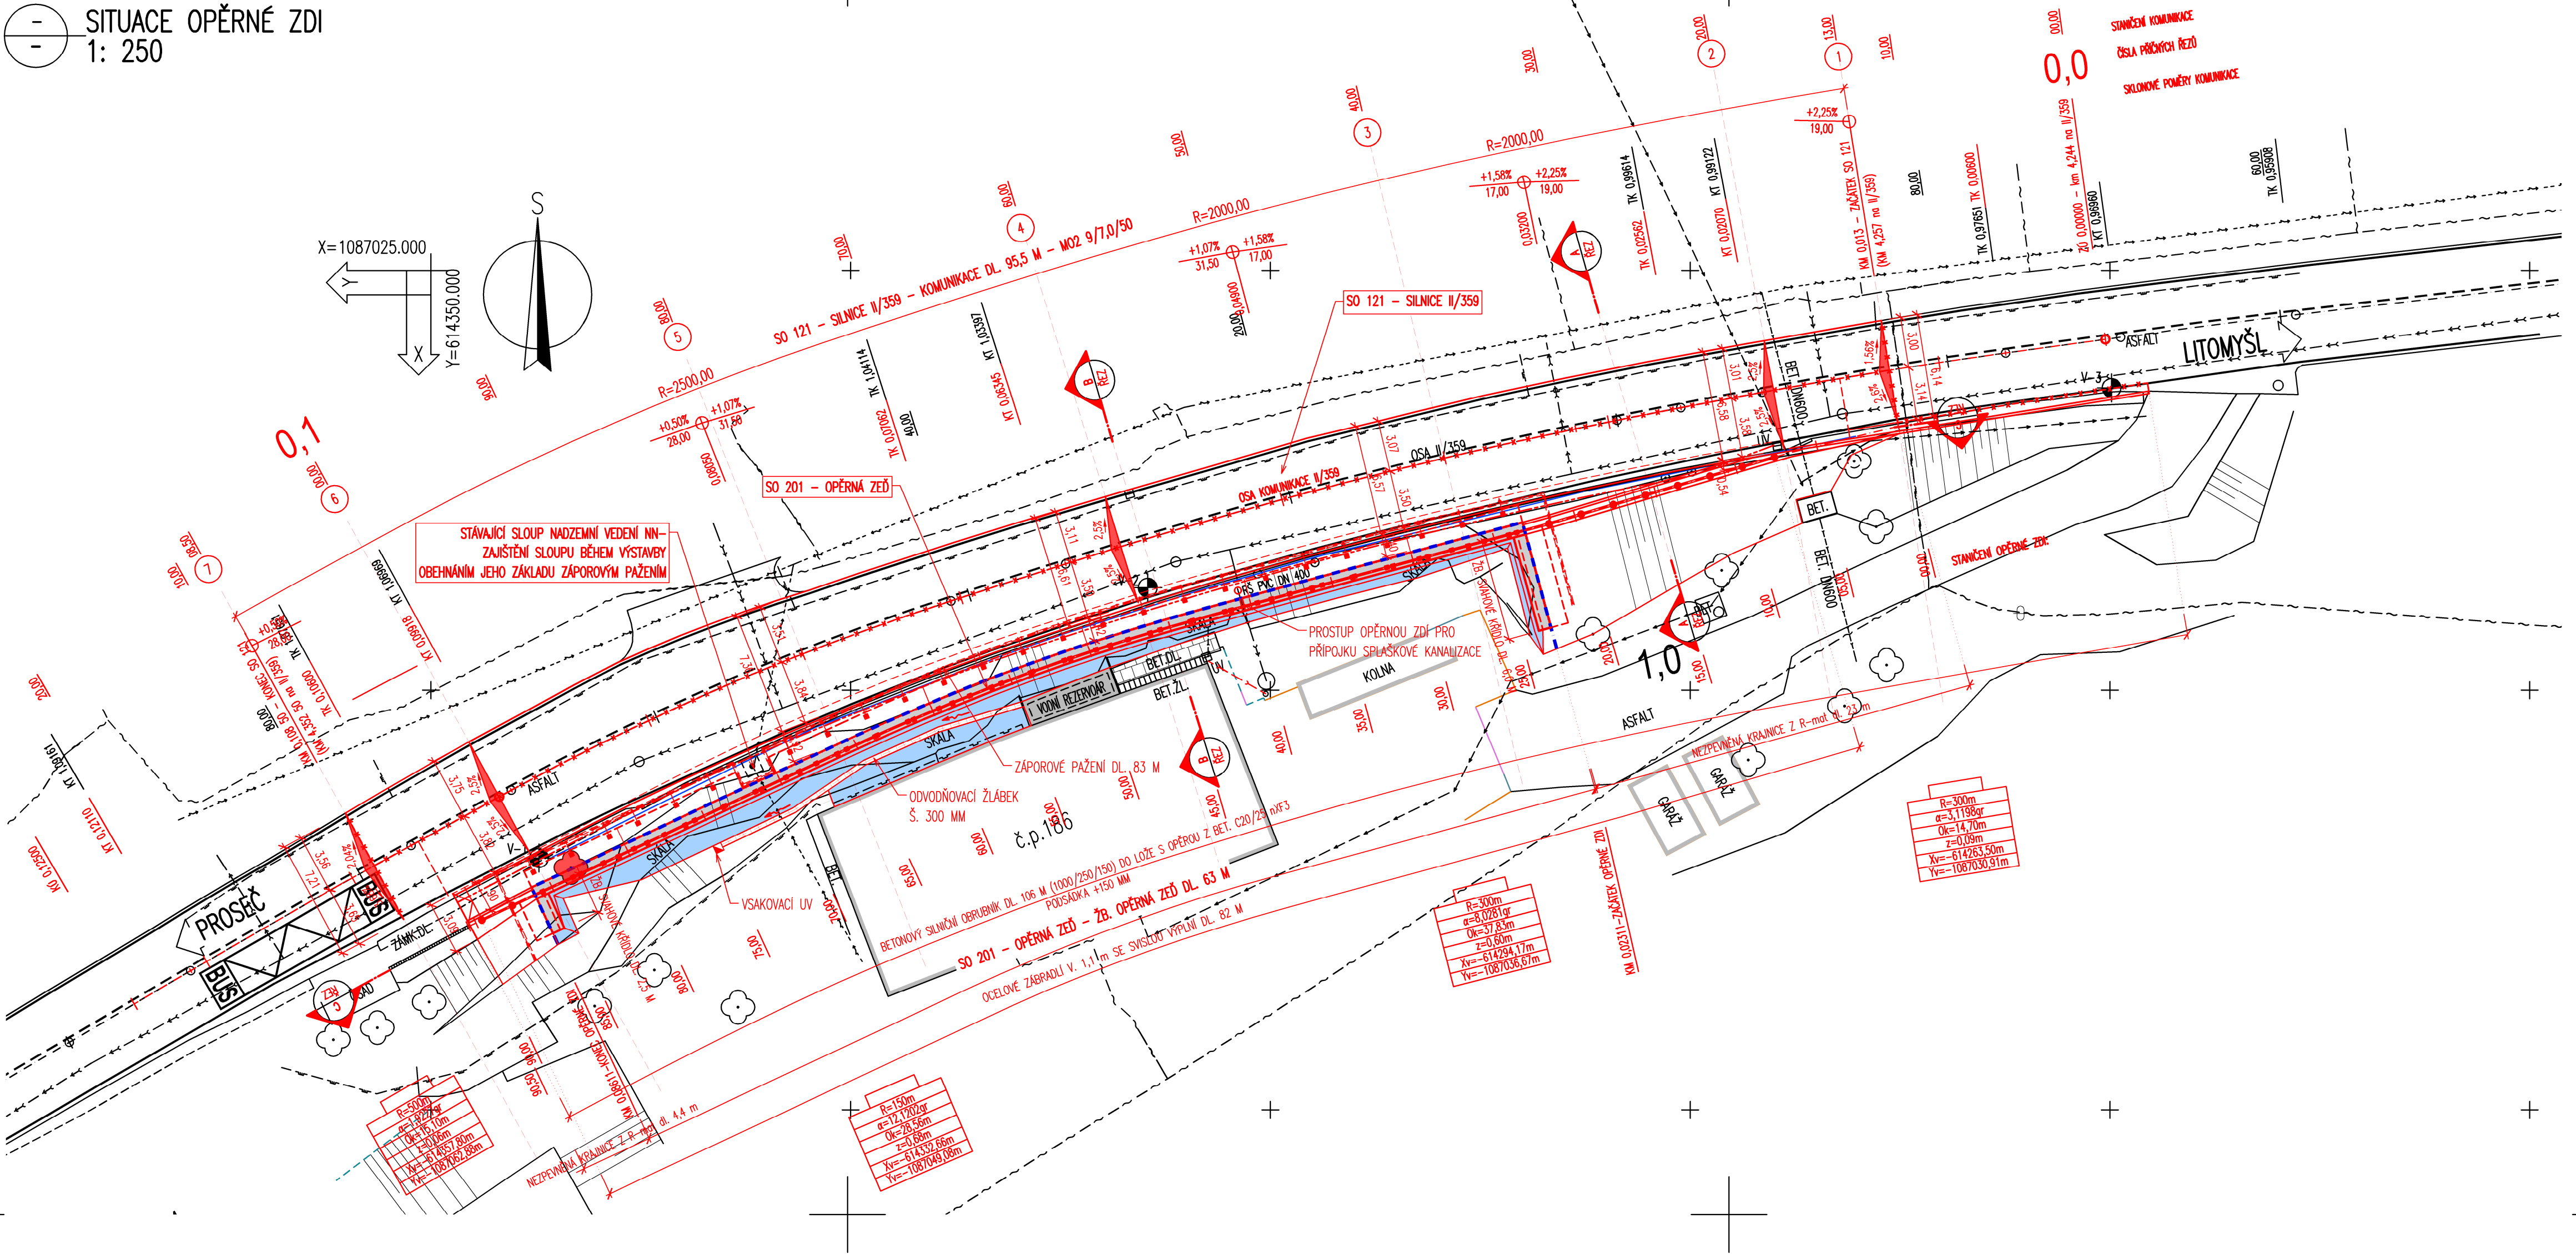


LEGENDA STÁVAJÍCÍHO STAVU :

- HRANY PLOCH, BUDOV, ROZHŘANÍ POVRCHŮ, KULTUR ATD.
- KOVOVÉ PLOTY – drátěné
- DŘEVĚNÉ PLOTY
- ZDĚNÉ PLOTY, ZDI
- VJEZDOVÉ, VCHODOVÉ BRÁNY/BRANKY, VCHODY
- SVODIDLA
- ZAMĚŘENÉ DŘEVĚNÉ BUDOVY
- ZAMĚŘENÉ ZDĚNÉ BUDOVY
- STROMY

LEGENDA STÁVAJÍCÍCH INŽENÝRSKÝCH SÍTÍ:

- PODZEMNÍ SDĚLOVACÍ VEDENÍ – CETIN a.s. – ZAMĚŘENÝ PRŮBĚH
- STL PODZEMNÍ PLYNOVOD – GasNet Služby s.r.o.
- STL NADZEMNÍ PLYNOVOD – přívod od HUB do č.p. 188
- ELEKTRICKÉ VEDENÍ NN NADZEMNÍ – ČEZ DISTRIBUCE a.s.
- KANALIZACE SPLAŠKOVÁ – OBEC OSÍK
- VODOVODNÍ ŘÁD–VODOVODY spol. s r.o. LITOMYŠL

MĚŘÍTKO:

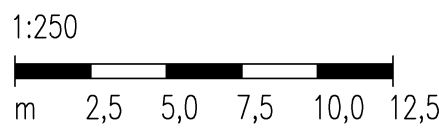

LEGENDA NAVRHOVANÉHO STAVU – POVRCHY:

- KONSTRUKCE ŽB. OPĚRNÉ ZDI
- KAMENNÁ DLAŽBA DO BET. LOŽE

LEGENDA NAVRHOVANÉHO STAVU:

- NOVÝ STAV
- OSA KOMUNIKACE
- FREZOVANÁ/REZANÁ SPARA Š. 10 mm, TL. 40 mm S ASF. ZALIVKOU
- DRENAŽNÍ TRATVOD
- KÓTY NAVRŽENÝCH ČÁSTÍ
- STROM URČENÝ KE SKÁCENÍ
- ROZHŘANÍ STAVEBNÍCH OBJEKTŮ SO 121 A 201

SEZNAM STAVEBNÍCH OBJEKTŮ:

- SO 121 – SILNICE II/359
- SO 201 – OPĚRNÁ ZĚď

D.2.1.
PDPS

| | | | | |
|---|--------------------|----------------------|--|-------------------------|
| SOUŘADNICOVÝ SYSTÉM: S–JTSK | | VÝŠKOVÝ SYSTÉM: BpV | | |
| KRESLIL: | MILOŠ BEDNÁŘ, DIS. | | | |
| ZPRACOVAL: | MILOŠ BEDNÁŘ, DIS. | | | |
| TECHNICKÁ KONTROLA: | ING. JAN BURSA | | | |
| ZODPOVĚDNÝ PROJEKTANT: | ING. JAN BURSA | | | |
| HLAVNÍ PROJEKTANT: | MILOŠ BEDNÁŘ, DIS. | | | |
| KRAJ: PARDUBICKÝ | OKRES: SVITAVY | | | |
| OBEC: OSÍK | | | | |
| INVESTOR: Pardubický kraj, Správa a údržba silnic Pardubického kraje, Doubravice 98, 533 53 Pardubice | | | | |
| AKCE: | | STUPEŇ: PDPS | | |
| Osík, zajištění svahu silnice II/359 u č.p.186 | | ZAK.ČÍSLO: 3117–24–3 | | |
| OBJEKT: D.2.1. SO 201 – OPĚRNÁ ZEĎ | | ARCHIVNÍ ČÍSLO: 3117 | | |
| OBSAH: | | DATUM: 09/2024 | | |
| SITUACE OPĚRNÉ ZDI | | FORMÁT: 6x44 | | |
| | | MĚŘÍTKO: 1:250 | | |
| | | ČÍSLO SOUPRAVY: | | ČÍSLO PŘÍLOHY: D.2.1.2. |