



PŘEHLEDNÁ MAPA
1:1 000 000

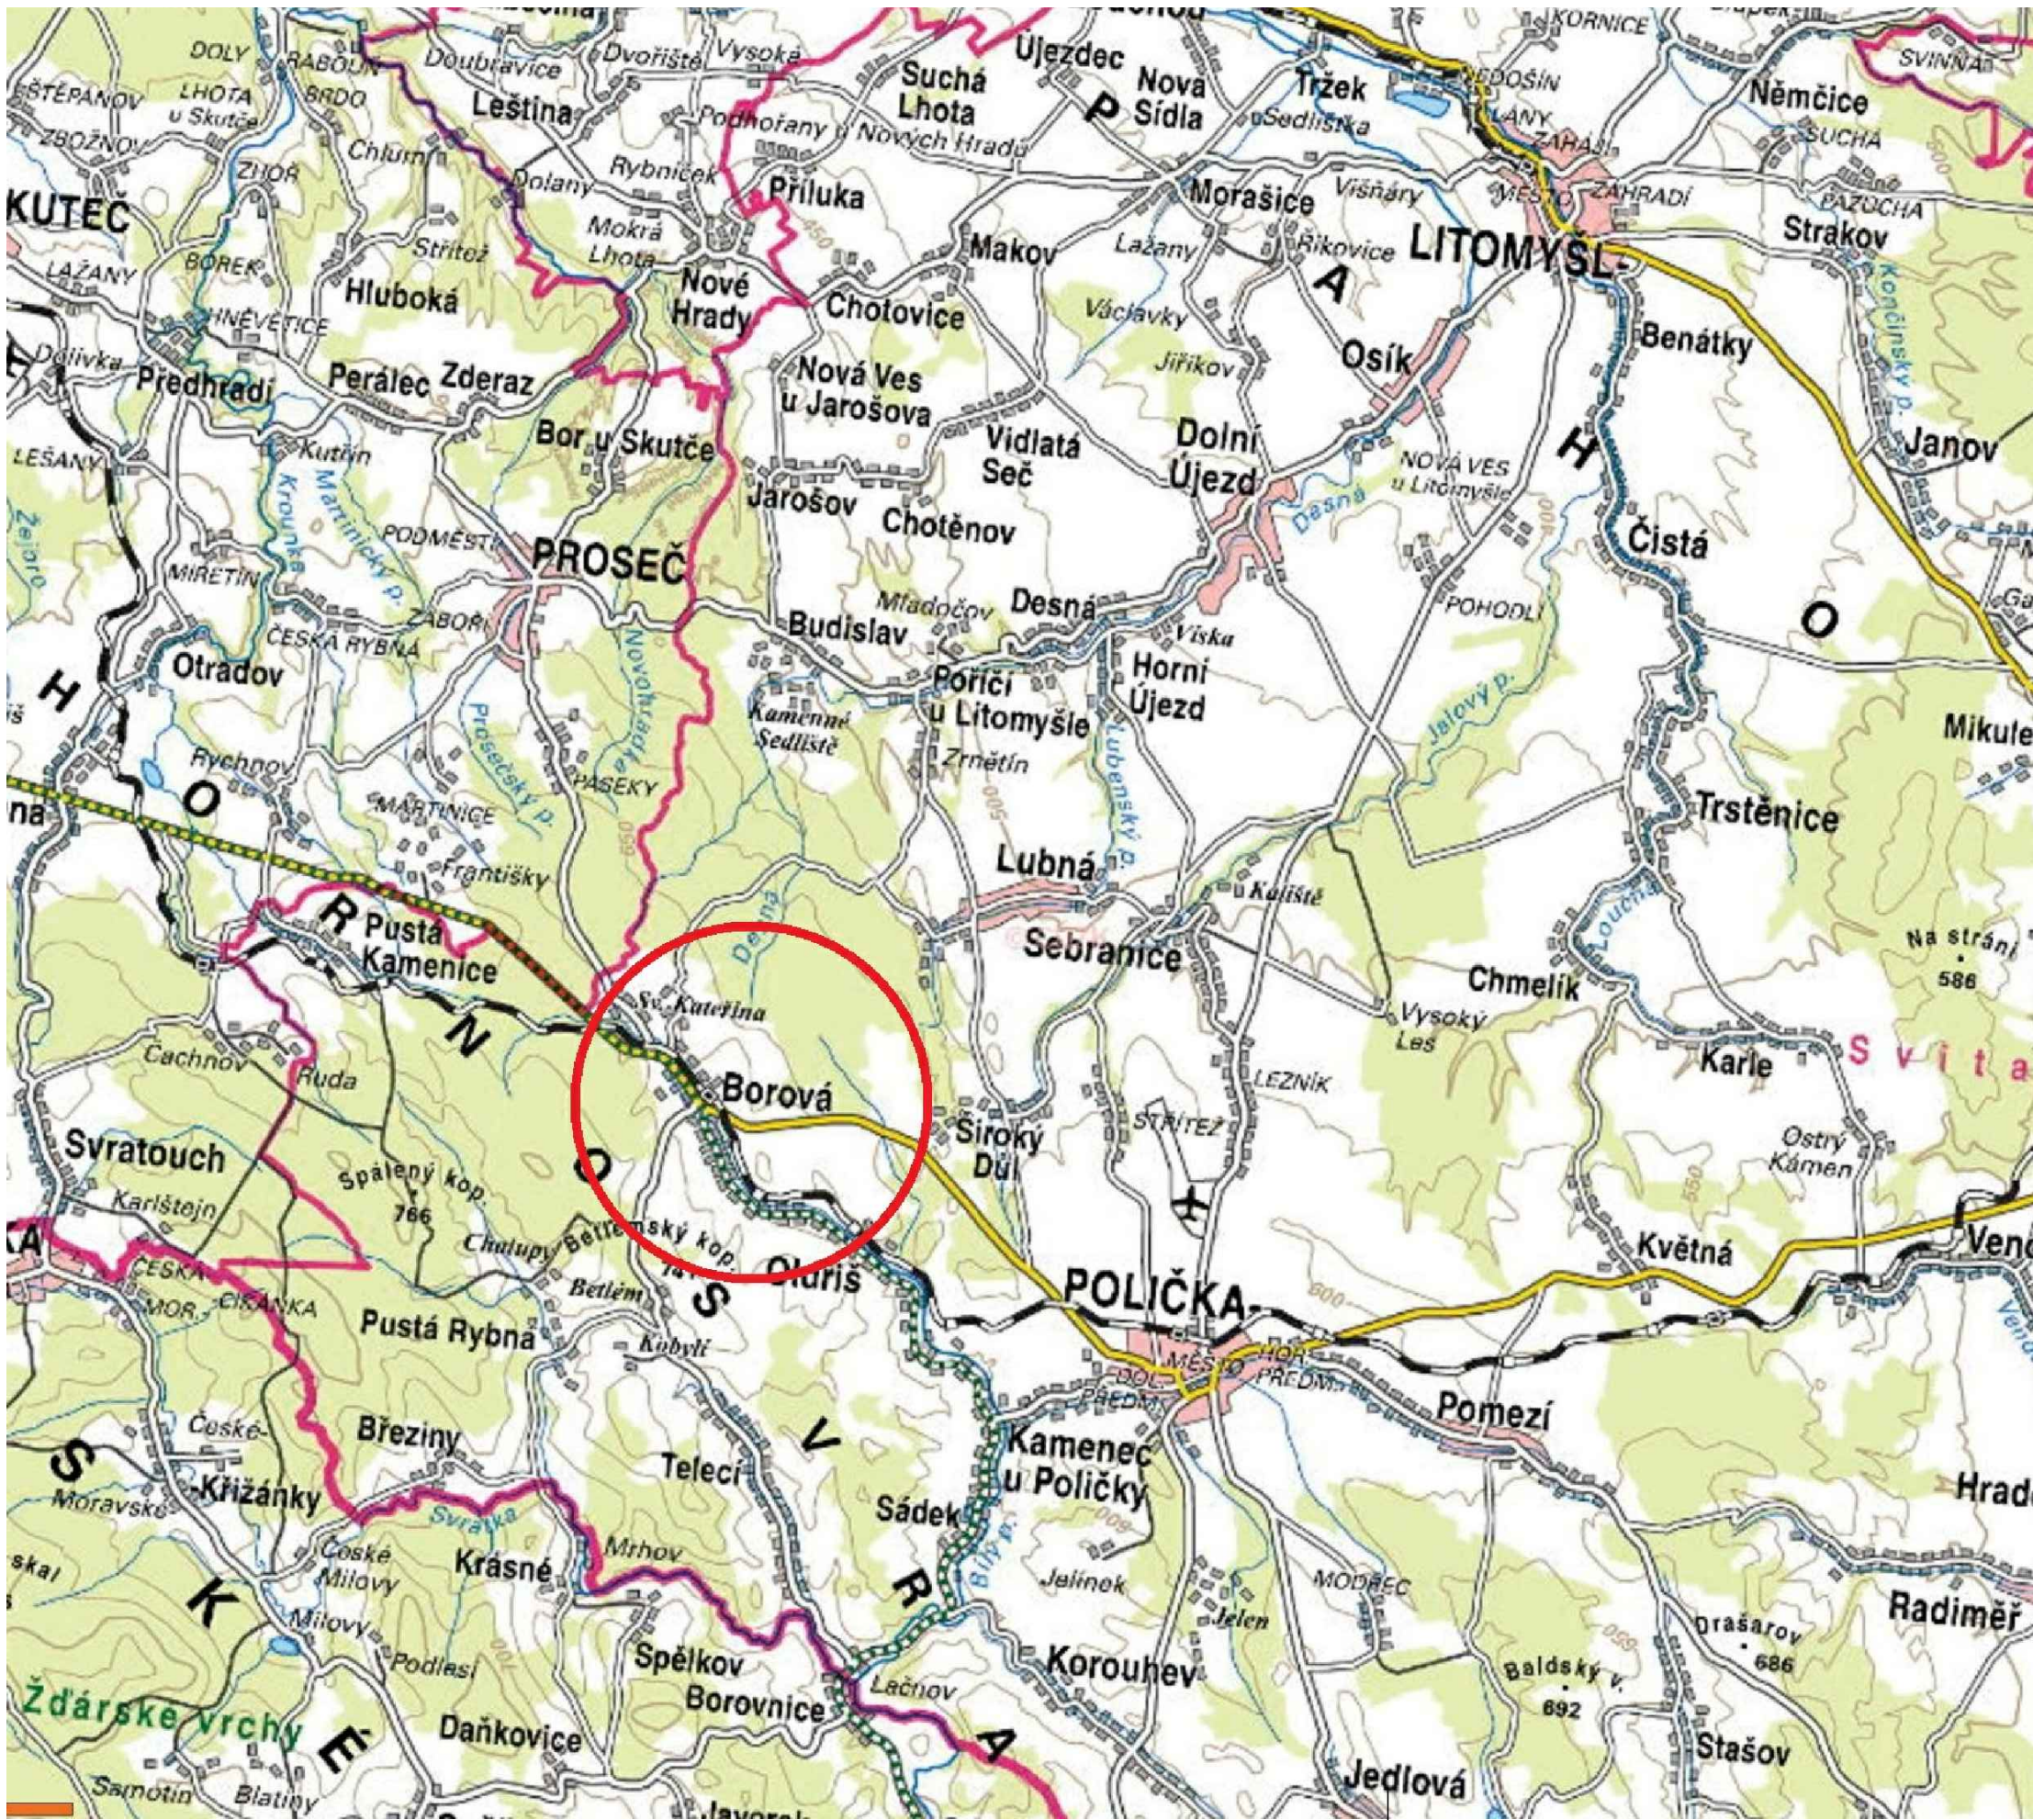

PODROBNÁ MAPA
1:10 000

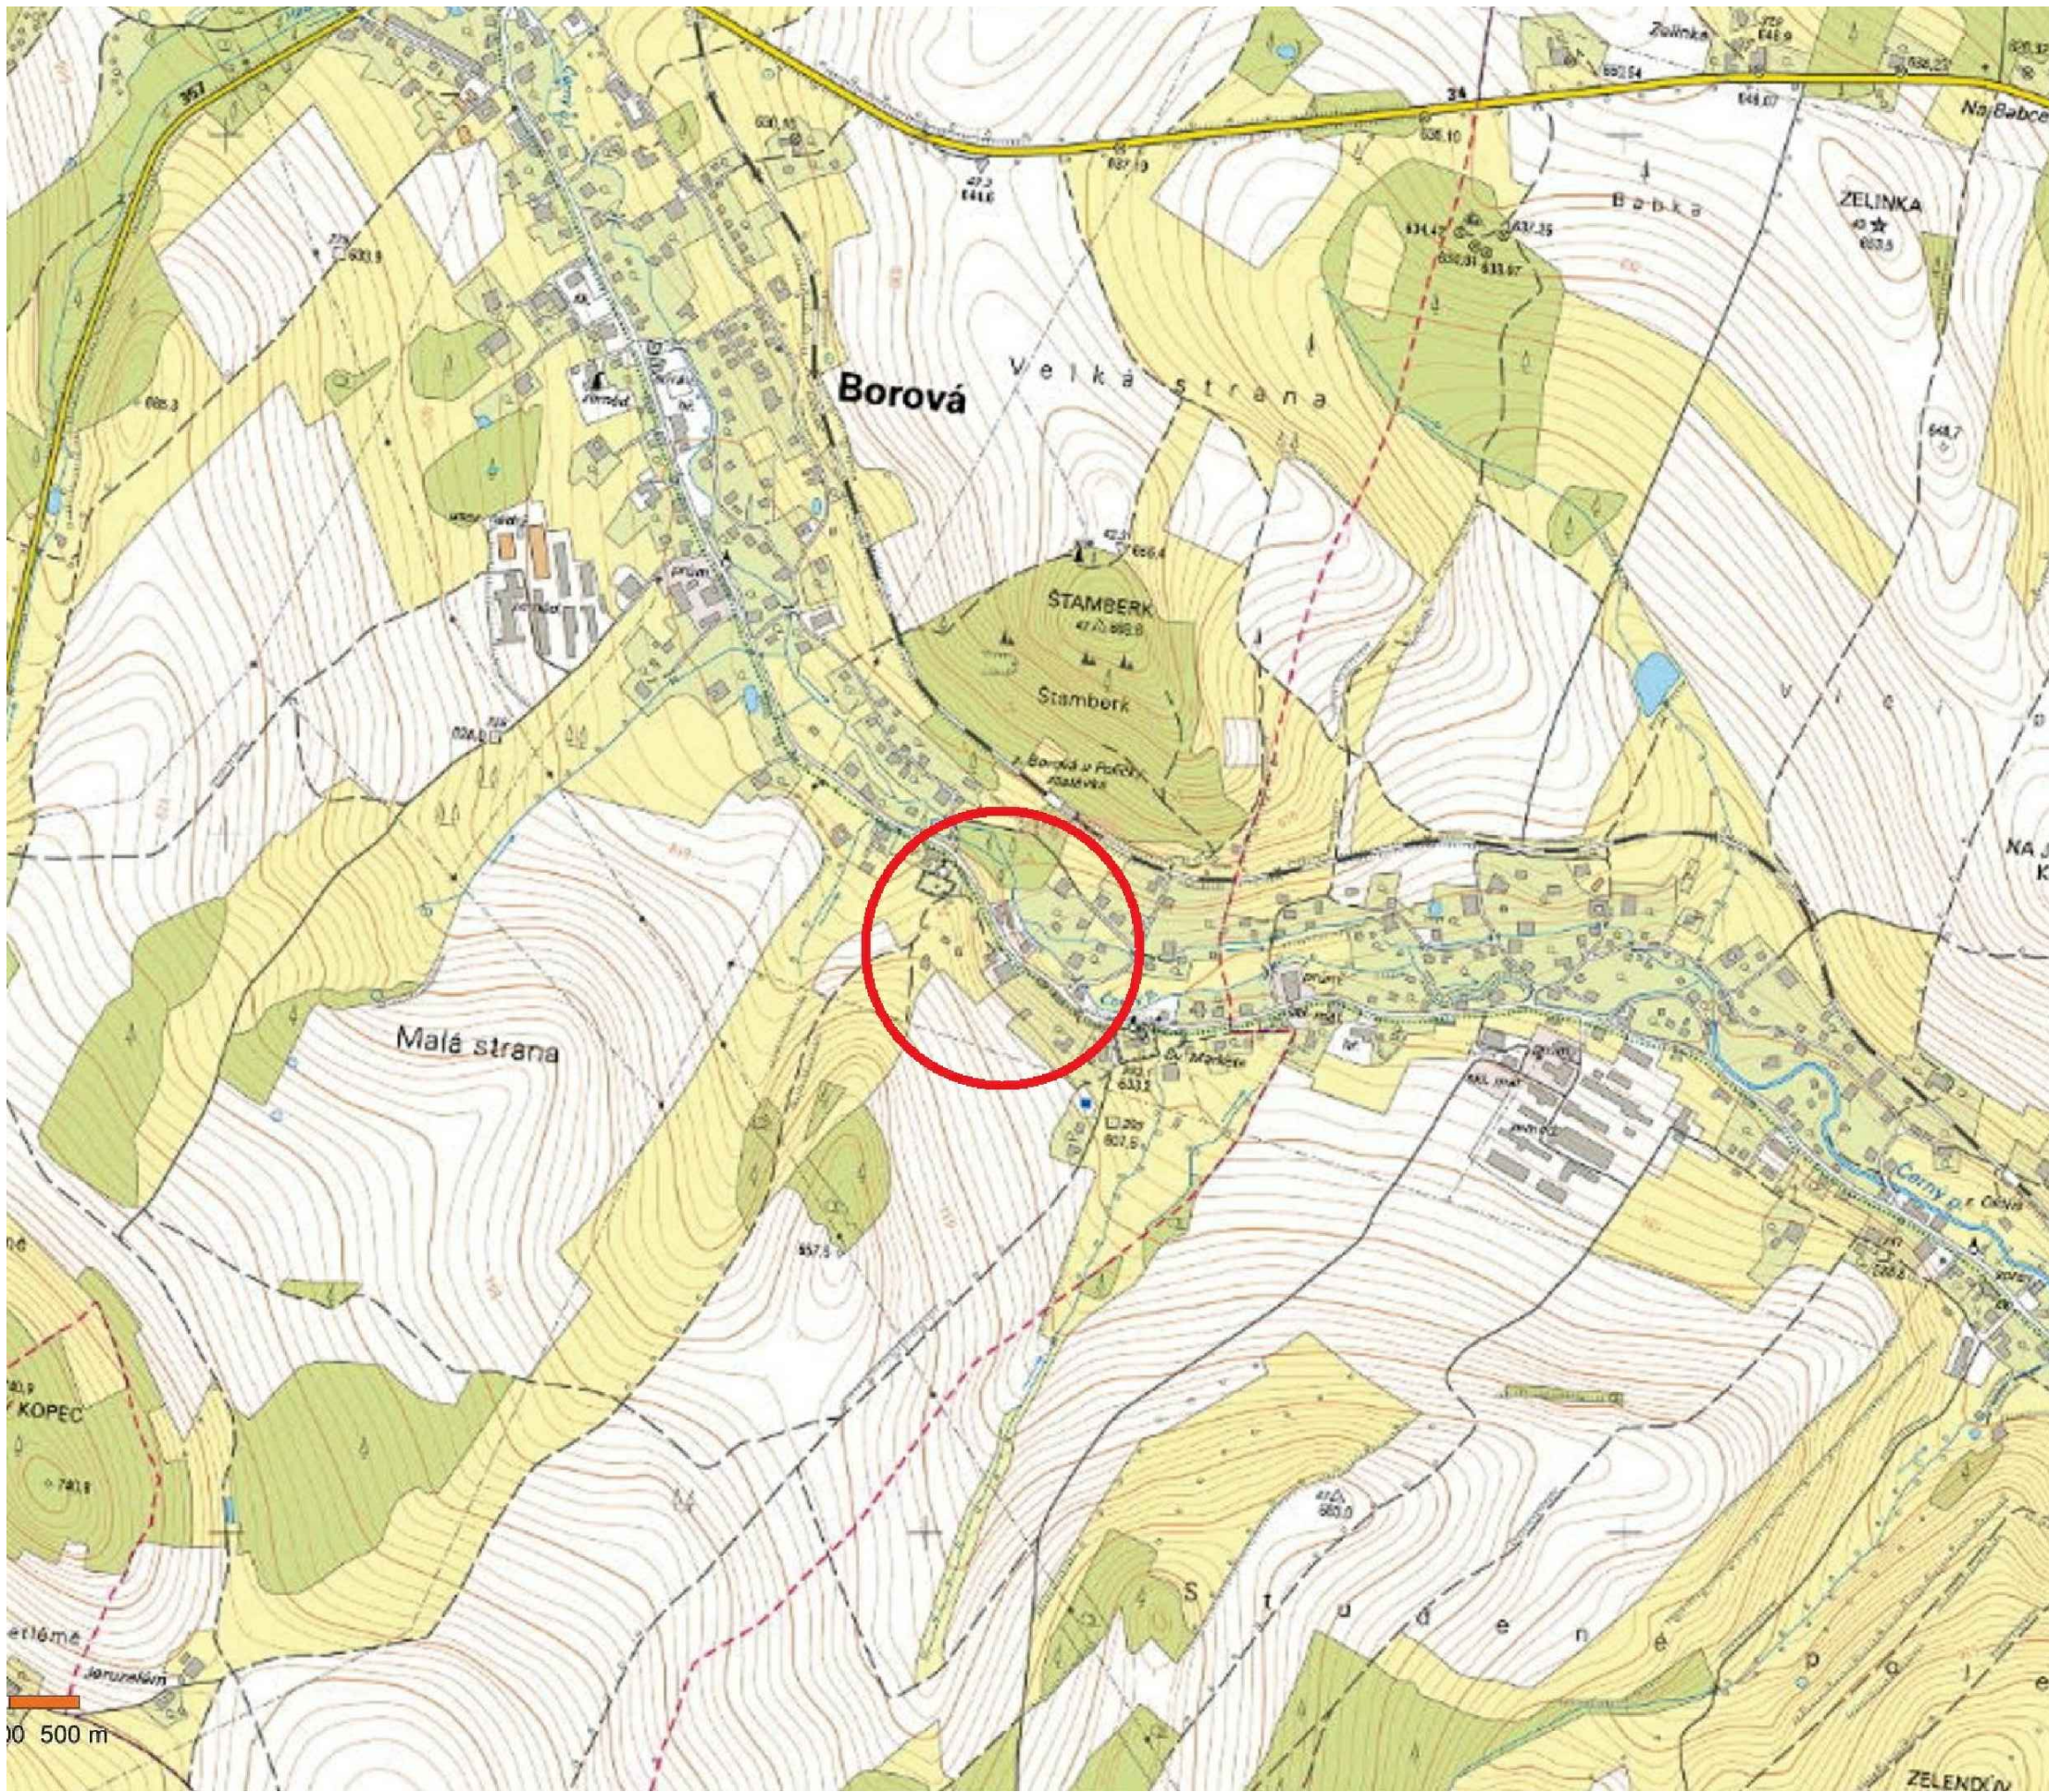

SITUACE STAVBY
1:500



- LEGENDA STAVEBNÍCH OBJEKTŮ:
- SO 001 – DOČASNÉ DOPRAVNÍ OPATŘENÍ
 - SO 101 – KOMUNIKACE III/35724
 - SO 121 – CHODNÍKY
 - SO 251 – OPĚRNÁ ZĚď U Č.P. 29
 - SO 271 – OBNOVA OPĚRNÝCH ZĚď
 - SO 301 – OBNOVA ODVODNĚNÍ KOMUNIKACE
 - SO 521 – PŘELOŽKA STL PLYNÁRENSKEHO ZAŘÍZENÍ
 - SO 551 – OPRAVA DOMOVNÍHO PLYNOVODU

- LEGENDA POVRCHŮ:
- NOVÁ KONSTRUKCE VOZOVKY
 - OBNOVA ŽIVČNÉHO KRYTÍ
 - SJEZDY, NÁPOJENÍ, KRAJNICE – FRÉZING
 - ZB KONSTRUKCE
 - OBNOVA CHODNÍKŮ, ZÁMKOVÁ DLAŽBA
 - KAMENNÁ DLAŽBA DO BETONOVÉHO LŮŽE
 - NÁSPYKOVÉ SVAHY S OHUMISOVÁNÍM A OSETÍM
 - ZÁŘEZOVÉ SVAHY S OHUMISOVÁNÍM A OSETÍM
 - OHUMISOVÁNÍ A OSETÍ OSTATNÍ PLOCHY
 - RELIEFNÍ DLAŽBA

- LEGENDA STÁVAJÍCÍ STAV:
- HRANÝ PLOCH, BUDOV, ROZHRANÍ POVRCHŮ, KULTUR ATD.
 - ZAMĚŘENÉ BUDOVY
 - HRANICE KATASTRU
 - ORIENTAČNÍ ZÁKRES DLE KN
 - VĚČNÁ BŘEMENA/VNITŘNÍ KRESBA
 - ČÍSLO POZEMKŮ DLE KN
 - STROMY
 - DOPRAVNÍ ZNAČKA
 - LAMPA VĚŘEJNÉHO OSVĚTLENÍ
 - KANALIZAČNÍ VPUSŤ
 - KANALIZAČNÍ ŠACHTA

MĚŘÍTKO:
1:500
m 5.00 10.00 15.00 20.00 25.00

B
DSP+PDPS

SOUŘADNICOVÝ SYSTÉM: S-JTSK

VÝŠKOVÝ SYSTÉM: BpV

KRESLIL: KOLEKTIV

ZPRACOVAL: ING. MARTIN ROUŠAR

TECHNICKÁ KONTROLA: ING. MARTIN ROUŠAR

ZODPOVĚDNÝ PROJEKTANT: ING. JAN BURSA

HLAVNÍ PROJEKTANT: ING. JAN BURSA

KRAJ: PARDUBICKÝ OKRES: SVITAVY

OBEC: BOROVÁ

INVESTOR: PARDUBICKÝ KRAJ, KOMENSKÉHO NÁMĚSTÍ 125, 530 02 PARDUBICE – STARÉ MĚSTO

AKCE: III/35724 BOROVÁ, OPĚRNÁ ZĚď U Č.P. 29

OBJEKT: B. SOUHRNNÉ TECHNICKÉ ŘEŠENÍ

OBSAH: CELKOVÁ PŘEHLEDNÁ SITUACE

FÖRSTEROVA Č.P. 175, 566 01 VYSOKÉ MĚTO

EMAIL: MDS@MDSPROJEKT.CZ

STUPEŇ: DSP+PDPS

ČÍSLO: 1835-18-3

ARCHIVNÍ ČÍSLO: 1835

DATUM: 12/2018

FORMÁT: Bx44

MĚŘITKO: 1:500

ČÍSLO SOUPRAVY: ČÍSLO PŘÍLOHY: B.1.