


VÝKOPOVÉ SCHEMA
1:150

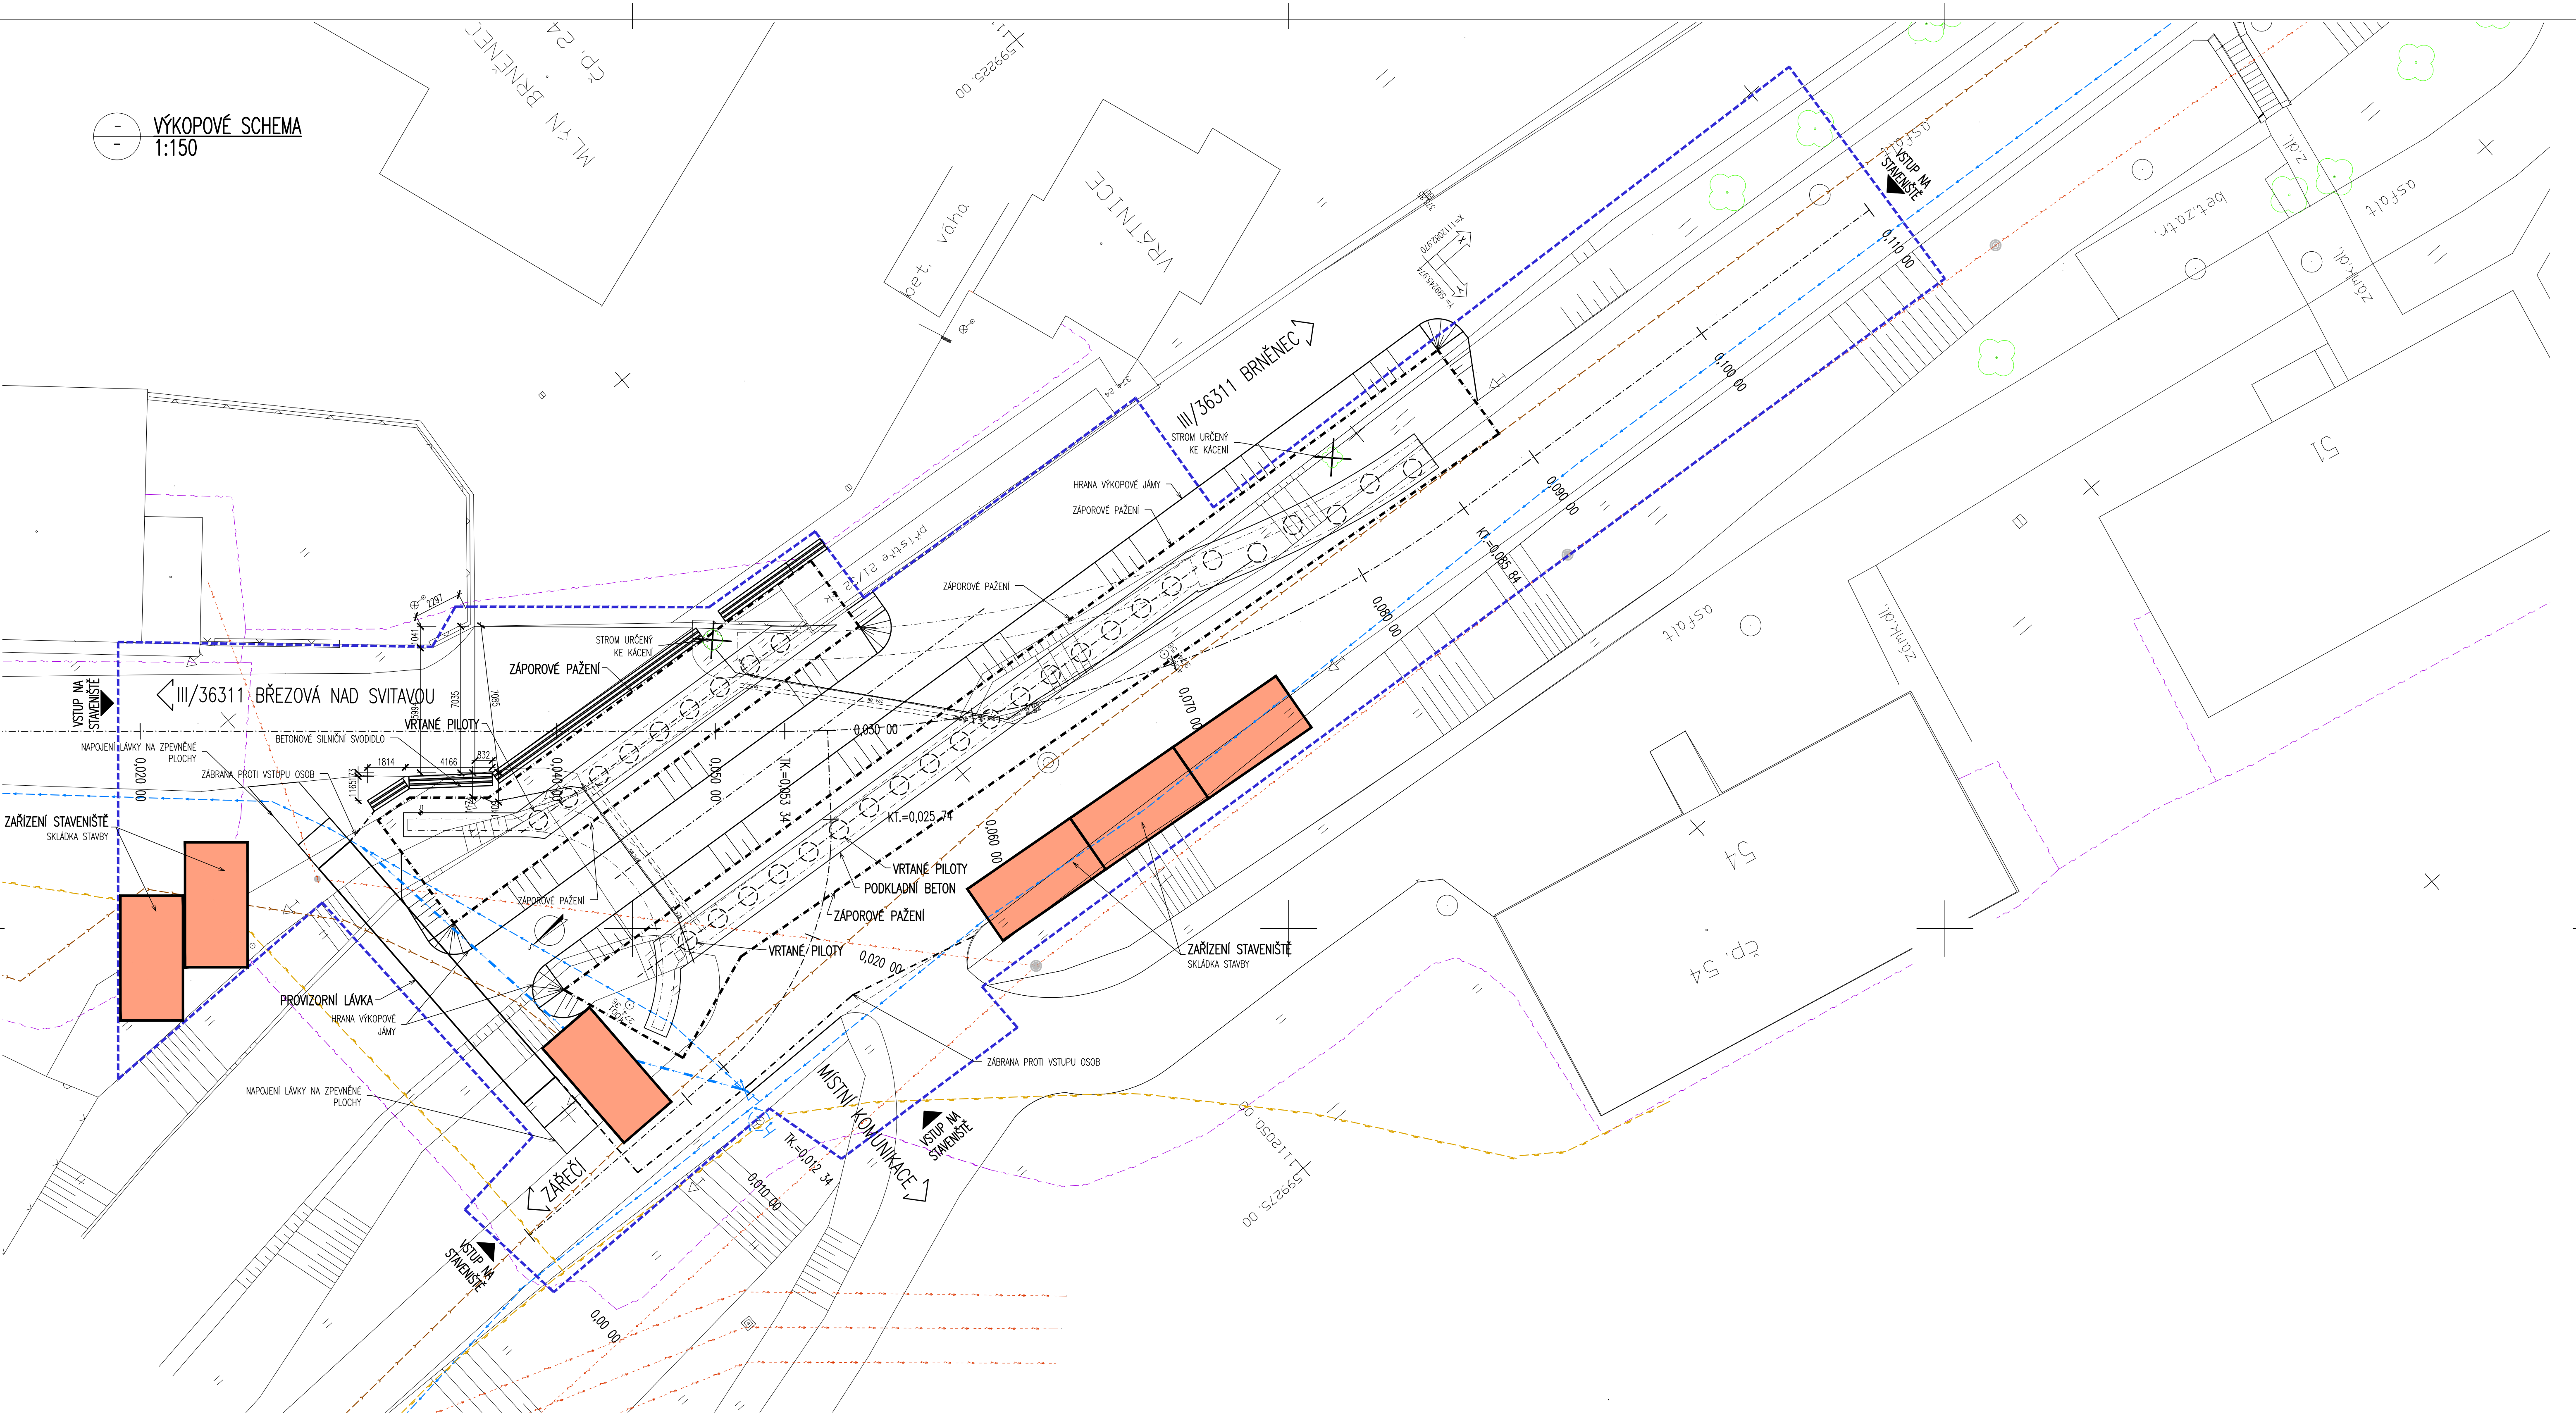

LEGENDA - STÁVAJÍCÍ STAV:

- STÁVAJÍCÍ STAV - BUDOVY
- STÁVAJÍCÍ ZELEN

LEGENDA STÁVAJÍCÍCH INŽENÝRSKÝCH SÍTÍ:

- STÁVAJÍCÍ EL, VN NADZEMNÍ VEDENÍ - ČEZ DISTRIBUCE a.s.
- STÁVAJÍCÍ EL, NN NADZEMNÍ VEDENÍ
- STÁVAJÍCÍ PODZEMNÍ SÍŤOVACÍ VEDENÍ - TELEFONICA O2 CZECH REPUBLIC, a.s.
- STÁVAJÍCÍ PODZEMNÍ VEDENÍ VODOVODU - VHD a.s.
- STL PODZEMNÍ PLYNOVOD - RWE DISTRIBUČNÍ SLUŽBY s.r.o.
- KANALIZACE - VHS a.s.


 

LEGENDA NAVRHOVANÝCH INŽENÝRSKÝCH SÍTÍ:

- NAVRHOVANÉ PROVIZORNÍ EL, NN NADZEMNÍ VEDENÍ
- NAVRHOVANÉ PODZEMNÍ VEDENÍ VODOVODU - VHD a.s.
- KANALIZACE - VHS a.s.

SEZNAM STAVEBNÍCH OBJEKTŮ:

- SO 121 KOMUNIKACE III/36311
- SO 122 MÍSTNÍ KOMUNIKACE
- SO 180 DOPRAVNÉ INŽENÝRSKÉ OPATŘENÍ
- SO 201 MOST EV.Č. 36311-2
- SO 202 PROVIZORNÍ LÁVKA
- SO 340 PŘELOŽKA VODOVODU
- SO 341 PŘELOŽKA KANALIZACE
- SO 401 PROVIZORNÍ PŘELOŽKA EL. VEDENÍ NN

B.8.
PDPS

| | | | | | |
|--|------------------|---|---|---|---|
| SOUŘADNICOVÝ SYSTÉM: S-JTSK | | VÝŠKOVÝ SYSTÉM: BpV | | | |
| KRESLIL: | KOLEKTIV |  |  |  | FÖRSTEROVA č.p. 175, 566 01 VYSOKÉ MYTO EMAIL: MDS@MDSPROJEKT.CZ |
| ZPRACOVAL: | ING. MARTIN HYRŠ | | | | |
| TECHNICKÁ KONTROLA: | ING. JAN BURSA | | | | |
| ZODPOVĚDNÝ PROJEKTANT: | ING. JAN BURSA | | | | |
| HLAVNÍ PROJEKTANT: | ING. JAN BURSA | | | | |
| KRAJ: PARDUBICKÝ | OKRES: SVITAVY | OBEC: BRNĚNEC | | STUPEŇ: | DUSP |
| INVESTOR: PARDUBICKÝ KRAJ, KOMENSKÉHO NÁMĚSTÍ 125, 532 11, PARDUBICE | | | | ZAK.ČÍSLO: | 1968-19-3 |
| AKCE: | | | | ARCHIVNÍ ČÍSLO: | 1968 |
| OBNOVA MOSTU EV. Č. 36311-2 BRNĚNEC – BŘEZOVÁ NAD SVITAVOU | | | | DATUM: | 04/2019 |
| OBJEKT: B.8. ZÁSADY ORGANIZACE VÝSTAVBY | | | | FORMAT: | A4 |
| OBSAH: | | | | MĚŘÍTKO: | 1:150 |
| SITUACE STAVENIŠTĚ | | | | ČÍSLO SOUPRAVY: | ČÍSLO PŘÍLOHY: |
| | | | | | B.8.2. |