

LEGENDA SÍTĚ - STÁVAJÍCÍ :

- KANALIZACE - NEZNÁMÝ SPRÁVCE
- SILOVÉ VEDENÍ NN-ČEZ - PODZEMNÍ
- SILOVÉ VEDENÍ NADZEMNÍ DO VN 35 KV-ČEZ
- SILOVÉ VEDENÍ NADZEMNÍ DO VVN-ČEZ
- SILOVÉ VEDENÍ NADZEMNÍ NN-ČEZ
- KANALIZACE DEŠŤOVÁ - OBEC KUNČINA
- PLYNOVODNÍ NTL - VČP
- PLYNOVODNÍ STL - VČP
- PLYNOVODNÍ VTL - VČP
- SDĚLOVACÍ VEDENÍ NADZEMNÍ - CETIN
- SDĚLOVACÍ KABEL - CETIN
- OPTICKÝ SDĚLOVACÍ KABEL - CETIN
- KABEL VEŘ. OSVĚTLENÍ - OBEC KUNČINA
- VODOVOD ORIENTAČNÍ ZÁKRES
- VODOVOD - VHOS
- VODOVOD - VYŘAZENO - VHOS
- KANALIZACE DEŠŤOVÁ - VHOS
- KANALIZACE SPLAŠKOVÁ - VHOS
- EL. VEDENÍ - VHOS
- VODNÍ TOKY
- ODVRT - DIAGNOSTIKA KONS. VOZOVKY

CHRANIČKY:

- CHRANIČKA ELKTRO
- CHRANIČKA PLYN

LEGENDA SÍTĚ - PROJEKT:

- PROJEKT - SPLAŠ. KANALIZACE
- PROJEKT SPLAŠ. KANAL. - VÝTLAK
- PROJEKT - VODOVOD
- PROJEKT - PŘELOŽKA EL. VEDENÍ

PROJEKTOVANÉ SÍTĚ NEJSOU SOUČÁSTÍ PD, JSOU VLOŽENY DO SITUACE PRO ORIENTACI Z DŮVODU KOORDINACE S PŘÍPRAVOVÝMI NEBO REALIZOVANÝMI AKCEMI V DOBĚ ZPRACOVÁNÍ PD REKONSTRUKCE VOZOVKY

LEGENDA NOVÝ STAV :

- VOZOVKA - ASFALTOBETONOVÝ KRYT
- NAPOJENÍ NA ST. STAVY
- NAPOJENÍ ST. CHODNÍKU V NEZBYTNĚ NUTNÉ MÍŘE
- ZELEŇ
- HRANA ASF. KRYTU
- NEZPEVNĚNÁ KRAJNICE - ŠTĚRKODŘŤ
- BET. SIL. OBRUBA PODSADKA + 100 MM
- BET. SIL. OBRUBA PODSADKA + 50 MM
- BET. SIL. OBRUBA PODSADKA + 20 MM
- BET. SIL. OBRUBA PODSADKA + 0 MM
- VAROVNÉ PÁSY - DLAŽBA HMATNÁ - ČERVENÁ TL. 80 MM
- SIL. VPUST - MŘÍŽ 500/500, D400
- KATASTRÁLNÍ MAPA
- PARC. DOT. STAVBOU - VLASTNÍK - PARDUBICKÝ KRAJ
- PARC. DOT. STAVBOU - VLASTNÍK - OBEC KUNČINA
- PARC. DOTČENÁ STAVBOU - VLASTNÍK - CIZÍ
- ZÁJMOVÉ ÚZEMÍ STAVBY

Generální projektant:



Zpracovatel dílčí části dokumentace:
Vyracoval: Jana Fürstlová
Kraj: Pardubický
Objednatel: SÚS Pardubického kraje, Doubravice 98, 533 53 Pardubice


Zodp. projektant: Jana Fürstlová
Traťový úsek/Obec: Kunčina

Kontroloval: Ing. Michal Hornýš

REKONSTRUKCE SILNICE III/36823 KUNČINA, PD
KOORDINAČNÍ SITUACE 4 - SO 102 - KOMUNIKACE 2

Formát: 5 A4
Datum: 03/2020
Účel: PDPS
Č. zakázky: 3110-18-175
Změna: 1
Měřítko: 1:500
Č. výkresu: 3


PŘEHLEDNÁ SITUACE :

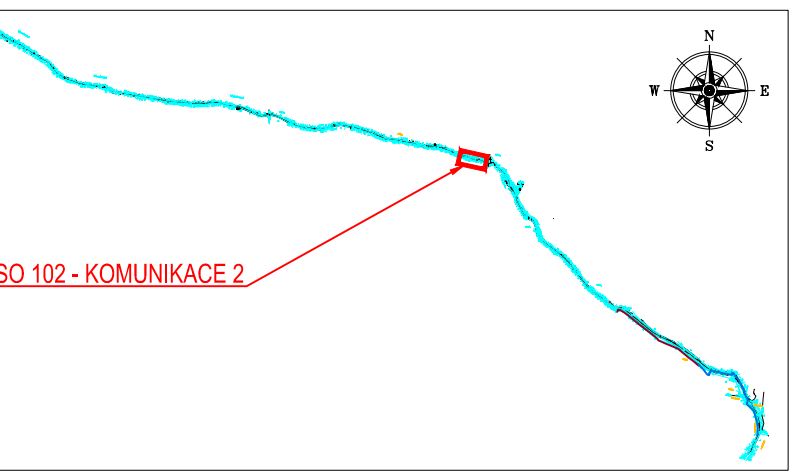

OBJEKT:
SO 101 - KOMUNIKACE 1
SO 102 - KOMUNIKACE 2
SO 103 - KOMUNIKACE 3
SO 104 - KOMUNIKACE 4
SO 105 - KOMUNIKACE 5
SO 201 - PROPUSTEK V KM 2,146 06
SO 801 - SADOVÉ A TERÉNNÍ ÚPRAVY

PRŮBĚH INŽENÝRSKÝCH SÍTÍ JE ZAKRESLEN DLE PODKLADŮ JEJICH SPRÁVCŮ. PŘED ZAHÁJENÍM VEŠKERÝCH STAVEBNÍCH PRACÍ JE NUTNO NECHAT VYTÝČIT INŽENÝRSKÉ SÍTĚ.

PRODIN A.S.
JIRÁSKOVA 169
530 02 PARDUBICE
WWW.PRODIN.CZ
DIČ: CZ25292161
IČO: 25292161

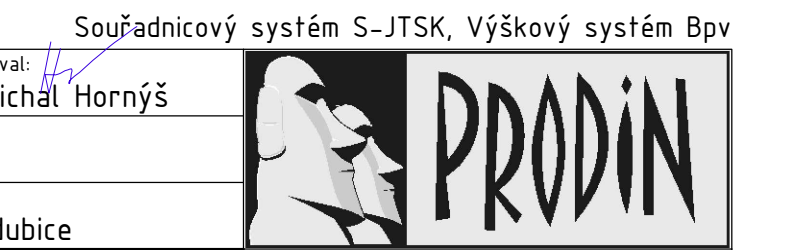

Obsah výkresu:
KOORDINAČNÍ SITUACE 4 - SO 102 - KOMUNIKACE 2