


- LEGENDA STÁVAJÍCÍ STAV :
- HRANY PLOCH, BUDOV, ROZHRANÍ POVRCHŮ, KULTUR ATD.
  - KOVĚNÉ PLOTY
  - DŘEVĚNÉ PLOTY
  - SVODIDLA, ZABRADLA
  - ZAMĚŘENÉ BUDOVY
  - HRANICE KATASTRÁLNÍCH OZEMÍ
  - ZAKRES KATASTRÁLNÍCH OZEMÍ
  - ČÍSLO POZEMKŮ DLE KN
- LEGENDA STÁVAJÍCÍCH INŽENÝRSKÝCH SÍTÍ:
- PODZEMNÍ SODŮVACÍ VEDENÍ – CETIN a.s. – ZAMĚŘENÝ PRŮBĚH
  - PODZEMNÍ SODŮVACÍ VEDENÍ – CETIN a.s. – NEZAMĚŘENÝ PRŮBĚH, NEPROVOZOVANÉ SÍTĚ
  - ELEKTRICKÉ VEDENÍ NN NADZEMNÍ – ČEZ DISTRIBUCE a.s.
  - ELEKTRICKÉ VEDENÍ NN PODZEMNÍ – ČEZ DISTRIBUCE a.s.
  - STL PODZEMNÍ PLYNOVOD – GridServices, s.r.o.
  - VODOVODNÍ ŘÁD – OBEC BOROVÁ, VHOŠ, a.s.
  - PLÁNOVANÁ KANALIZACE SPLAŠKOVÁ – OBEC BOROVÁ, OLDŘIŠ
- MĚŘÍTKO:
- 1:20000
- m 200 400 600 800 1000
- 1:500
- m 5,0 10,0 15,0 20,0 25,0

PŘEHLEDNÁ SITUACE KLADU LISTŮ  
1:20 000

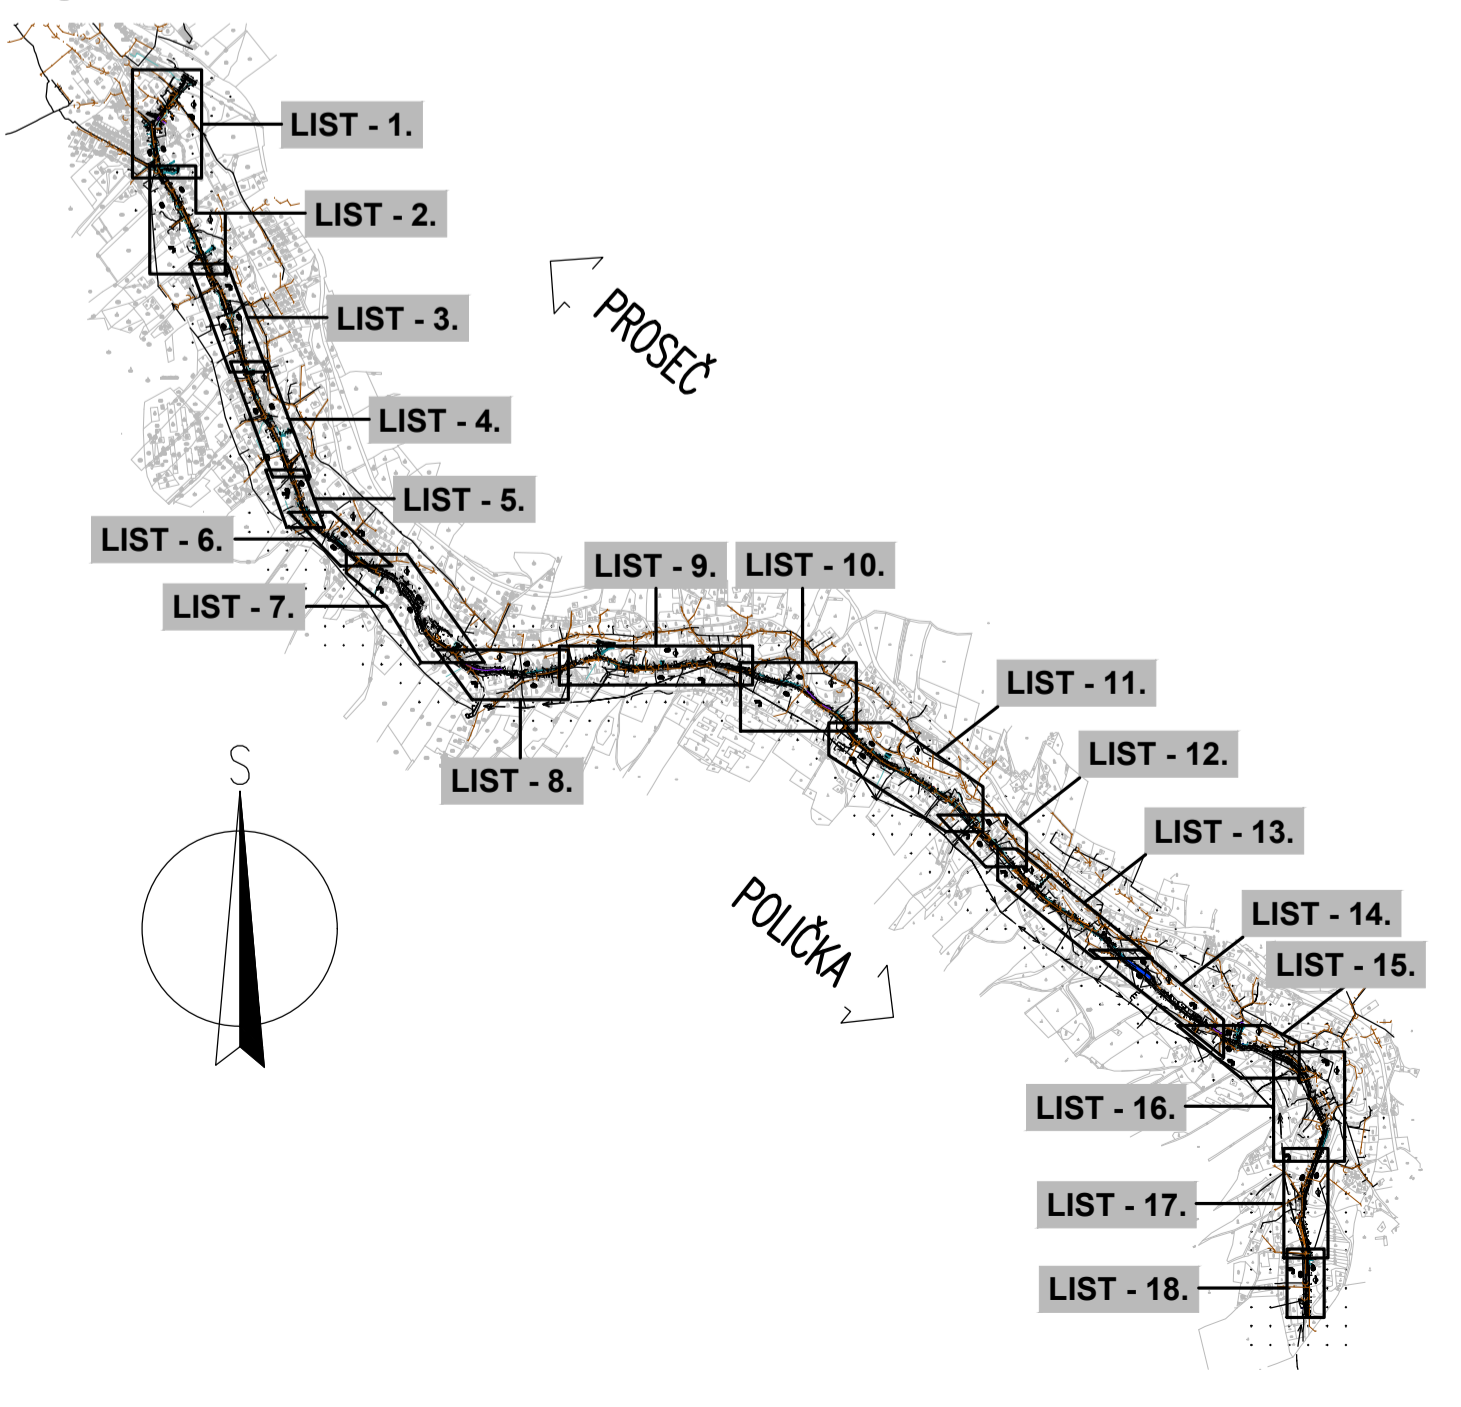

SOUDRŽNOSTNÝ SYSTÉM: S-JTSK		VÝŠKOVÝ SYSTÉM: BpV	
KRESLEJ: MLOŠ BEJNAR, DIS.			
ZPRACOVAV: MLOŠ BEJNAR, DIS.			
TECHNICKÁ KONTROLA: ING. JAN BURSA			
ZODPOVĚDNÝ PROJEKTANT: ING. JAN BURSA			
HLAVNÍ PROJEKTANT: ING. JAN BURSA			
KRAJ: PAROUČICKÝ	OKRES: SVITAVY	OBEC: BOROVÁ, OLDŘIŠ	STUPEŇ: PUPS
INVESTOR: PAROUČICKÝ KRAJ, KOMENSKÉHO NÁMĚSTÍ 125, 532 11 PAROUČICE			ZAK.ČÍSLO: 1926-18-3
AKCE: REKONSTRUKCE SILNICE III/35724 BOROVÁ – OLDŘIŠ			ARCHIVNÍ ČÍSLO: 1926
OBJEKT: A.4. SITUACE STÁVAJÍCÍHO STAVU			DATA: 05/2020
OBŠAH: SITUACE STÁVAJÍCÍHO STAVU – DÍL 4.			FORMÁT: 10 A4
			MĚŘÍTKO: 1:500, 20000
			ČÍSLO SOUPRAVY: ČÍSLO PRÁLOHY: A.4.4.

A.  
PDPS



FORSTEROVA č.p. 175, 566 01 VYSOKÉ MÝTO  
E-MAIL: MDS@MDSPROJEKT.CZ