


- LEGENDA NOVÝ STAV:
- OSA KOMUNIKACE
 - NOVÉ NAVRŽENÉ KONSTRUKCE
 - REZANA SPÁRA Š. 10 mm
 - TL. 40 mm S ASF. ZALIVKOU
 - OCELOVÉ SILNIČNÍ SVOODILA
 - VODOROVNÉ DOPRAVNÍ ZNAČENÍ
 - HRANICE DOČASNÉHO ZABORU STAVBY DO 1 ROKU
 - KÓTY NAVRŽENÝCH ČÁSTÍ
 - STROM URČENÝ KE SKÁCENÍ
 - DRENAŽNÍ TRATOV DN150MM
 - DEŠŤOVÁ KANALIZACE/PRÁPOKA
 - ULIČNÍ VPUST
- LEGENDA STÁVAJÍCÍ STAV:
- HRANICE POZEMKŮ DLE KATASTRÁLNÍ MAPY
 - ČÍSLO POZEMKŮ DLE KATASTRÁLNÍ MAPY
 - HRANÝ PLOCH, BUDOV, ROZHRANÍ POVRCHŮ
 - OCELOVÁ SVOODILA
 - STROMY
 - DOPRAVNÍ ZNAČKA
 - LAMPA VEŘ. OSVĚTLENÍ
 - KANALIZAČNÍ VPUST
 - KANALIZAČNÍ ŠACHTA
 - ŠACHTA NEROZLUŠENÁ
 - HYDRANT PODZEMNÍ
 - HYDRANT NADZEMNÍ
 - SLOUPY, OCHRANNÉ TYČE
 - SLOUP PŘÍHRADOVÝ

- LEGENDA POVRCHŮ:
- VOZOVKA – OBNOVA KRYTU TL. 100 MM
 - VOZOVKA – OBNOVA KRYTU S RECYKLACÍ ZA STUJENÁ
 - VOZOVKA – OBNOVA KRYTU S RECYKLACÍ S HLUBKOVOU SANACÍ
 - VOZOVKA – HOSPODÁŘSKÝ SJEZD S ASF. KRYTEM
 - CHODNÍK – ŠEDÁ ZAMKOVÁ DLAŽBA TL. 60 MM
 - CHODNÍK VE SJEZDU – ŠEDÁ ZAMKOVÁ DLAŽBA TL. 80 MM
 - KAMENÁ DLAŽBA DO BETONU
 - OHUMISOVÁNÍ A OSEŤ
- LEGENDA STÁVAJÍCÍCH INŽENÝRSKÝCH SÍTÍ:
- ELEKTRICKÉ VEDENÍ NN NADZEMNÍ – ČEZ DISTRIBUCE a.s. – STAVBA JE V OCHRANNÉM PÁSMU SÍTĚ
 - ELEKTRICKÉ VEDENÍ NN NADZEMNÍ – ČEZ DISTRIBUCE a.s. – STAVBA JE V OCHRANNÉM PÁSMU SÍTĚ
 - ELEKTRICKÉ VEDENÍ NN PODZEMNÍ – ČEZ DISTRIBUCE a.s. – STAVBA JE V OCHRANNÉM PÁSMU SÍTĚ
 - PODZEMNÍ SDOLOVACÍ VEDENÍ – TELCO PRO SERVICE a.s. – STAVBA NENÍ V OCHRANNÉM PÁSMU SÍTĚ
 - PODZEMNÍ SDOLOVACÍ VEDENÍ – CETIN a.s. – STAVBA JE V OCHRANNÉM PÁSMU SÍTĚ
 - STL. PODZEMNÍ PLYNOVOD – GASNET s.r.o. – STAVBA JE V OCHRANNÉM PÁSMU SÍTĚ
 - KANALIZACE SPLASKOVÁ – OBEC VENDOLÍ – STAVBA JE V OCHRANNÉM PÁSMU SÍTĚ
 - VEDENÍ VEŘEJNÉHO OSVĚTLENÍ – OBEC VENDOLÍ – STAVBA JE V OCHRANNÉM PÁSMU SÍTĚ
 - VODOVODNÍ ŘAD – VODÁRENSKÁ SVITAVY s.r.o. – STAVBA JE V OCHRANNÉM PÁSMU SÍTĚ
 - PODZEMNÍ SDOLOVACÍ VEDENÍ – ČO-TELEMATIKA a.s. – STAVBA NENÍ V OCHRANNÉM PÁSMU SÍTĚ
 - ELEKTRICKÉ VEDENÍ NN PODZEMNÍ – SZDC – SZČ – STAVBA NENÍ V OCHRANNÉM PÁSMU SÍTĚ
 - ELEKTRICKÉ VEDENÍ NN PODZEMNÍ – SZDC – SEE – STAVBA JE V OCHRANNÉM PÁSMU SÍTĚ

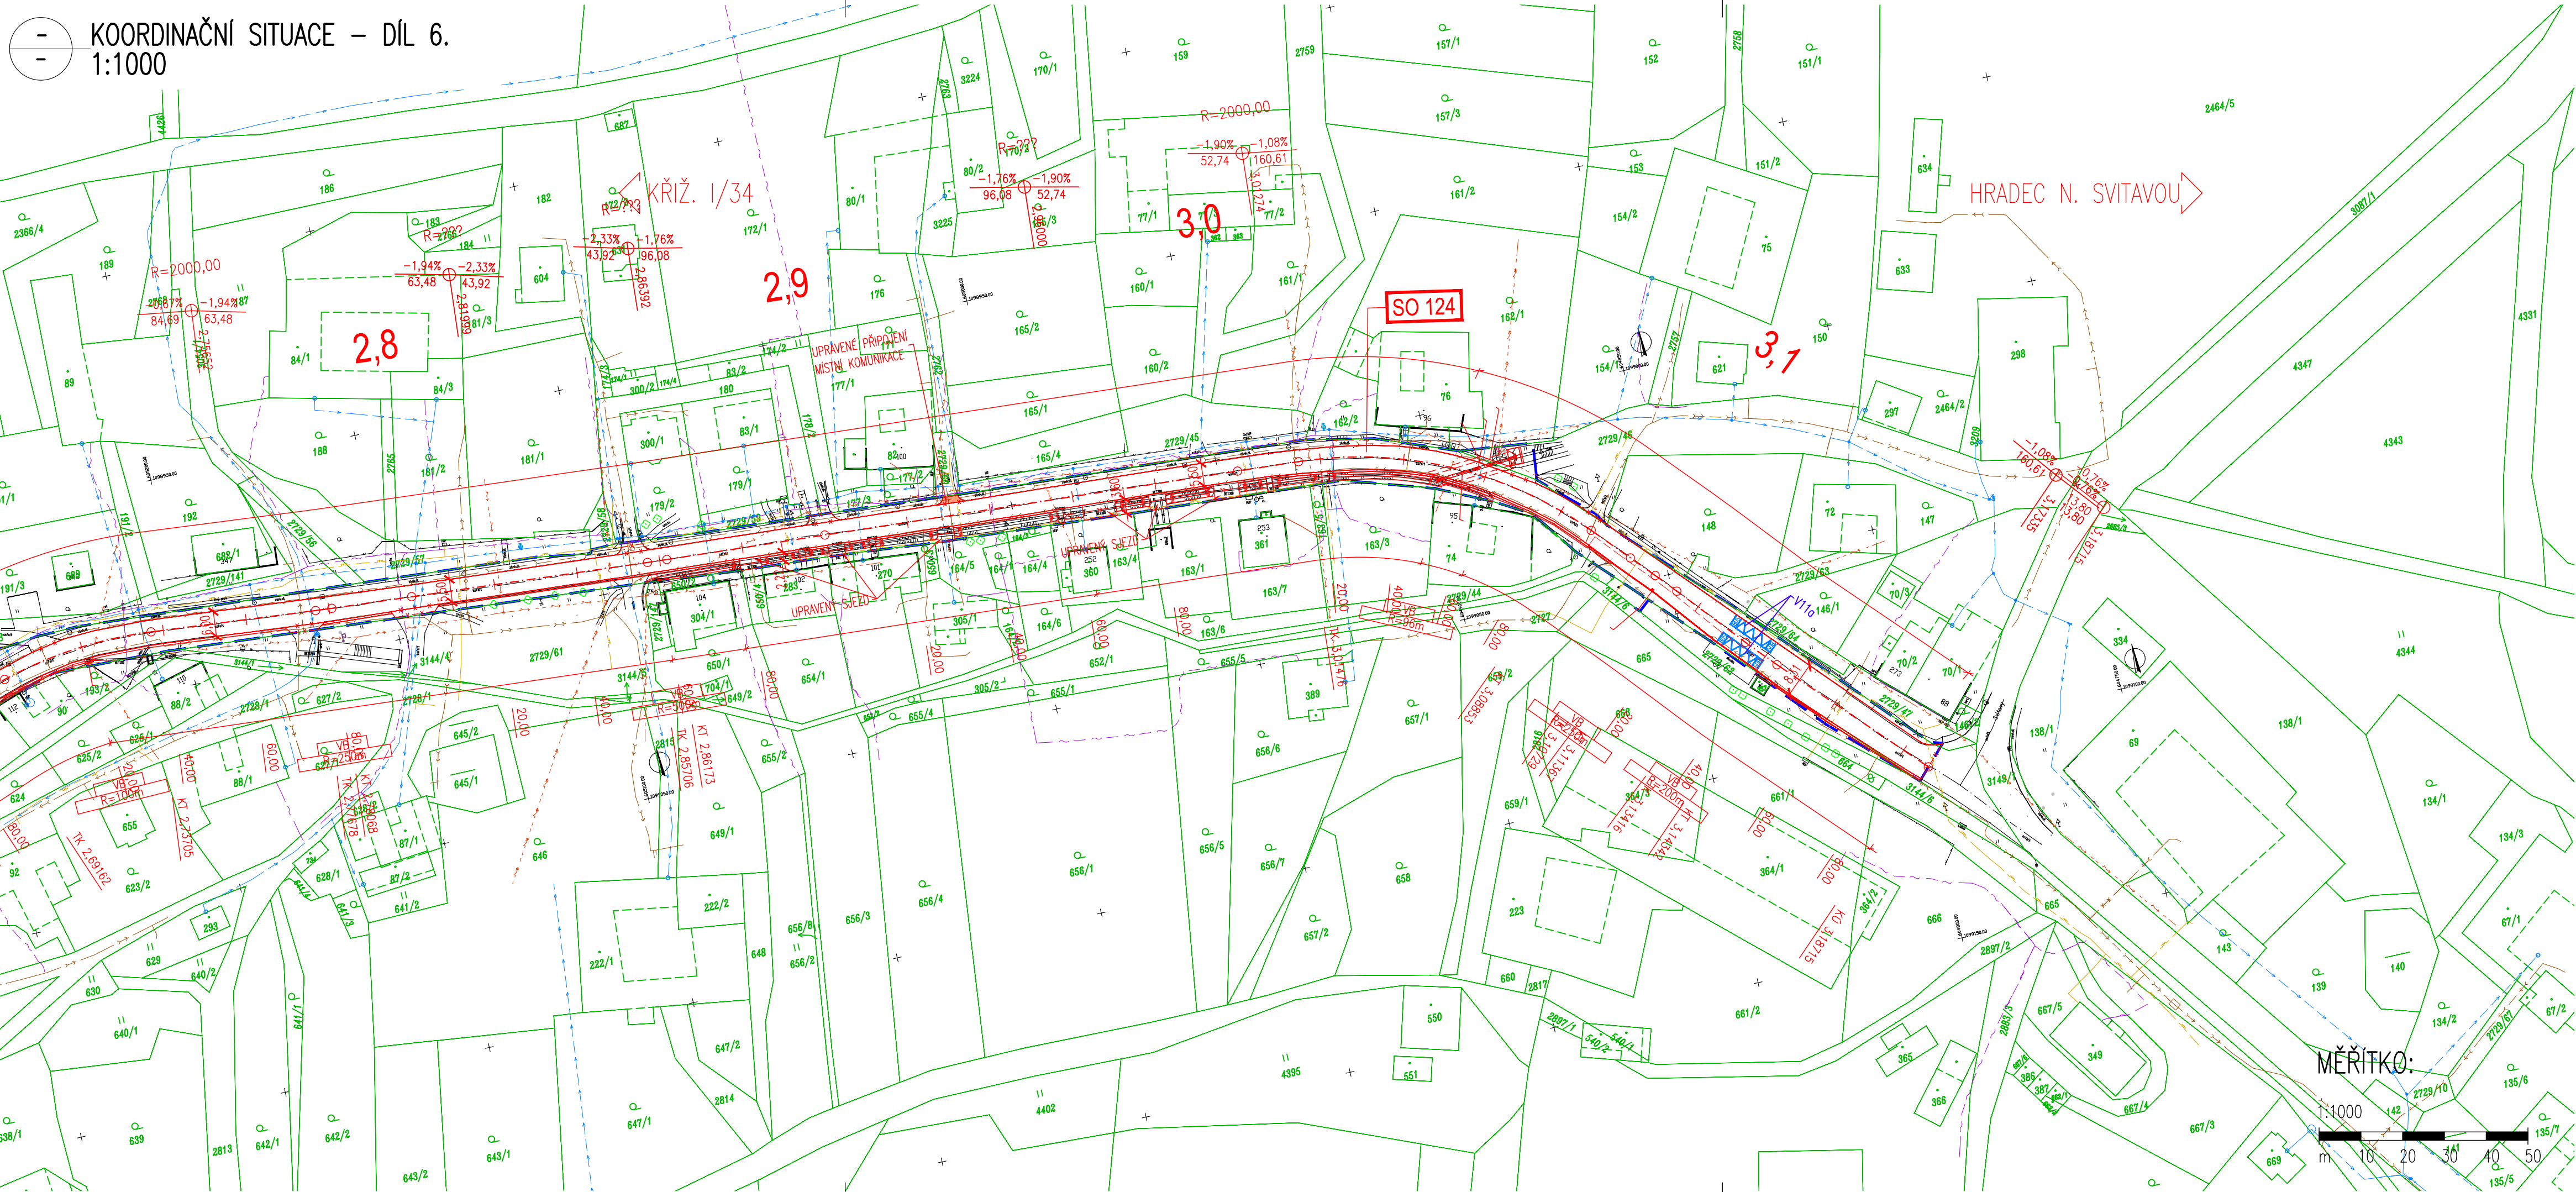

SOUŘADNICOVÝ SYSTÉM: S-JTSK		VÝŠKOVÝ SYSTÉM: Bv	
KRESLIL:	ING. LUKÁŠ TOBEŠ	ZAK.ČÍSLO: 2378-21-3	PDPS
ZPRACOVAL:	ING. LUKÁŠ TOBEŠ		
TECHNICKÁ KONTROLA:	ING. JAN MACHEK	ARCHIVNÍ ČÍSLO:	2378
ZODPOVĚDNÝ PROJEKTANT:	ING. LUKÁŠ TOBEŠ	DATUM:	05/2021
HLAVNÍ PROJEKTANT:	ING. JAN BURSA	FORMÁT:	8x4
KRAJ: PARDUBICKÝ	OKRES: SVITAVY	OBEC: VENDOLÍ	MĚŘÍTKO: 1:1000
INVESTOR: SPRÁVA A ÚDRŽBA SILNIC PARDUBICKÉHO KRAJE		ČÍSLO SOUPRAVY:	ČÍSLO PŘÍLOHY: C.2.3.
AKCE: REKONSTRUKCE SILNICE III/36613 KŘÍŽ. I/34 – VENDOLÍ			
OBJEKT: C. SITUÁČNÍ VÝKRESY			
OBSAH: SITUACE STAVBY V KATASTRÁLNÍ MAPĚ – DÍL 5., 6.			

C.
PDPS