



SITUACE SO 102 – DÍL 1
1: 500

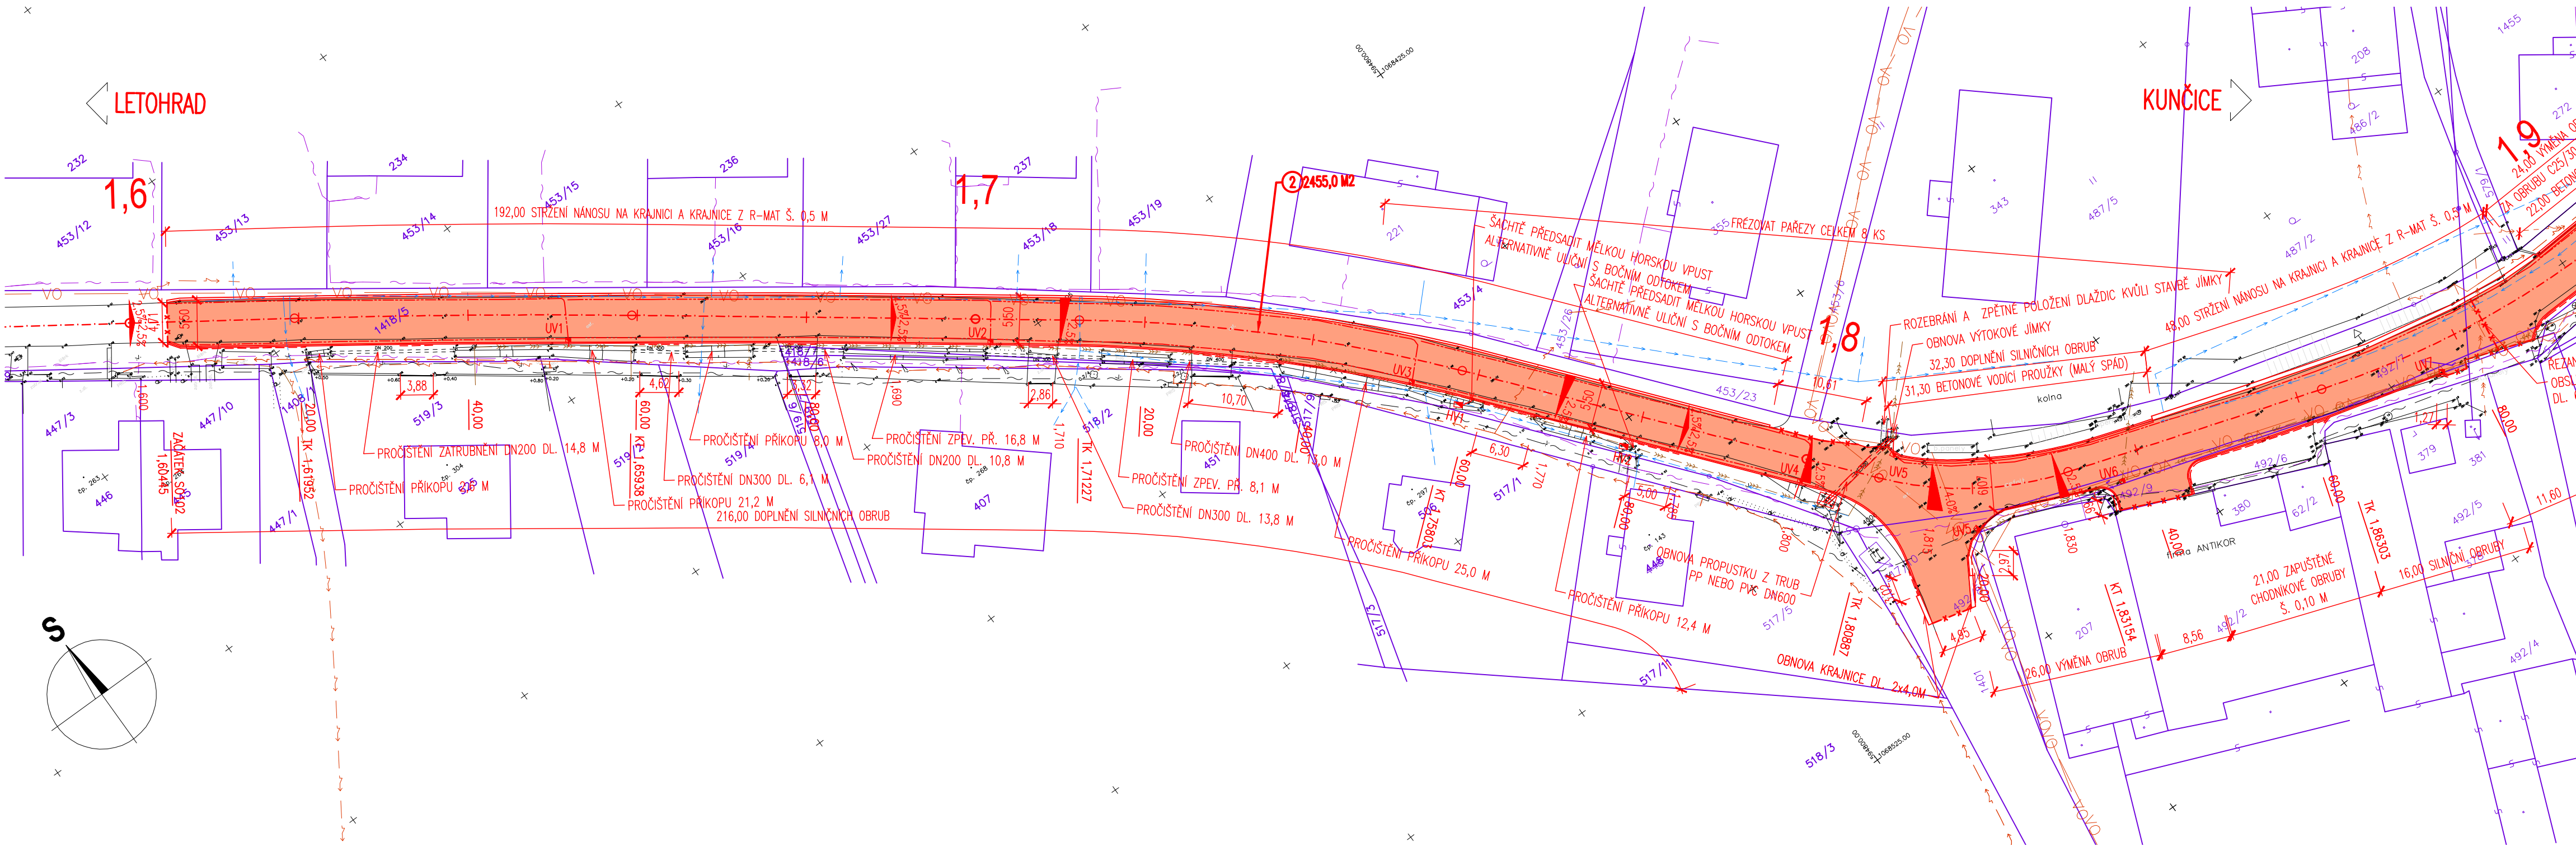

SITUACE SO 102 – DÍL 2
1: 500

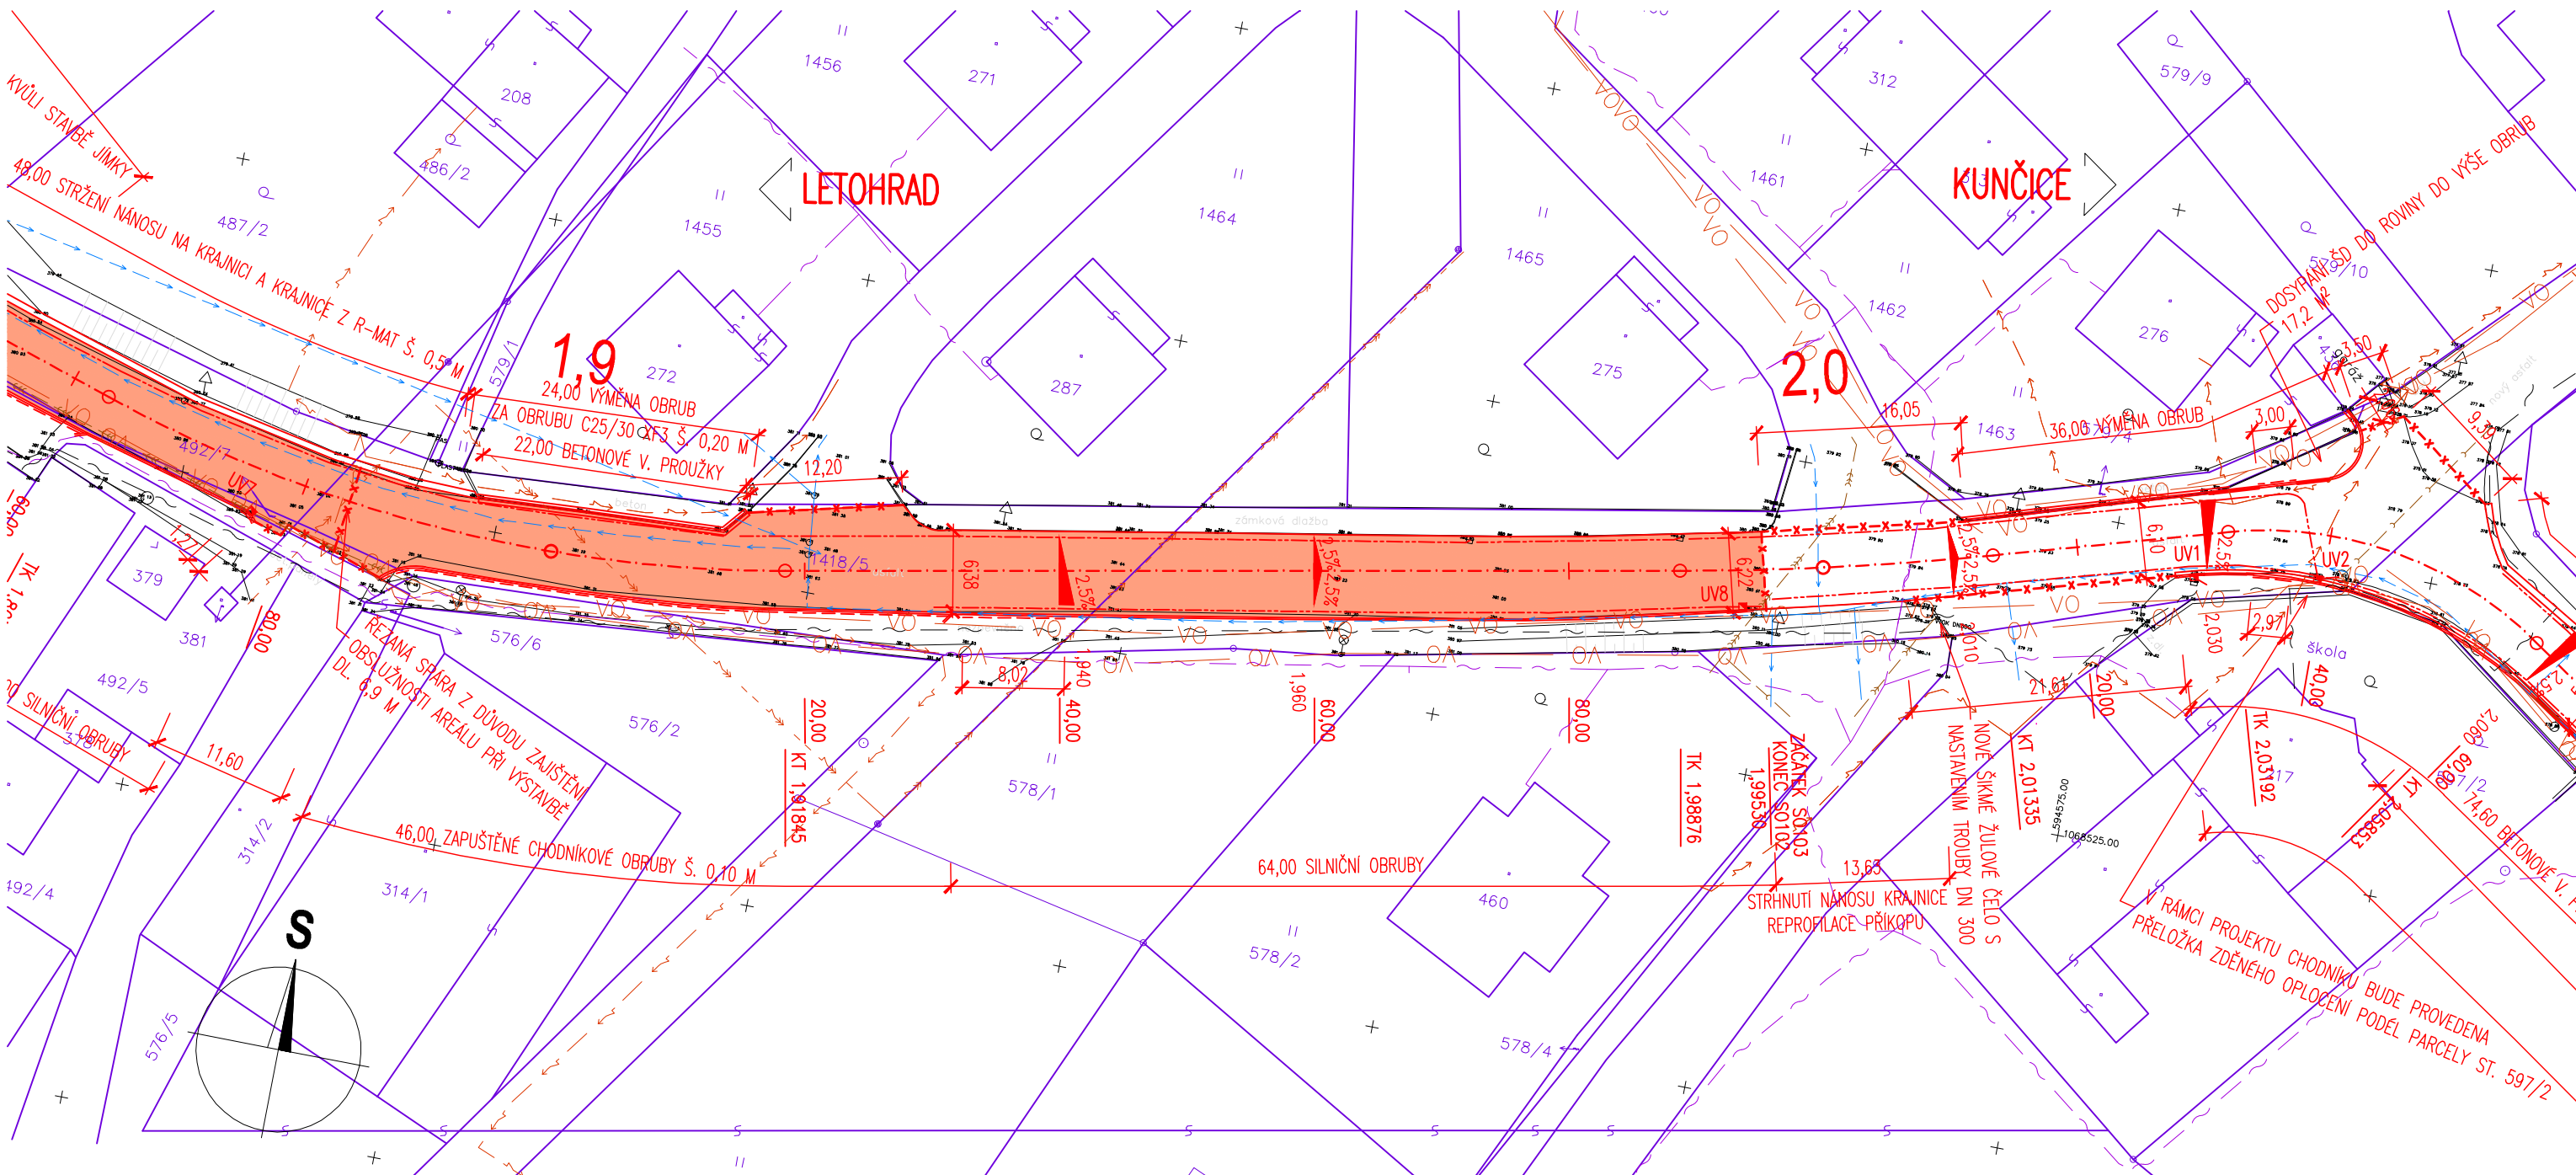

LEGENDA STÁVAJÍCÍ STAV :

- HRANY PLOCH, BUDOV, ROZHRAŇÍ POVRCHŮ, KULTUR ATD.
- HRANICE KATASTRU
- OR, ZÁKRES DLE KN
- ČÍSLA POZEMKŮ DLE KN

LEGENDA NOVÝ STAV:

- OSA KOMUNIKACE
- NOVÝ STAV
- DRENAŽNÍ TRATY
- SNÍŽENÁ SILNIČNÍ OBRUBA +20MM
- REZANÁ SPÁRA Š. 10 mm
- TL. 40 mm S ASF. ZÁKLIKOU
- KÓTY NAVRŽENÝCH ČÁSTÍ
- ULIČNÍ VPUS

LEGENDA POVRCHŮ:

- KOMUNIKACE – OBNOVA ŽIVČNÉHO KRYTU
- KOMUNIKACE – KOMPLETNÍ NOVÁ KONSTRUKCE

LEGENDA STÁVAJÍCÍCH INŽENÝRSKÝCH SÍTÍ:

- ELEKTRICKÉ VEDENÍ NN NADZEMNÍ – ČEZ DISTRIBUCE a.s.
- ELEKTRICKÉ VEDENÍ VN NADZEMNÍ – ČEZ DISTRIBUCE a.s.
- ELEKTRICKÉ VEDENÍ NN PODZEMNÍ – ČEZ DISTRIBUCE a.s.
- VEDENÍ VEŘEJNÉHO OSVĚTLENÍ
- PODZEMNÍ SĐELOVACÍ VEDENÍ – CETIN a.s.
- NEPROVOZOVANÉ PODZEMNÍ SĐELOVACÍ VEDENÍ – CETIN a.s.
- STL PODZEMNÍ PLYNOVOD – GASNET, s.r.o.
- VODOVODNÍ ŘAD – VAK JABLONNÉ NAD ORLICÍ, a.s.
- KANALIZACE SPLAŠKOVÁ – VAK JABLONNÉ NAD ORLICÍ, a.s.
- KANALIZACE DEŠŤOVÁ – VAK JABLONNÉ NAD ORLICÍ, a.s.
- KANALIZACE JEDNOTNÁ – VAK JABLONNÉ NAD ORLICÍ, a.s.
- ELEKTRICKÁ PŘÍPOJKA – VAK JABLONNÉ NAD ORLICÍ, a.s.

MĚŘÍTKO:

1:500
m 5,0 10,0 15,0 20,0 25,0

SO 102
DSP+PDPS

SOURADNICOVÝ SYSTÉM: S-JTSK
VÝŠKOVÝ SYSTÉM: BpV

KRESLIL:	KOLEKTIV		
ZPRACOVAL:	ING. LUKÁŠ TOBEŠ		
TECHNICKÁ KONTROLA:	ING. JAN MACHEK		
ZODPOVĚDNÝ PROJEKTANT:	ING. JAN MACHEK		
HLAVNÍ PROJEKTANT:	ING. JAN BURSA		
KRAJ: PARDUBICKÝ	OKRES: ÚSTÍ NAD ORLICÍ	OBEC: LETOHRAD	
INVESTOR: PARDUBICKÝ KRAJ, KOMENSKÉHO NÁMĚSTÍ 125, 532 11 PARDUBICE			
AKCE:	REKONSTRUKCE SILNICE III/3602 LETOHRAD		
OBJEKT: D.2. SO 102 – SILNICE III/3602 OD 1,604 DO 1,995			
OBSAH:	SITUACE		
		STUPEŇ:	DSP+PDPS
		ZAK.ČÍSLO:	1995-19-3
		ARCHIVNÍ ČÍSLO:	1995
		DATUM:	06/2019
		FORMÁT:	6x44
		MĚŘÍTKO:	1:500
		ČÍSLO SOUPRAVY:	ČÍSLO PŘÍLOHY:
			D.2.2.