


LIST - 7.

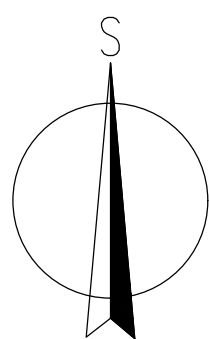

X=1050900.000  
Y=656000.000


PRAVY

KŘIČEŇ

LIST - 8.

PRAVY

KŘIČEŇ

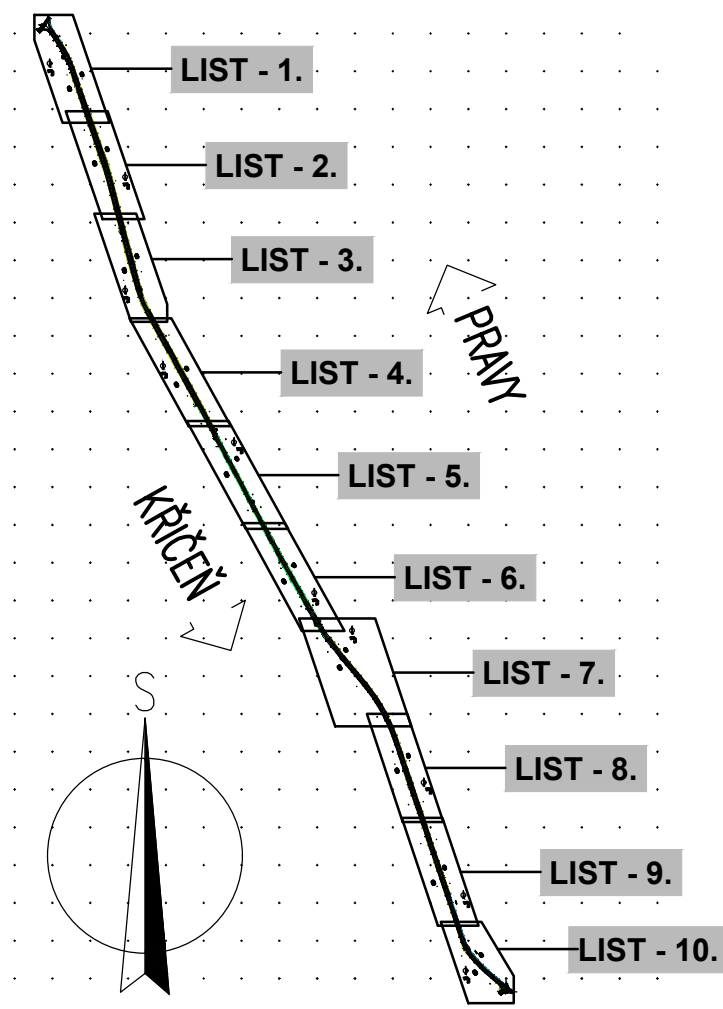

LEGENDA STÁVAJÍCÍ STAV :

- HRANY PLOCH, BUDOV, ROZHRANÍ POVRCHŮ, KULTUR A.T.D.
- KOVOVÉ PLOTY
- ROZHRANÍ KULTUR (POLE, LOUKA)
- ROZHRANÍ LESA
- ZAMĚŘENÉ BUDOVY

LEGENDA STÁVAJÍCÍCH INŽENÝRSKÝCH SÍTÍ:

- PODZEMNÍ SĎĚLOVACÍ VEDENÍ – CETIN a.s. – ZAMĚŘENÝ PRŮBĚH
- NADZEMNÍ SĎĚLOVACÍ VEDENÍ – CETIN a.s.
- ELEKTROCKÉ VEDENÍ NN NADZEMNÍ – ČEZ DISTRIBUCE a.s.
- ELEKTROCKÉ VEDENÍ NN PODZEMNÍ – ČEZ DISTRIBUCE a.s.
- ELEKTROCKÉ VEDENÍ VN PODZEMNÍ – ČEZ DISTRIBUCE a.s.
- STL PODZEMNÍ PLINOVOD – GradServices, s.r.o.
- VODOVODNÍ ŘÁD – Křidlovéhradecké provozní, a.s..


MĚŘÍTKO:

1:20000

m 200 400 600 800 1000



1:500

m 5,0 10,0 15,0 20,0 25,0

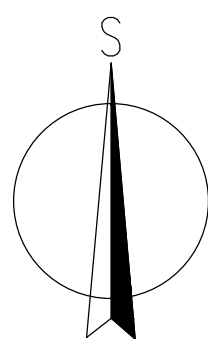

X=1051300.000  
Y=655900.000

  C.1.  
DOS+PDPS

SOUBŘADINOVÝ SYSTÉM: S-JTSK		VÝŠKOVÝ SYSTÉM: BpV	
KRESLIL:	MILUŠ BEDNÁŘ, DIS.	 	
ZPRACOVAL:	MILUŠ BEDNÁŘ, DIS.		
TECHNICKÁ KONTROLA:	ING. JAN BURSA		
ZODPOVĚDNÝ PROJEKTANT:	ING. JAN BURSA		
HLAVNÍ PROJEKTANT:	ING. JAN BURSA		
KRAJ: PARDUBICKÝ	OKRES: PARDUBICE	OBEC: PRAVÝ, KŘIČEŇ	STUPEŇ: DOS+PDPS
INVESTOR: PARDUBICKÝ KRAJ, KOMENSKÉHO NÁMĚSTÍ 125, 532 11 PARDUBICE			ZAK.ČÍSLO: 2241-20-3
AKCE: OPRAVA SILNICE III/3236 PRAVÝ – KŘIČEŇ			ARCHIVNÍ ČÍSLO: 2241
OBJEKT: C.1. SITUACNÍ VÝKRESY			DATA: 08/2020
OBSAH: SITUACE STÁVAJÍCÍHO STAVU – DÍL 3.			FORMÁT: 10 A4
			MĚŘÍTKO: 1:500, 20000
			ČÍSLO SOUPRAVY: ČÍSLO PŘÍLOHY: C.1.2.3.