




 SITUACE – DÍL. 2.  
1: 1000

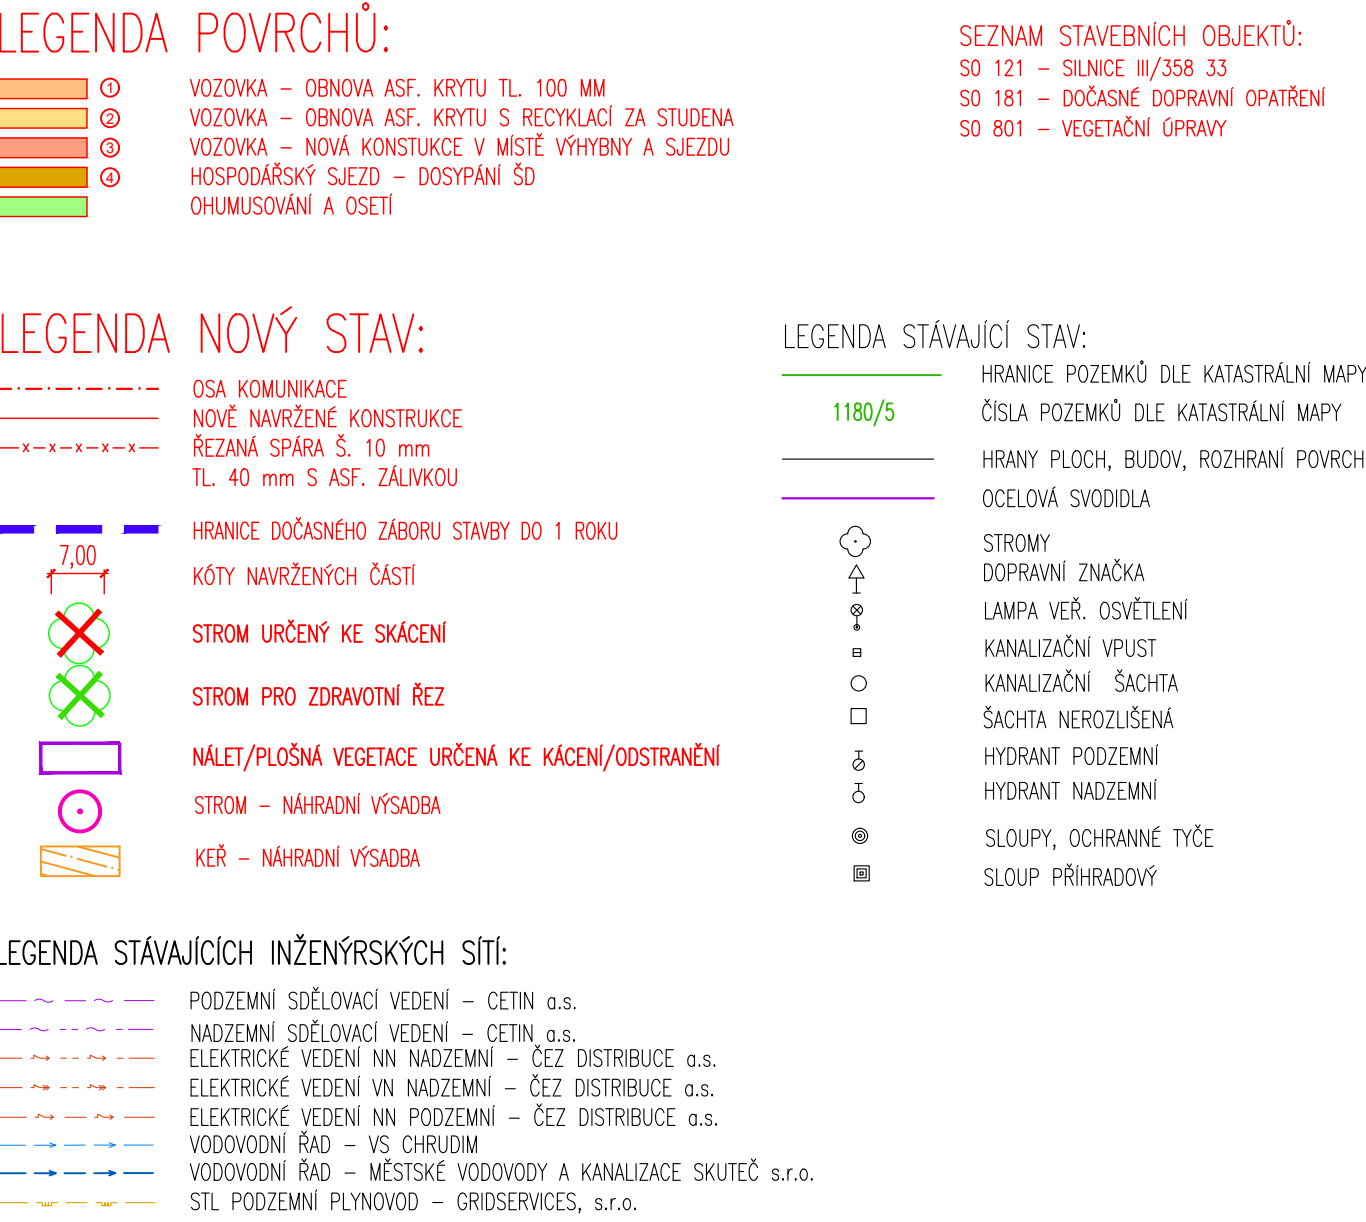

SOUŘADNICOVÝ SYSTÉM: VÝŠKOVÝ SYSTÉM:	S-UTS BpV				
KRESLIL:	ING. LUKÁŠ TOBES			PORSTENKA Č.P. 175, 566 01 VYSOKÉ MYTO EMAIL: MDS@MDSPROJECT.CZ	PDPS 1908 – 18 – 3 ARCHIVNÍ ČÍSLO: 1908 DATUM: 10/2020 FORMÁT: 10x44 MĚŘÍTKO: 1:1000
ZPRACOVAL:	ING. LUKÁŠ TOBES				
TECHNICKÁ KONTROLA:	ING. JAN MACHEK				
ZODPOVĚDNÝ PROJEKTANT:	ING. JAN BURSA				
HLAVNÍ PROJEKTANT:	ING. JAN BURSA	Ing. Mlýnský			
KRAJ: PAROUČICKÝ	OKRES: CHRUUDIM	OBEC: SKUTEČKA PŘEDHRADÍ			
INVESTOR: SPRÁVA A ÚDRŽBA SILNIC PAROUČICKÉHO KRAJE, DOUBRAVICE 98, 533 53 PAROUČICE					
AKCE:					
OPRAVA SILNICE III/35833 PŘEDHRADÍ – LEŠANY					
OBJEKT: C.	SITUÁČNÍ VÝKRESY				
OBSAH:	SITUACE STAVBY V KATASTRÁLNÍ MAPĚ				
					ČÍSLO PŘÍLOHY: C.2.