


NEJMENŠÍ DOVOLENÉ KRYTÍ
SDĚLOVACÍ KABELY OPTICKÉ MÍSTNÍ VE SPOLÉČNÉM VÝKOPU
S KABELY METALICKÝMI MÍSTNÍMI

VZOR B1
REZ K VNETOU
VÝKOPU
ODDANÍK

VZOR B2
REZ K VNETOU
VÝKOPU
VOLNÝ TĚŽEN

VZOR
REZ K VNETOU
VÝKOPU
KOMUNIKACE

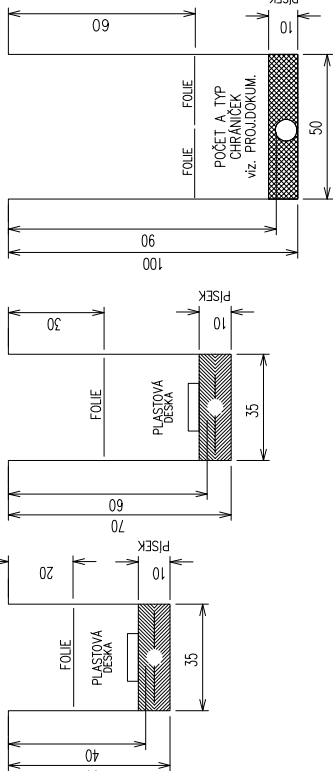

LEGENDA INŽENÝRSKÝCH SÍTÍ Česká telekomunikační infrastruktura a.s.:

- NAVŘZENÁ TRASA PŘELOŽEK ZEEMNÍHO VEDENÍ - 1. ETAPA
- NAVŘZENÁ TRASA PŘELOŽEK ZEEMNÍHO VEDENÍ - 2. ETAPA
- STÁVAJÍCÍ TELEKOMUNIKAČNÍ SÍŤ ZEEMNÍ - TRASA VYUŽÍVANÁ PRO PŘELOŽKU
- STÁVAJÍCÍ TELEKOMUNIKAČNÍ SÍŤ ZEEMNÍ
- PŘEKLÁDANÉ, RUŠENÉ TELEKOMUNIKAČNÍ VEDENÍ ZEEMNÍ
- NEPROVOZOVANÉ PODZEZNÍ TELEKOMUNIKAČNÍ VEDENÍ

POZNÁMKA:

PŘED ZAHÁJENÍM VÝKOPÝCH PRACÍ PRO POKLÁDKU SDĚLOVACÍCH KABELU JE NUTNO VYTÝČIT VEŠKERÉ
PODZEZNÍ ZARÍZENÍ NACHÁZÍCÍ SE V ZÁJMOVÉ OBLASTI POKLÁDKY TĚCHTO SDĚLOVACÍCH KABELU - SONDAMI A VYTÝČENÍM.
NORMATIVNÍ ULOŽENÍ KABELU A TRUBEK HDPE V PŘEKOPECH A VÝKOPECH JE PATRNO NA TONTO VÝKRESE.

ZAKRESLENÍ VEŠKERÝCH INŽ. SÍTÍ JE POUZE INFORMATIVNÍ. TRASA TLK KABELU
JE OKOTOVÁNA POUZE ORIENTAČNĚ. SKUTEČNÁ TRASA BUDE STANOVĚNA V DOBĚ
VÝSTAVBY NA ZÁKLADĚ PROVEDENÝCH SOND.

SOUŘADNICOVÝ SYSTÉM: S-JTSK
VÝŠKOVÝ SYSTÉM: BpV

HLAVNÍ PROJEKTANT:	FORSTEROVA 175, 566 01 VYSOKÉ MYTO EMAIL: MDS@MDSPROJEKT.CZ	MDS PROJEKT
ZPRACOVAVL:	ING. JAN BURSA	Ing. Stanislav Marhold CTI PROJEKT
ZODP. PROJEKTANT:	BULENA PETR	V. Nezvala 1329, 566 01 Chocet tel: 844 232 069, e-mail: proek@ctiprojekt.cz
TECHNICKÁ KONTROLA:	ING. STANISLAV MARHOLD	STUPEŇ: DUSP, PDPS
KRAJ: PARDUBICKÝ	OKRES: CHLUDIM	ZAK. Č.: 1903-18-3
INVESTOR: SPRÁVA A ÚDRŽBA SILNIC PARDUBICKÉHO KRAJE	OBEC: DVAKAČOVICE, STÍČANY	ARCH. Č.: 1903
AKCE:		DATUM: 04/2020
		FORMÁT: 594
		MĚŘÍTKO: 1:250
OBJEKT: D.1.4. SO 451 - PŘELOŽKA CETIN		ČÍSLO SOUPRAVY: ČÍSLO PŘÍL. VÝKRESU:
OBSAH:		D.1.4.4.

SITUACE TRASY - 1. A 2. ETAPA