



A
-
-
PODÉLNÝ ŘEZ MOSTU
1 : 50

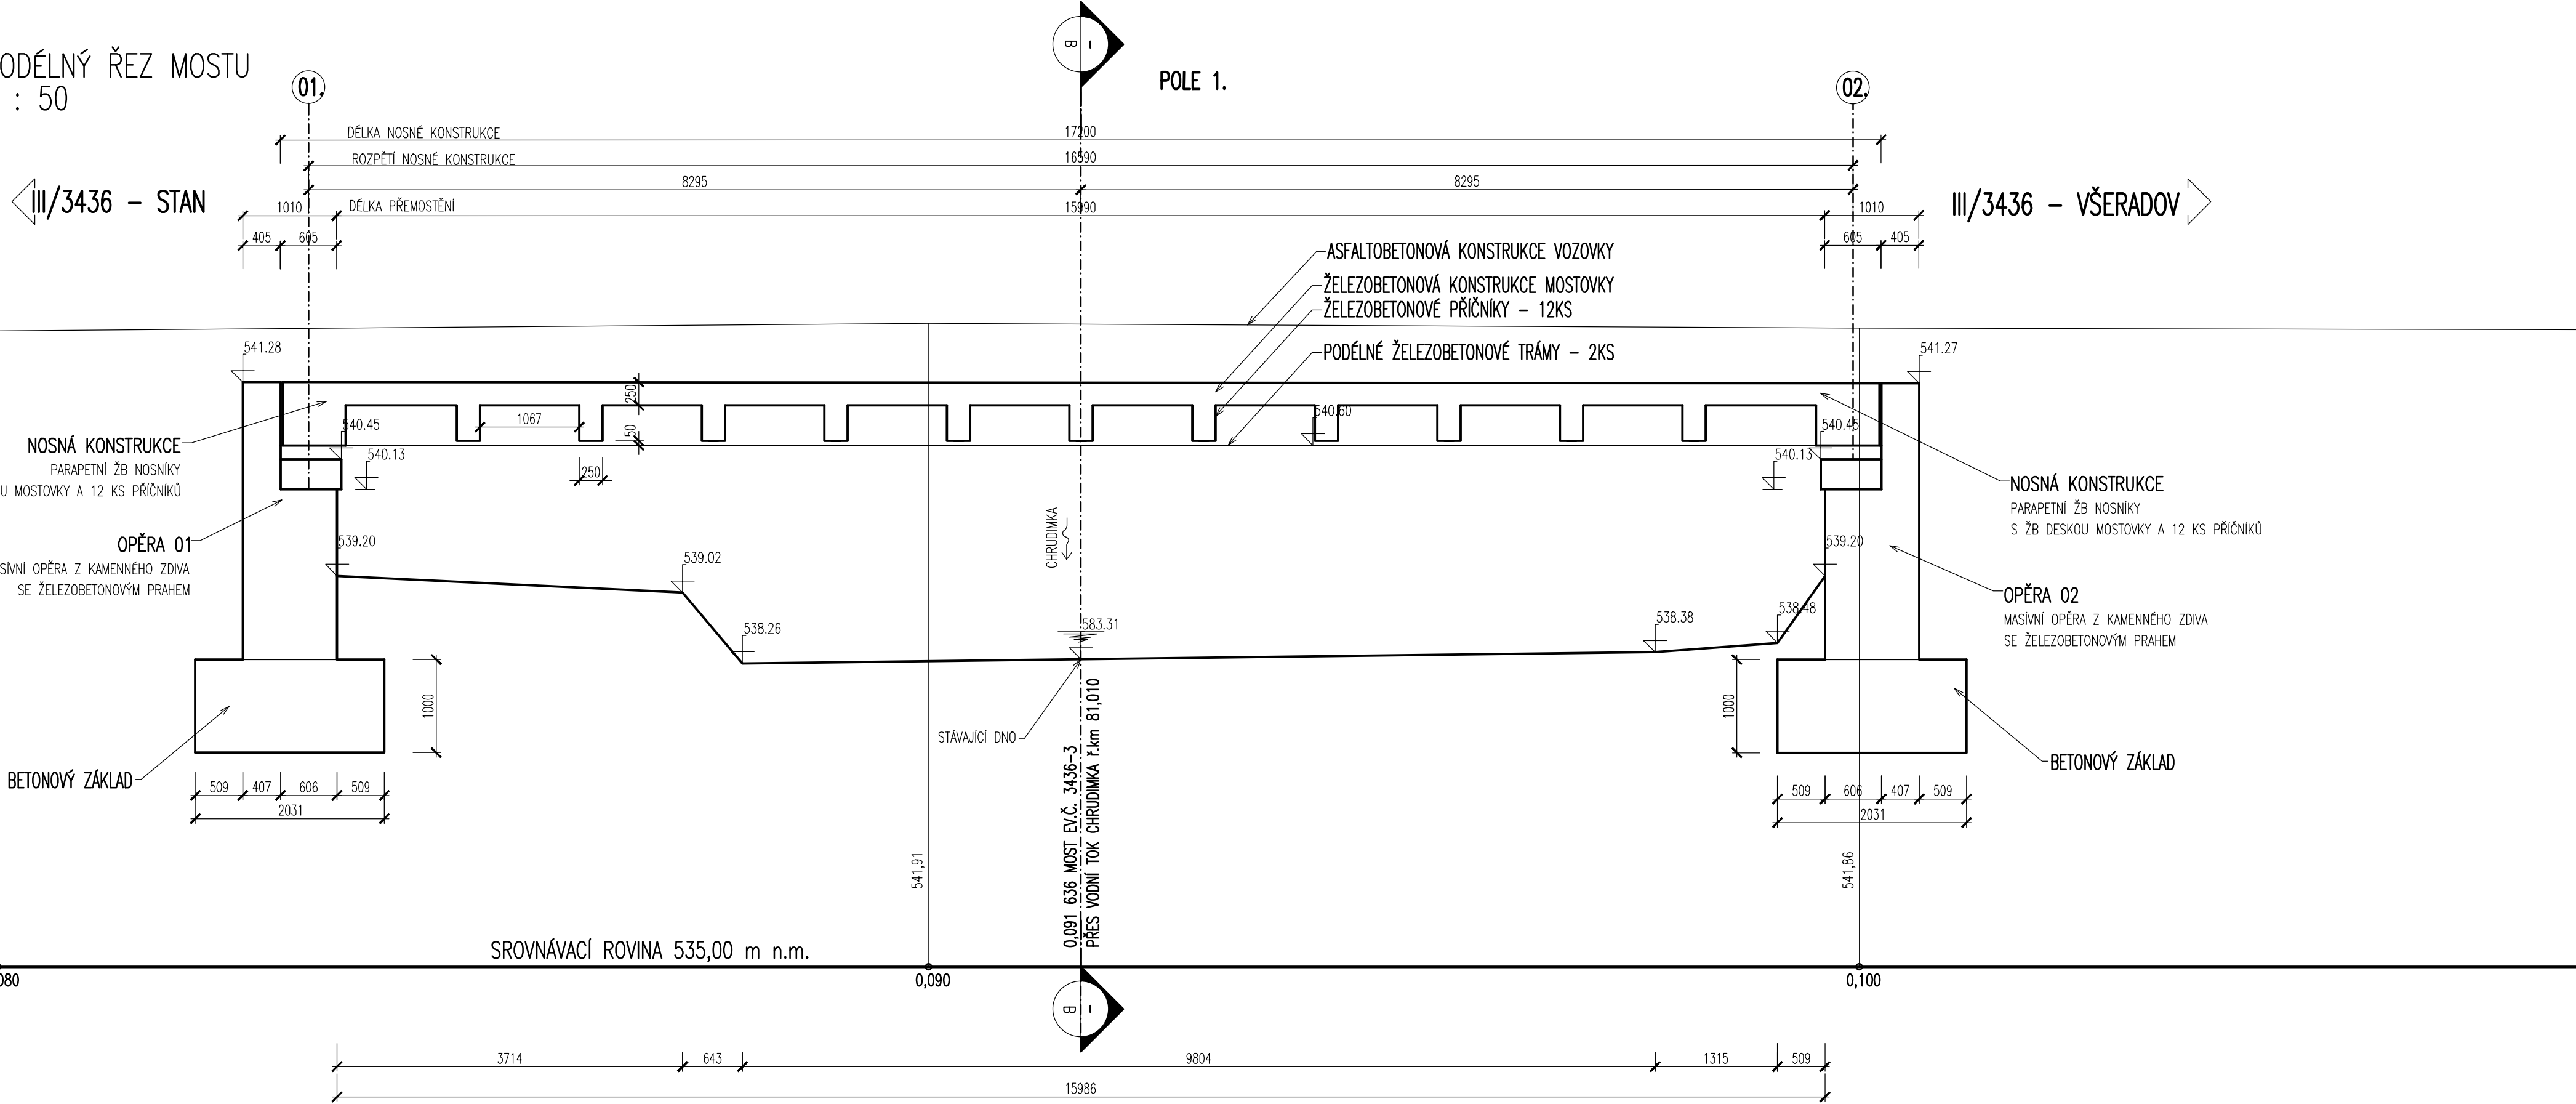


B
-
-
PŘÍČNÝ ŘEZ MOSTU
1 : 50

 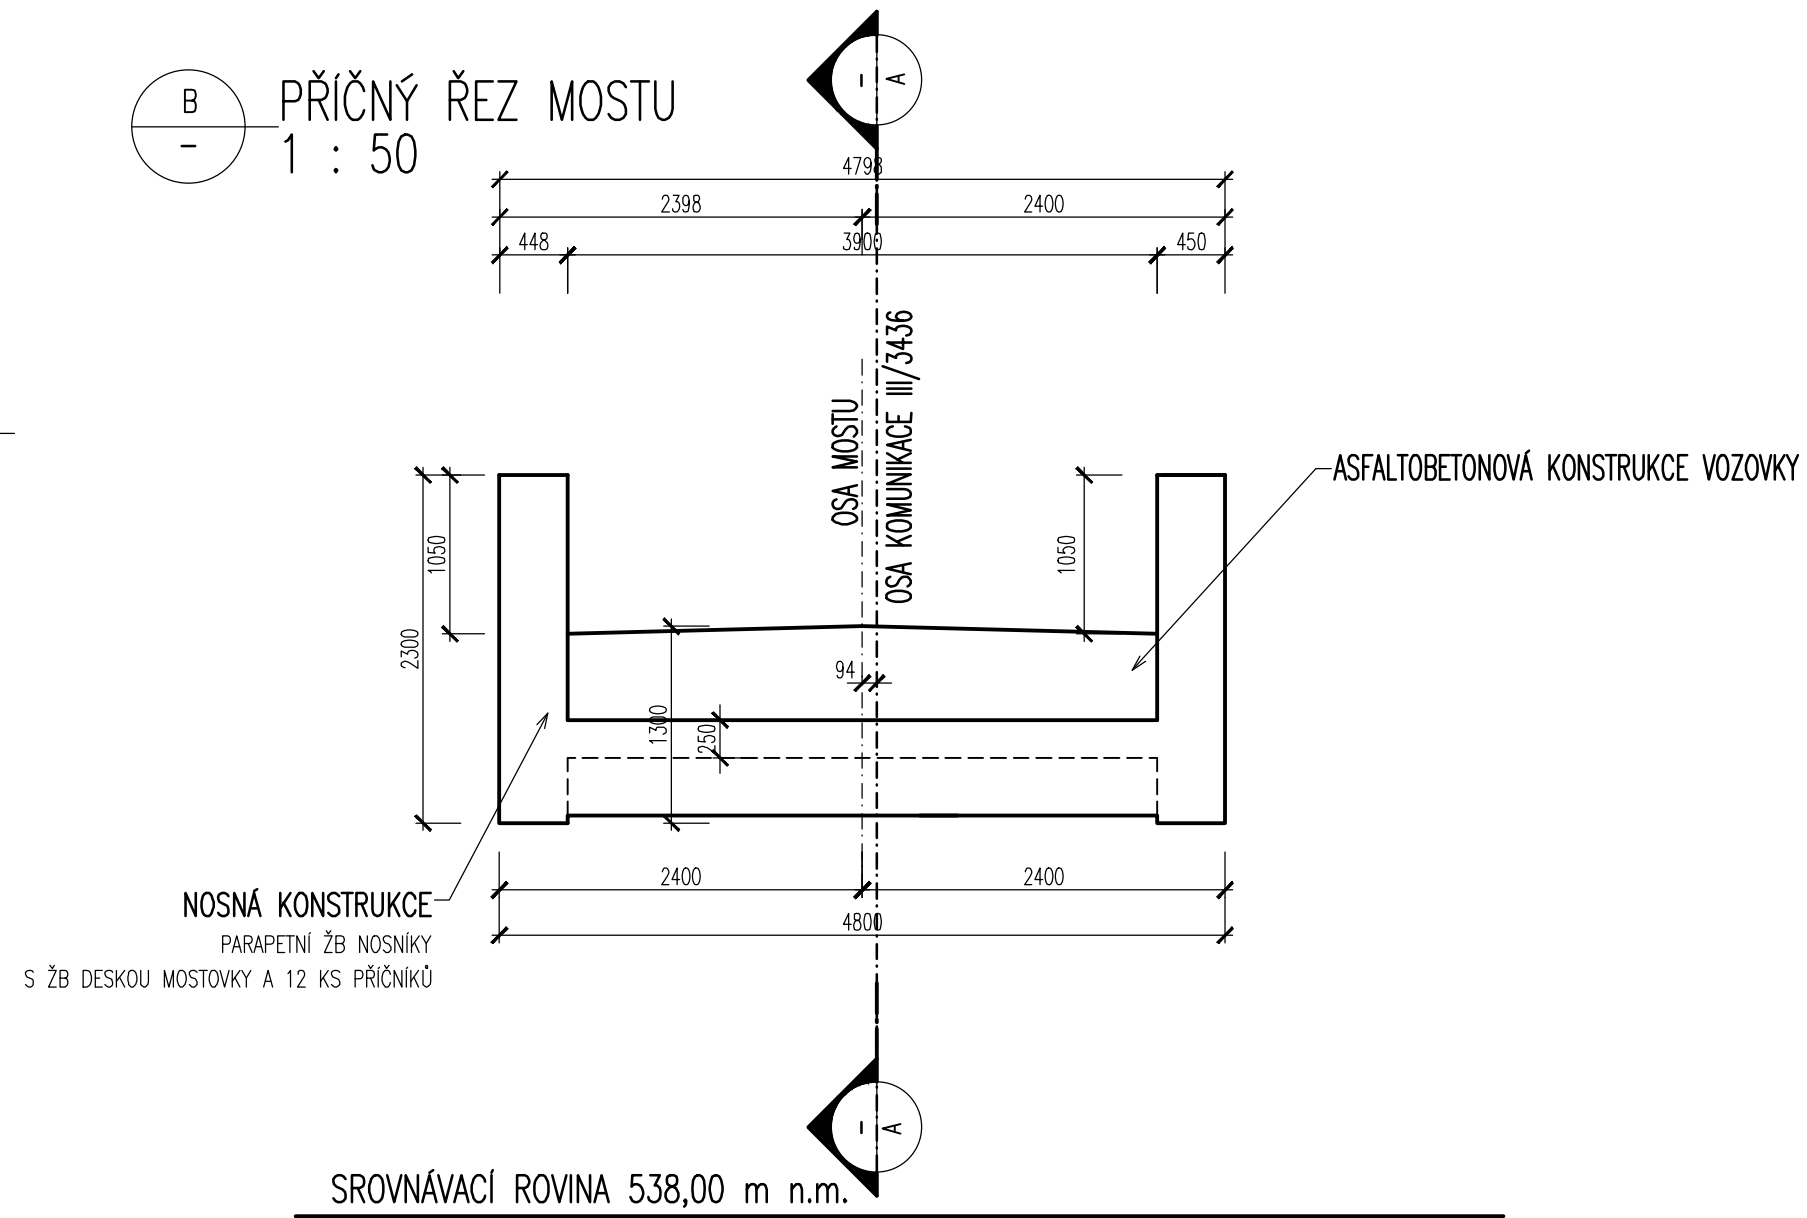




MĚŘÍTKO:
1 : 50
m 0,5 1,0 1,5 2,0 2,5

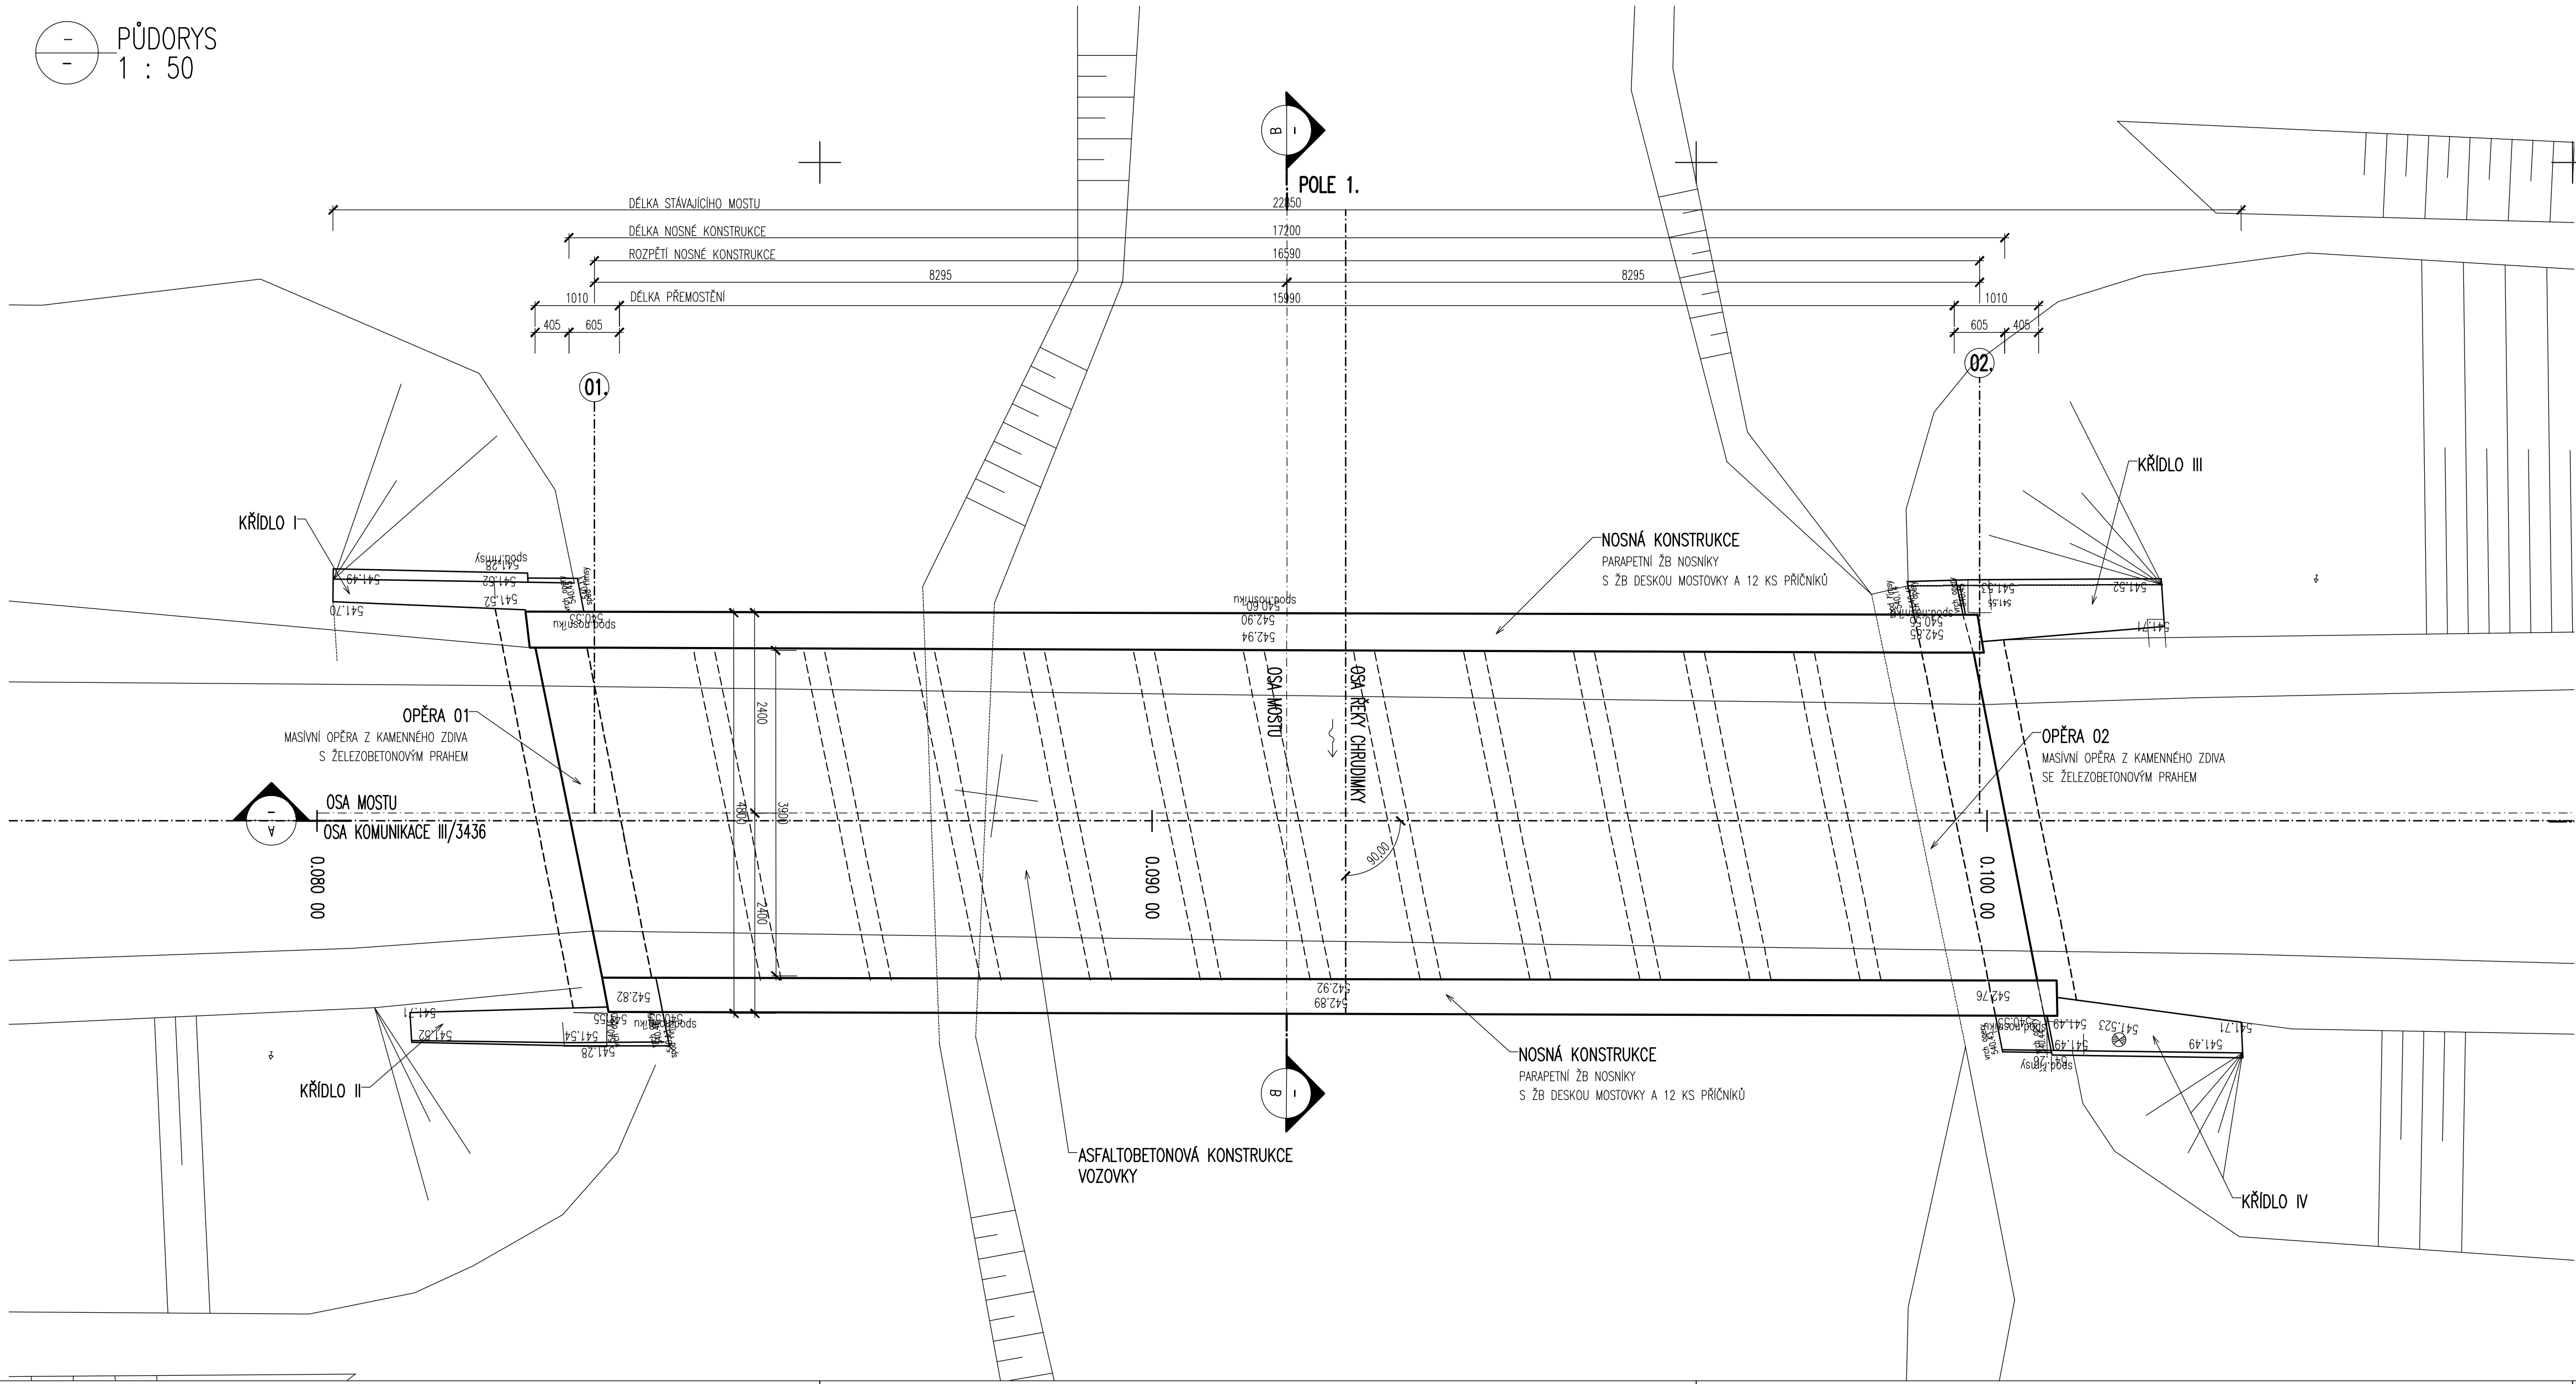-
-
-
PŮDORYS
1 : 50



D.3.
DUSP+PDPS

SOUŘADNICOVÝ SYSTÉM: S-JTSK				DUSP+P DPS	
VÝŠKOVÝ SYSTÉM: BvV					
KRESLIL:	ING. JAN BURSA			MDS PROJEKT	
ZPRACOVAL:	ING. JAN BURSA				
TECHNICKÁ KONTROLA:	ING. MARTIN ROUŠAR				
ZODPOVĚDNÝ PROJEKTANT:	ING. JAN BURSA				
HLAVNÍ PROJEKTANT:	ING. JAN BURSA				
KRAJ: PARDUBICKÝ	OKRES: CHRUUDIM	OBEC: VITANOV, VŠERADOV	FÖRSTEROVA Ć.P. 175, 566 01 VÝŠKOV MŤO ĤM.L.: MOSMESPROJEKT.CZ		
INVESTOR: PARDUBICKÝ KRAJ, KOMENSKÉHO NÁMĚSTÍ 125, PARDUBICE			STUPEŇ:	DUSP+PDPS	
AKCE:			ZAK.ĆÍSLO:	2265-20-3	
MOST EV. Ć. 3436-3 STAN OBJEKT: D.3. SO 201 - MOST EV.Ć.3436-3			ARCHIVNÍ ĆÍSLO:	2265	
			DATUM:	08/2020	
			FORMÁT:	8x4	
			MĚRÍTKO:	1:50	
			ĆÍSLO SOUPRAVY:	ĆÍSLO PŘÍLOHY:	
ZÁKLADNÍ VÝKRESY STÁVAJÍCÍHO STAVU				D.3.11.	