

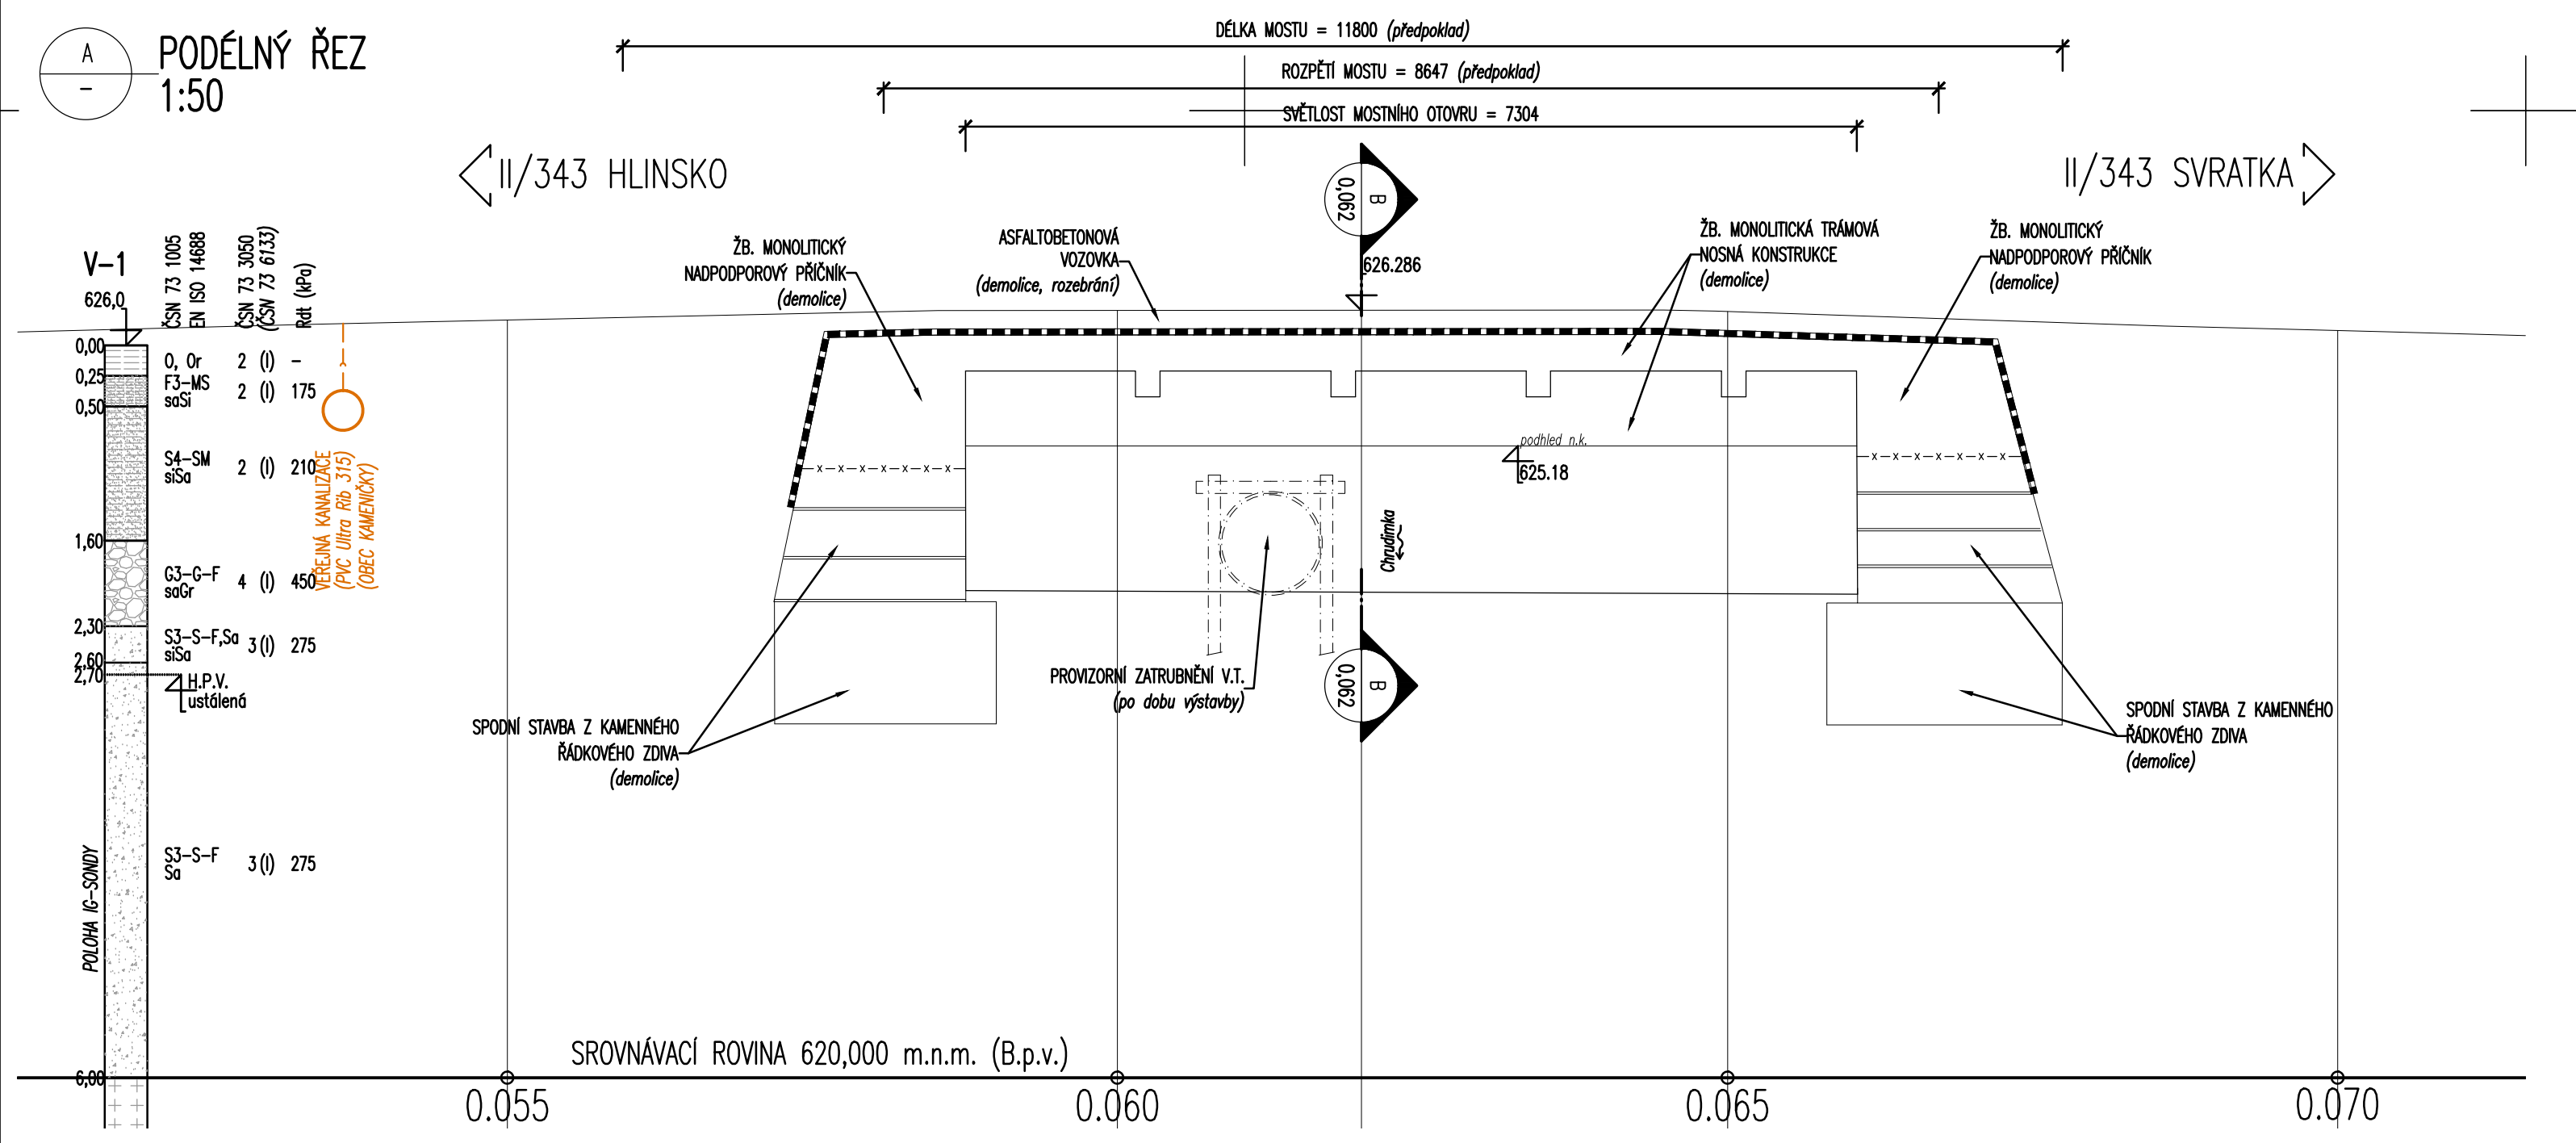


- LEGENDA STÁVAJÍCÍCH INŽENÝRSKÝCH SÍTÍ:
- SĐELOVACÍ VEDENÍ PODZEMNÍ – Cetin a.s. (zaměřený průběh metalického kabelu)
  - SÍLOVÉ VEDENÍ PODZEMNÍ – Cetin a.s. (souběh s trasou metalických sđelovacím kabelu)
  - STÁVAJÍCÍ EL. NN VEDENÍ PODZEMNÍ (do 1kV) – ČEZ Distribuce a.s.
  - STÁVAJÍCÍ EL. NN-VO VEDENÍ PODZEMNÍ (do 1kV) – Obec Kamenický
  - KANALIZAČNÍ PŘÍPOJKA – Obec Kamenický
  - DEŠŤOVÁ KANALIZACE (Odvodnění komunikace II/343) – SÚS PK
  - VODOVODNÍ PŘÍPOJKA – Obec Kamenický
  - PODZEMNÍ STL PLYNOVOD – GasNet s.r.o. (GridServices, s.r.o.)

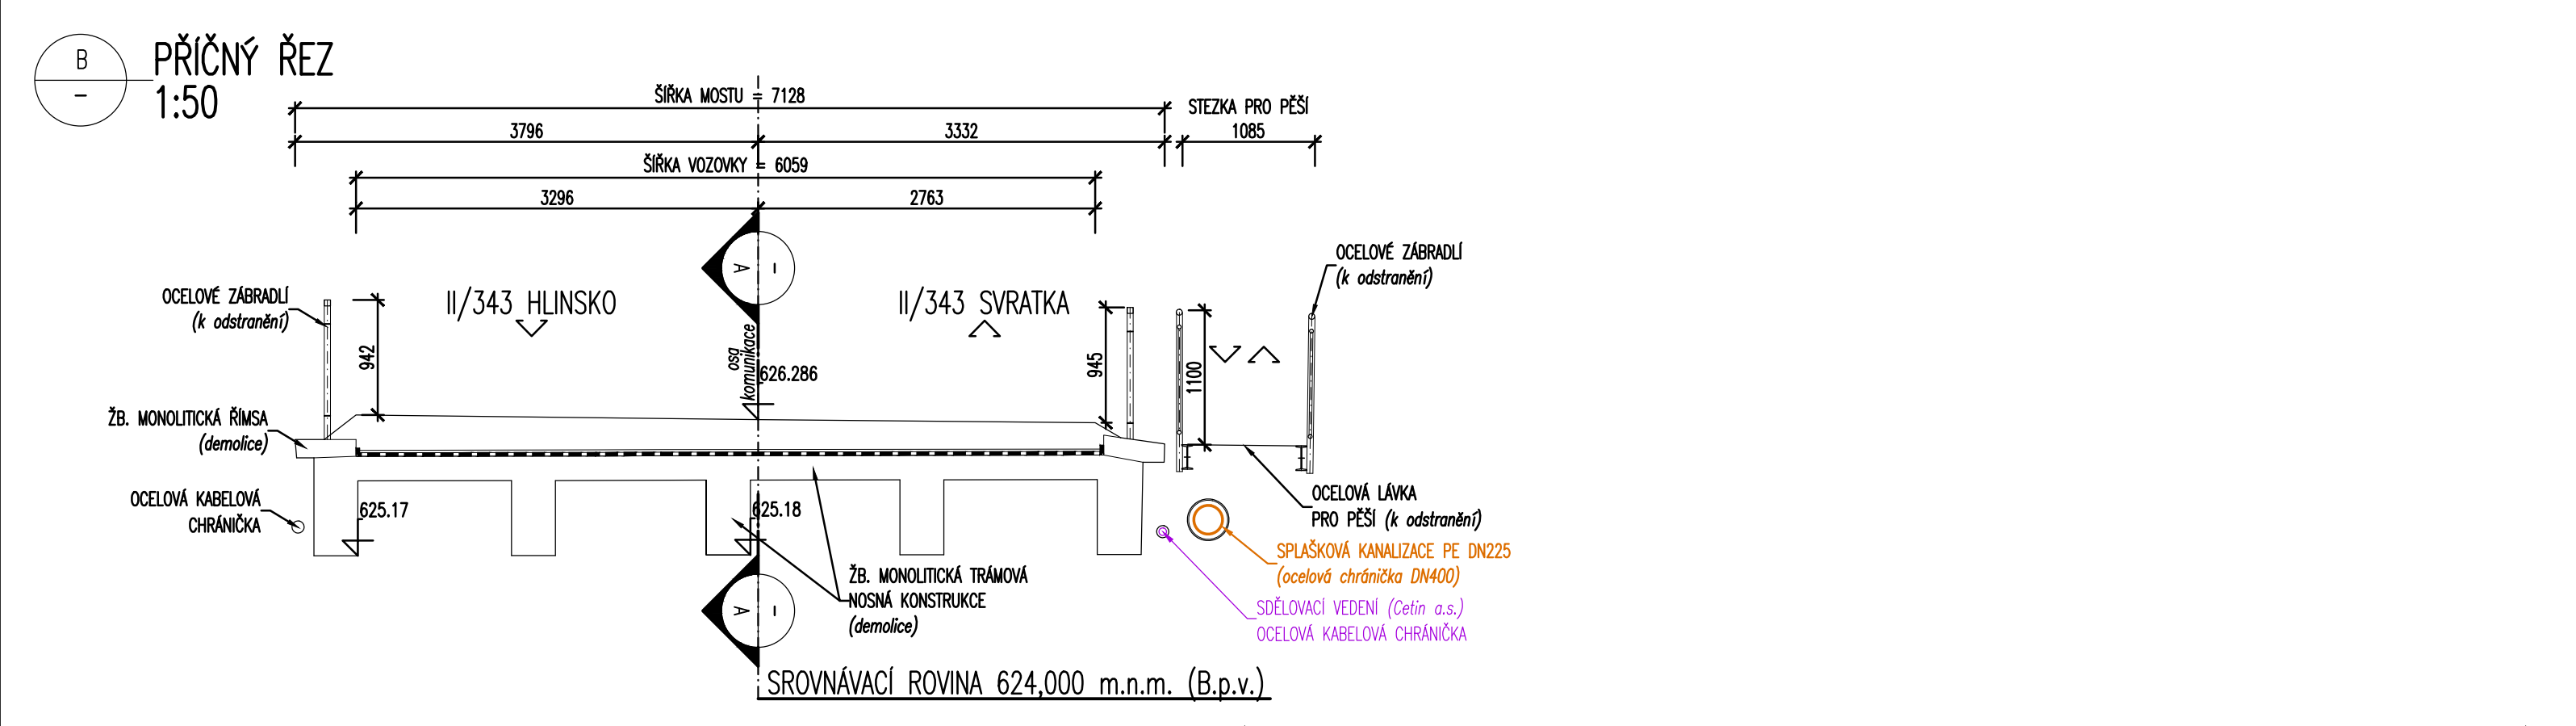

REKONSTRUKCE SILNICE JE SPOLUFINANCOVÁNA ZE STÁTNÍHO FONDU DOPRAVNÍ INFRASTRUKTURY

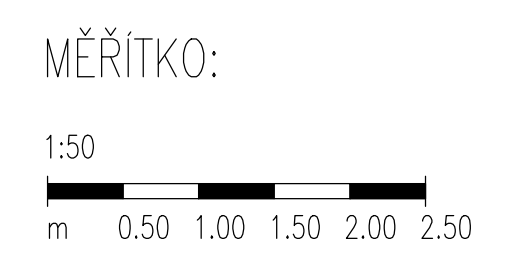

SO 182  
DUSP, PDPS

SOUŘADNICOVÝ SYSTÉM: S-JTSK		VÝŠKOVÝ SYSTÉM: BpV	
KRESLIL:	ING. FRANTIŠEK DOUBRAVSKÝ		
ZPRACOVAL:	ING. FRANTIŠEK DOUBRAVSKÝ		
TECHNICKÁ KONTROLA:	ING. JAN BURSA		
ZODPOVĚDNÝ PROJEKTANT:	ING. JAN BURSA		
HLAVNÍ PROJEKTANT:	ING. FRANTIŠEK DOUBRAVSKÝ		
KRAJ: PARDUBICKÝ	OKRES: CHRUDIM	OBEC: KAMENICKÝ	STUPEŇ: DUSP, PDPS
INVESTOR: PARDUBICKÝ KRAJ, SPRÁVA A ÚDRŽBA SILNIC PARDUBICKÉHO KRAJE			ZAK.ČÍSLO: 1899-18-3
AKCE: REKONSTRUKCE MOSTU EV. Č. 343-015 KAMENICKÝ, PD			ARCHIVNÍ ČÍSLO: 1899
OBJEKT: D.1.1. SO 001 – DEMOLICE MOSTU EV. Č. 343-015			DATUM: 04/2020
OBSAH: PŮDORYS, ŘEZY			FORMÁT: 6x44
			MĚŘÍTKO: 1 : 50
			ČÍSLO SOUPRAVY: ČÍSLO PŘÍLOHY: D.1.1.2.