



SITUACE ŠIRŠÍCH VZTAHŮ  
1 : 300

- LEGENDA – NAVRHOVANÝ STAV:  
NAVRHOVANÝ STAV  
NAVRHOVANÝ STAV – OBRUBY
- LEGENDA – STÁVAJÍCÍ STAV:  
STÁVAJÍCÍ STAV  
STÁVAJÍCÍ STAV – BUDOVY  
STÁVAJÍCÍ ZELEN
- LEGENDA STÁVAJÍCÍCH INŽENÝRSKÝCH SÍTÍ:  
STÁVAJÍCÍ PODZEMNÍ SÍŤOVACÍ VEDENÍ – CETIN o.s.  
STÁVAJÍCÍ KANALIZACE – VAK PARDUBICE o.s.  
STÁVAJÍCÍ VODZEMNÍ VEDENÍ VO – MĚSTO LÁZNĚ BOHDANEČ
- LEGENDA ZÁBORŮ:  
DOČASNÝ ZÁBOR STAVBY
- POZNÁMKA:  
- PŘESNOST VÝKRESU A PŘÍPUSTNÉ ODCHYLKY JSOU DÁNY:  
ČSN 73 04 22  
ČSN 01 34 19  
TRP KAPITOLA 1., PŘÍLOHA E.9  
TRP KAPITOLA 18. A SOUVISEJÍCÍ

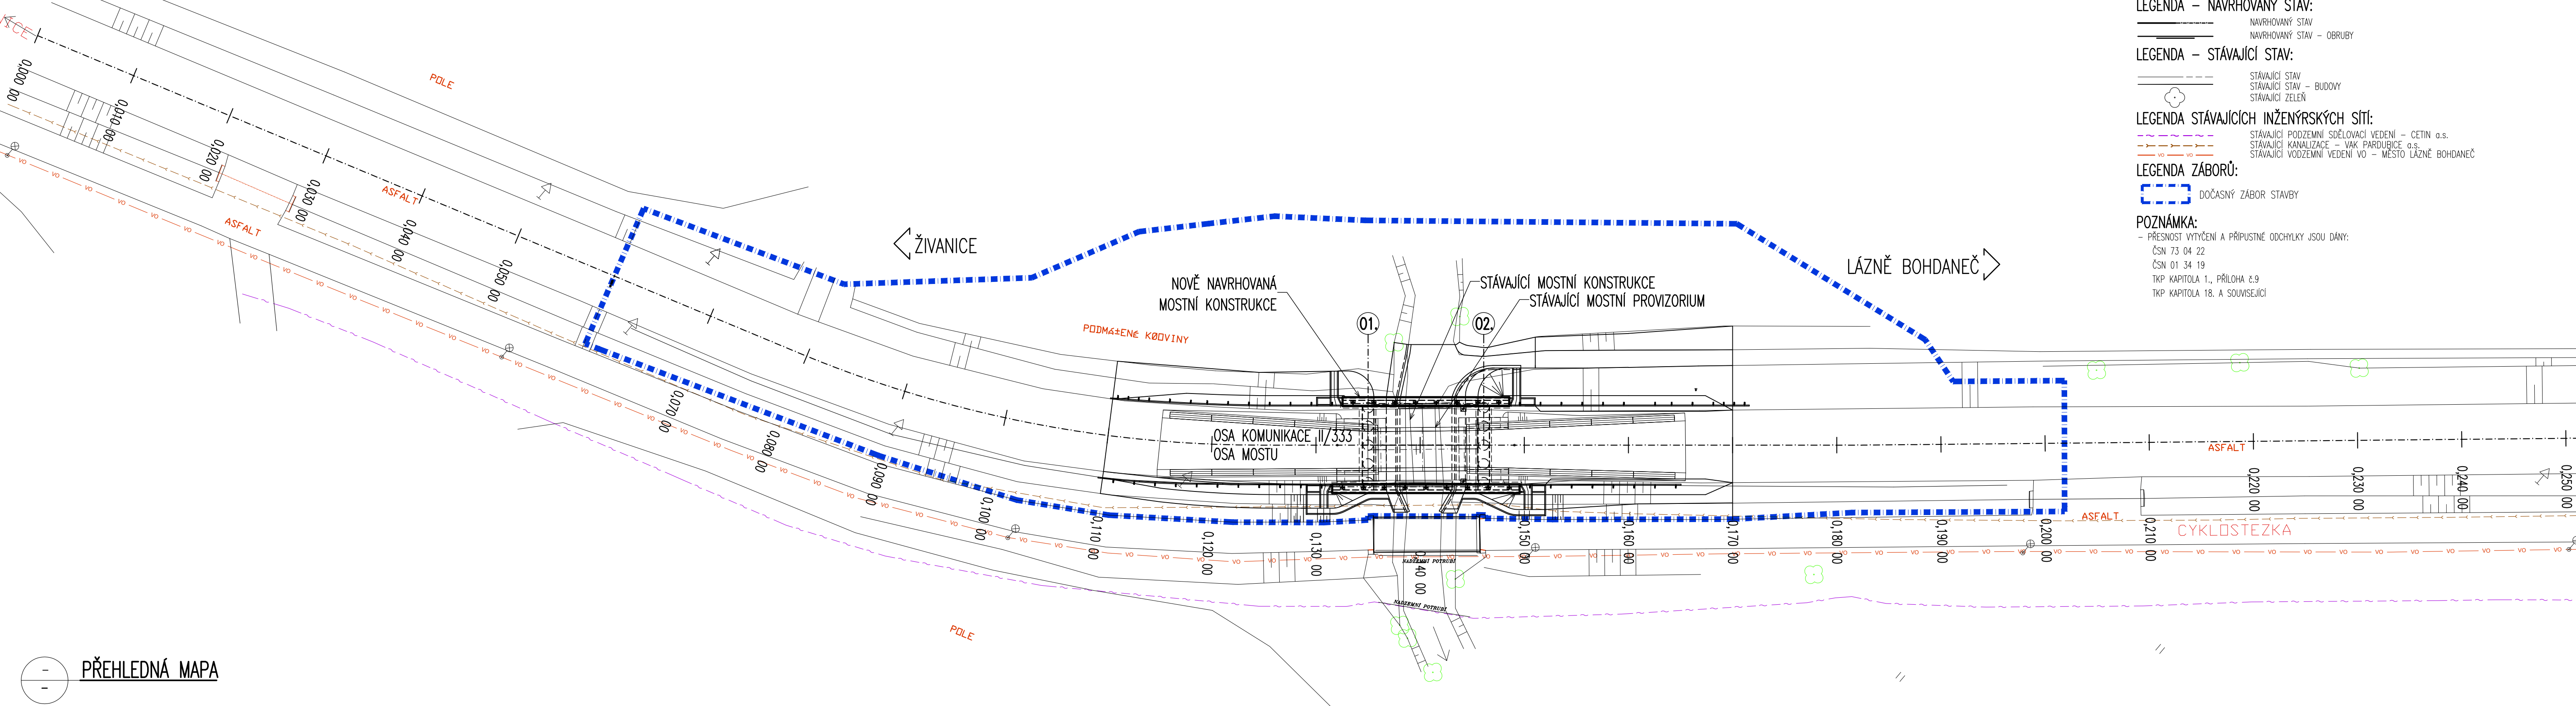

PŘEHLEDNÁ MAPA

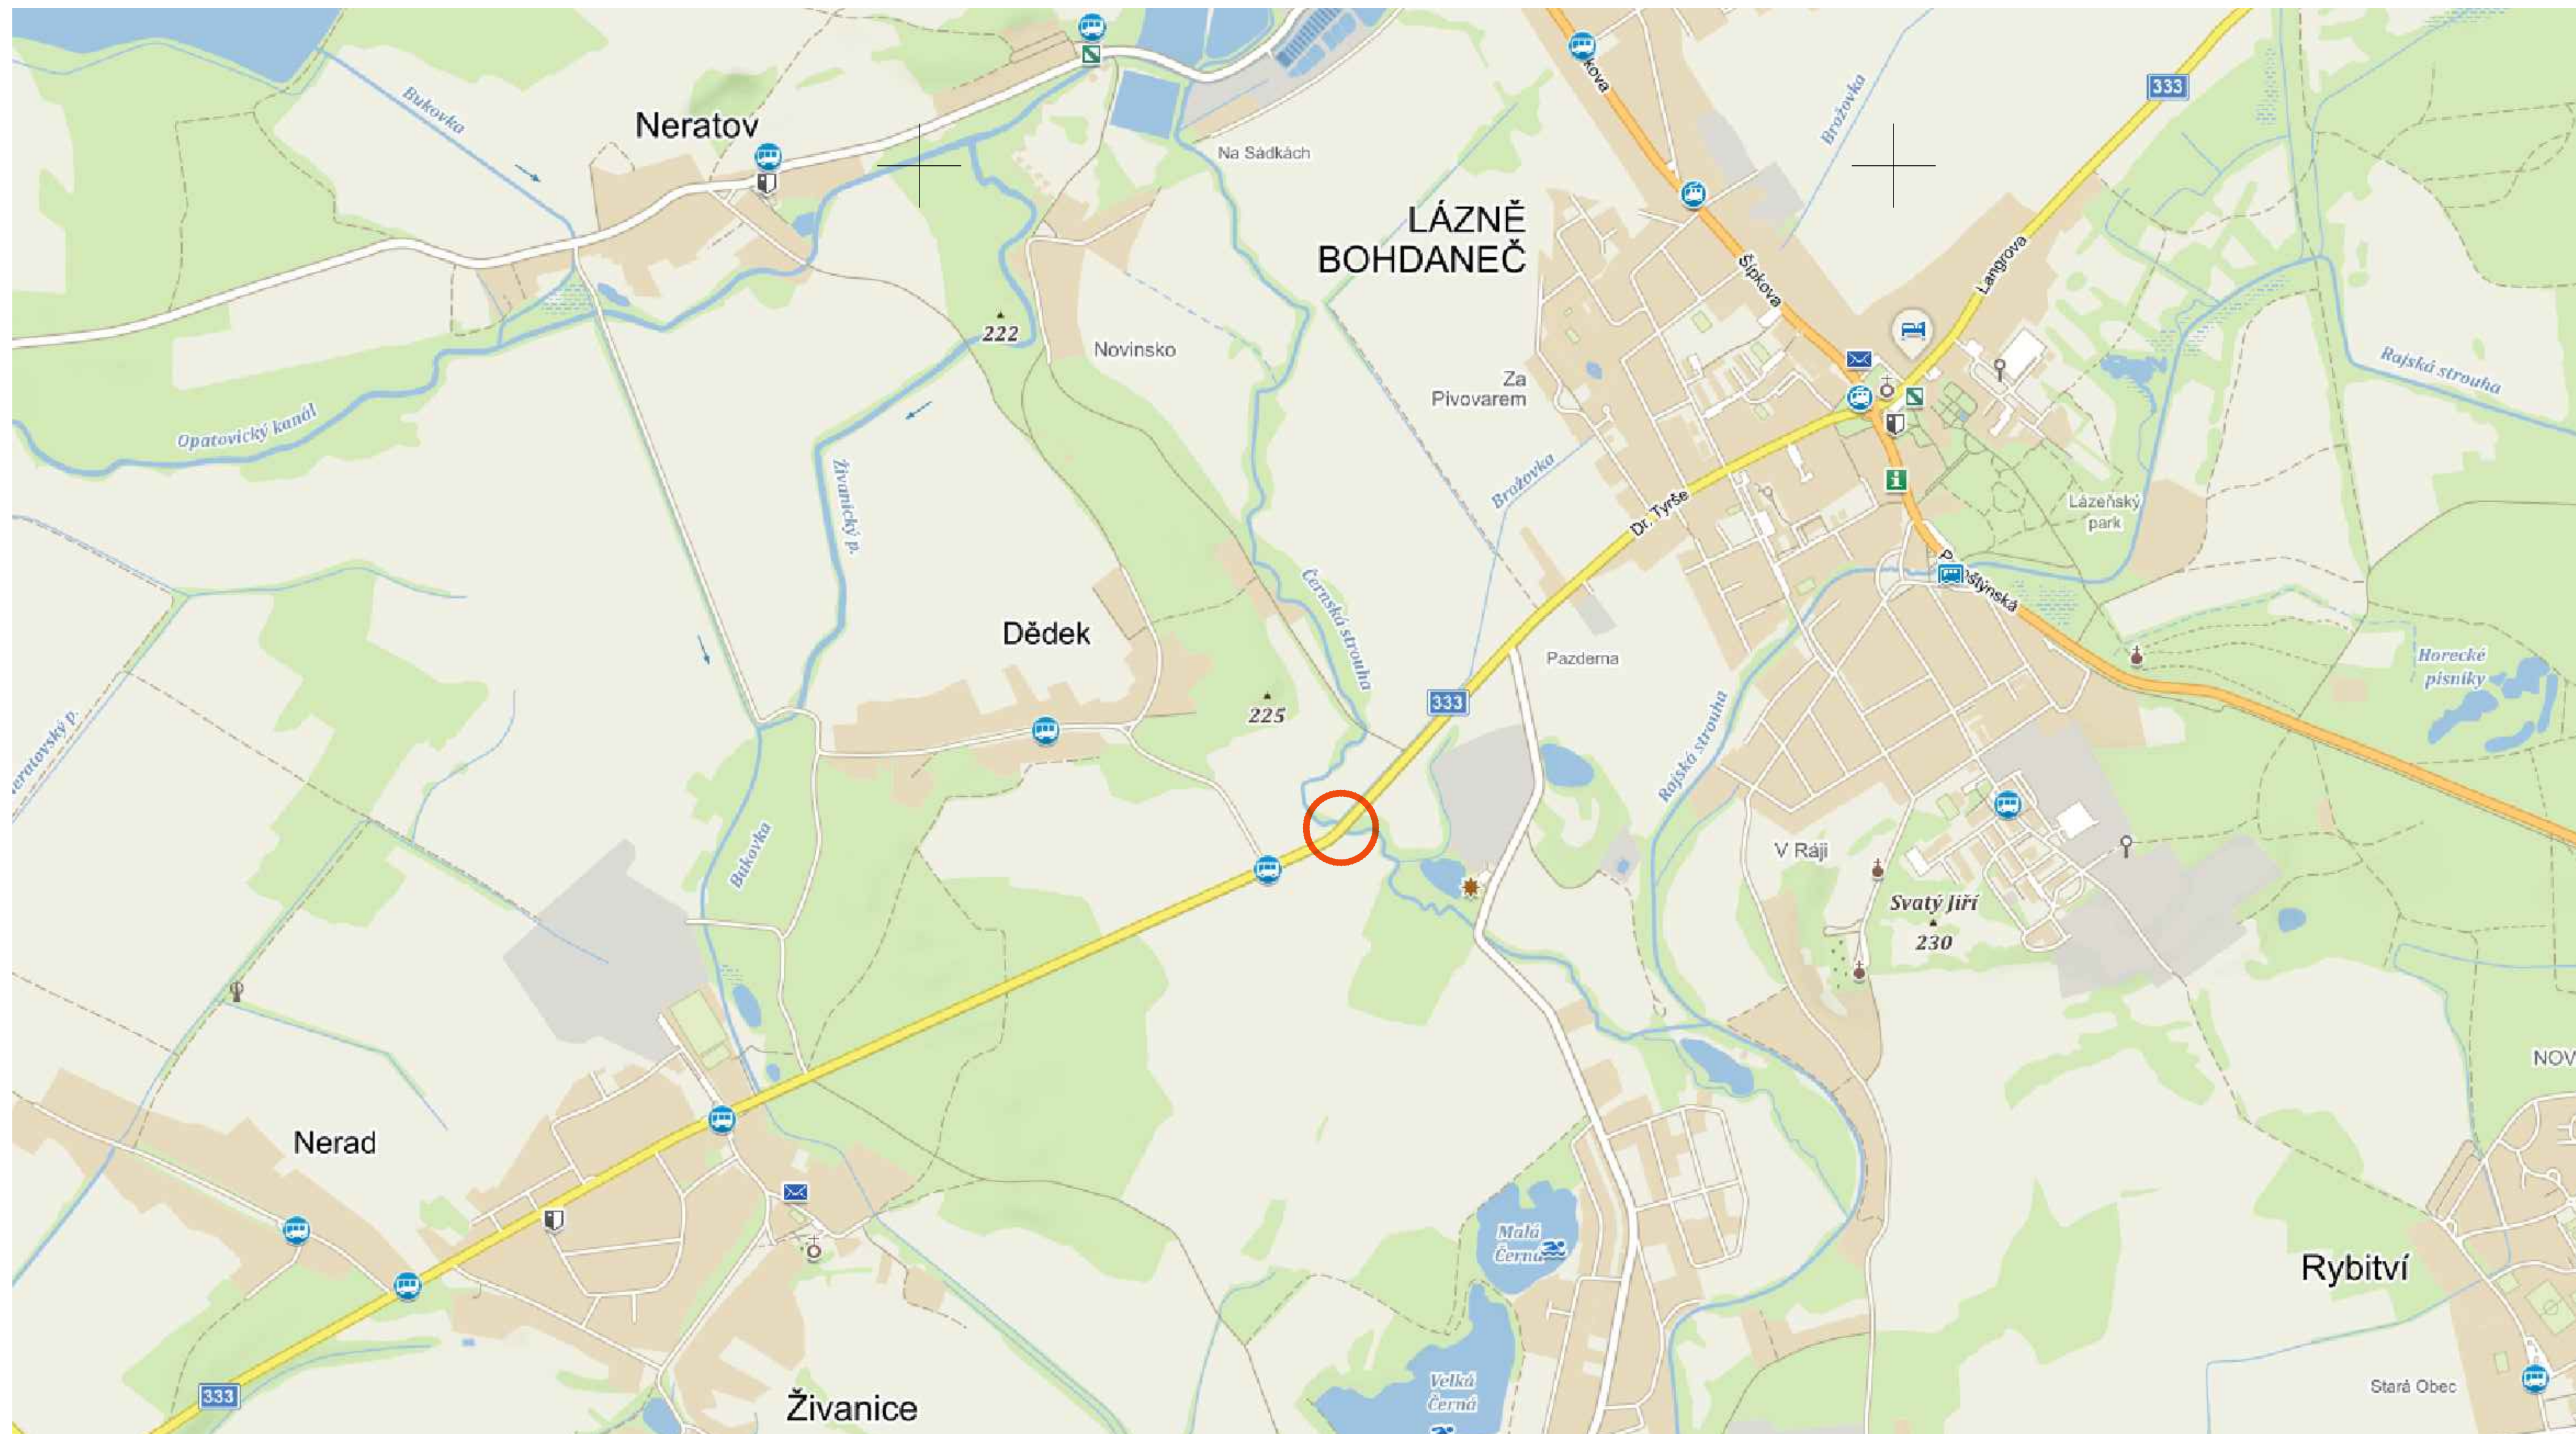

C.  
DUSP

SOUŘADNICOVÝ SYSTÉM: S-JTSK		VÝŠKOVÝ SYSTÉM: Bv	
KRESLIL:	KOLEKTIV		
ZPRACOVAL:	ING. MARTIN HYŘS		
TECHNICKÁ KONTROLA:	ING. MARTIN ROUŠAR		
ZODPOVĚDNÝ PROJEKTANT:	ING. JAN BURSA		
HLAVNÍ PROJEKTANT:	ING. JAN BURSA		
KRAJ: PARDUBICKÝ	OKRES: PARDUBICE	OBEC: LÁZNĚ BOHDANEČ	
INVESTOR: PARDUBICKÝ KRAJ, KOMENSKÉHO NÁMĚSTÍ 125, 532 11 PARDUBICE			STUPEŇ: DUSP
AKCE:	MOST EV. Č. 333-011 LÁZNĚ BOHDANEČ		ZAK.ČÍSLO: 2260-20-4
OBJEKT: C. – SITUACNÍ VÝKRESY			ARCHIVNÍ ČÍSLO: 2260
OBSAH:	SITUACE ŠIRŠÍCH VZTAHŮ		DATUM: 01/2020
			FORMÁT: A4
			MĚŘÍTKO: 1:300
			ČÍSLO SOUPRAVY: ČÍSLO PŘÍLOHY: C.1.