


SITUACE STÁVAJÍCÍHO STAVU – DÍL 6.
1: 500

LIST - 14.

LIST - 15.

LIST - 13.

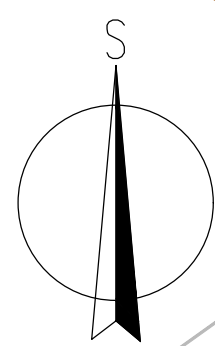

MĚŘÍTKO:

1:20000
m 200 400 600 800 1000
1:500
m 5,0 10,0 15,0 20,0 25,0


LEGENDA STÁVAJÍCÍ STAV :

- HRANY PLOCH, BUDOV, ROZHRANÍ POVRCHŮ, KULTUR ATD.
- KOVĚNÉ PLOTY
- DŘEVĚNÉ PLOTY
- SVODIDLA, ZÁBRADLÍ
- ZAMĚŘENÉ BUDOVY
- HRANICE KATASTRÁLNÍCH ŮZEMÍ
- ZAKRES HRANIC POZEMKŮ DLE KN
- ČÍSLA POZEMKŮ DLE KN

LEGENDA STÁVAJÍCÍCH INŽENÝRSKÝCH SÍTÍ:

- PODZEMNÍ SDOĚLOVACÍ VEDENÍ – CETIN a.s. – ZAMĚŘENÝ PRŮBĚH
- PODZEMNÍ SDOĚLOVACÍ VEDENÍ – CETIN a.s. – NEZAMĚŘENÝ PRŮBĚH, NEPROVOZOVANÉ SÍTĚ
- ELEKTRICKÉ VEDENÍ NN NADZEMNÍ – ČEZ DISTRIBUCE a.s.
- ELEKTRICKÉ VEDENÍ NN PODZEMNÍ – ČEZ DISTRIBUCE a.s.
- STL PODZEMNÍ PLYNOVOD – GridServices, s.r.o.
- VODOVODNÍ ŘÁD – OBEC BOROVÁ, VHOŠ, a.s.
- PLÁNOVANÁ KANALIZACE SPLAŠKOVÁ – OBEC BOROVÁ, OLDŘIS

PREHLEDNÁ SITUACE Kladu listů
1:20 000

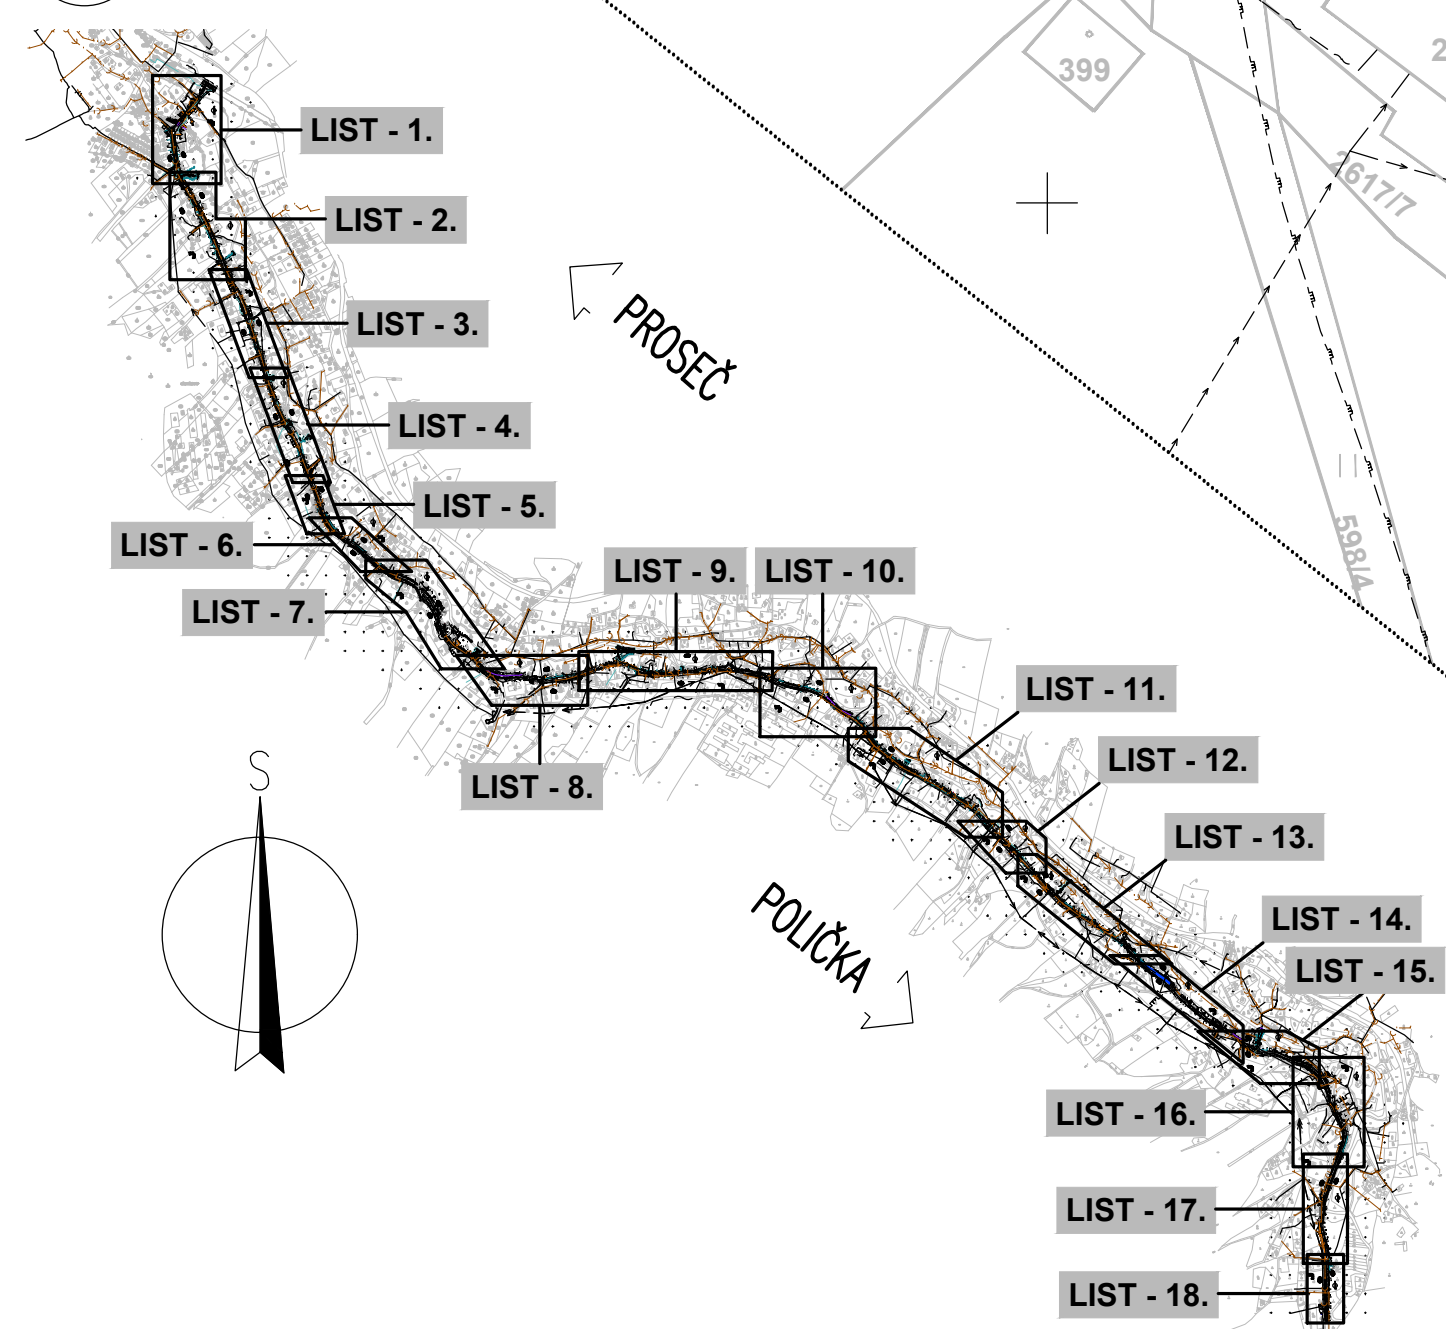

PDFS

SOUBRAVNICOVÝ SYSTÉM: S-JTSK		VÝŠKOVÝ SYSTÉM: BpM	
KRESLIL:	MILUŠ BEDNÁŘ, DIS.		
ZPRACOVAV:	MILUŠ BEDNÁŘ, DIS.		
TECHNICKÁ KONTROLA:	ING. JAN BURSA		FOTOSTERNA Č.P. 175, 566 01 VYSOKÉ MYTO E-MAIL: MOSOWSPROJEKT.CZ
ZODPOVĚDNÝ PROJEKTANT:	ING. JAN BURSA		
HLAVNÍ PROJEKTANT:	ING. JAN BURSA	OKRES: SVITAVY	STUPEŇ: POPS
KRAJ: PARDUBICKÝ	OKRES: SVITAVY		
INVESTOR: PARDUBICKÝ KRAJ, KOMENSKÉHO NÁMĚSTÍ 125, 532 11 PARDUBICE		ZAK.ČÍSLO:	1926-18-3
AKCE:			
REKONSTRUKCE SILNICE III/35724 BOROVÁ – OLDŘIS		ARCHIVNÍ ČÍSLO:	1926
OBJEKT: A.4. SITUACE STÁVAJÍCÍHO STAVU			
OBJEKT: A.4. SITUACE STÁVAJÍCÍHO STAVU		DATUM:	05/2020
OBJEKT: A.4. SITUACE STÁVAJÍCÍHO STAVU			
OBJEKT: A.4. SITUACE STÁVAJÍCÍHO STAVU		FORMÁT:	10 A4
OBJEKT: A.4. SITUACE STÁVAJÍCÍHO STAVU			
OBJEKT: A.4. SITUACE STÁVAJÍCÍHO STAVU		MĚŘÍTKO:	1:500, 20000
OBJEKT: A.4. SITUACE STÁVAJÍCÍHO STAVU			
OBJEKT: A.4. SITUACE STÁVAJÍCÍHO STAVU		ČÍSLO SOUPRAVY:	ČÍSLO PRÁLOHY:
OBJEKT: A.4. SITUACE STÁVAJÍCÍHO STAVU			
OBJEKT: A.4. SITUACE STÁVAJÍCÍHO STAVU		A.4.6.	

A.
PDPS