




PŮDORYS

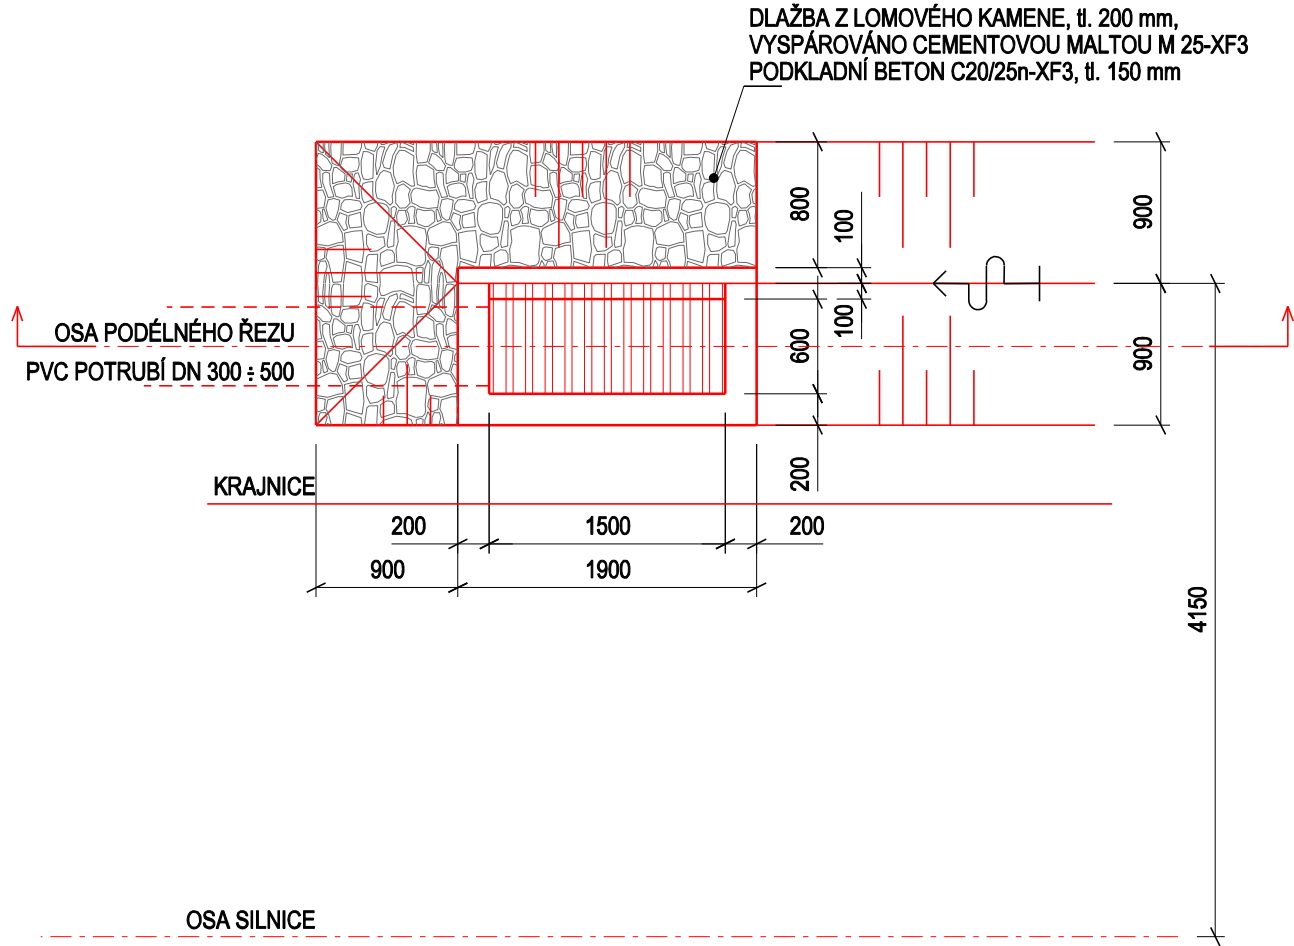


PŘÍČNÝ ŘEZ

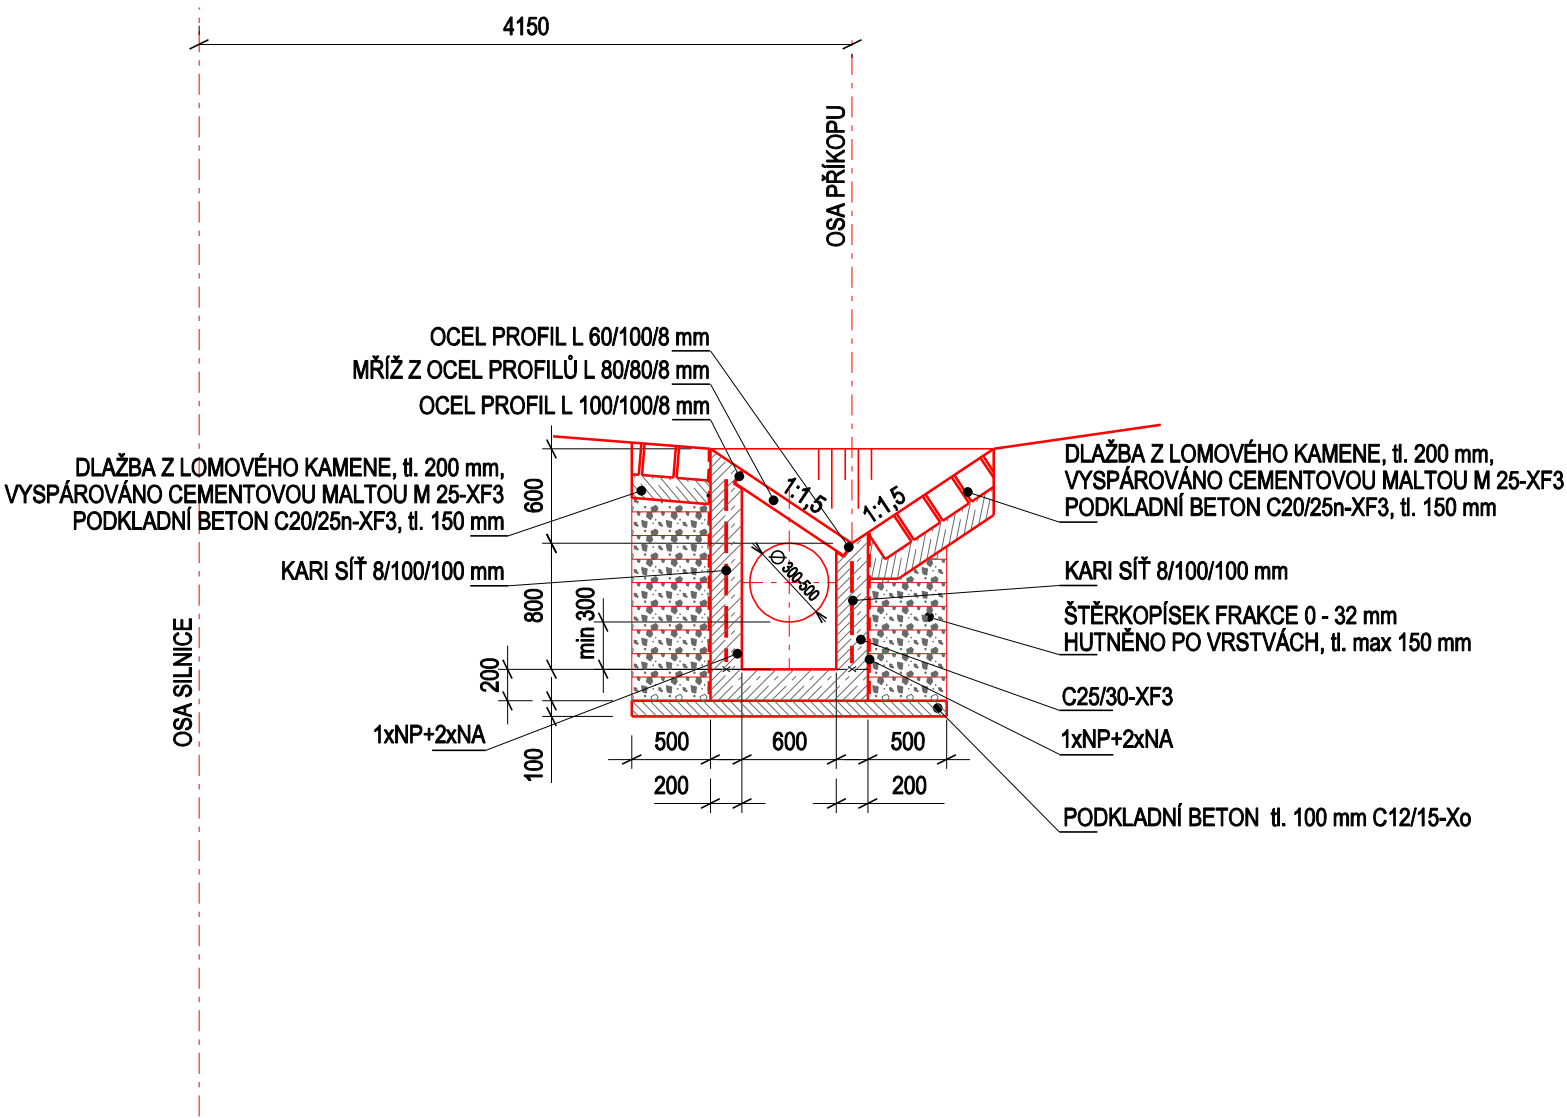

PODÉLNÝ ŘEZ

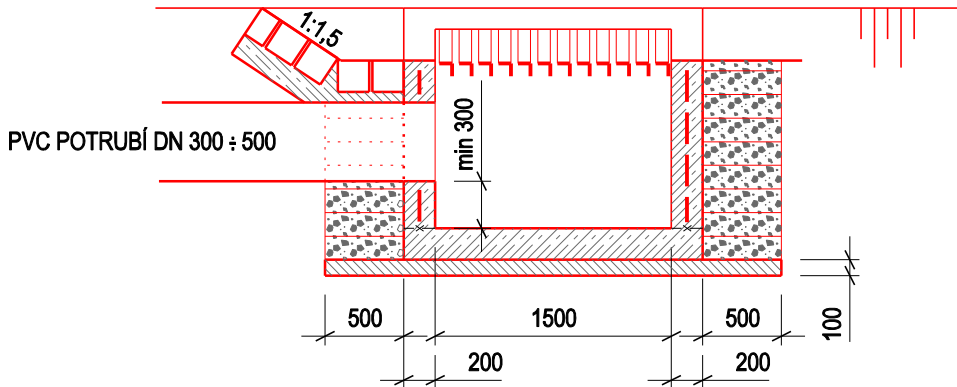

SO101 - KOMUNIKACE

ZPRACOVAL		ZODPOVĚDNÝ PROJEKTANT		INDESING s.r.o. Jezbořice 110 PSČ 53002 email : indesing@email.cz mobil : 777886889 IČO 268 76 035	
Tomáš Sojka		Ing. Jiří Šejnoha			
					
KAT. ÚZEMÍ	Kladno u Hlinska	OKRES	Chrudim		
INVESTOR		SÚS Pardubického kraje			
Rekonstrukce silnice III/3439 Kladno				DRUH PROJEKTU	PDPS
				FORMÁT	2 A4
				DATUM	duben 2022
				ČÍSLO ZAKÁZKY	201802
HORSKÁ VPUSŤ				MĚŘÍTKO 1:50	Č. PŘÍLOHY B.101.8