






# SITUACE ODVODNĚNÍ M 1:250

## Okružní křižovatka II/306 a II/358 Skuteč

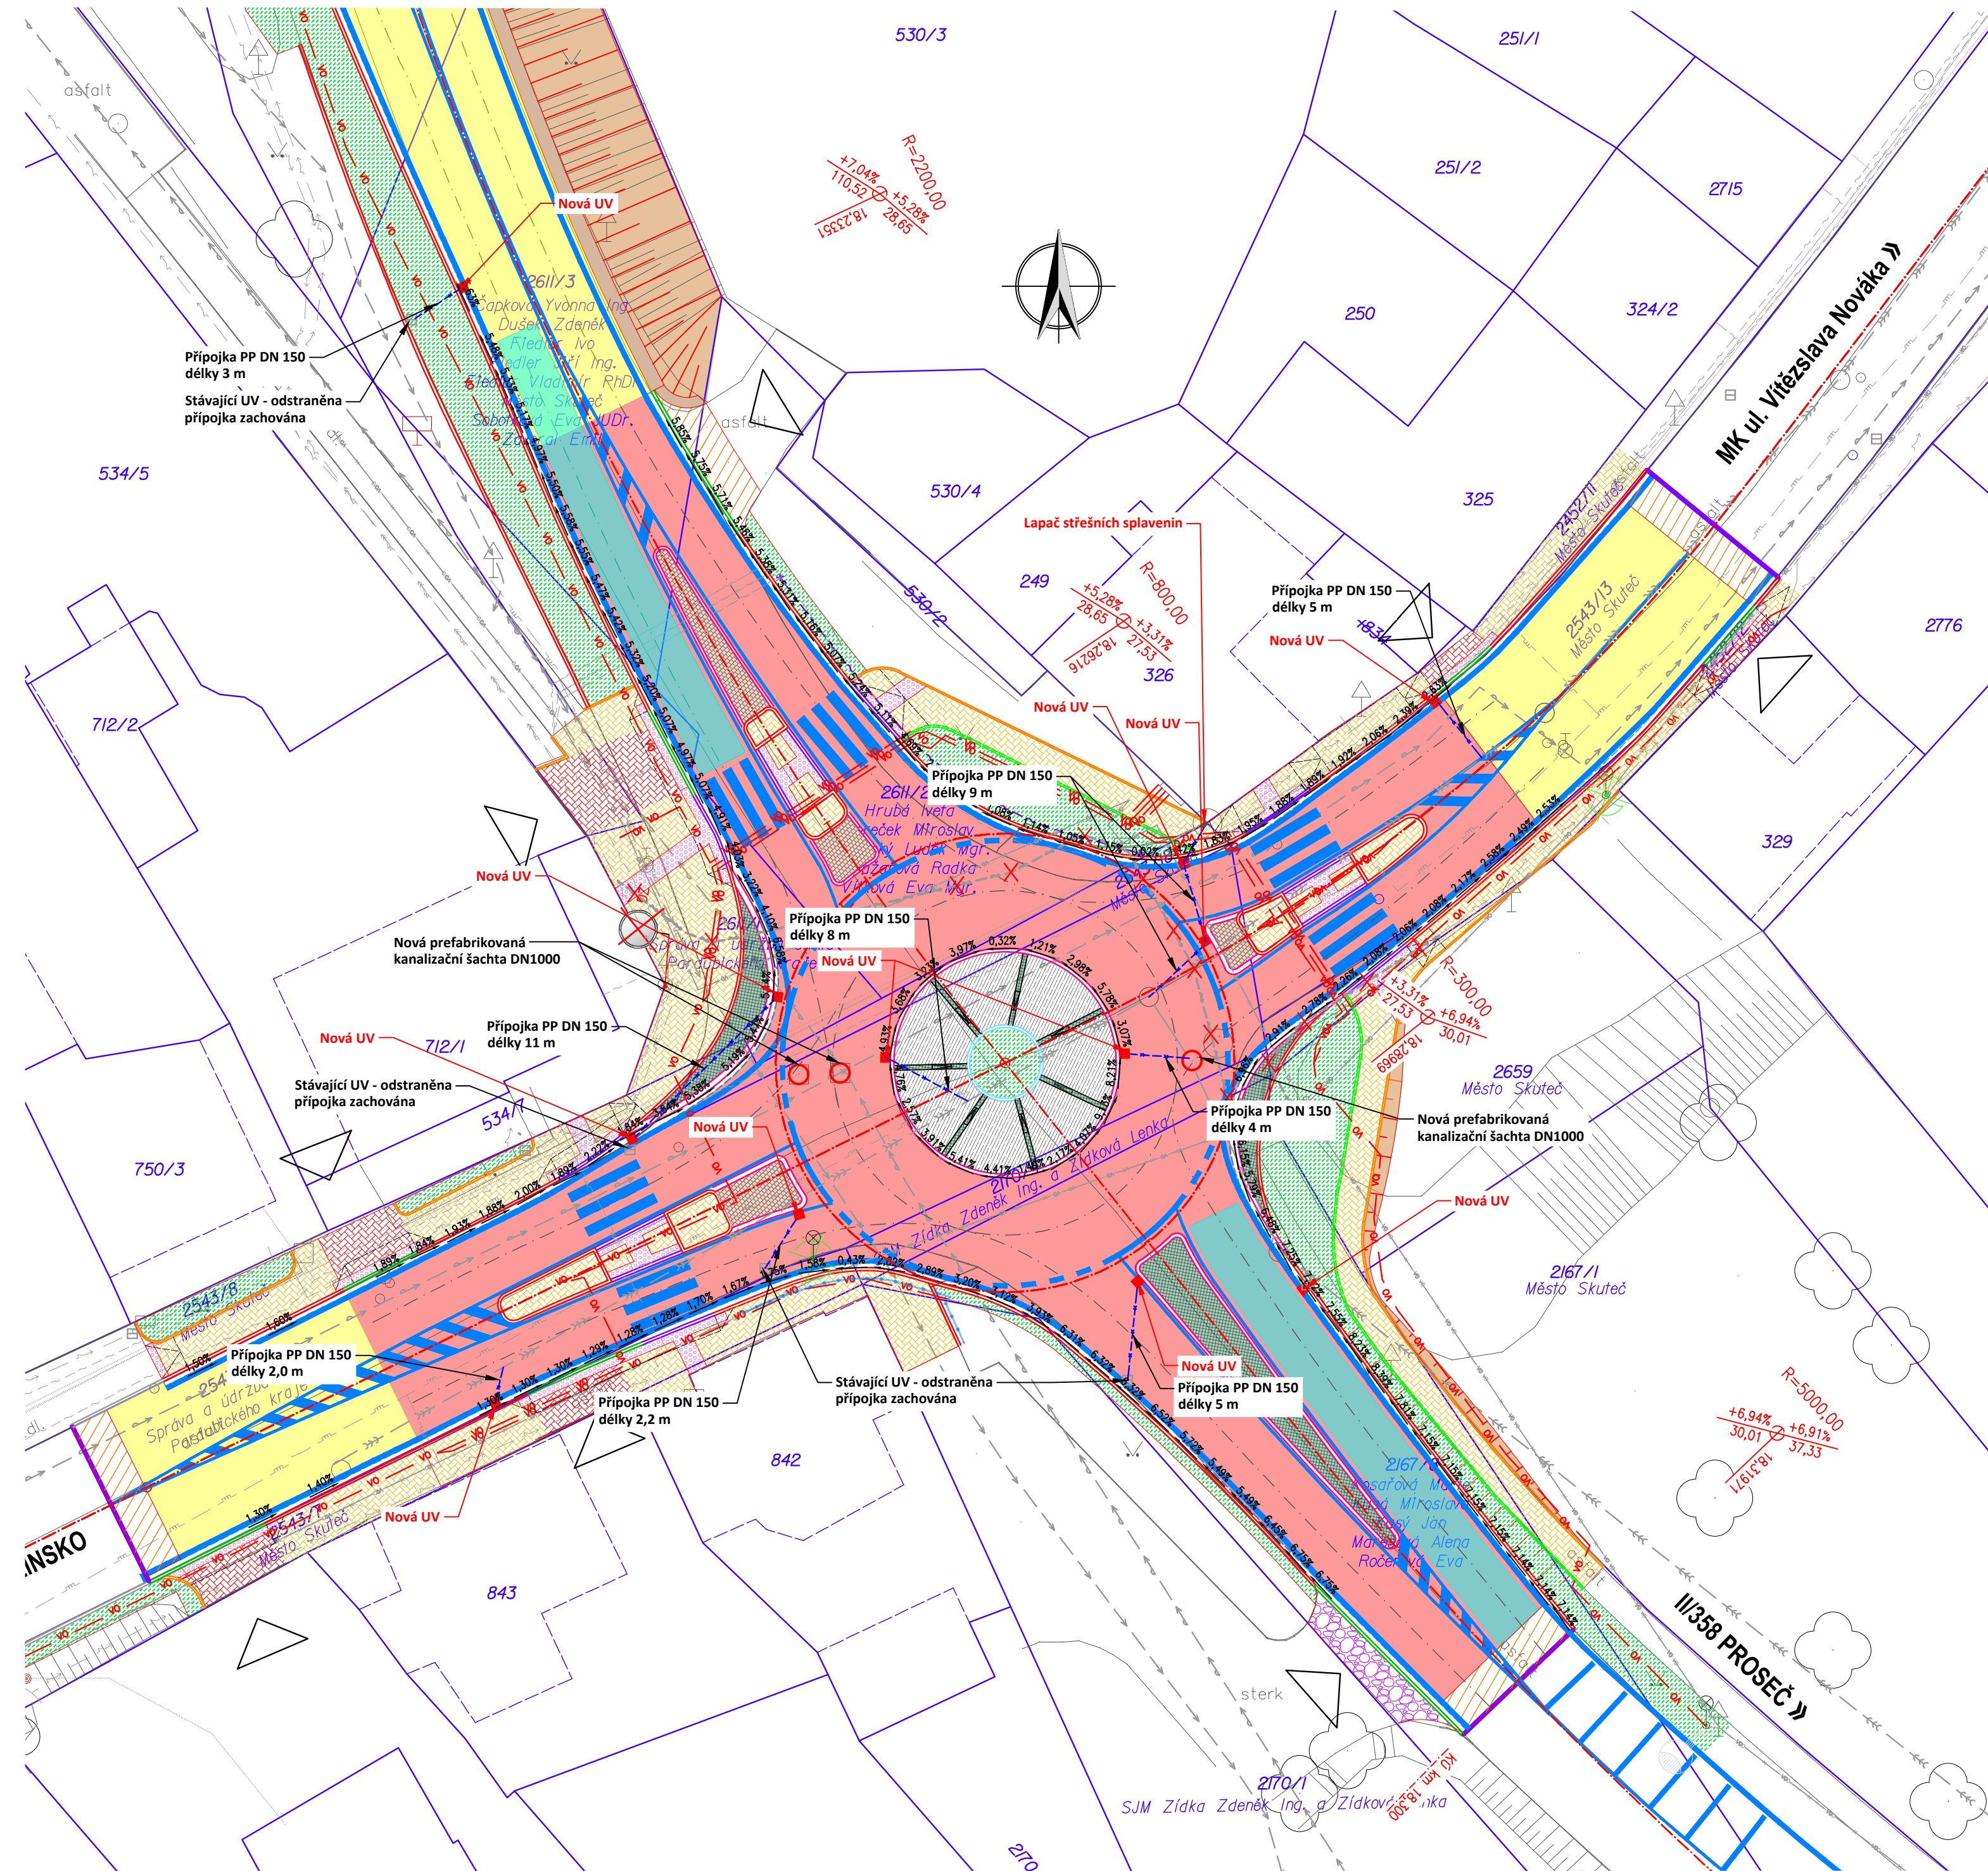

-  LAPAČ STŘEŠNÍCH SPLAVENIN (GAJGR)  
 NOVÁ ULIČNÍ VPUŠŤ  
 PŘÍPOJKY ULIČNÍCH VPUŠTÍ – DN 150  
 PŘÍPOJKY LAPAČŮ STŘEŠNÍCH SPLAVENIN – DN 125

Generální projektant:




PRODIN A.S.  
K VÁPENCE 2745  
530 02 PARDUBICE

WWW.PRODIN.CZ  
DIČ: CZ25292161  
IČO: 25292161

Zpracovatel dílčí části dokumentace:

Souřadnicový systém S-JTSK, Výškový systém Bpv

Vypracoval: Ing. Ondřej Ťupa		Zodp. projektant: Ing. Michal Hornýš		Kontroloval: Ing. Michal Hornýš			
Kraj: Pardubický			Traťový úsek/Obec: Skuteč				
Investor Správa a údržba silnic Pardubického kraje							
Akce:  Okružní křižovatka II/306 a II/358 Skuteč							
Obsah výkresu:  SITUACE ODVODNĚNÍ						Formát: 1,5x3 A4	
						Datum 05/2021	
						Stupeň PD: PDPS	
						Č. zakázky 3111-20-105	
						Změna	Č. kopie
						Měřítko  1:250	
						Část dokumentace	Č. výkresu
						D.1.1	2.10