


SITUACE POZEMNÍ KOMUNIKACE M 1:250

Okružní křižovatka II/306 a II/358 Skuteč

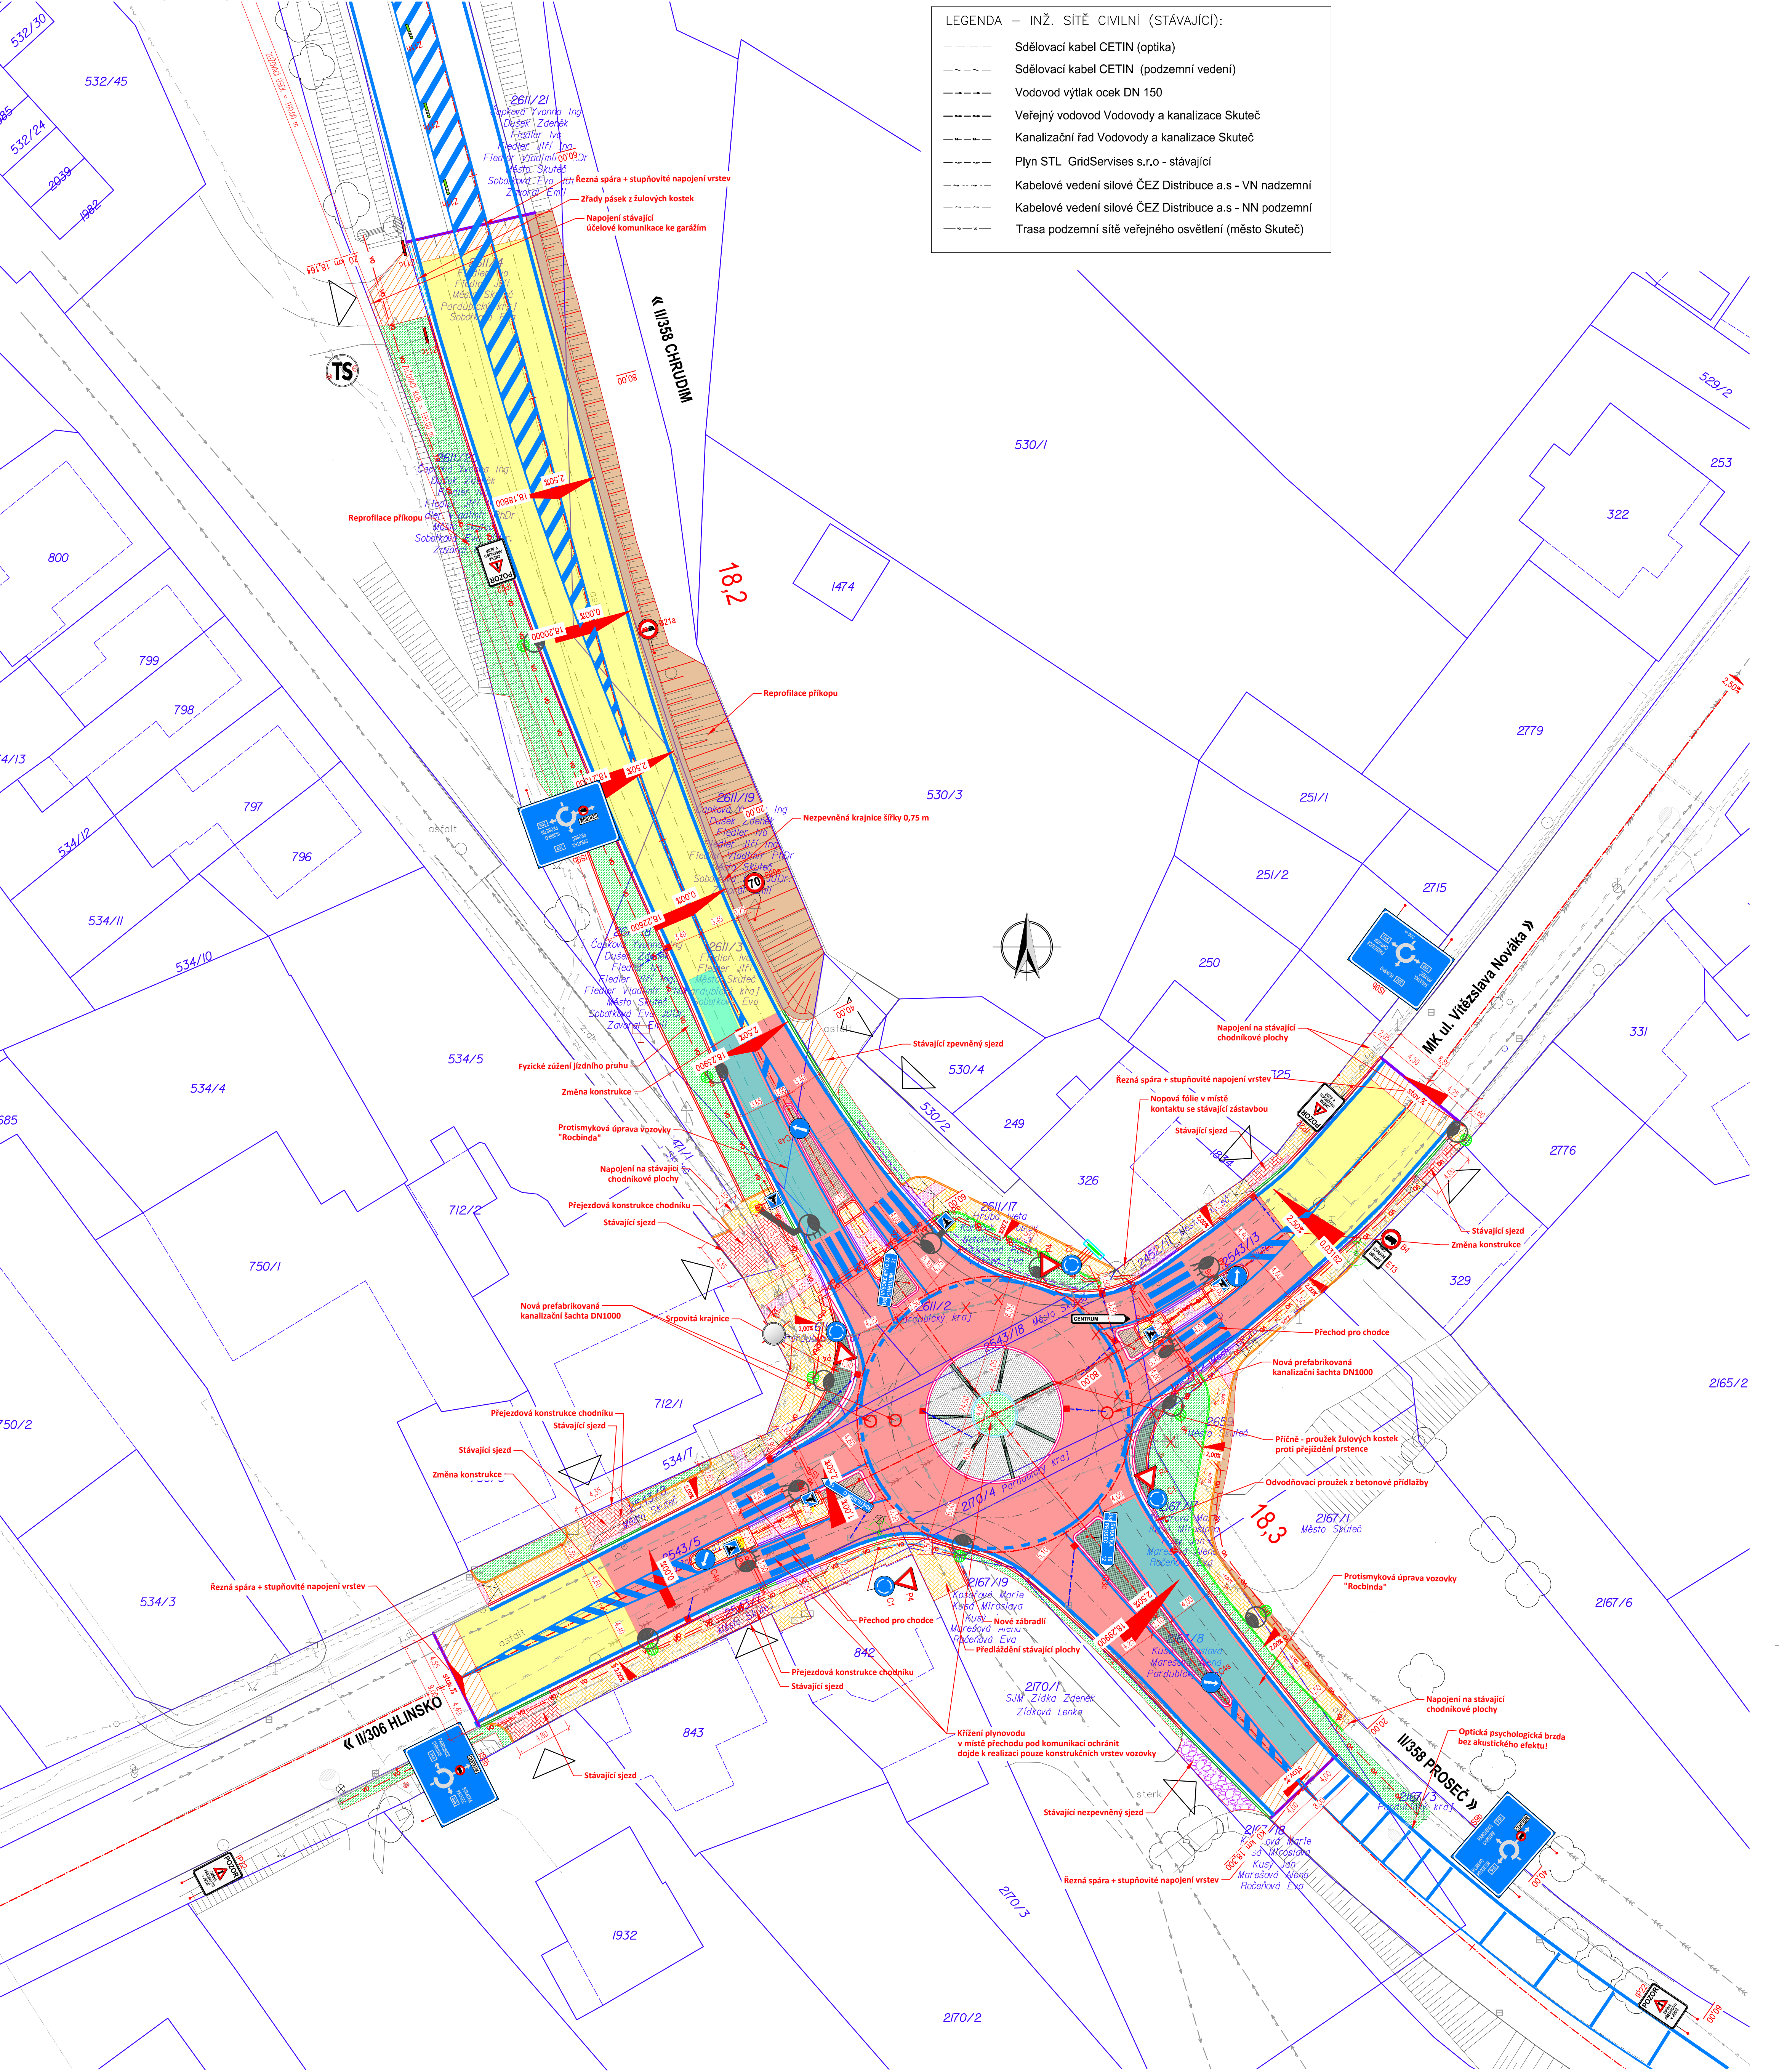

LEGENDA OBRUB – NOVĚ NAVRŽENÝ STAV:	
	BETONOVÝ OBRUBNÍK SILNIČNÍ – PODSÁDKA +0.10 – 0.15 m
	BETONOVÝ OBRUBNÍK SILNIČNÍ – PODSÁDKA +0.02 m
	BETONOVÝ OBRUBNÍK SILNIČNÍ NÁJEZDOVÝ – PODSÁDKA +0.05 m
	BETONOVÝ OBRUBNÍK SILNIČNÍ – PODSÁDKA +0.18 m
	BETONOVÝ OBRUBNÍK SILNIČNÍ NÁJEZDOVÝ PRO OK – PODSÁDKA +0.09 m
	BETONOVÝ OBRUBNÍK CHODNÍKOVÝ – PODSÁDKA +0.1 m
	BETONOVÝ OBRUBNÍK CHODNÍKOVÝ – PODSÁDKA +0.00 m
LEGENDA NÁVRHU – NOVĚ NAVRŽENÝ STAV:	
	NOVÝ STAV – NÁVRH
	OSA KOMUNIKACE
	OSA JÍZDNÍCH PÁSŮ
	HRANICE STAVBY
	ROZHRANÍ STAVEBNÍCH OBJEKTŮ
	LOMY SKLONŮ
	REZNÁ SPÁRA
	SILNIČNÍ BETONOVÁ PŘÍDLAŽBA Š. 250MM
	POPIS NAVRŽENÉHO STAVU
	STÁVAJÍCÍ STAV – ZAMĚŘENÍ

LEGENDA PLOCH – NOVĚ NAVRŽENÝ STAV:	
	KONSTRUKCE A VOZOVKA – KOMPLETNÍ REKONSTRUKCE – ASFALTOVÝ BETON
	KONSTRUKCE B VOZOVKA – OBNOVA KONSTRUKČNÍCH VRSTEV – ASFALTOVÝ BETON
	KONSTRUKCE C POJÍŽDĚNÝ PRSTENEC – BETON
	KONSTRUKCE D.1 CHODNÍKOVÁ PLOCHA – ZÁMKOVÁ DLAŽBA
	KONSTRUKCE D.2 OCHRANNÉHO OSTRŮVKU – ZÁMKOVÁ DLAŽBA
	KONSTRUKCE D.3 CHODNÍKOVÁ PLOCHA – SJEZDY – ZÁMKOVÁ DL.
	KONSTRUKCE E SRPOVITÁ KRAJNICE A DĚLICÍ OSTRŮVEK – ŽULOVÉ KOSTKY VELKÉ
	PROTISMYKOVÁ ÚPRAVA VOZOVKY
	KONSTRUKCE NEZPEVNĚNÉ SJEZDY – FRÉZING
	NEZPEVNĚNÁ KRAJNICE – R-MATERIÁL
	NAPOJENÍ NA STÁVAJÍCÍ STAV
	ZELENĚ – OHUMUSOVÁNÍ A OSETI
	VODOROVNÉ DOPRAVNÍ ZNAČENÍ
	VAROVNÉ A SIGNÁLNÍ PÁSY
	REPROFILACE PŘÍKOPU
	PŘÍČNĚ ULOŽENÝ PRUH ŽULOVÝCH KOSTEK 16/16 PROTI PŘEJÍZDĚNÍ PRSTENCE

LEGENDA – INŽ. SÍTĚ CIVILNÍ (STÁVAJÍCÍ):	
	Sdělovací kabel CETIN (optika)
	Sdělovací kabel CETIN (podzemní vedení)
	Vodovod výtlač ocek DN 150
	Veřejný vodovod Vodovody a kanalizace Skuteč
	Kanalizační řád Vodovody a kanalizace Skuteč
	Plyn STL GridServices s.r.o. - stávající
	Kabelové vedení silové ČEZ Distribuce a.s. - VN nadzemní
	Kabelové vedení silové ČEZ Distribuce a.s. - NN podzemní
	Trasa podzemní sítě veřejného osvětlení (město Skuteč)

	LAPAČ STŘEŠNÍCH SPLAVENIN (GAJGR)
	NOVÁ ULIČNÍ VPUSŤ
	PŘÍPOJKY ULIČNÍCH VPUSŤÍ – DN 150
	PŘÍPOJKY LAPAČŮ STŘEŠNÍCH SPLAVENIN – DN 125
	SO 401 – VEŘEJNÉ OSVĚTLENÍ
	NOVÉ SVÍTIDLO VEŘEJNÉHO OSVĚTLENÍ
	SO 401 – VEŘEJNÉ OSVĚTLENÍ
	NOVÉ NÁSVÍCENÍ PŘECHODU NEBO MÍSTO PRO PŘECHÁZENÍ
	SO 401 – TRASA KABELU VO
	ODSTRANĚNÍ STÁVAJÍCÍ TRASY VO
	SO 402 – PŘELOŽKA SEK
	SO 403 – PŘELOŽKA VEDENÍ NN
	ODSTRANĚNÍ STÁVAJÍCÍ TRASY NN

Generální projektant:	
Zpracovatel částí dokumentace:	
Vypracoval: Ing. Ondřej Tupa	Zodp. projektant: Ing. Michal Hornýš
Kraj: Pardubický	Kraj: Pardubický
Investor: Správa a údržba silnic Pardubického kraje	Kontroloval: Ing. Michal Hornýš
Akce:	Trafikový úsek/Obec: Skuteč
Okružní křižovatka II/306 a II/358 Skuteč	
Formát: 3x3 A4	Č. kópie: 3111-20-105
Datum: 05/2021	Č. kópie: 3111-20-105
Stupeň PD: PDPS	Č. kópie: 3111-20-105
Č. zakázky: 3111-20-105	Č. kópie: 3111-20-105
Měřítko: 1:250	Č. kópie: 3111-20-105
Obsah výkresu: SITUACE POZEMNÍ KOMUNIKACE	Č. kópie: 3111-20-105