




PŘEHLEDNÁ SITUACE  
M1:100 000

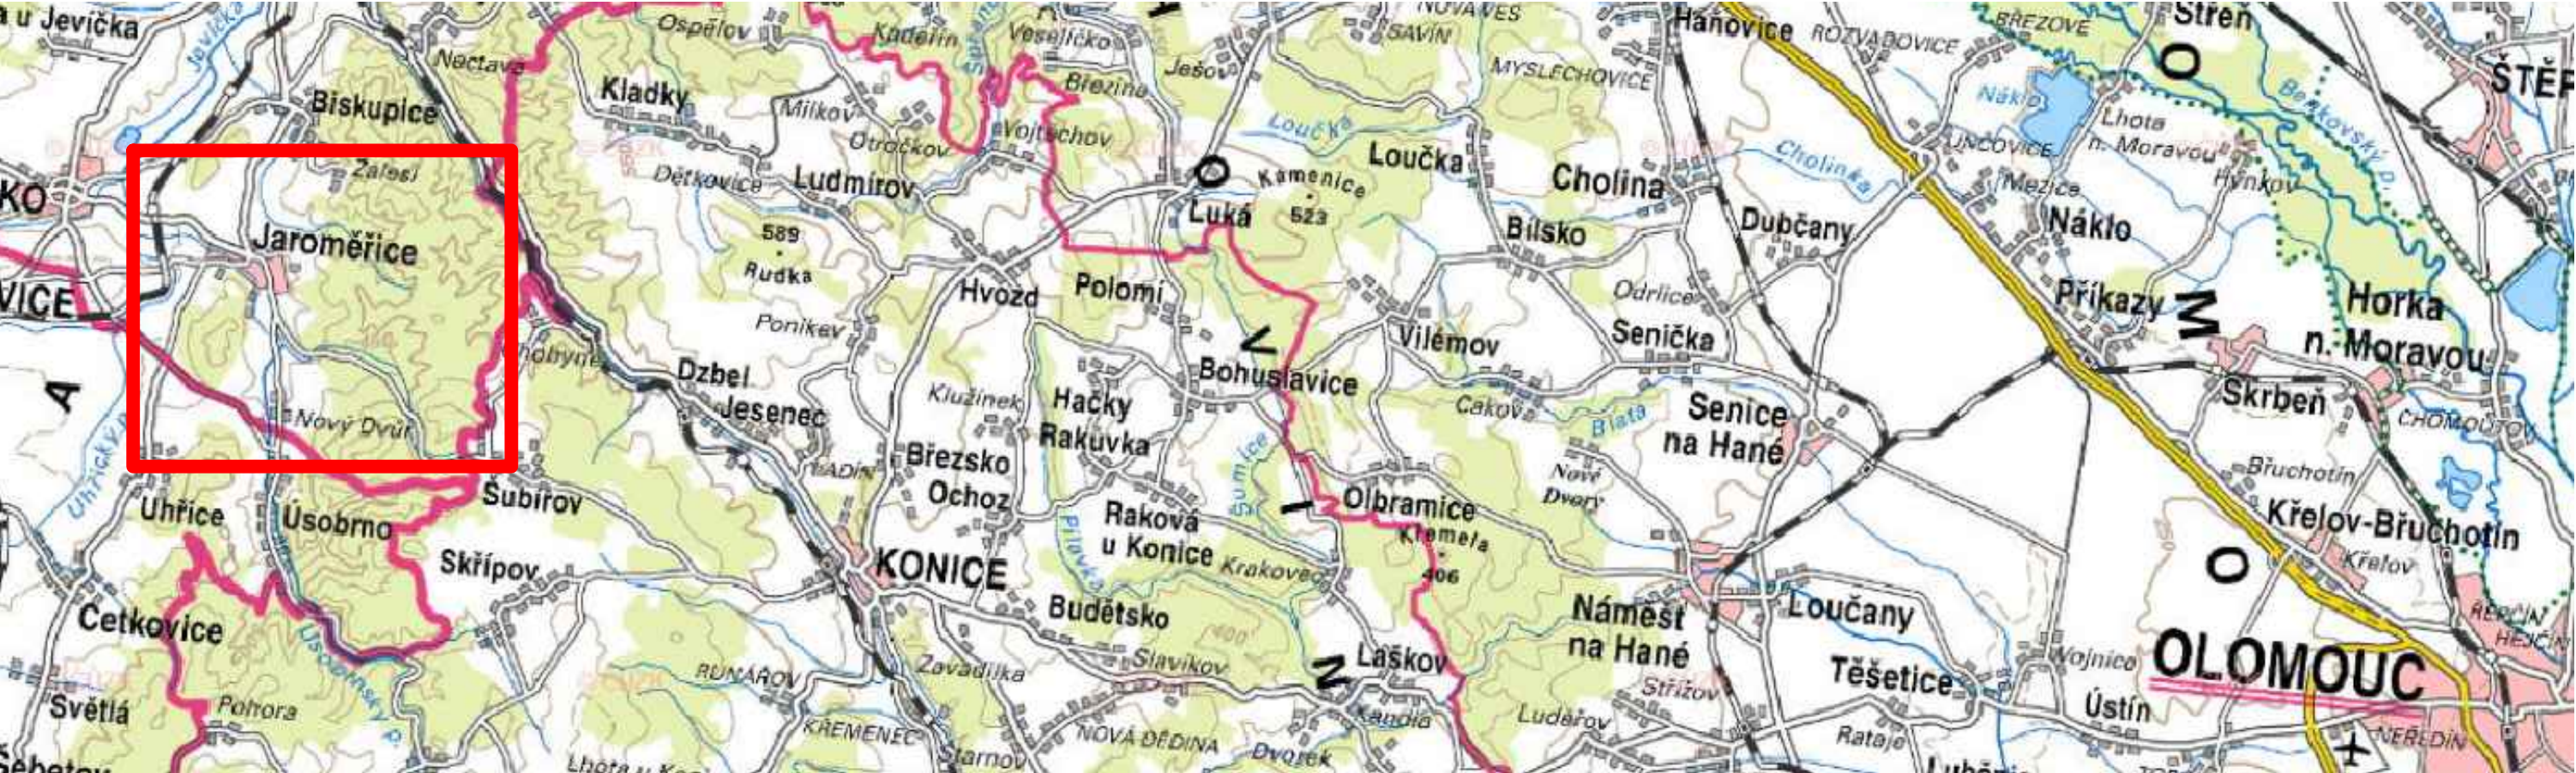

PŘEHLEDNÁ SITUACE  
M1:20 000

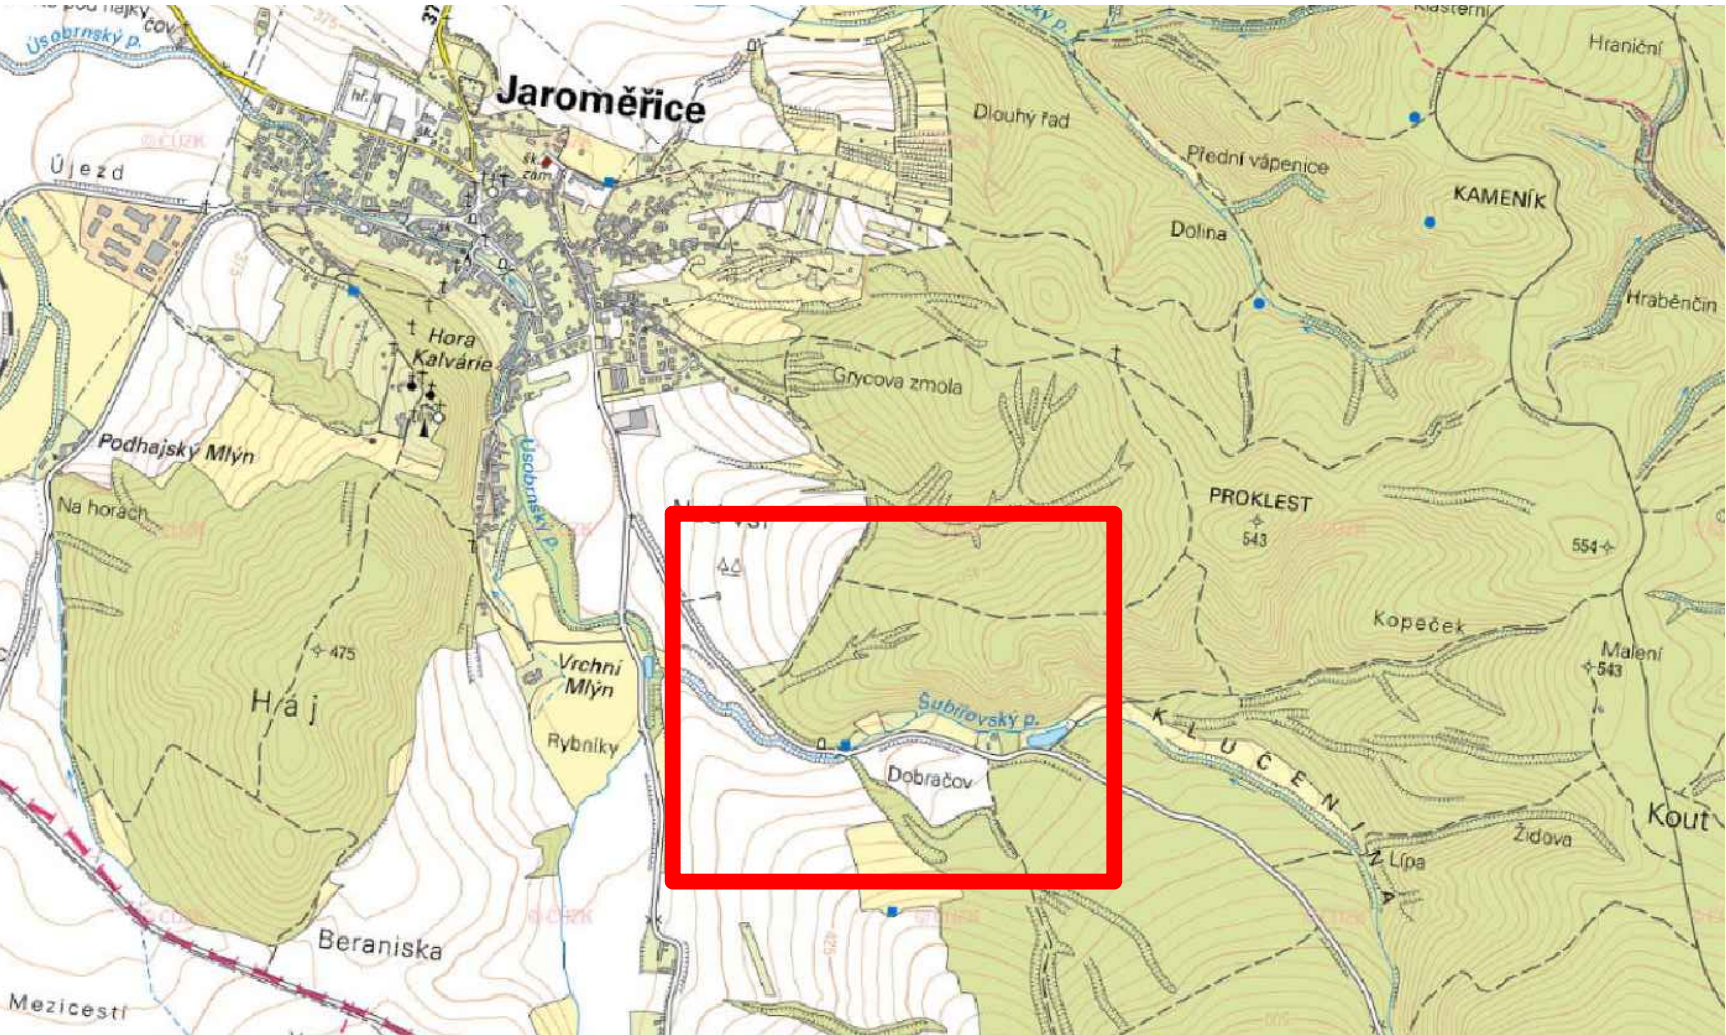

PŘEHLEDNÁ SITUACE  
M1:2000

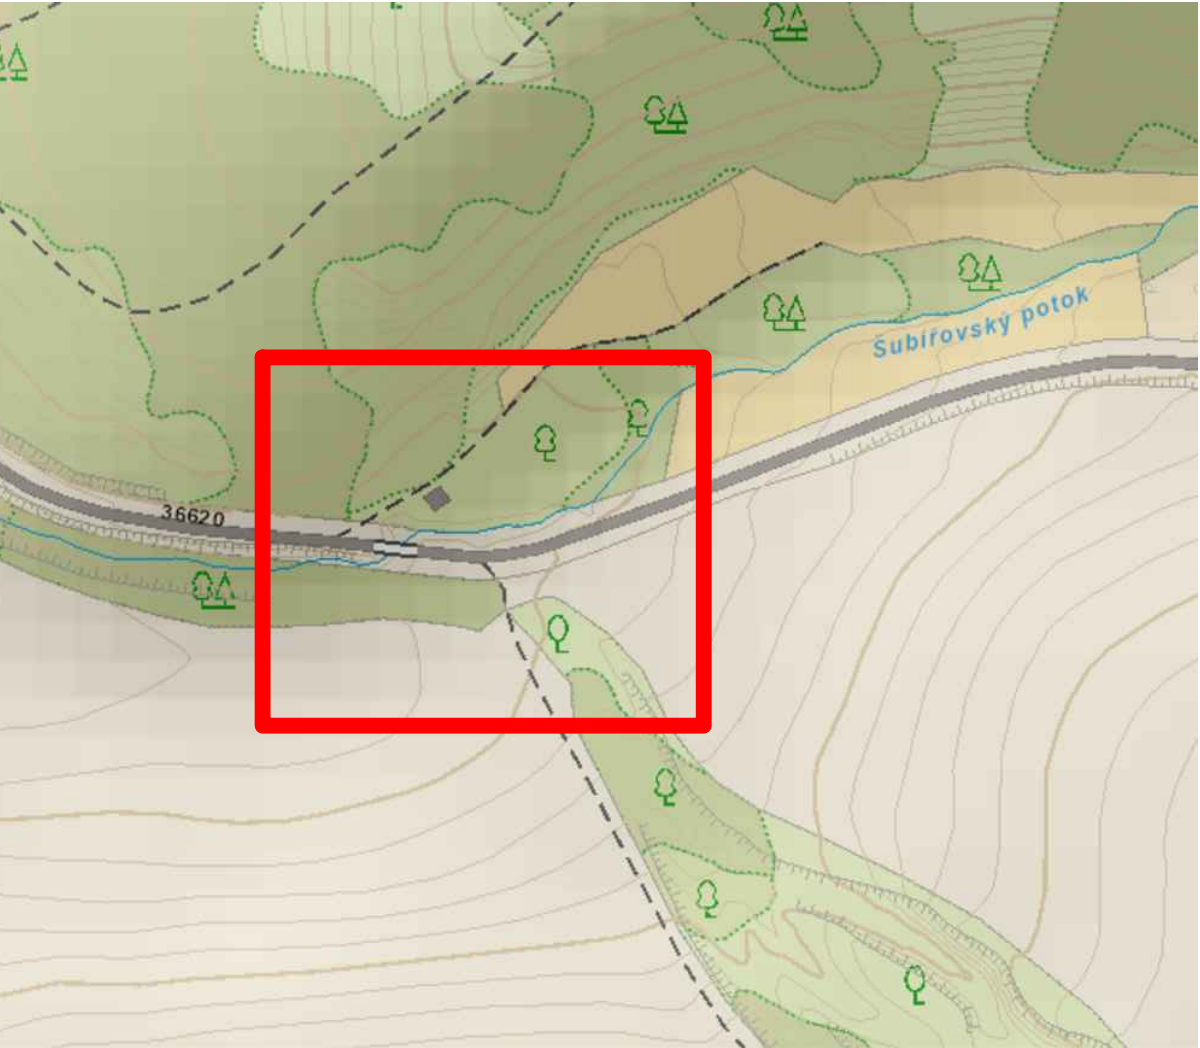


03		
02		
01		
ZMĚNA	POPIS	DATUM



**ING. IVAN ŠÍR**  
PROJEKTOVÁNÍ DOPRAVNÍCH STAVEB CZ s.r.o.  
Haškova 1714/3, 500 02 Hradec Králové, tel: +420 603 181 473, sir@sirivan.cz, www.sirivan.cz

IČ: 259 62 914

investor: Správa a údržba silnic  
Pardubického kraje  
Doubřavice 98, 533 53, Pardubice



**PŘELOŽKA VODOVODU VČ. KABELOVÝCH ROZVODŮ, JAROMĚŘICE**

■ kraj:  
Pardubický

■ MÚ / OU:  
Jaroměřice

■ stupeň utajení:  
bez utajení

■ datum:  
02/2022

■ zakázkové číslo:  
21068

■ stupeň PD:  
PDPS

■ odpovědný projektant stavby:  
Ing. Ivan Šír

■ odpovědný projektant objektu:  
Ing. Alena Melišová

■ vypracoval:  
Ing. Tomáš Doležal

■ kontroloval:  
Ing. Jan Fiala

■ změna číslo:  
00

■ měřítko:  
1:100 000

*Šír*

*Fiala*

SITUAČNÍ VÝKRESY

SITUAČNÍ VÝKRES ŠIRŠÍCH VZTAHŮ

C.  
1