


SITUACE STÁVAJÍCÍHO STAVU
1: 250

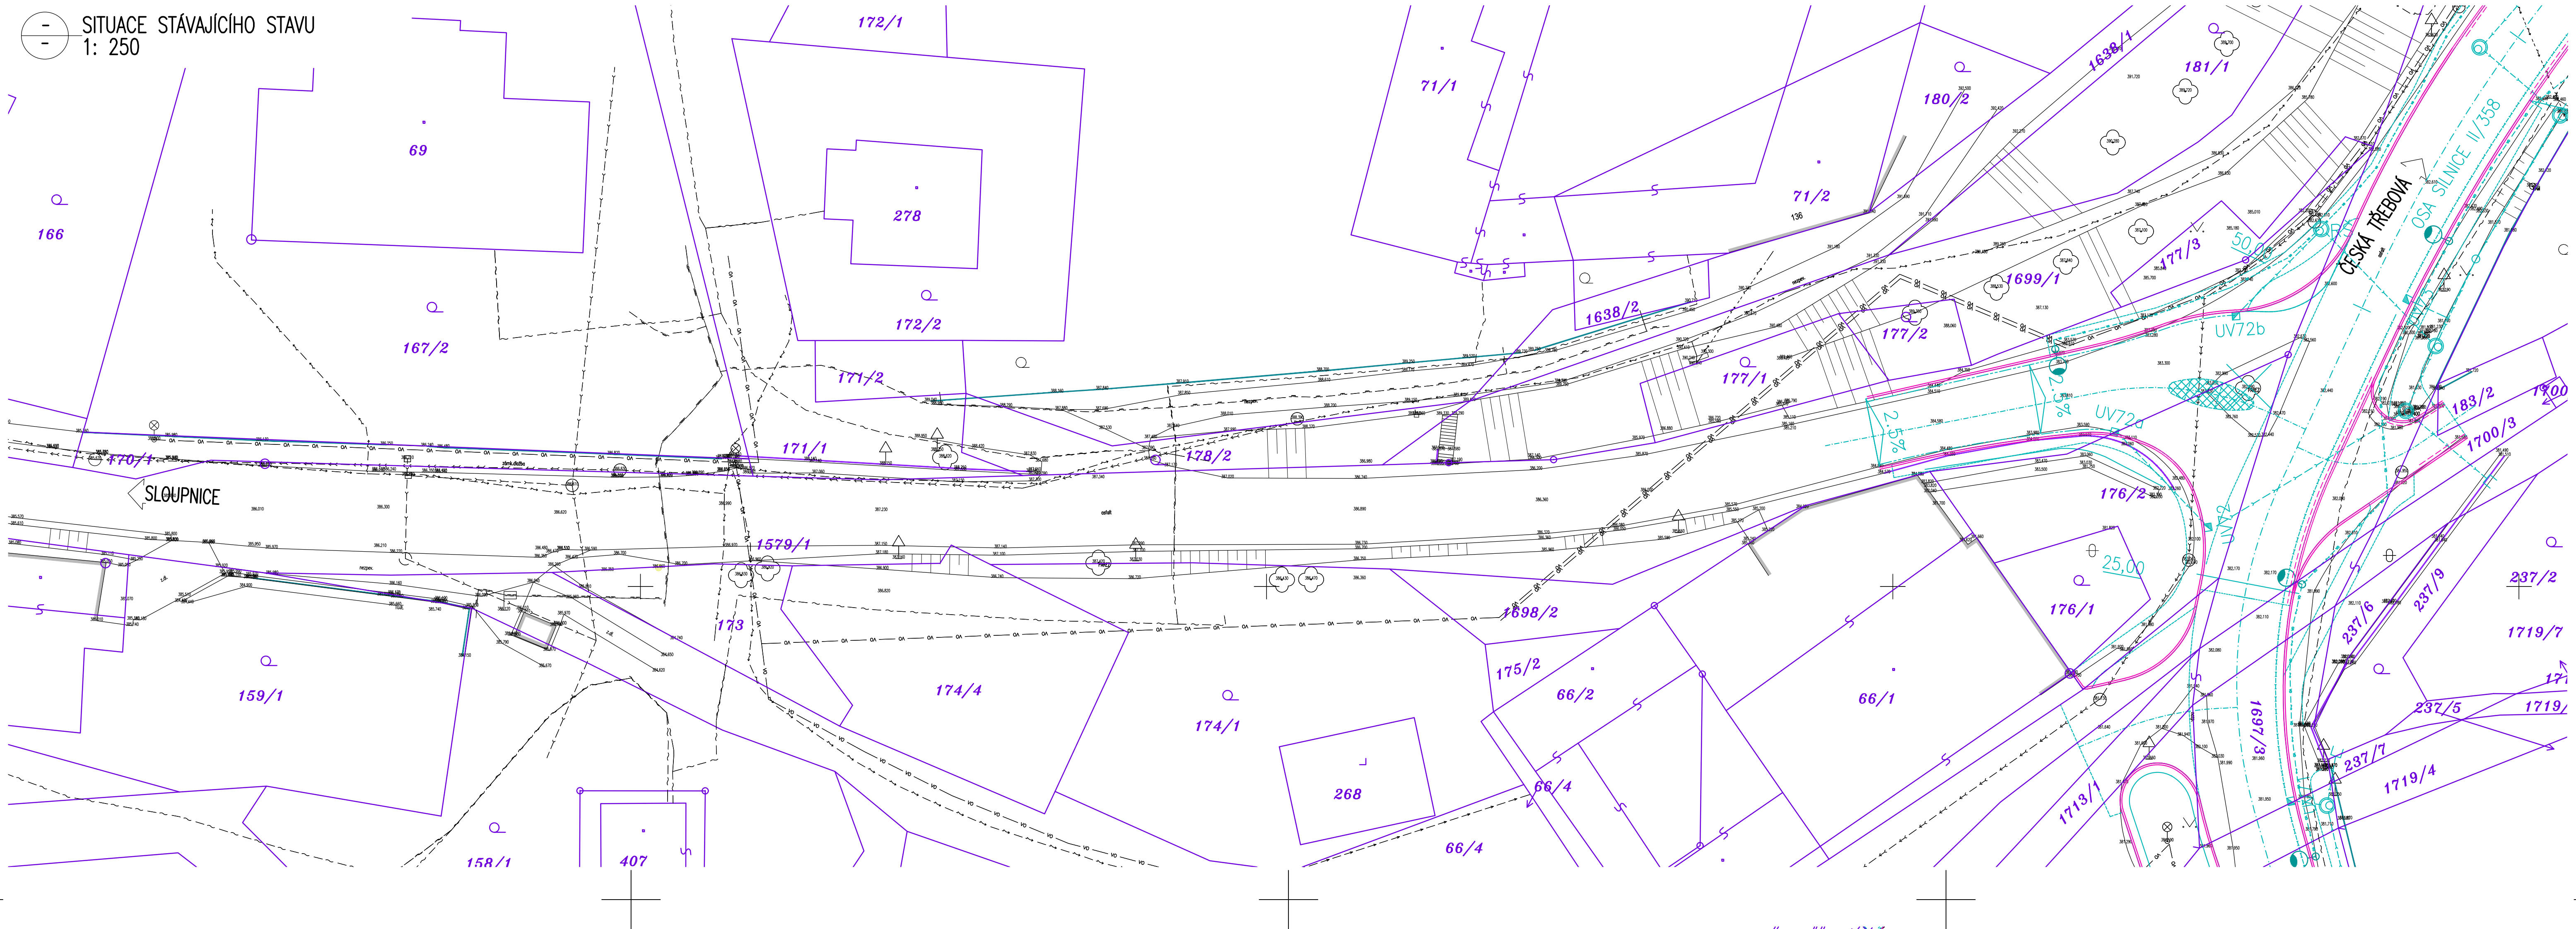


LEGENDA STÁVAJÍCÍ STAV :

- HRANY PLOCH, BUDOV, ROZHRANÍ POVRCHŮ, KULTUR ATD.
- KOVOVÉ PLOTY
- DŘEVĚNÉ PLOTY
- SVODIDLA, ZABRADLÍ
- ZAMĚŘENÉ BUDOVY
- ZÁKRES HRANIC POZEMKŮ DLE KN
- ČÍSLO POZEMKŮ DLE KN
- SOUVISEJÍCÍ AKCE "MODERNIZACE SILNICE II/358 LITOMYŠL-ČESKÁ TŘEBOVÁ"
- SILNIČNÍ OBRUBY ŘEŠENÉ V RÁMCI AKCE "MODERNIZACE SILNICE II/358 LITOMYŠL-ČESKÁ TŘEBOVÁ"
- SNÍŽENÉ SILNIČNÍ OBRUBY ŘEŠENÉ V RÁMCI AKCE "MODERNIZACE SILNICE II/358 LITOMYŠL-ČESKÁ TŘEBOVÁ"

LEGENDA STÁVAJÍCÍCH INŽENÝRSKÝCH SÍTÍ:


 


- PODZEMNÍ SDĚLOVACÍ VEDENÍ - CETIN a.s. - ZAMĚŘENÝ PRŮBĚH
- PODZEMNÍ SDĚLOVACÍ VEDENÍ - CETIN a.s. - NEZAMĚŘENÝ PRŮBĚH, NEPROVOZOVANÉ SÍTĚ
- ELEKTRICKÉ VEDENÍ NN NADZEMNÍ - ČEZ DISTRIBUCE a.s.
- ELEKTRICKÉ VEDENÍ NN PODZEMNÍ - ČEZ DISTRIBUCE a.s.
- STL PODZEMNÍ PLYNOVOD - GridServices, s.r.o.
- VODOVODNÍ ŘÁD - OBEC NĚMČICE
- SPUŠKOVÁ KANALIZACE - OBEC NĚMČICE
- DEŠŤOVÁ KANALIZACE - OBEC NĚMČICE
- VEŘEJNÉ OSVĚTLENÍ PODZEMNÍ - OBEC NĚMČICE
- VEŘEJNÉ OSVĚTLENÍ NADZEMNÍ - OBEC NĚMČICE

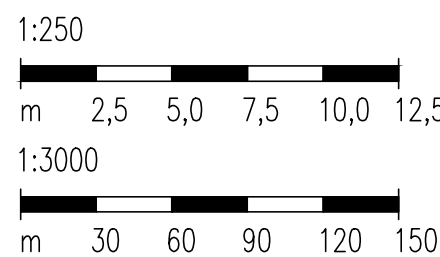MĚŘÍTKO:



PŘEHLEDNÁ SITUACE
1:3000



SOUŘADNICOVÝ SYSTÉM: S-JTSK		VÝŠKOVÝ SYSTÉM: BpV	
KRESLIL:	MILOŠ BEDNÁŘ, DIS.		
ZPRACOVÁVAL:	MILOŠ BEDNÁŘ, DIS.		
TECHNICKÁ KONTROLA:	ING. JAN BURSA		
ZODPOVĚDNÝ PROJEKTANT:	ING. JAN BURSA		
HLAVNÍ PROJEKTANT:	MILOŠ BEDNÁŘ, DIS.		
KRAJ: PARDUBICKÝ	OKRES: SVITAVY	OBEC: NĚMČICE	STUPEŇ: PDPS
INVESTOR: PARDUBICKÝ KRAJ, KOMENSKÉHO NÁMĚSTÍ 125, 532 11 PARDUBICE			ZAK.ČÍSLO: 2524-21-3
AKCE: MODERNIZACE SILNICE III/36018 NĚMČICE			ARCHIVNÍ ČÍSLO: 2524
OBJEKT: C. SITUACNÍ VÝKRESY			DATUM: 10/2021
OBSAH: SITUACE STÁVAJÍCÍHO STAVU			FORMÁT: A4
			MĚŘÍTKO: 1:250, 3000
			ČÍSLO SOUPRAVY: ČÍSLO PŘÍLOHY: C.2.

C.
PDPS