


LIST - 2.


LIST - 3.

| LEGENDA STÁVAJÍCÍHO STAVU : | | LEGENDA STÁVAJÍCÍCH INŽENÝRSKÝCH SÍTÍ: | |
|---|--|--|--|
| HRANY PLOCH, BUDOV, ROZHRANÍ PLOCH, KULTUR A.T.D. | POZEMNÍ SÍŤOVÉ VEDENÍ – CETN. a.s. – ZAMĚŘENÝ PRŮBĚH | POZEMNÍ SÍŤOVÉ VEDENÍ – CETN. a.s. – ZAMĚŘENÝ PRŮBĚH | POZEMNÍ SÍŤOVÉ VEDENÍ – CETN. a.s. – ZAMĚŘENÝ PRŮBĚH |
| KOVĚNÉ PLOTY | POZEMNÍ SÍŤOVÉ VEDENÍ – CETN. a.s. – ZAMĚŘENÝ PRŮBĚH | ELEKTRICKÉ VEDENÍ VN. POZEMNÍ – ČEZ DISTRIBUCE a.s. | ELEKTRICKÉ VEDENÍ VN. POZEMNÍ – ČEZ DISTRIBUCE a.s. |
| DRÁŽNÉ PLOTY | POZEMNÍ SÍŤOVÉ VEDENÍ – CETN. a.s. – ZAMĚŘENÝ PRŮBĚH | ELEKTRICKÉ VEDENÍ VN. POZEMNÍ – ČEZ DISTRIBUCE a.s. | ELEKTRICKÉ VEDENÍ VN. POZEMNÍ – ČEZ DISTRIBUCE a.s. |
| ŽIVÉ PLOTY | POZEMNÍ SÍŤOVÉ VEDENÍ – CETN. a.s. – ZAMĚŘENÝ PRŮBĚH | ELEKTRICKÉ VEDENÍ VN. POZEMNÍ – ČEZ DISTRIBUCE a.s. | ELEKTRICKÉ VEDENÍ VN. POZEMNÍ – ČEZ DISTRIBUCE a.s. |
| SVODNÍK, ZABRAZLÍ | POZEMNÍ SÍŤOVÉ VEDENÍ – CETN. a.s. – ZAMĚŘENÝ PRŮBĚH | STL. POZEMNÍ PLYNOVOD – GaMet, s.r.o. | STL. POZEMNÍ PLYNOVOD – GaMet, s.r.o. |
| VJEZDOVÉ, VOCHODOVÉ BRÁNY/BRANKY | POZEMNÍ SÍŤOVÉ VEDENÍ – CETN. a.s. – ZAMĚŘENÝ PRŮBĚH | VOZOVNÍ ŘÁD – VS Chrudim, a.s. | VOZOVNÍ ŘÁD – VS Chrudim, a.s. |
| ROZHRANÍ LESA | POZEMNÍ SÍŤOVÉ VEDENÍ – CETN. a.s. – ZAMĚŘENÝ PRŮBĚH | SÍŤOVÝ KABEL – VS Chrudim, a.s. | SÍŤOVÝ KABEL – VS Chrudim, a.s. |
| ZAMĚŘENÉ ŽIVÉ BUDOVY | POZEMNÍ SÍŤOVÉ VEDENÍ – CETN. a.s. – ZAMĚŘENÝ PRŮBĚH | ODVODNĚNÍ DEŠŤOVÝCH VOD – OBC NÁČESICE | ODVODNĚNÍ DEŠŤOVÝCH VOD – OBC NÁČESICE |
| HRANICE KATASTRÁLNÍCH ÚZEMÍ | POZEMNÍ SÍŤOVÉ VEDENÍ – CETN. a.s. – ZAMĚŘENÝ PRŮBĚH | VERBĚNÉ OSVĚTLENÍ POZEMNÍ – OBC NÁČESICE | VERBĚNÉ OSVĚTLENÍ POZEMNÍ – OBC NÁČESICE |
| ZÁKRES HRANIC POZEMKŮ DLE KN | POZEMNÍ SÍŤOVÉ VEDENÍ – CETN. a.s. – ZAMĚŘENÝ PRŮBĚH | | |
| ČÍSLO POZEMKŮ DLE KN | POZEMNÍ SÍŤOVÉ VEDENÍ – CETN. a.s. – ZAMĚŘENÝ PRŮBĚH | | |
| PLOCHY – PŘEZDÁNÍ – II/33781-4175 M2 | POZEMNÍ SÍŤOVÉ VEDENÍ – CETN. a.s. – ZAMĚŘENÝ PRŮBĚH | | |

MEŘÍTKO:

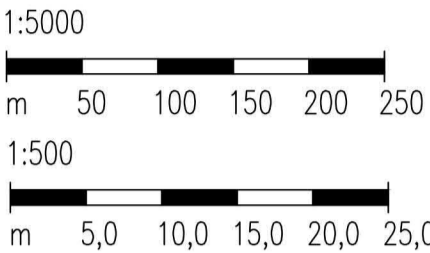

PŘEHLEDNÁ SITUACE Kladu LISTŮ
1: 5000

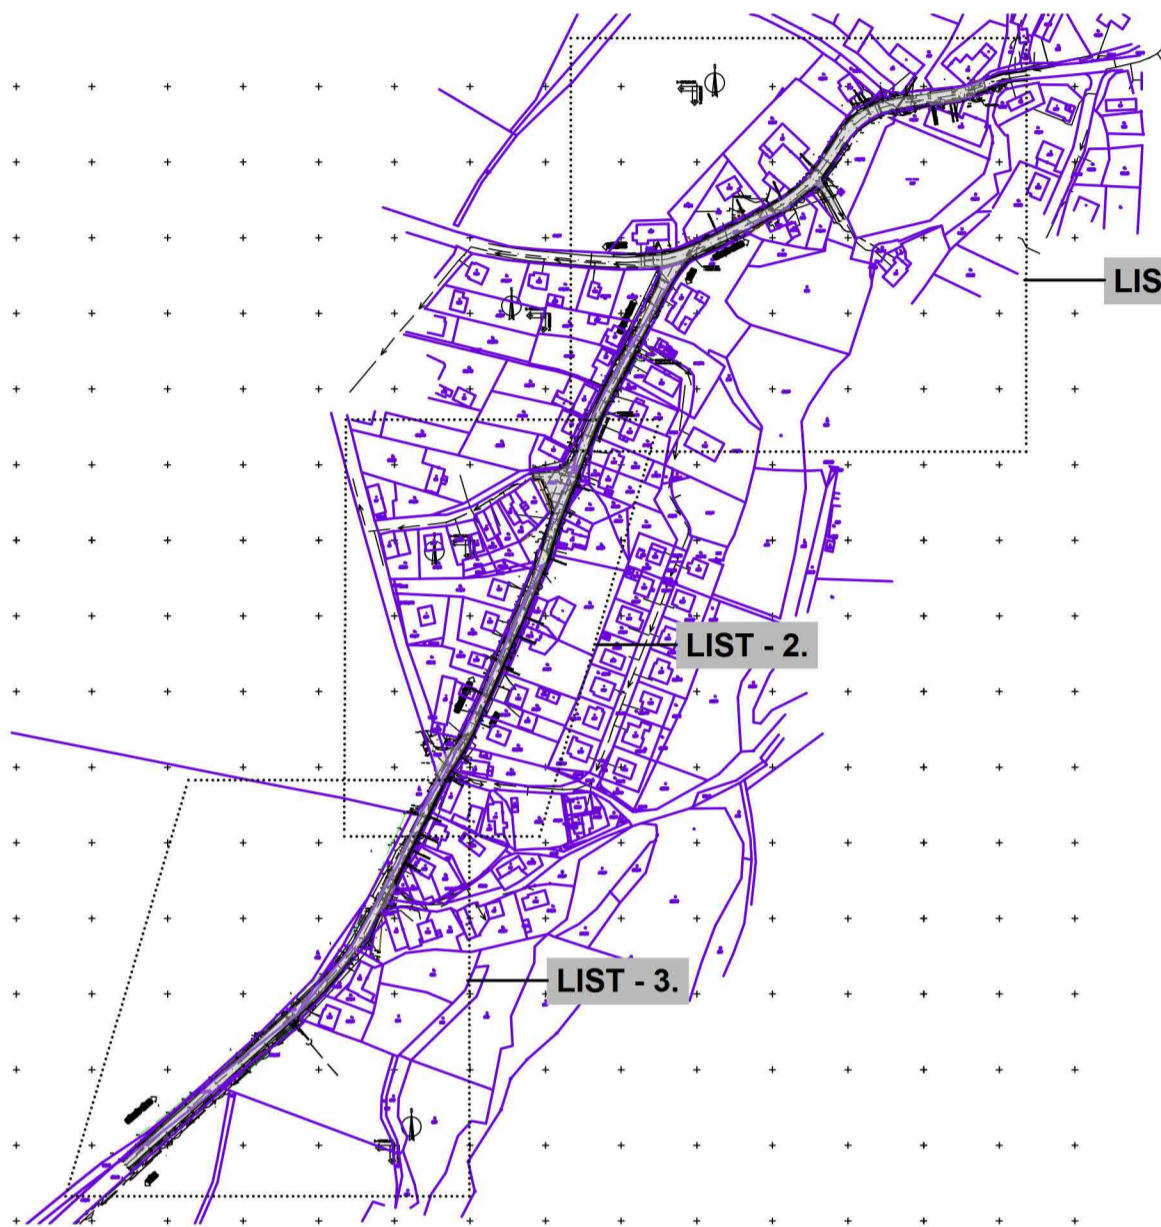

LIST - 1.

LIST - 2.

LIST - 3.

C.
DUSP+PDPS

| | | | |
|---|--|---|--|
| SOUPRAVY: S-JTSK | | STUPEŇ: DUSP+PDPS | |
| VÝKRES: BpV | | ZAK.ČÍSLO: 2597-21-3 | |
| KRESLIL: MILOŠ BEDNÁŘ, DIS. | | ARCHIVNÍ ČÍSLO: 2597 | |
| ZPRACOVAL: MILOŠ BEDNÁŘ, DIS. | | DATUM: 01/2022 | |
| TECHNICKÁ KONTROLA: ING. JAN BURSA | | FORMAT: 10x44 | |
| ZODPOVĚDNÝ PROJEKTANT: ING. JAN BURSA | | MĚŘÍTKO: 1:500,5000 | |
| HLAVNÍ PROJEKTANT: MILOŠ BEDNÁŘ, DIS. | | ČÍSLO SOUPRAVY: C.2.2. | |
| KRAJ: PARDUBICKÝ | | OBSAH: SITUAČNÍ VÝKRES STÁVAJÍCÍHO STAVU – DÍL 2. | |
| OKRES: CHRUDIM | | | |
| OBC: NÁČESICE | | | |
| INVESTOR: Pardubický kraj, Správa a údržba silnic Pardubického kraje, Doubravice 88, 533 53 Pardubice | | | |
| AKCE: Silnice III/337 44, III/337 81, chodník a odstavné plochy, Načesice | | | |
| OBJEKT: C. SITUAČNÍ VÝKRESY | | | |
| OBSAH: SITUAČNÍ VÝKRES STÁVAJÍCÍHO STAVU – DÍL 2. | | | |