


KLAD LISTŮ:

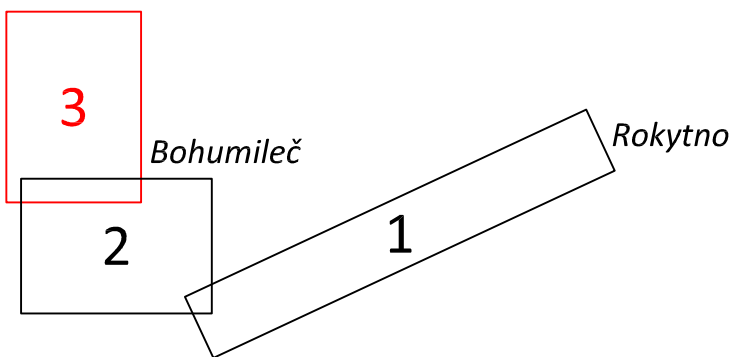

LEGENDA:

- NAVRHOVANÉ INVESTICE:
- NAVRŽENÝ HLAVNÍ ŘAD TLAKOVÉ KANALIZACE - SO 050
 - NAVRŽENÝ PODRUŽNÝ ŘAD TLAKOVÉ KANALIZACE S ČERPACÍ ŠACHTOU - SO 050
 - ELEKTRO ROZVOD PRO TLAKOVOU KANALIZACI - SO 051



Zodpovědný projektant/Vypracoval:		Technická kontrola:	
Ing. Jan Falta		Ing. Pavel Brůna	
Kraj: Pardubický		Obec: Rokytno, místní část Bohumileč	
Investor: obec Rokytno			
KANALIZACE A ČOV OBCÍ ROKYTNO - CHVOJENEC		Stupeň	ZDS
SO 050-052 - TLAKOVÁ KANALIZACE BOHUMILEČ		Datum	05/2016
KOORDINAČNÍ SITUACE STAVBY - LIST č. 3		Formát	8A4
		Zakázk. číslo	432.P5.15
		Měřítko: 1:1000	Č. přílohy: C.2.3

RECPROJEKT s.r.o.
Fáblovka 404, Pardubice
IČ 260 14 327, tel. 776 709 092
www.recprojekt.cz