




VTOK/VÝTOK PODÉLNÝ PROPUSTEK  
PŮDORYS

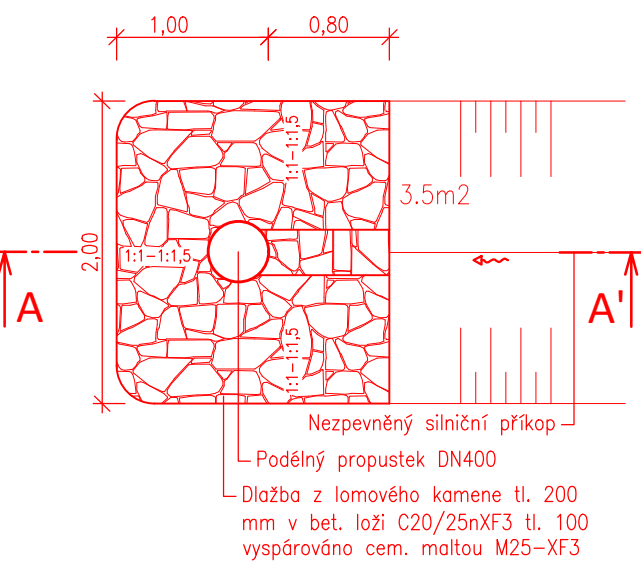


ŘEZ A-A'

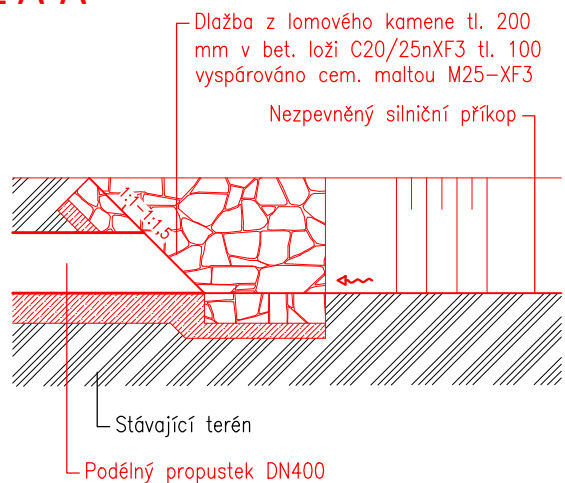


VTOK/VÝTOK PŘÍČNÝ PROPUSTEK  
PŮDORYS

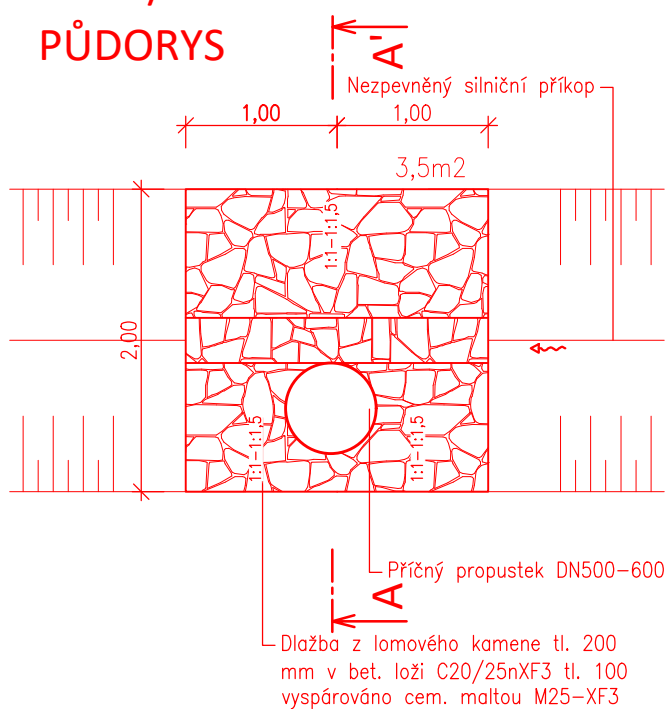

ŘEZ A-A'

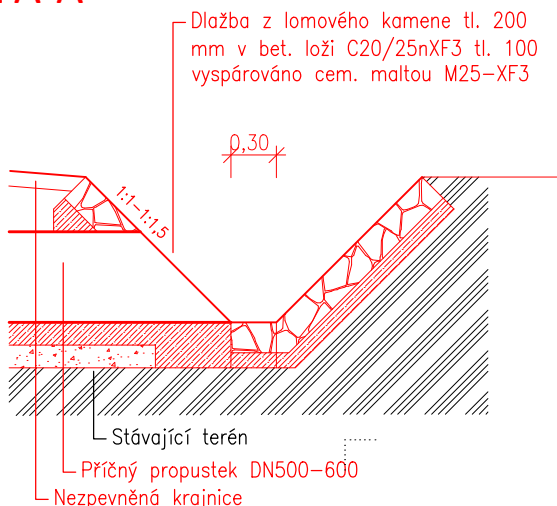

PŘESNÉ PROVEDENÍ ZPEVNĚNÍ BUDE PŘÍZPŮSOBENO STÁVAJÍCÍMU STAVU.

S-JTSK			Výškový systém B.p.v.	
PROJEKTANT: Ing. Michal Švarc	VYPRACOVAL: Ing. Michal Švarc	KONTOLOVAL: Ing. František Haburaj, Ph.D.	ZPRACOVATEL: 	
INVESTOR: Správa a údržba silnic Pardubického kraje, Doubravice 98, 533 58 Pardubice			ČÍSLO ZAKÁZKY:	FORMÁTY: 1 x A4
KRAJ/OBEC: Pardubický kraj/obec Studnice, Košínov			DATUM: 10.2024	PARÉ:
STAVBA: SILNICE III/03426 STUDNICE - KOŠÍNOV - HRANICE PK STAVEBNÍ OBJEKT: SO 101 Pozemní komunikace			STUPEŇ: PDPS	
			MĚŘÍTKO: 1:100	
NÁZEV PŘÍLOHY: DETAILY			ČÁST: D	PŘÍL. Č.: 2.6
DOKUMENTACI LZE UŽÍVAT POUZE VE SMYSLU PŘÍSLUŠNÉ SMLOUVY O DÍLO, VÝKRES, ČI JEHO ČÁST, MŮŽE BÝT KOPIROVÁN, NEBO JINÝM ZPŮSOBEM ROZŠÍŘOVÁN, POUZE PO PŘEDCHOZÍM SOUHLASU ZPRACOVATELE.				