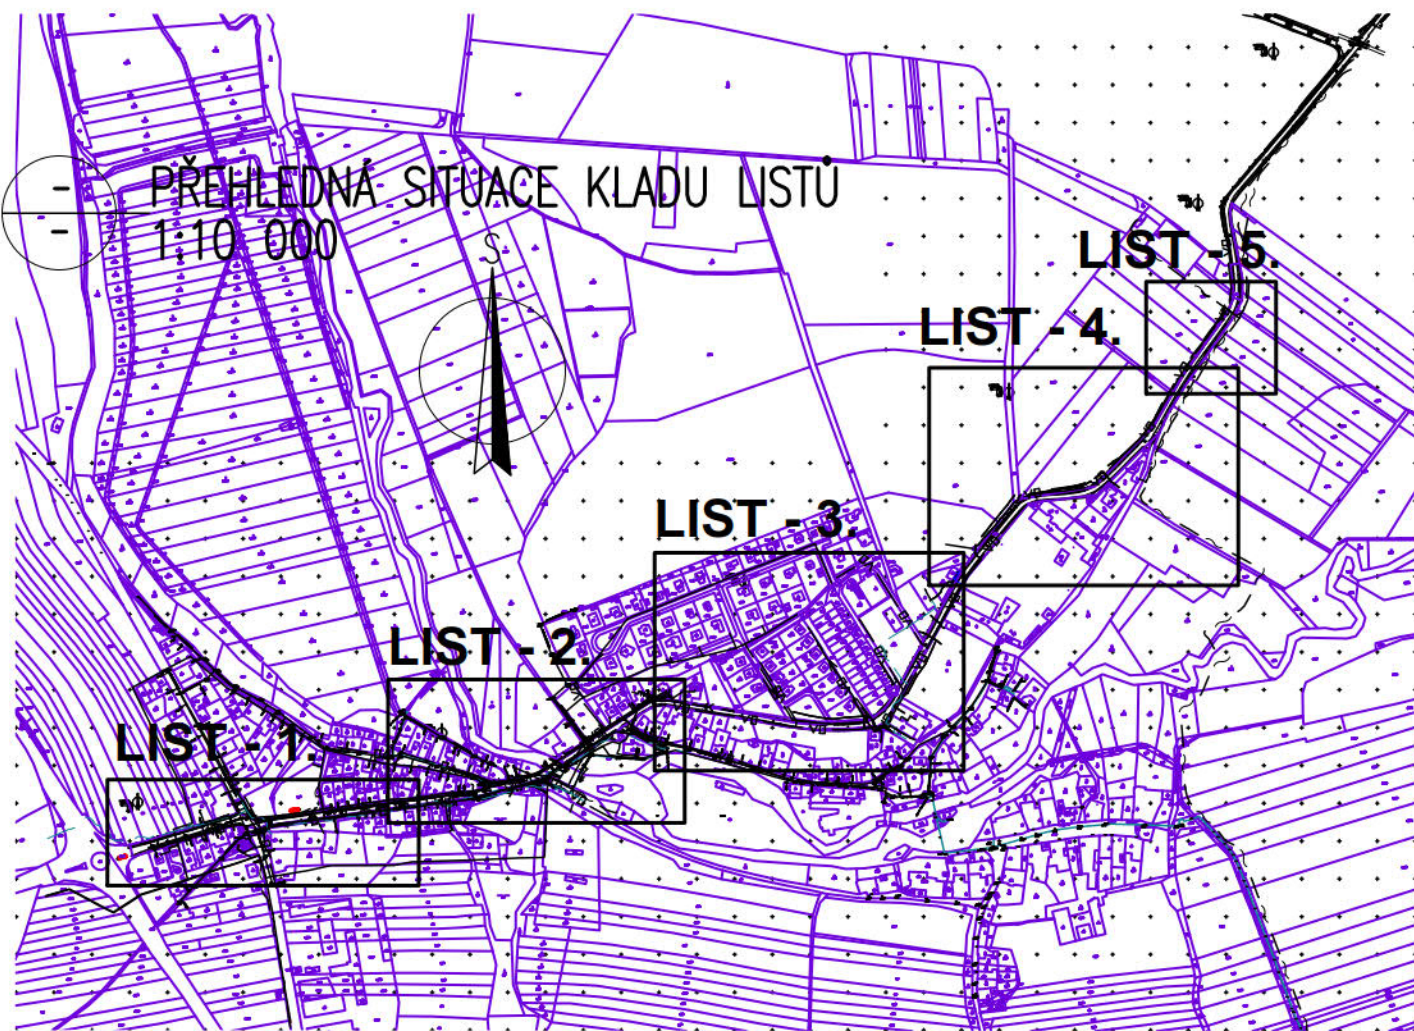


- LEGENDA STÁVAJÍCÍ STAV :
- HRANY PLOCH, BUDOV, ROZHRANÍ POVROCHŮ, KULTUR ATD.
  - HRANICE KATASTRU
  - ZÁKRES HRANIC POZEMKŮ DLE KN
  - ČÍSLO POZEMKŮ DLE KN
- LEGENDA STÁVAJÍCÍCH INŽENÝRSKÝCH SÍTÍ:
- PODZEMNÍ SŘLŮŽNÁ VEDENÍ – CETN a.s.
  - PODZEMNÍ SŘLŮŽNÁ VEDENÍ – CETN a.s. – NEPROVOZOVANÉ SÍTĚ
  - ELEKTRICKÉ VEDENÍ VVN NADZEMNÍ – ČEZ DISTRIBUCE a.s.
  - ELEKTRICKÉ VEDENÍ VVN NADZEMNÍ – ČEZ DISTRIBUCE a.s.
  - ELEKTRICKÉ VEDENÍ VVN PODZEMNÍ – ČEZ DISTRIBUCE a.s.
  - STL PODZEMNÍ PLYNOVOD – GazNet, služby s.r.o.
  - ELEKTRICKÉ VEDENÍ VVN PODZEMNÍ – OVLADACÍ KABEL – OBEC ZÁMRSK
  - VEŘEJNÉHO OSVĚTLENÍ PODZEMNÍ A NADZEMNÍ – OBEC ZÁMRSK
  - VODOVODNÍ ŘÁD – VODOVODY A KANALIZACE VYSOKÉ MÝTO s.r.o.
  - KANALIZACE – OBEC ZÁMRSK
  - DEŠŤOVÁ KANALIZACE – OBEC ZÁMRSK
  - ELEKTROPŘÍPOJKA K Č.P. 176

 

MĚŘÍTKO:

1:500

m 5,0 10,0 15,0 20,0 25,0



LIST - 5.

SOUŘADINOVÝ SYSTÉM: S-JTSK		VÝŠKOVÝ SYSTÉM: BpV		
KRESLIL:	KOLEKTIV		 FOTOSTERNA Č.P. 175, 566 01 VYSOKÉ MYTO E-MAIL: MDS@MDSPROJECT.CZ	
ZPRACOVAL:	MILOŠ BEDNÁŘ, DIS.			
TECHNICKÁ KONTROLA:	ING. JAN BURSA			
ZODPOVĚDNÝ PROJEKTANT:	ING. JAN BURSA			
HLAVNÍ PROJEKTANT:	ING. JAN BURSA			
KOJAŘ: PARDUBICKÝ	OKRES: OSTŘÍ NAD ORLICÍ	OBEC: ZÁMRSK		
INVESTOR: Pardubický kraj, Správa a údržba silnic Pardubického kraje, Doubravice 98, 533 53 Pardubice		STUPEŇ:		
AKCE:		ZAK.ČÍSLO:		
REKONSTRUKCE SILNICE III/3152 ZÁMRSK – DOBRÍKOV		ARCHIVNÍ ČÍSLO:		
OBJEKT: C. SITUACNÍ VÝKRESY		DATUM:		
OBSAH:		FORMAT:		
SITUACE STÁVAJÍCÍHO STAVU – DÍL 3.		MĚŘITKO:		
		ČÍSLO SOUPRAVY:		
		ČÍSLO PŘÍLOHY:		

C.  
PDPS

**MDS**  
PROJEKT

FORŠTEROVA Č.P. 175, 566 01 VYSOKÉ MÝTO  
EMAIL: MDS@MDSPROJEKT.CZ