



## HORSKÁ VPUST

PŮDORYS

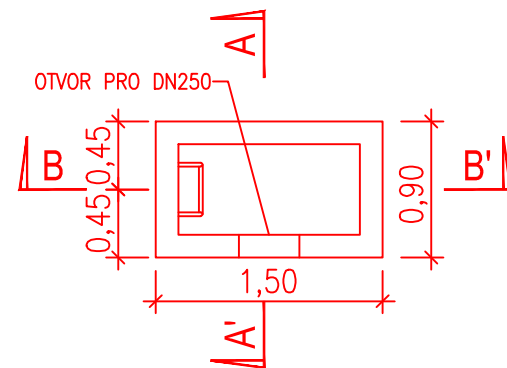


**SESTAVA HORSKÉ VPUSTI:**  
 -MRŘÍŽ - TŘÍDA ZATÍŽENÍ C250  
 -VYROVNÁVACÍ PRSTENEC - VÝŠKA 200mm  
 -VYROVNÁVACÍ PRSTENEC - VÝŠKA 300mm  
 -DNO HORSKÉ VPUSTI - STAVEBNÍ VÝŠKA 150cm,  
 OTVOR PRO POTRUBÍ DN400, STUPADLA

ŘEZ A-A'

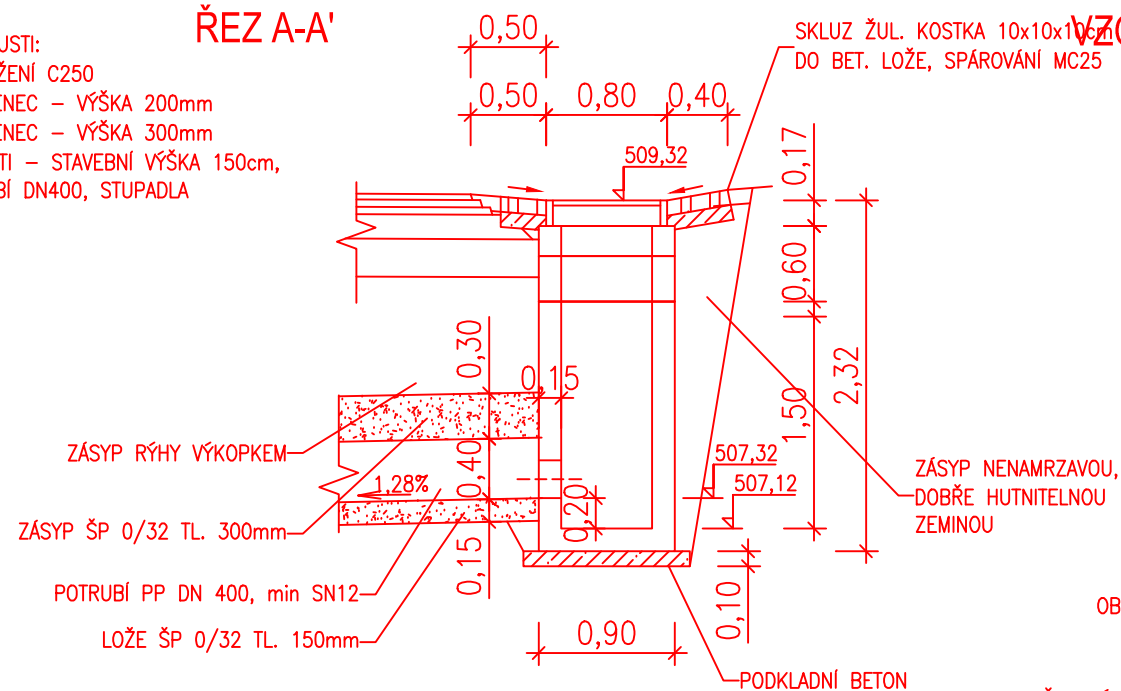

## VZOROVÝ ŘEZ KYNETOU

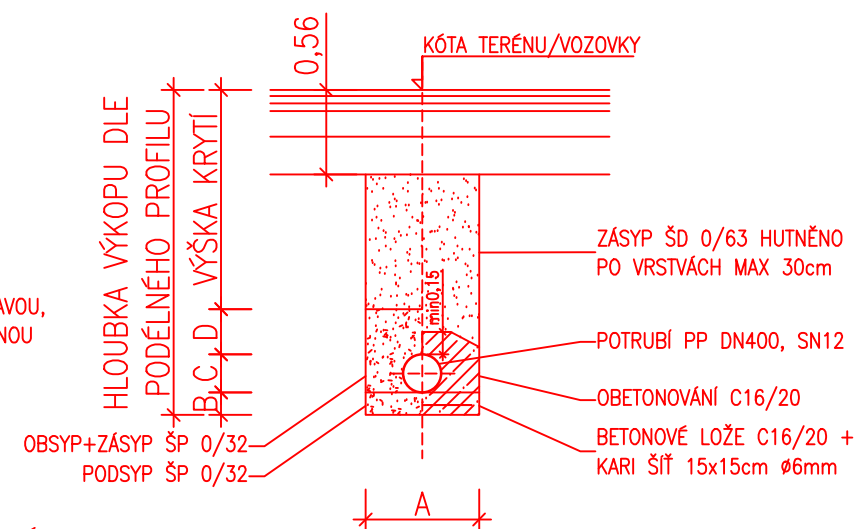

ROZMĚRY RÝHY:

- A – ŠÍŘKA RÝHY – VIZ TABULKY
- B – PODSYP – 0,15m
- C – OBSYP – 0,40m
- D – ZÁSYP – 0,30m


A - minimální šířka rýhy v závislosti na hloubce

hloubka rýhy [m]	minimální šířka rýhy [m]
<1,00	není předepsáno
≥1,00 až ≤1,75	0,80
>1,75 až ≤4,00	0,90
>4,00	1,00

A - minimální šířka rýhy v závislosti na DN potrubí


DN potrubí	pažený výkop	minimální šířka ryhy [m]	
		nepažený výkop	
		sklon výkopu >60°	sklon výkopu <60°
≤225	DN+0,40	DN+0,40	DN+0,40
≤225 až ≤350	DN+0,50	DN+0,50	DN+0,40
≤350 až ≤500	DN+0,70	DN+0,70	DN+0,40
>500	DN+0,80	DN+0,80	DN+0,80

## SESTAVA ŠACHTY Š9

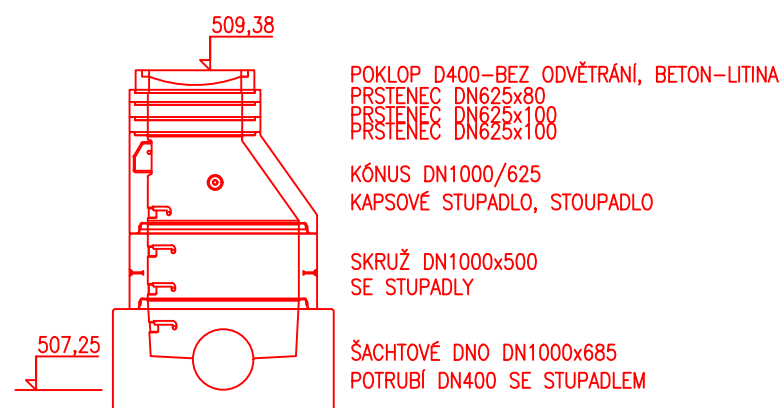


## SESTAVA ŠACHTY Š10


## SPÁDIŠŤOVÁ ŠACHTA

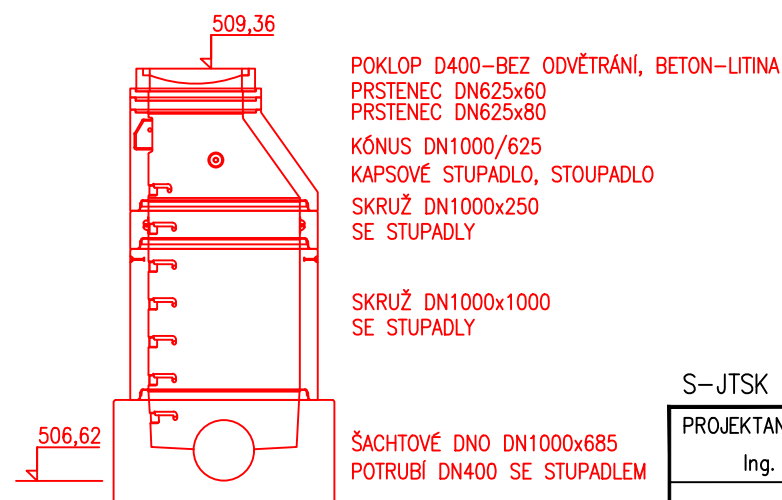

## ŠACHTOVÉ DNO Š9

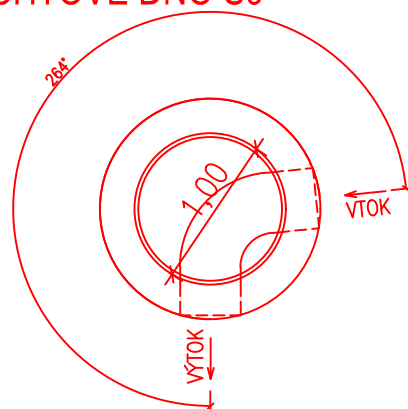


## ŠACHTOVÉ DNO Š10

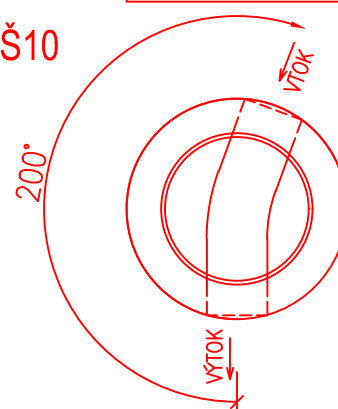

S-JTSK

Výškový systém B.p.v.

PROJEKTANT: Ing. Jakub Holý	VYPRACOVAL: Ing. Jakub Holý	KONTOLOVAL: Ing. František Haburaj, Ph.D.	ZPRACOVATEL:  DSP a.s.	
INVESTOR: Správa a údržba silnic Pardubického kraje, Doubravice 98, 53353 Pardubice	KRAJ / OBEC: Pardubický kraj / Skuhrov		ČÍSLO ZAKÁZKY:	FORMÁT: 2 x A4
STAVBA:  SILNICE III/31512 SKUHROV  STAVEBNÍ OBJEKT: SO 101 – SILNICE INTRAVILÁN			DATUM: 1.2026	PARÉ:
			STUPEŇ: PDPS	
			MĚŘÍTKO: 1:50	
NÁZEV PŘÍLOHY:  ODVODNĚNÍ KM 0,909 – PRVKY			ČÁST:  D.1.1	PŘÍL. Č.:  2.11.1
DOKUMENTACI LZE UŽÍVAT POUZE VE SMYSLU PŘÍSLUŠNÉ SMLOUVY O DÍLO. VÝKRES, ČI JEHO ČÁST, MŮŽE BÝT KOPÍROVÁN NEBO JINÝM ZPŮSOBEM ROZŠÍŘOVÁN POUZE PO PŘEDCHOZÍM SOUHLASU ZPRACOVATELE.				