

Legenda stāv. inž. sítí


- VODOVOD
- STL PLYNOVOD
- V.OSVETLENÍ
- ELEKTRICKE VEDENÍ NN
- ELEKTRICKE VEDENÍ VN
- SDĚLOVACÍ KABEL OPTICKÝ
- SDELOVACÍ VEDENÍ
- KANALIZACE
- PODZEMNÍ VEDENÍ NEOVERENÉ
- NADZEMNÍ VEDENÍ

 
LEGENDA SADOVÝCH ÚPRAV :

- 1 Stromy listnaté
- 2 Stromy jehličnaté
- 3 Keřové výsadby na svahu
- 4 - 7 Plošné výsadby kruhového objezdu
- 1 - 7 Rostliny dle technické zprávy
- Kamenivo - kačírek

LEGENDA :

- Dešťová kanalizace vč. odvodňovacích zařízení
- Drážní kabely pro směrovou úpravu
- Směrová úprava drážních kabelů
- Kabel O2 pro směrovou úpravu
- Směrová úprava kabelu O2
- Zažlabování optických kabelů O2
- Kabel NN pro směrovou úpravu
- Směrová úprava kabelu NN - projektováno samostatně (ČEZ)
- Rušená část kabelu VN
- Přeložka kabelu VN - projektováno samostatně (ČEZ)
- VO křižovatky vč. kabelového rozvodu

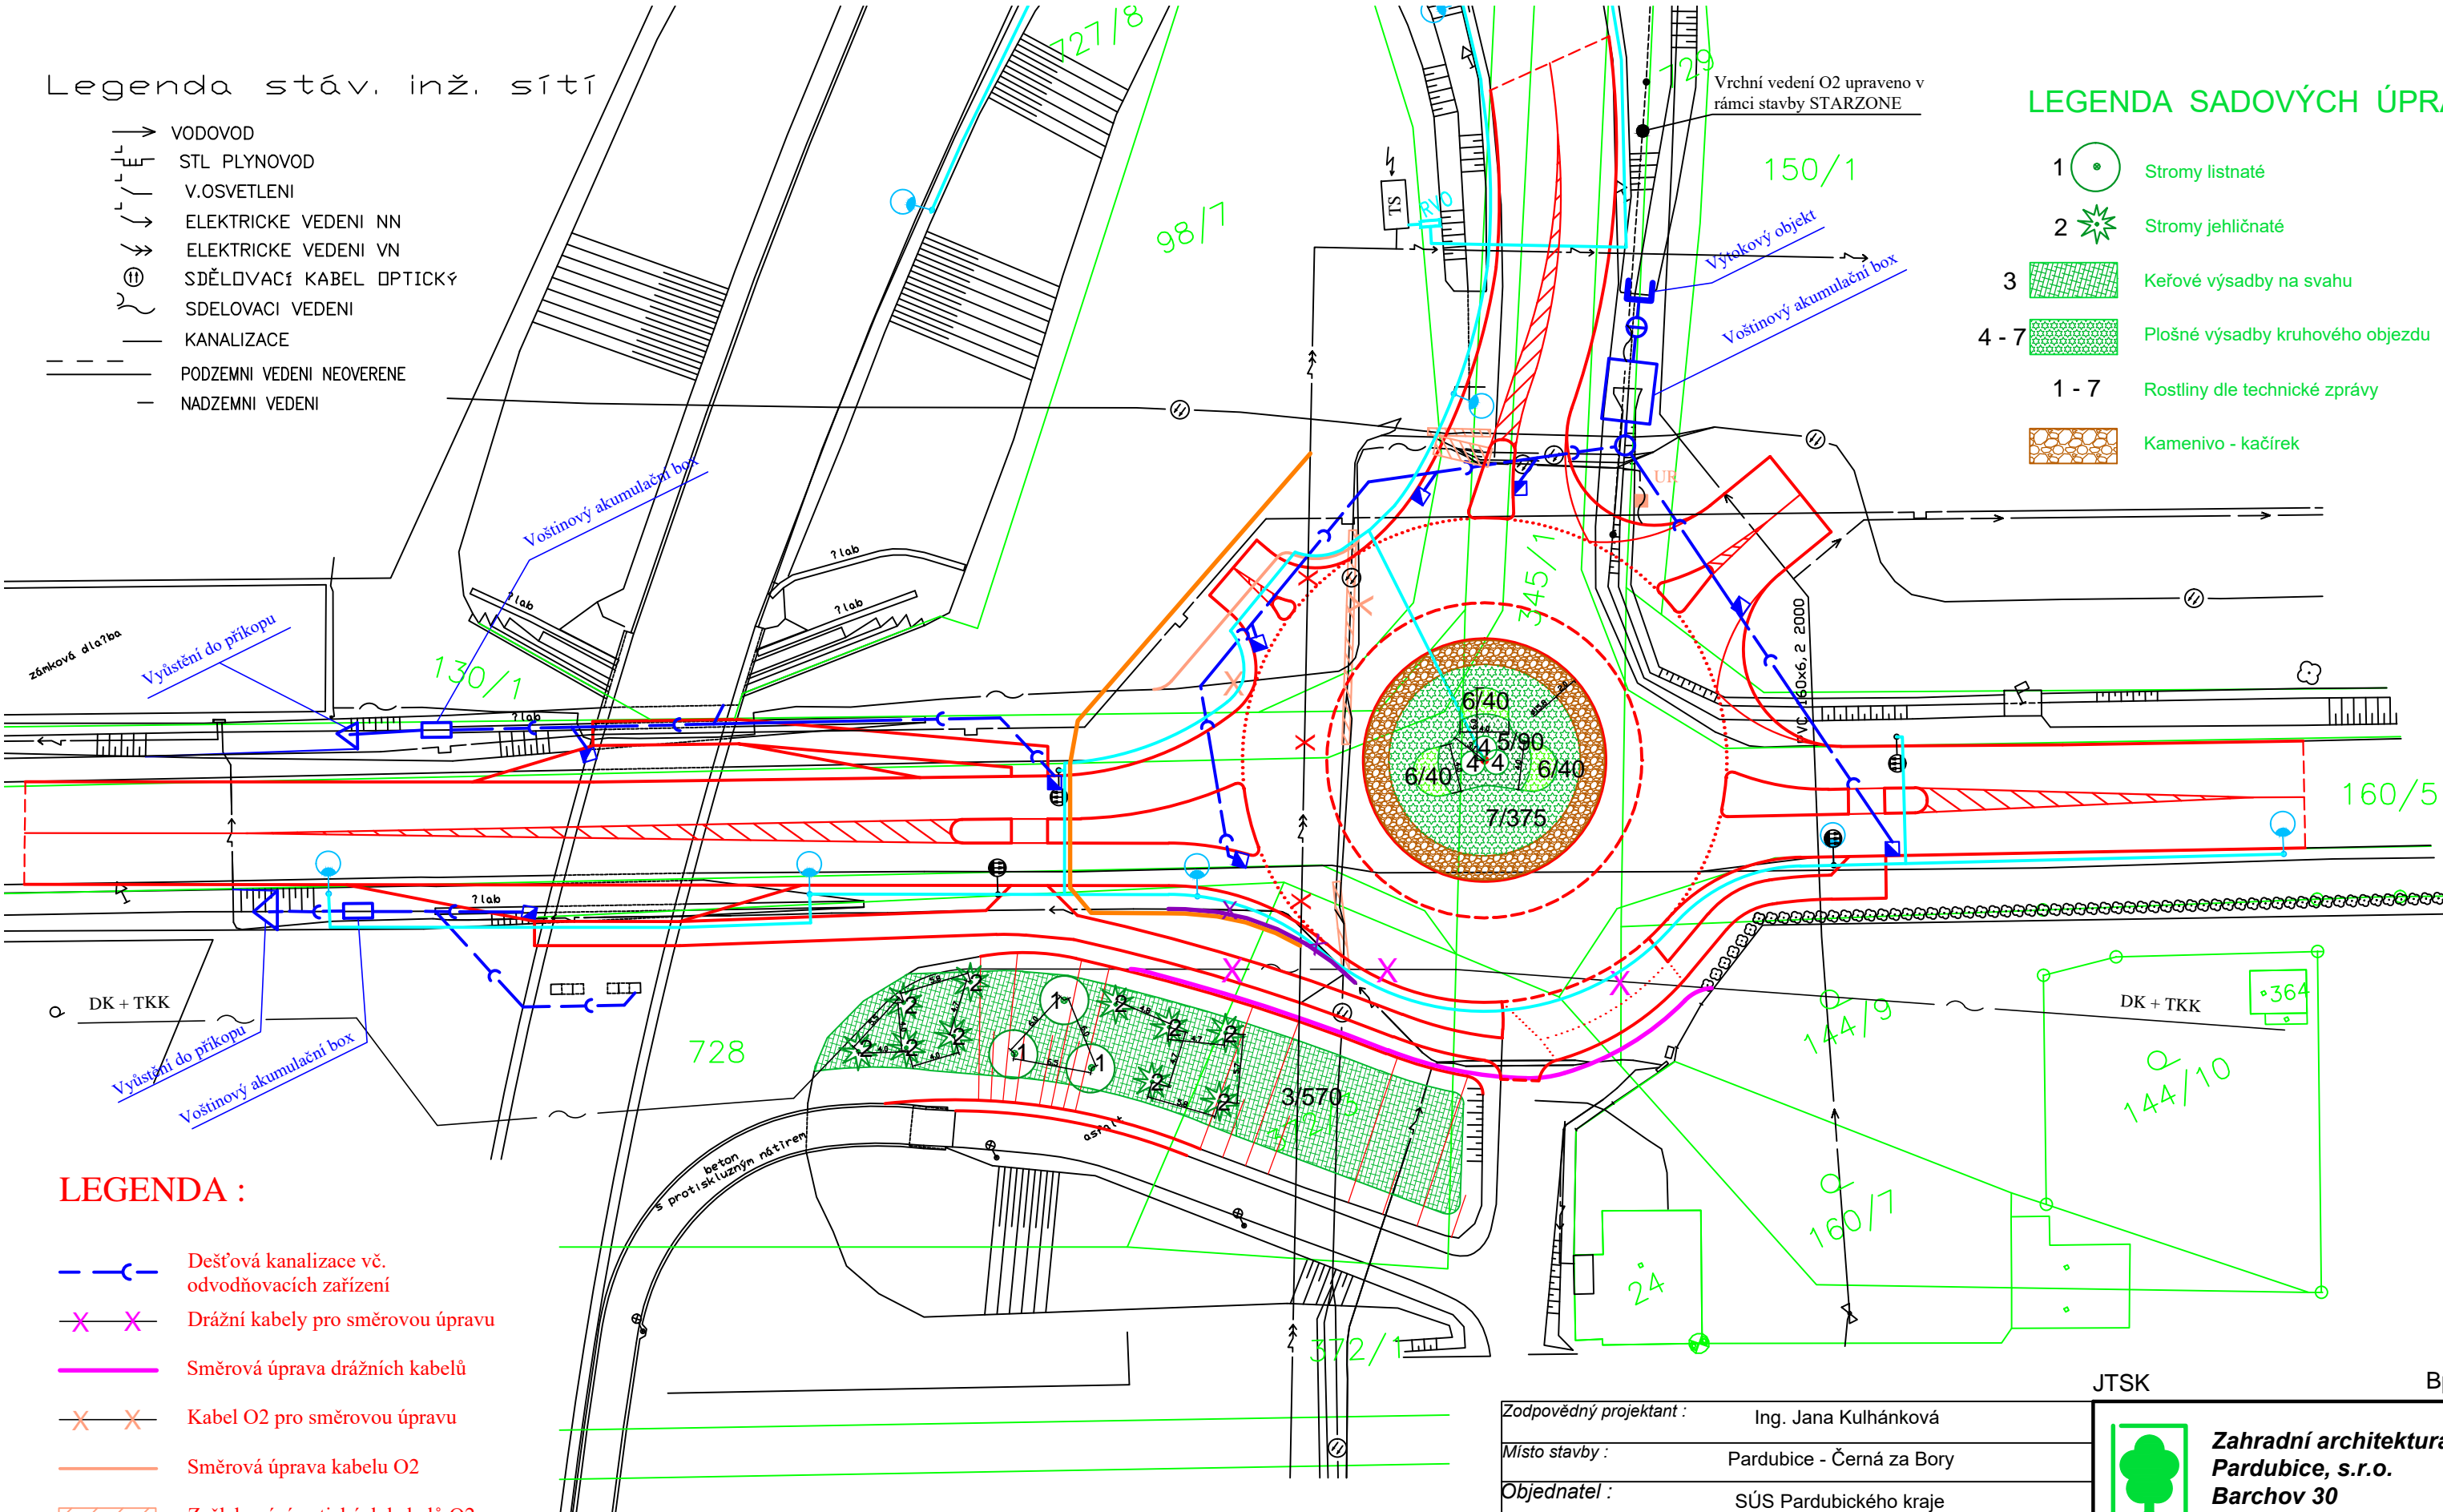

Zodpovědný projektant :		Ing. Jana Kulhánková	
Místo stavby :		Pardubice - Černá za Bory	
Objednatel :		SÚS Pardubického kraje	
Kraj :		Pardubický kraj	
PARDUBICE - ČERNÁ ZA BORY Malá okružní křižovatka silnic II/322 a III/2983 B SO 801 - VEGETAČNÍ ÚPRAVY		<div>Zahradní architektura Pardubice, s.r.o. Barchov 30 530 02 PARDUBICE</div>	
SITUACE		Číslo zakázky : 406 / 18 Číslo kopie : Měřítko : 1 : 500 Druh projektu : DPS Datum : 06 / 2018 Formát A4 : 2 x	
		Číslo přílohy :	2