

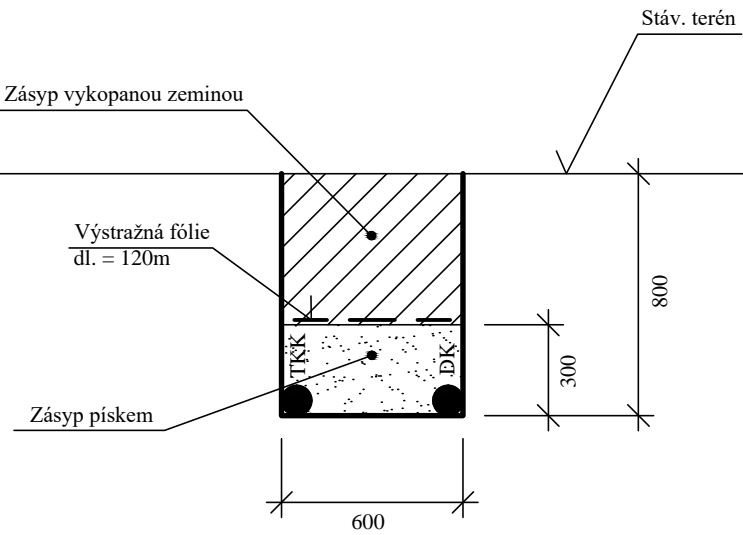


Vzorový příčný řez - ve volném terénu
Měřítko - 1:50

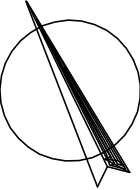

Vzorový příčný řez - pod zpevněním (sjezdy)
Měřítko - 1:50

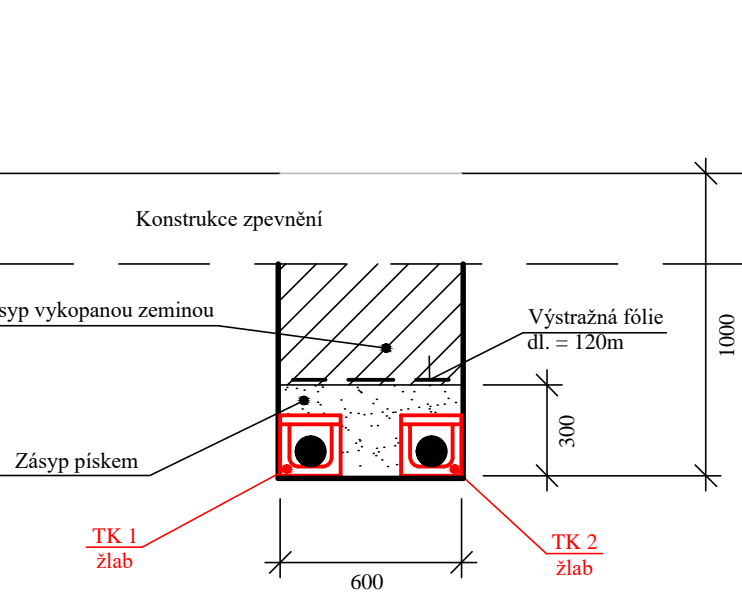

POZNÁMKA :

Stáv. kabely budou ručním výkopem odhaleny a přemístěny do rýhy nové trasy
Podrobné vytyčení nové trasy kabelů bude v dalším stupni PD.

LEGENDA :

- ✕ ✕ Stáv. drážní kabely pro směrovou úpravu
- Směrová úprava drážních kabelů

JTSK

JIŘÍ STRÁNSKÝ, projekce dopravních staveb				
533 52 Staré Hradiště 142, Pardubice				
VED. PROJEKTANT	J. STRÁNSKÝ		STUPEŇ DOKUM.	DPS
PROJEKTOVAL	O. STRÁNSKÝ, DIS.		ČÍSLO ZAK.	406/18
OBJEDNATEL	SÚS Pardubického kraje	KRAJ : PARDUBICKÝ	POČET FORM.	3 A4
PARDUBICE - ČERNÁ ZA BORY			DATUM	06. 2018
Malá okružní křižovatka silnic II/322 a III/2983			MĚŘÍTKO	1:500
SO 001 - Příprava staveniště			ČÍS. KOPIE	ČÁST
Situace směrové úpravy drážních kabelů				ČÍS. PŘÍL.
			B 001	3