


LEGENDA STÁVAJÍCÍ STAV :


- HRANY PLOCH, BUDOV, ROZHRANÍ PLOCH, KULTUR ATD.
- ZAMĚŘENÉ BUDOVY
- HRANICE KATASTRU
- OK. ZAKRES DLE KN
- ČÍSLO POZEMKŮ DLE KN

MĚŘÍTKO:

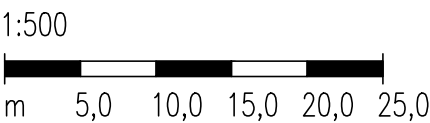

LEGENDA STÁVAJÍCÍCH INŽENÝRSKÝCH SÍTÍ:

- PODZEMNÍ SÍŤOVACÍ VEDENÍ – CETIN o.s. – ZAMĚŘENÝ PRŮBĚH METALICKÉHO KABELU
- NADZEMNÍ SÍŤOVACÍ VEDENÍ – CETIN o.s.
- PODZEMNÍ SÍŤOVACÍ VEDENÍ – CETIN o.s. – NEPROVOZOVANÉ SÍŤE
- PODZEMNÍ SÍŤOVACÍ VEDENÍ – CETIN o.s. – NEZAMĚŘENÝ PRŮBĚH METALICKÉHO KABELU
- ELEKTROKÉ VEDENÍ VN NADZEMNÍ – ČEZ DISTRIBUCE o.s.
- ELEKTROKÉ VEDENÍ VN PODZEMNÍ – ČEZ DISTRIBUCE o.s.
- PODZEMNÍ SÍŤOVACÍ VEDENÍ – KABELOVÁ TELEVIZE CZ s.r.o.
- VODOVOD – ORVOS ČESKÁ TŘEBOVÁ s.r.o.
- JEDNOTNÁ KANALIZACE – ORVOS ČESKÁ TŘEBOVÁ s.r.o.
- ČISTĚNÁ KANALIZACE
- STL PLYNOVOD – RWEE s.r.o.

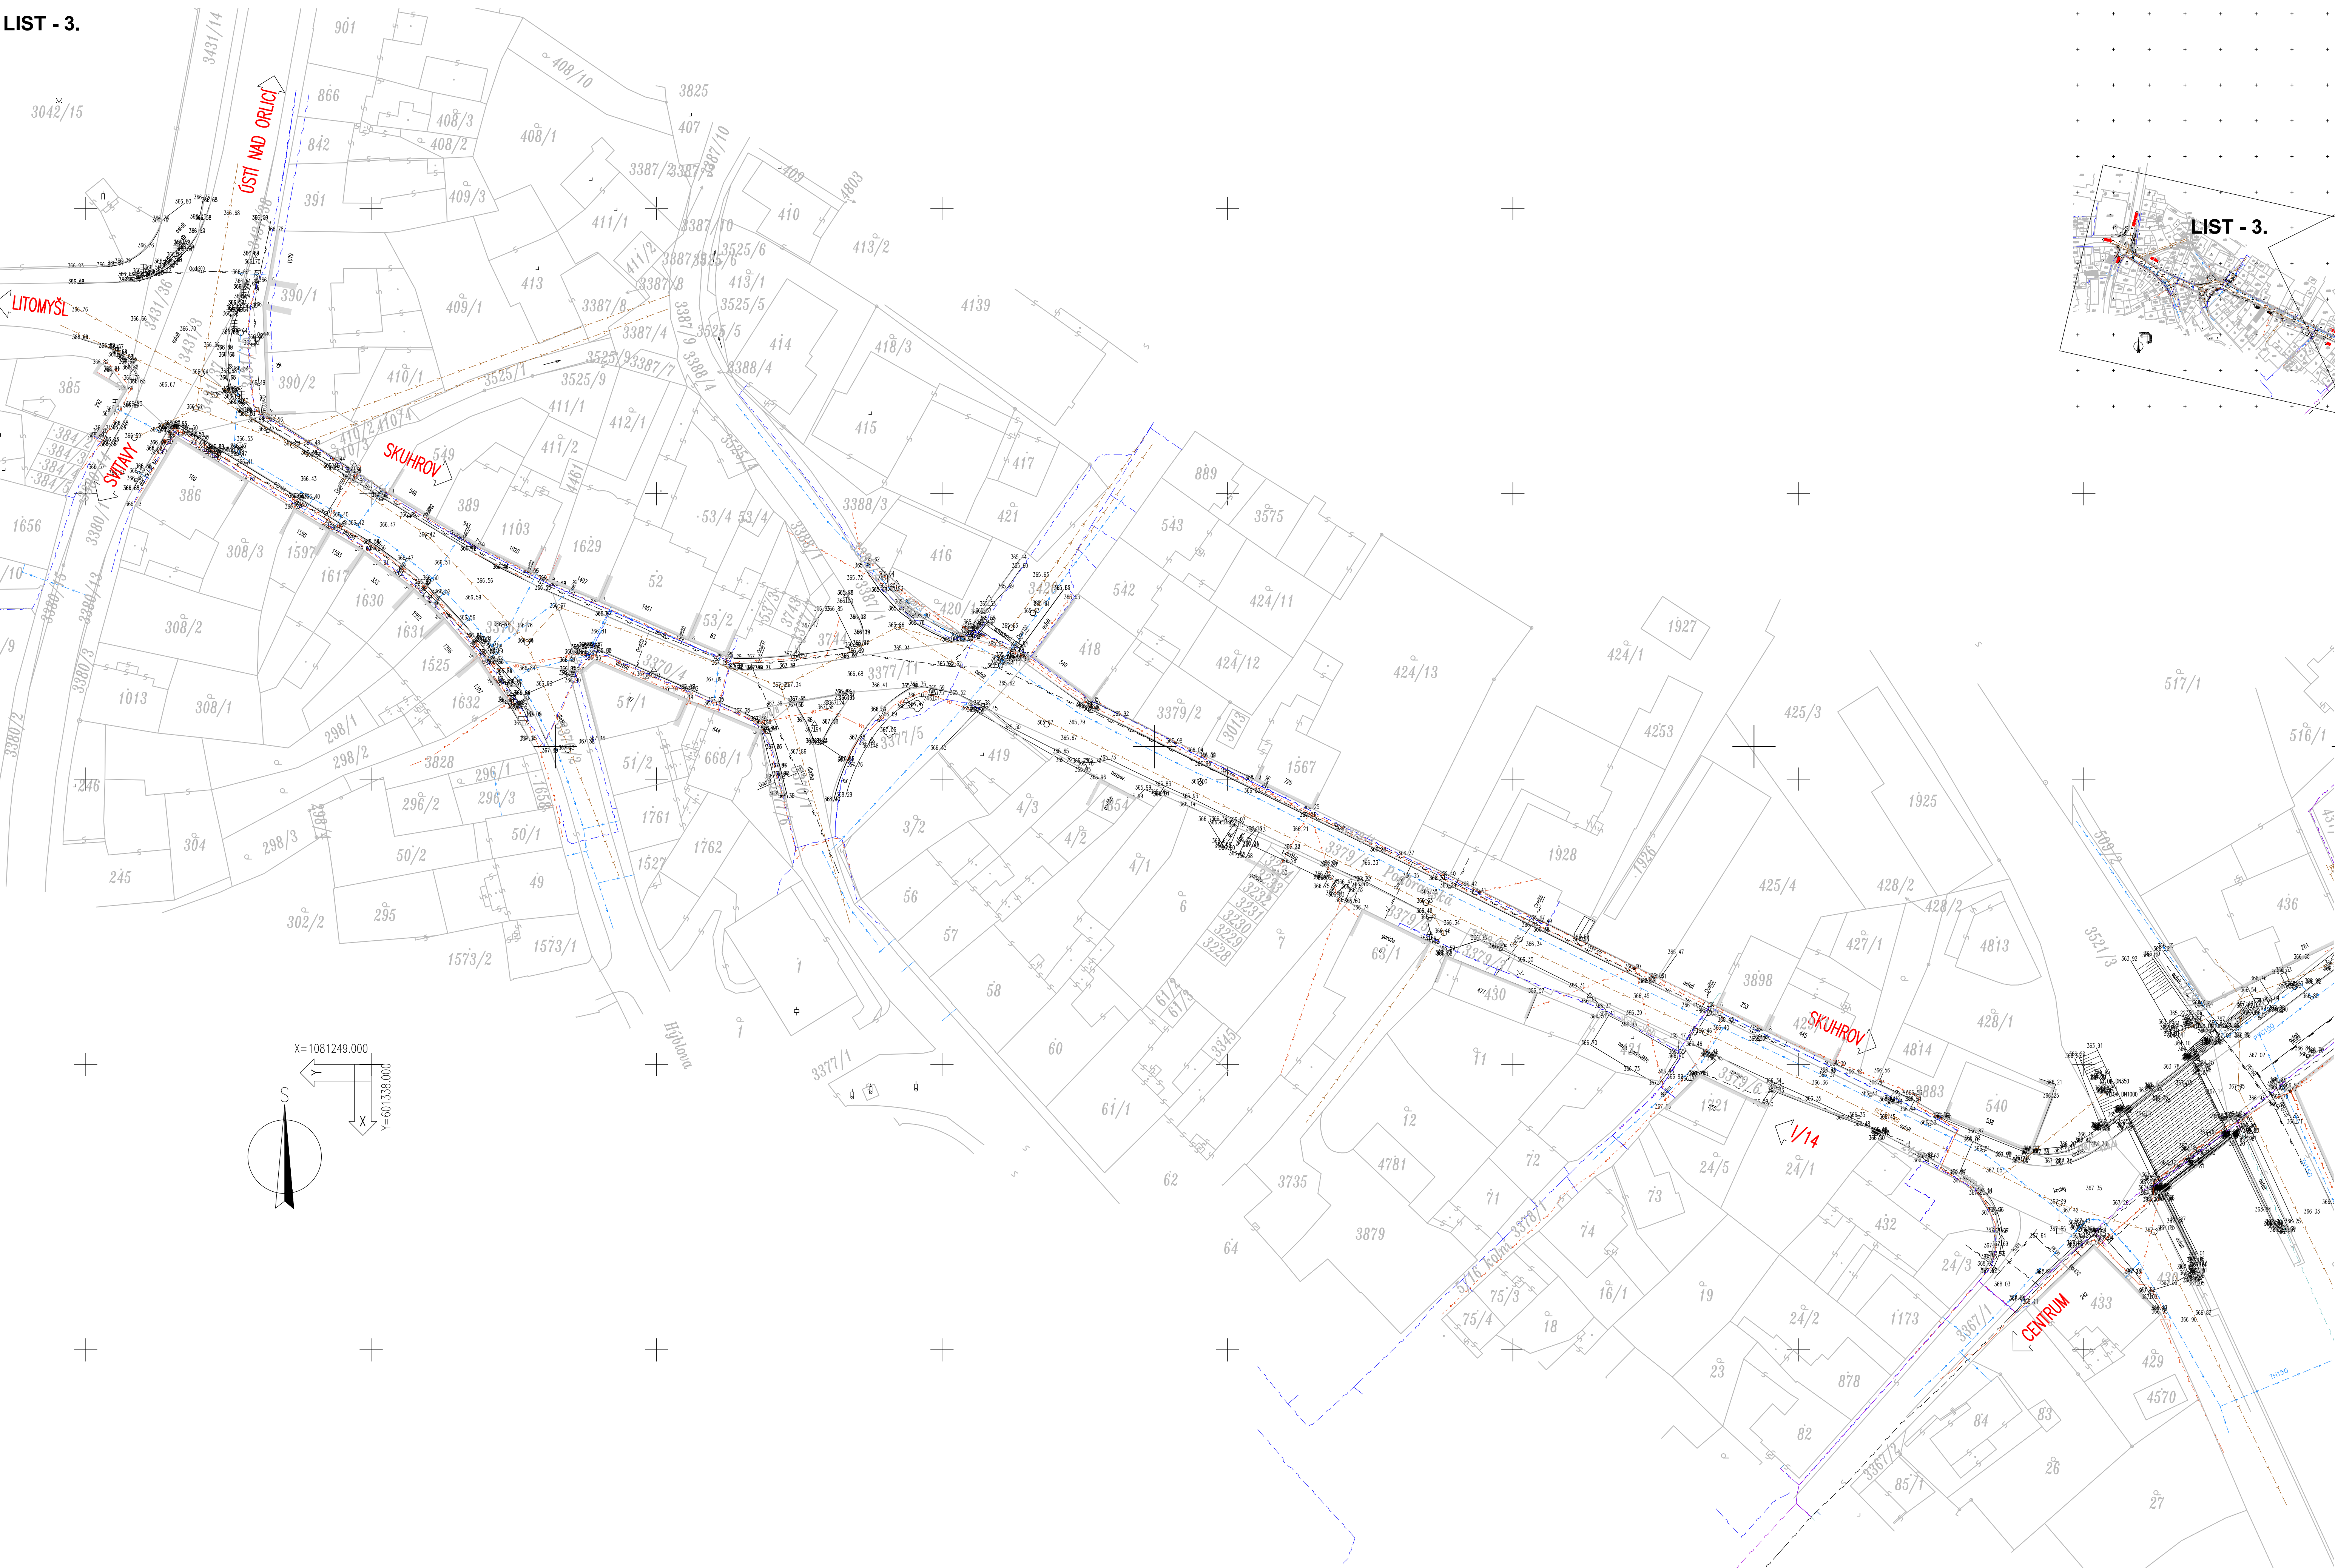

SOUDRŽNOSTNÝ SYSTÉM: S-JTSK

VÝŠKOVÝ SYSTÉM: Bp

KRESLIL:	MILUŠ BEJNÁR, DIS.	
ZPRACOVAL:	MILUŠ BEJNÁR, DIS.	
TECHNICKÁ KONTROLA:	ING. JAN BURSA	
ZODPOVĚDNÝ PROJEKTANT:	ING. JAN BURSA	
HLAVNÍ PROJEKTANT:	ING. JAN BURSA	



KRAJ: PARUBICKÝ OKRES: ÚSTÍ NAD ORLICÍ OBEC: ČESKÁ TŘEBOVÁ

INVESTOR: PARUBICKÝ KRAJ, KOMENSKÉHO NÁMĚSTÍ 125, 532 11 PARUBICE

AKCE: REKONSTRUKCE SILNICE III/31512 ČESKÁ TŘEBOVÁ – PRŮTAH

OBJEKT: B. SOUHRNNÉ ŘEŠENÍ STAVBY

OBŠAH: SITUACE STÁVAJÍCÍHO STAVU – DÍL. 3.

STUPEŇ: DSP+PDPS

ZAK.ČÍSLO: 1303-16-3

ARCHIVNÍ ČÍSLO: 1303

DATA: 11/2017

FORMÁT: 10 A4

MĚŘÍTKO: 1:500

ČÍSLO SOUPRAVY: ČÍSLO PŘÍLOHY: B.2.3.